


OSA KOLEJE

KOLEJIŠTĚ

OBJ ZabZař

OBJ TS

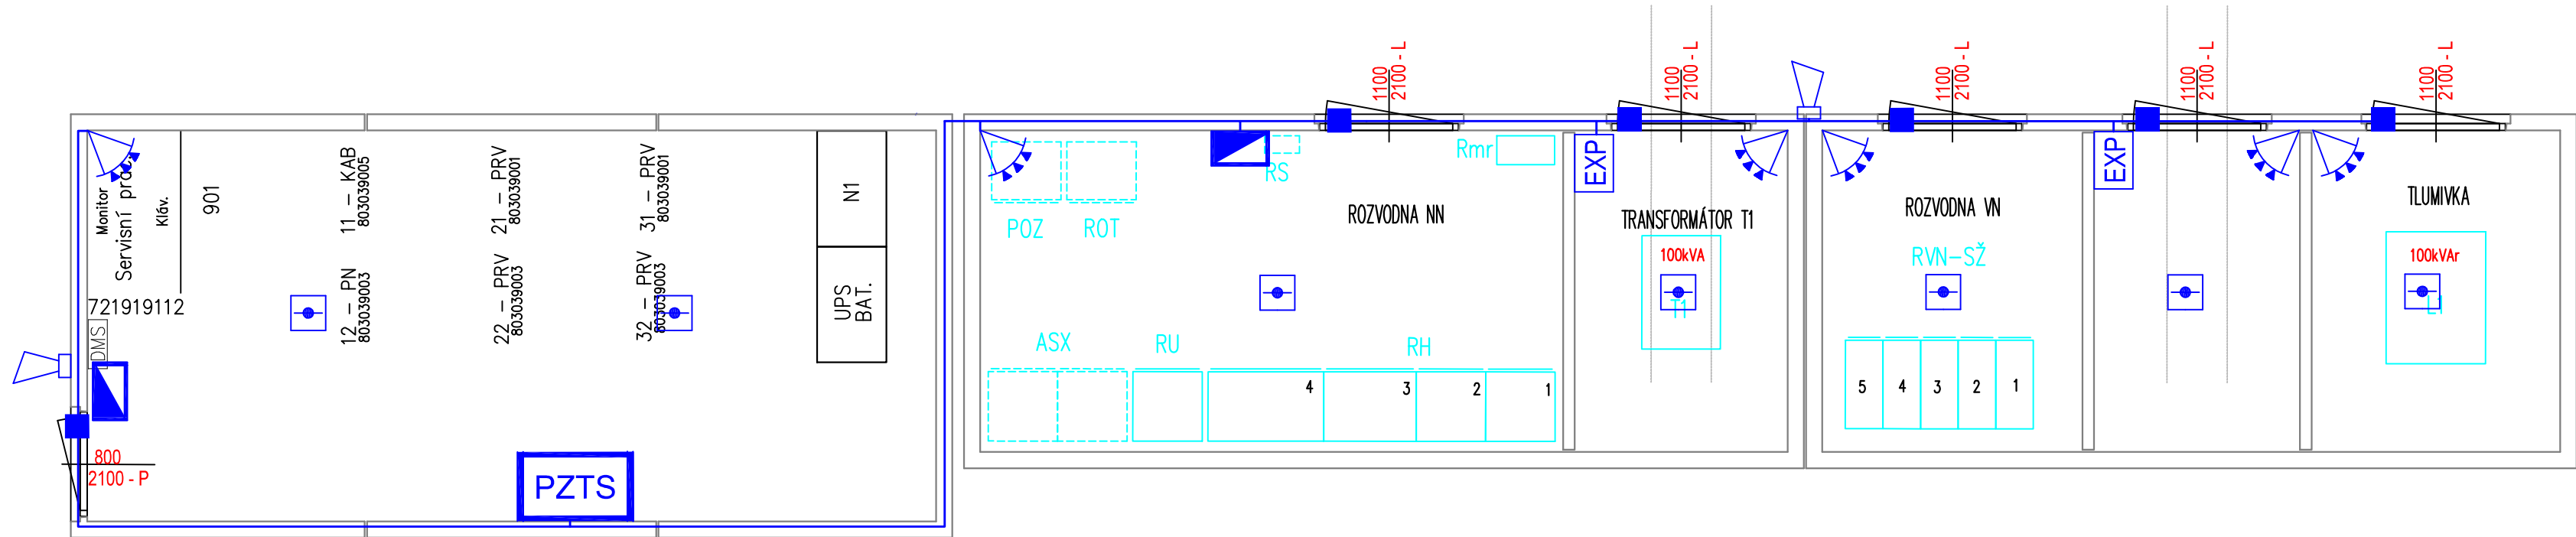


LEGENDA ZNAČEK			
Značka	Popis značky	Značka	Popis značky
PZTS	ústředna PZTS s příslušenstvím		magnetický kontakt
	ovládací klávesnice se čtecí hlavou		prostorový detektor
	bezkontaktní čtečka		detektor tříštění skla
	elektrický dveřní otvírač	EXP	expander (8 zón)
	elektromechanický zámek		požární detektor
	venkovní siréna		


PS 24-12


 
 

Číslo změny:	Obsah změny:	Datum změny:
01	-	-
02	-	-
03	-	-

Objednatel:	 SPRÁVA ŽELEZNIC	Správa železnic, státní organizace Dlážděná 1003/7, 110 00 Praha 1
		Stavební správa západ Sokolovská 278/1955, 190 00 Praha 9

Sdružení: „SEU + SP+PROJIS_Kyjice-Chomutov_DSP“	 SUDOP EU	 SUDOP PRAHA	 PROJEKT servis
---	--	---	--

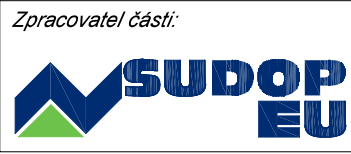Zpracovatel částí:	 SUDOP EU	SUDOP EU a.s. Olšanská 1a, 130 80 Praha Tel.: +420 267 094 305 E-mail: info@sudopeu.cz	Hlavní inženýr projektu: ING. STANISLAV JAROS
			Garant profese: -

Středisko:	STOSMOL, s.r.o. U Cukrovaru 809/4, 400 07 Ústí nad Labem IČ: 286 95 097 tel.: 725 881 561 www.stosmol.cz	 Stosmol
------------	---	--

Vedoucí střediska:	 ING. JIŘÍ ŠTOLBA	Odpovědný projektant SO, IO, PS:	 ONDŘEJ TACLÍK	Vypracoval:	 ONDŘEJ TACLÍK	Kontroloval:	 ING. JIŘÍ ŠTOLBA
--------------------	--	----------------------------------	---	-------------	---	--------------	--

Název akce:	Číslo smlouvy: 19-010.640		
REKONSTRUKCE TRATI V ÚSEKU KYJICE - CHOMUTOV	Projektový stupeň: DSP		
Název PS/SO:	Datum: 10 / 2019		
D.1.2 Železniční sdělovací zařízení	Číslo části: D.1.2.4		
D.1.2.4 Elektrická požární a zabezpeč. signalizace (EPS,EZS)	Měřítko: 1:50		
PS 24-12 Žst. Chomutov, obvod město, EZS	Počet formátů: 4xA4		
Název přílohy:	Číslo přílohy: 02		
Půdorys technologického objektu			