



k.ú. Hradčany u Tišnova

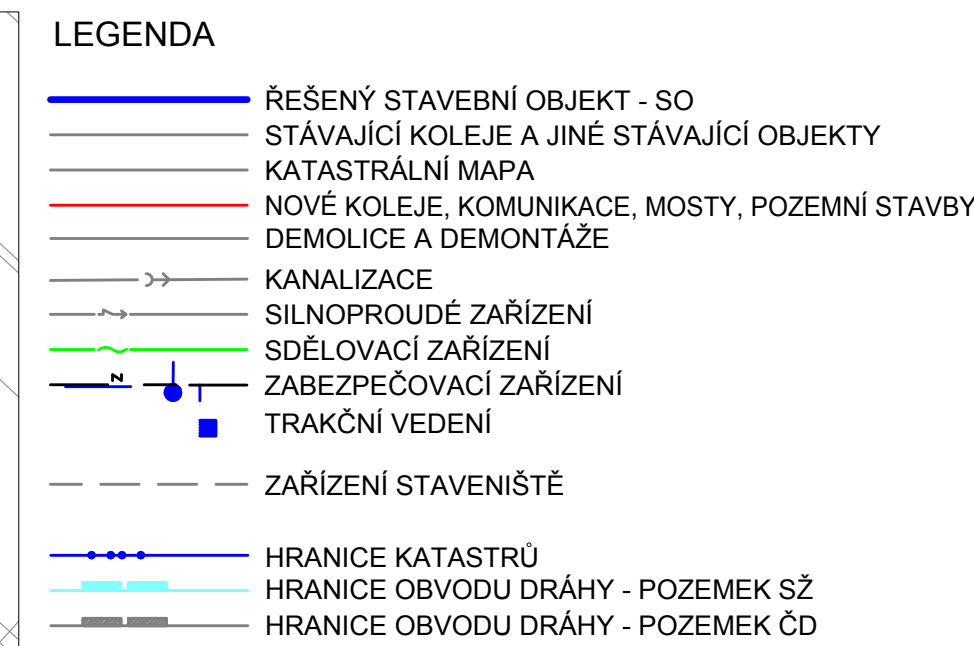

	VODOVOD PITNÁ VODA
	VODOVOD UŽITKOVÁ VODA
	KANALIZACE
	KANALIZACE JEDNOTNÁ
	KANALIZACE DEŠŤOVÁ
	KANALIZACE SPLAŠKOVÁ
	NN KABELY
	NN NADZEMNÍ VEDENÍ
	VN KABELY
	VN NADZEMNÍ VEDENÍ
	VVN KABELY
	VVN NADZEMNÍ VEDENÍ
	NTL PLYNOVOD
	STL PLYNOVOD
	VTL PLYNOVOD
	SDĚLOVACÍ KABELY
	SDĚLOVACÍ NADZEMNÍ VEDENÍ
	RADIOVÉ SÍTĚ
	ZABEZPEČOVACÍ KABELY
	ZABEZPEČOVACÍ KABELY
	HORKOVOD
	PAROVOD
	TEPLOVOD



			ČÍSLO SOUPRAVY:
REVIZE Č.	DATUM	ZMĚNA	


**SUDOP BRNO**, spol. s r.o.  
 Kounicova 26  
 611 36 Brno

OBJEDNAVATEL:	Správa železnic, státní organizace, Dílčžděná 1003/7, 110 00 Praha 1 Stavební správa východ (organizační jednotka)		tel. : +420 972 625 8046 E-mail: sudop@sudop-brno.
PROFESNÍ SKUPINA:	31 Pozemní stavby	VEDOUcí PROF. SKUPINY Ing. Stanislav Kašpárek	GENERÁLNÍ ŘEDITEL Ing. Kamil Chmela
ODPOVĚDNÝ PROJ. ZAKÁZKY Ing. Jan Záhřecký <i>Galich</i>	ODPOVĚDNÝ PROJ. PS, SO Bc. David Zelený	NAVRHL, VYPRACOVAL Bc. David Zelený	KONTROLOVAL Ing. Karel Uličníř

KRAJ: Jihomoravský	POVĚŘENÝ OÚ: Tišnov	STUPEŇ: DUSP	
ZVÝŠENÍ TRAKČNÍHO VÝKONU TNS ČEBÍN SO 01-15-07 TNS Čebín, KZ - stavební řešení		ZAK. ČÍSLO 20047-01-1020	ARCH. ČÍSLO 2020240017
		MĚŘÍTKO 1: 250	POČET FORMÁTŮ 4xA4
		DATUM: 10/2020	
		ČÁST DOKUM. D.2.2.7	PŘÍLOHA 02
		Situace	