


**SITUACE NAVRŽENÉHO STAVU km 12,600 - 14,000**





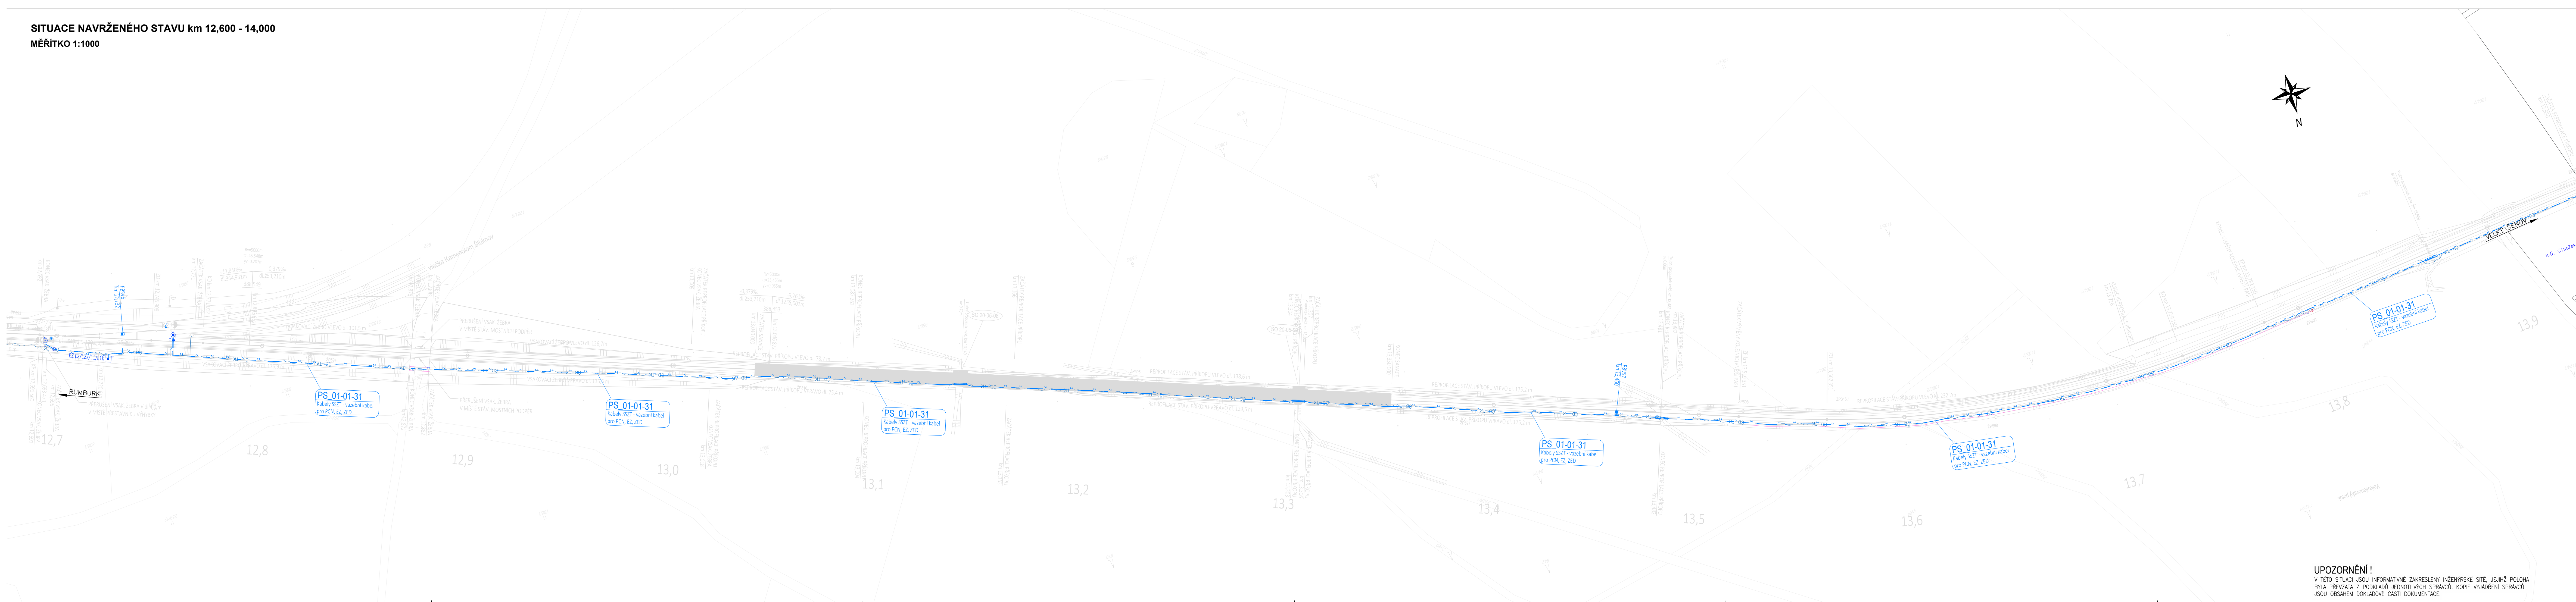


**MĚŘÍTKO 1:1000**




LEGENDA :

- dočasný zábor do 1 roku  
Stávající trasa SŽDC, SSŽT  
Stávající trasa ČD-T (SŽDC, TÚDČ)
- ČD-TK
- PS 01-01-31, kabelová trasa  
(položeno do stávající trasy)
- Wystrážnik, čidlo počítače náprav

LEGENDA STÁVAJÍCÍCH SÍTÍ:

- |   |  |
|---|--|
|  | ČEZ Distribuce, a.s. – kabel NN nadzemní     |
|  | GasNet, s.r.o. – plynovod STL                |
|  | GasNet, s.r.o. – plynovod VTL                |
|  | SČVK, a.s. – vodovod                         |
|  | CETIN – nezaměřený průběh metalického kabelu |
|  | CETIN – nadzemní vedení                      |
|  | CETIN – zaměřený průběh optického kabelu     |

				Číslo soupřavy
1	Zpracované připomínky	01/2020		
Č. změny	Zdůvodnění změny	Datum	Podpis	

Investor, objednatel:		 <b>SPRÁVA ŽELEZNIČNÍ DOPRAVNÍ CESTY</b>		 <b>SPOL. S R. O.</b> Ústí nad Labem	
Odpov. projektant stavby	Rynda Martin				
Odpov. projektant PS, SO, části	Rynda Martin				
Technická kontrola	Rynda Martin				
Vypracoval	Rynda Martin				
<b>VÝSTAVBA PZS V KM 14,031 TRATI RUMBURK - DOLNÍ POUSTEVNA</b>					
Polohopis km 12,600 - 14,000		Monzas, spol. s r.o. Blahoslavova 937/62 400 01 Ústí nad Labem tel./fax: +420 475 200 266 e-mail: monzas@monzas.cz		 	
		Zak. číslo zhotov: 155/2018-2019		Datum 07/2019	
		Stupeň DÚSP		Měřítko 1:1000 (7xA4)	
		Část		Příloha	
		C.2		1	