

Technické služby Humpolec s.r.o., Okružní 637, 39601 Humpolec

A 3 PROJEKT, s.r.o.
Zbyněk Dubský
J. V. Sládka 699/II
391 81 Veselí nad Lužnicí

V Humpolci 20. srpna 2019


Věc: Vyjádření k existenci sítí pro akci : „ Humpolec, budova zastávky – oprava střechy “

Na základě Vaší žádosti Vám zasíláme nákres trasy podzemního vedení kabelů veřejného osvětlení nacházejících se v naší správě.

Zároveň požadujeme v případě křížení s naším podzemním vedením naši kontrolu před jeho zakrytím. V opačném případě nebudou převzaty konečné povrchové úpravy.

Za Technické služby Humpolec s.r.o.
Antonín Vincenc

TECHNICKÉ SLUŽBY
HUMPOLEC s.r.o.
Okružní 637, PSČ 396 01
tel.: 565532377, 565532505, fax: 56553656
DIČ: CZ222

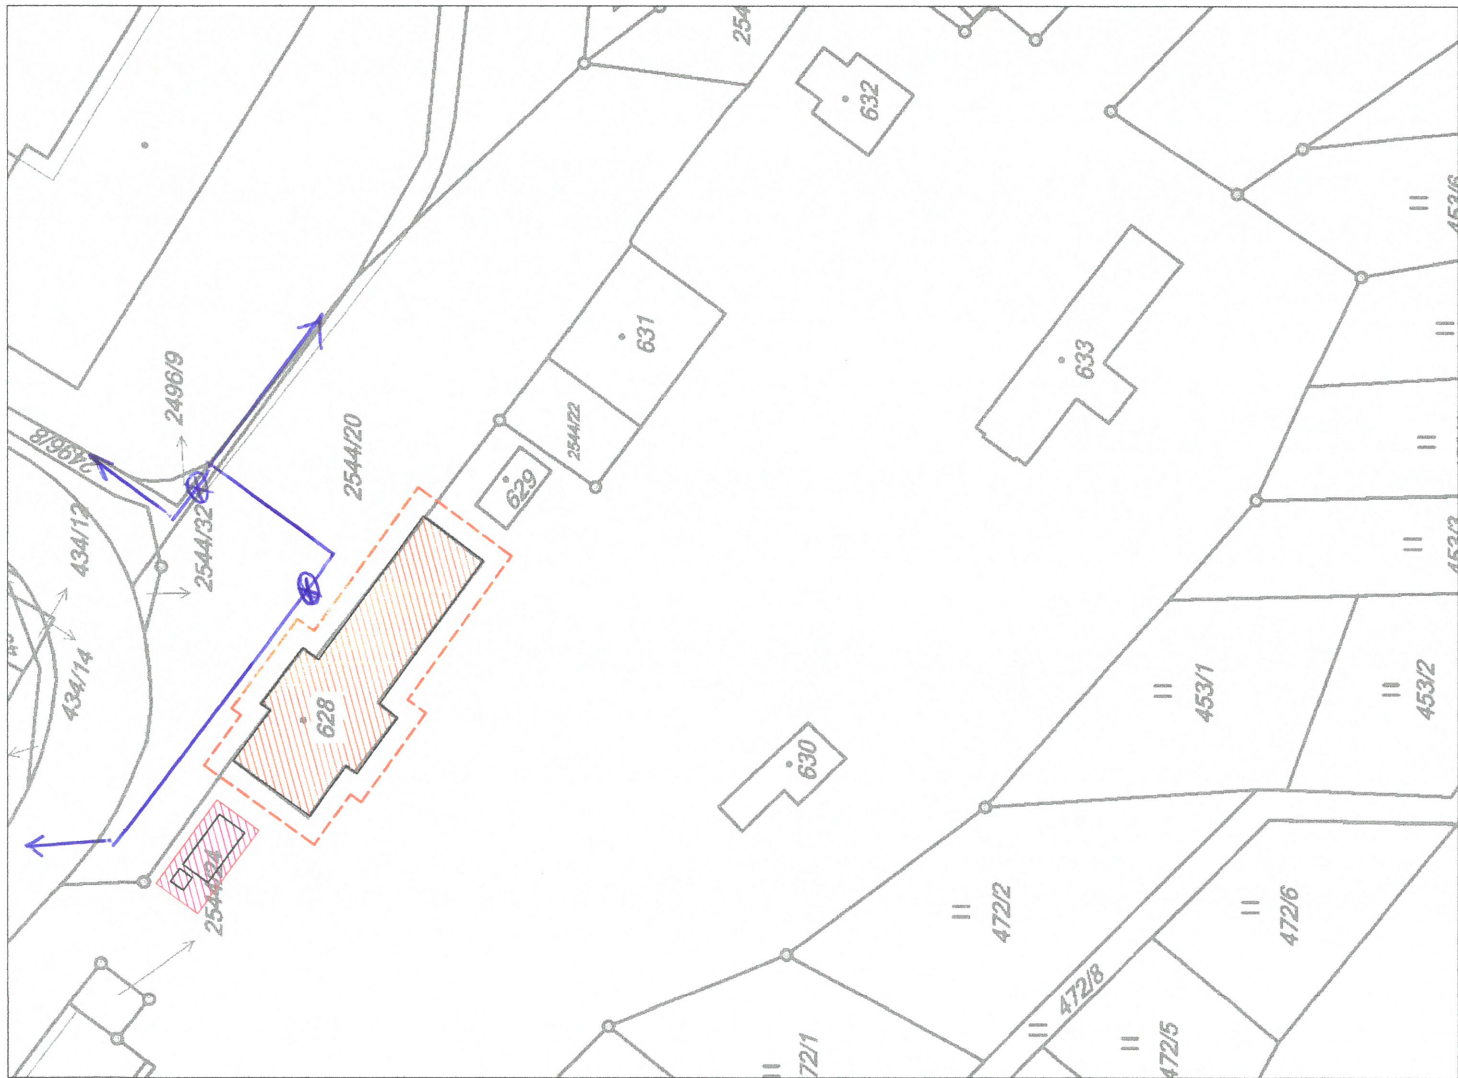


LEGENDA

- HRANICE / OSLA DLE KN
- ZÁJMOVÉ ÚZEMÍ - PÁSMO ŠÍŘKY MAX. 2 m OKOLO DOTČENÉHO STAVEBNÍHO OBJEKTU
- ŘEŠENÝ OBJEKT - DEMOLICE BÝVALÉ GARÁŽE
- PROSTOR PRO DOČASNÝ ZABOR - ZARÍZENÍ STAVENIŠTĚ - 50 m²

← ⊗ → VERĚNNÉ OSVĚTLENÍ



STAVEBNÍK : Správa železniční dopravní cesty, s. o. IČO: 70984234, Dlešná 1003/7, Nové Město, 110 00 Praha 1				GENERÁLNÍ PROJEKTANT : A 3 PROJEKT, s.r.o. J.V. Škoda 699 391 81 Veselí nad Lužnicí IČO: 26048920 tel.: +420 381 582 202 e-mail: a3projekt@asprojekt.cz	
PROJEKTANT ČÁSTI PROFESIE :		A 3 PROJEKT, s.r.o. J.V. Škoda 699 391 81 Veselí nad Lužnicí IČO: 26048920 tel.: +420 381 582 202 e-mail: a3projekt@asprojekt.cz			
PROJEKT :		„HUMPOLEC, budova zastávky - oprava střechy“ na st.p.č. 628 k.ú. Humpolec [645325]			
STUPEŇ :		DOKUMENTACE PRO STAVEBNÍ ŘÍZENÍ A PROVEDENÍ STAVBY			
OBSAH VÝKRES :		ČÁSTI PROFESIE : SS			
KÓD ČÍSLO VÝKRESU PŘÍLOHY : C.3.					
VYPRACOVAL :		DATUM AKTUALIZACE : 08.08.2019		ZODPOVĚDNÝ PROJEKTANT : ING. ARCH. TOMÁŠ LEPIER	
Zbyněk Dubský		MĚŘÍTKO : 1:500		VÝTISK :	
		ZAKÁZKA : 18-2019			
SOUBOR :		18_DPS_SZDC_0Ř_Brno_Humpolec_zst_střecha_situace.dwg			

KOORDINAČNÍ SITUAČNÍ VÝKRES