

LEGENDA:

- U1**
- umyvadlo keramické š = 500 mm, s otvorem pro baterii
 - např. série MIO (JIKA)
 - baterie umyvadlová stojánková páková s automatickou zátkou, chrom, beztlaková
 - umyvadlová výpust Click-clack,chrom
 - instalační sada pro umyvadla
 - umyvadlový sifon
 - přípojovací sada (včetně 2 x rohový ventil 3/8" -1/2", chrom)
 - keramický kryt na sifon - bílý

- U2**
- umyvadlo keramické š = 500 mm, s otvorem pro baterii
 - např. série MIO (JIKA)
 - baterie umyvadlová stojánková páková s automatickou zátkou, chrom
 - umyvadlová výpust Click-clack,chrom
 - instalační sada pro umyvadla
 - umyvadlový sifon
 - přípojovací sada (včetně 2 x rohový ventil 3/8" -1/2", chrom)
 - keramický kryt na sifon - bílý

- Umi**
- umývátko, s otvorem pro baterii
 - baterie umyvadlová stojánková páková s automatickou zátkou, chrom, beztlaková
 - umyvadlová výpust Click-clack,chrom
 - instalační sada pro umyvadla
 - speciální umyvadlový sifon do zdi
 - přípojovací sada (včetně 2 x rohový ventil 3/8" -1/2", chrom)
 - madlo toaletní, 834 mm, sklopné, nerez

- V**
- vana akrylátová, zápuštná 1700 x 750 x 415
 - např. série CUBITO (JIKA)
 - automatická vanová výpust' vč. vanového sifonu 40/50 mm, délka 55 cm
 - instalační sada pro dřezy
 - umyvadlový sifon
 - přípojovací sada (včetně 2 x rohový ventil 3/8" -1/2", chrom)
 - baterie vanová páková se sprchovou sadou, nástěnná

- WC i**
- klozet pro tělesně postižené, bez oplachového lemu - barva bílá
 - clip systém
 - s podomítkovým modulem
 - WC sedátko bez poklopu s antibakteriální úpravou, systémem soft close
 - tlačítko hluboké splachování (nerez, mat)
 - přípojovací sada (včetně 1 x rohový ventil 3/8" -1/2", chrom)

- WC**
- stojící kombiklozet
 - např. série CUBITO (JIKA)
 - duroplastové sedátko s poklopem, rychloupínací, nerezové úchyty
 - přípojovací sada (včetně 1 x rohový ventil 3/8" -1/2", chrom)
 - tlačítko modulové s dvojným splachováním matný chrom

- S**
- sprchový kout 900 , 6 mm transparentní sklo
 - sprchová vanička čtverkurová - akrylátová - hluboká
 - sprchová nástěnná páková baterie se sprchovou sadou, chrom
 - sifon pro sprchy 50/40
 - sprchová sada (ruční sprcha, 3 funkce, držák, sprchová hadice 1,7 m), chrom
 - sprchová tyč s posuvným držákem ruční sprchy 600 mm, chrom

- D1**
- mycí dřež jednokomorový s odkapávací plochou
 - dřezová stojánková páková baterie - beztlaková, chrom
 - instalační sada pro dřezy
 - dřezový sifon
 - přípojovací sada (včetně 2 x rohový ventil 3/8" -1/2", chrom)

- D2**
- mycí dřež jednokomorový s odkapávací plochou
 - dřezová stojánková páková baterie, chrom
 - instalační sada pro dřezy
 - dřezový sifon
 - přípojovací sada (včetně 2 x rohový ventil 3/8" -1/2", chrom)


- P**
- odsávací pisoár (urinál), s vnitřním přívodem vody antivandal
 - instalační sada
 - napájecí zdroj
 - vč. sifonu

- VL**
- výlevka keramická - barva bílá
 - šrouby s bílými krytkami + sklopná plastová mřížka
 - nástěnná páková baterie s raménkem 210 mm, chrom
 - přípojovací sada (včetně 2 x rohový ventil 3/8" -1/2", chrom)

- PO**
- ohříváče vody beztlakový pro jedno odběrné místo, umístění pod
 - např. (BTO IN, Dražice), obsahu 5 l
 - 2,2 kW, vč. bezpečnostní sestavy KV 40 a pojistného ventilu

- HL 21**
- vtok DN 32 se zápachovou uzávěrkou a kuličkou pro suchý stav

- HL 406**
- podomítková zápachová uzávěrka DN 40/50 pro pračky as myčky v kombinaci s připojením rozvodu vody
 - pochromovaný výtokový ventil 1/2" se zpětnou klapkou

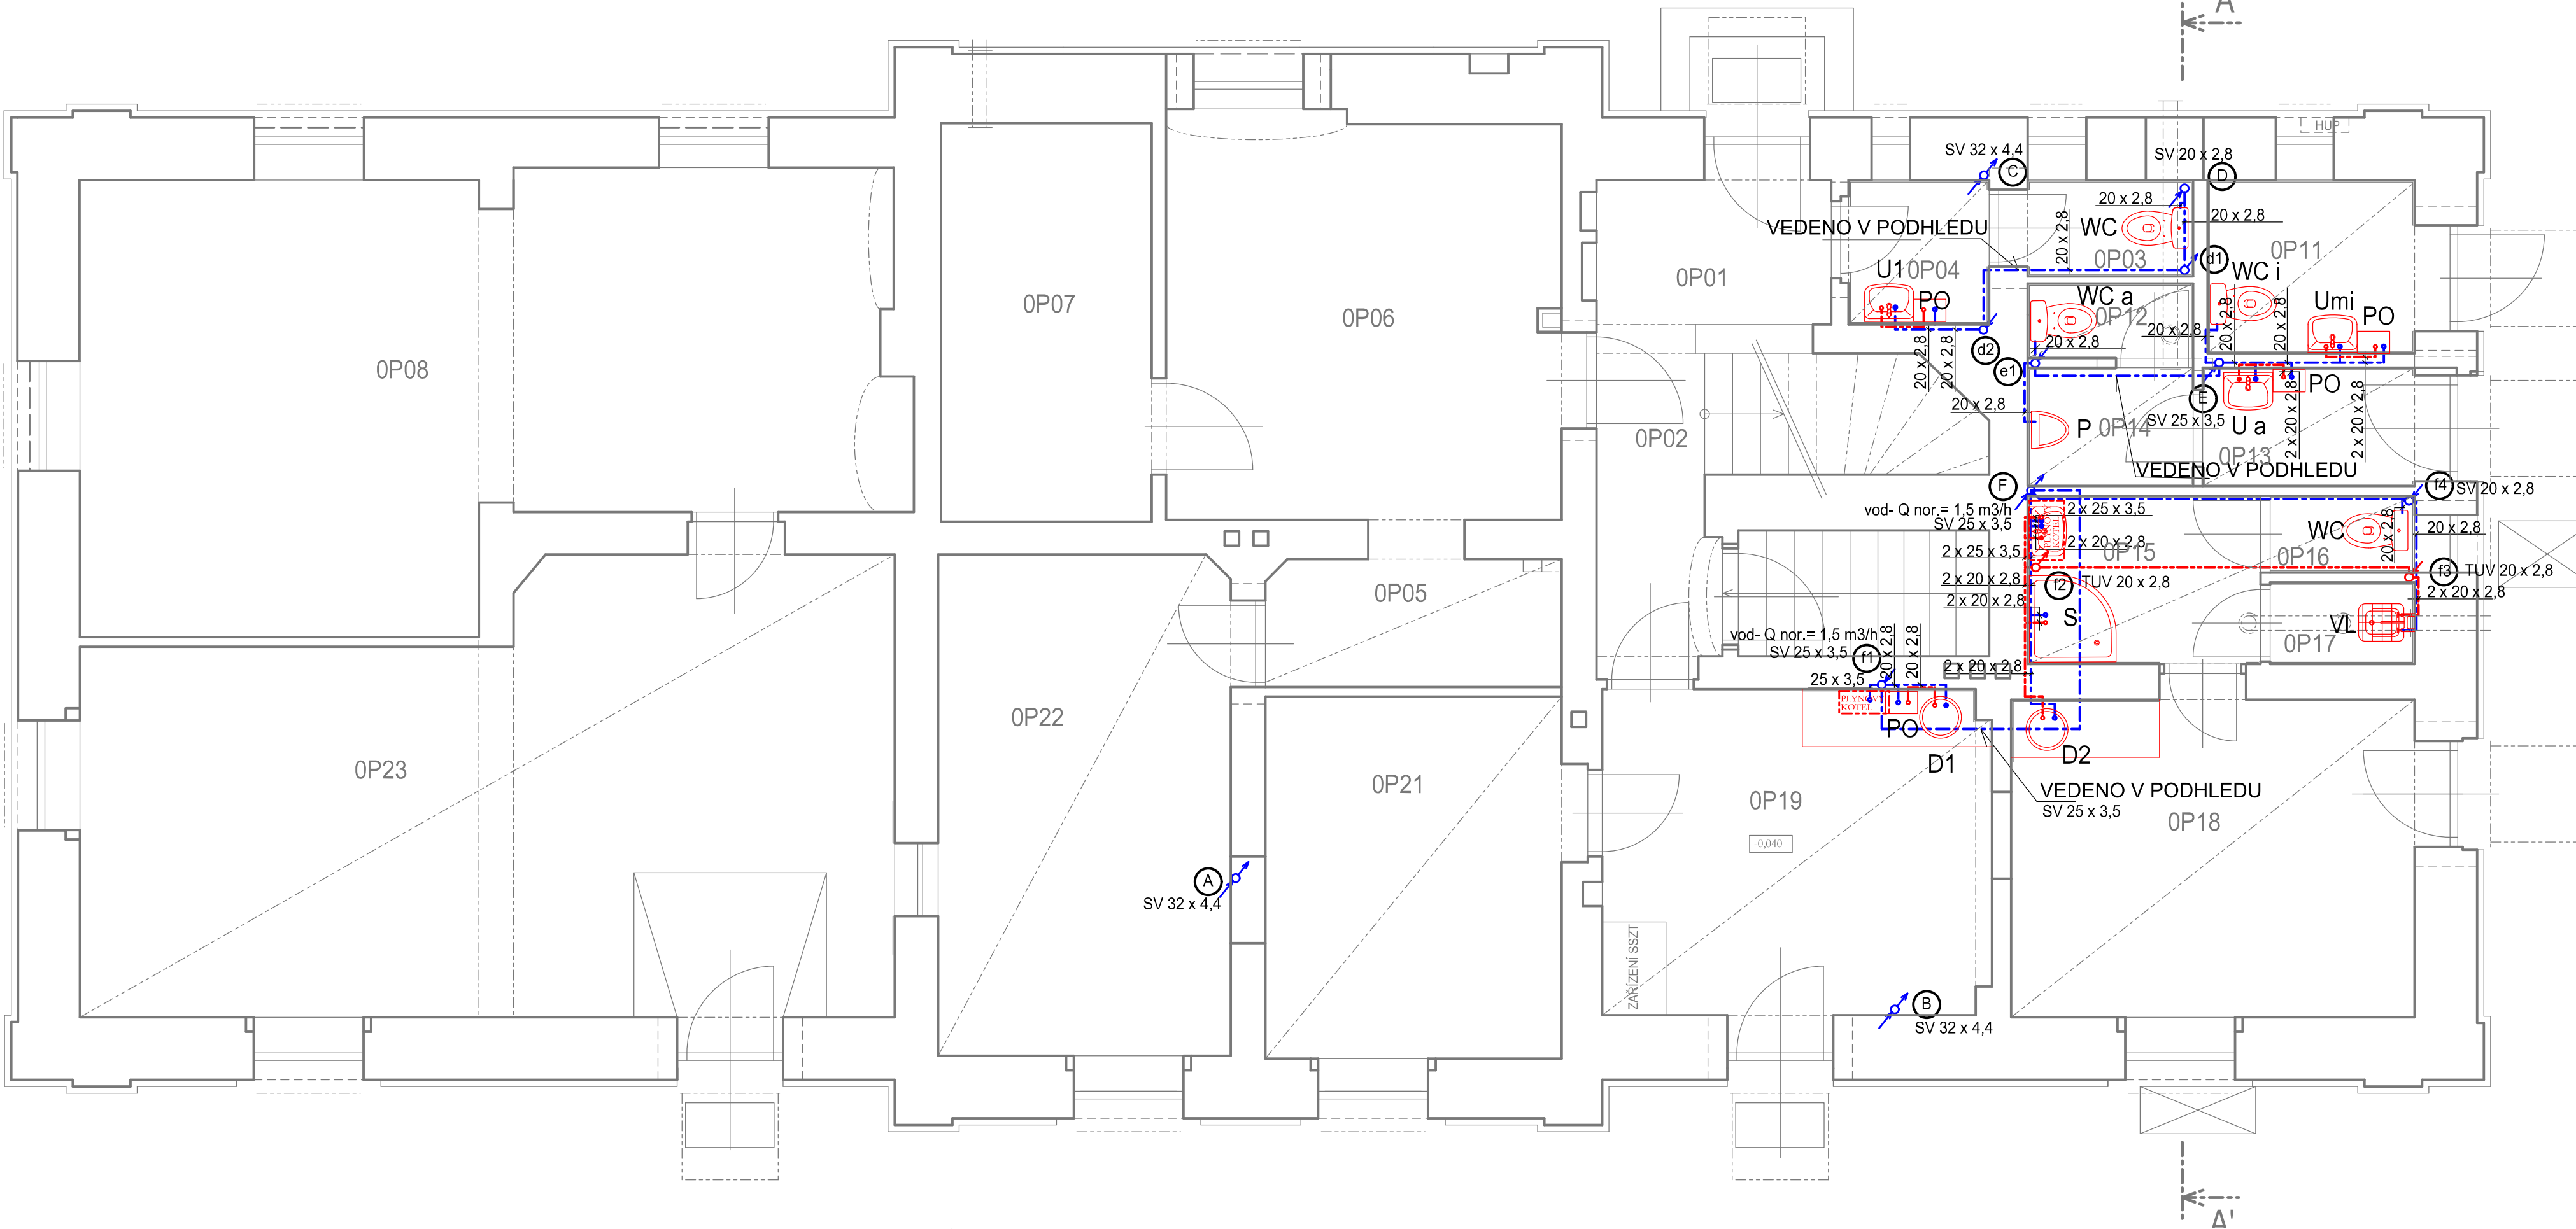

LEGENDA MÍSTNOSTÍ - NOVÝ STAV

Ozn.	NÁZEV	m²
0P01	ZÁDVEŘÍ	4,07
0P02	CHODBA A SCHODIŠTĚ	7,80
0P03	WC ZAMĚSTNANCI (Správa železnic)	1,97
0P04	PŘEDSÍŇKA WC ZAMĚSTNANCI (Správa železnic)	2,27
0P05	CHODBA	4,48
0P06	VESTIBUL	17,20
0P07	MÍSTNOST SDĚL. TECHNIKY	9,07
0P08	MÍSTNOST SaŽT	35,10
0P11	WC ŽENY CESTUJÍCÍ (bezbariérové WC)	4,28
0P12	WC MUŽI CESTUJÍCÍ (KABINKA)	1,34
0P13	PŘEDSÍŇKA WC MUŽI CESTUJÍCÍ	3,12
0P14	WC MUŽI CESTUJÍCÍ (PISOÁR)	2,12
0P15	PROVOZOVNA - KOUPELNA	4,21
0P16	PROVOZOVNA - WC	1,19
0P17	PROVOZOVNA - ÚKLID	1,35
0P18	PROVOZOVNA	14,48
0P19	PŘEDSÍŇ	14,05
0P21	DOPRAVNÍ KANCELÁŘ	11,86
0P22	POKLADNA	16,04
0P23	ČEKÁRNA PRO CESTUJÍCÍ	36,75

- Ua**
- umyvadlo antivandal - nerez, úprava mat, montáž na stěnu
 - baterie umyvadlová stojánková páková s automatickou zátkou, chrom, beztlaková
 - provedení antivandal, směšovací se samouzavíratelným ventilem
 - umyvadlová výpust Click-clack,chrom
 - instalační sada pro umyvadla
 - umyvadlový sifon
 - přípojovací sada (včetně 2 x rohový ventil 3/8" -1/2", chrom)
 - keramický kryt na sifon - bílý

- WC a**
- WC antivandal, nerez, mat
 - duroplastové sedátko s poklopem, rychloupínací, nerezové úchyty
 - přípojovací sada (včetně 1 x rohový ventil 3/8" -1/2", chrom)
 - tlačítko modulové s dvojným splachováním matný chrom

LEGENDA:

- - - - - ROZVOID SV - PLAST
- - - - - ROZVOID TUV - PLAST



D.1.4-1

VÝŠKOVÝ SYSTÉM Bpv SOUŘADNICOVÝ SYSTÉM S-JTSK

Číslo změny:	Obsah změny:	Datum změny:
01	-	-
02	-	-
03	-	-

Objednatel: SUDOP EU Správa železnic, s.o. Dlážděná 1003/7, 110 00 Praha 1 Číslo SOD objednatele: E654-S-1122/2020	Oblastní ředitelství Plzeň Sušická 1168/23, 326 00 Plzeň
---	---

Účastníci společnosti: "SEU+SP_Nýrsko- oprava VB_P"	SUDOP EU SUDOP PRAHA
---	---------------------------------------

Generální projektant: SUDOP EU SUDOP EU a.s. Olšanská 1a, 130 80 Praha Tel.: +420 267 094 305 E-mail: info@sudopeu.cz	Hlavní inženýr projektu: ING. JANA PTÁČKOVÁ Garant profese: -
---	--

Zpracovatel částí: SUDOP EU	SUDOP EU a.s. Olšanská 1a, 130 80 Praha Tel.: +420 267 094 305 E-mail: info@sudopeu.cz
---------------------------------------	---

Výrobní ředitel: ING. MIROSLAV VÁŇA	Odpovědný projektant SO, IO, PS: ING. JANA PTÁČKOVÁ	Vypracoval: ING. JANA PTÁČKOVÁ	Kontroloval: Bc. ANDREA KATOLICKÁ
--	--	-----------------------------------	--------------------------------------

Název akce: Nýrsko ON - Oprava VB - projektová dokumentace	Číslo smlouvy: 20-008.640
název PS/SO: ZDRAVOTECHNIKA	Projektový stupeň: DSP/DPS
Název přílohy: Půdorys vodovod 1.NP	Datum: 06/2020
	Číslo části: D.1.4-1
	Měřítko: 1:50
	Počet formátů: 8 x A4
	Číslo přílohy: 06