


KOORDINAČNÍ SITUACE STAVBY  
19. část                      M 1:1000







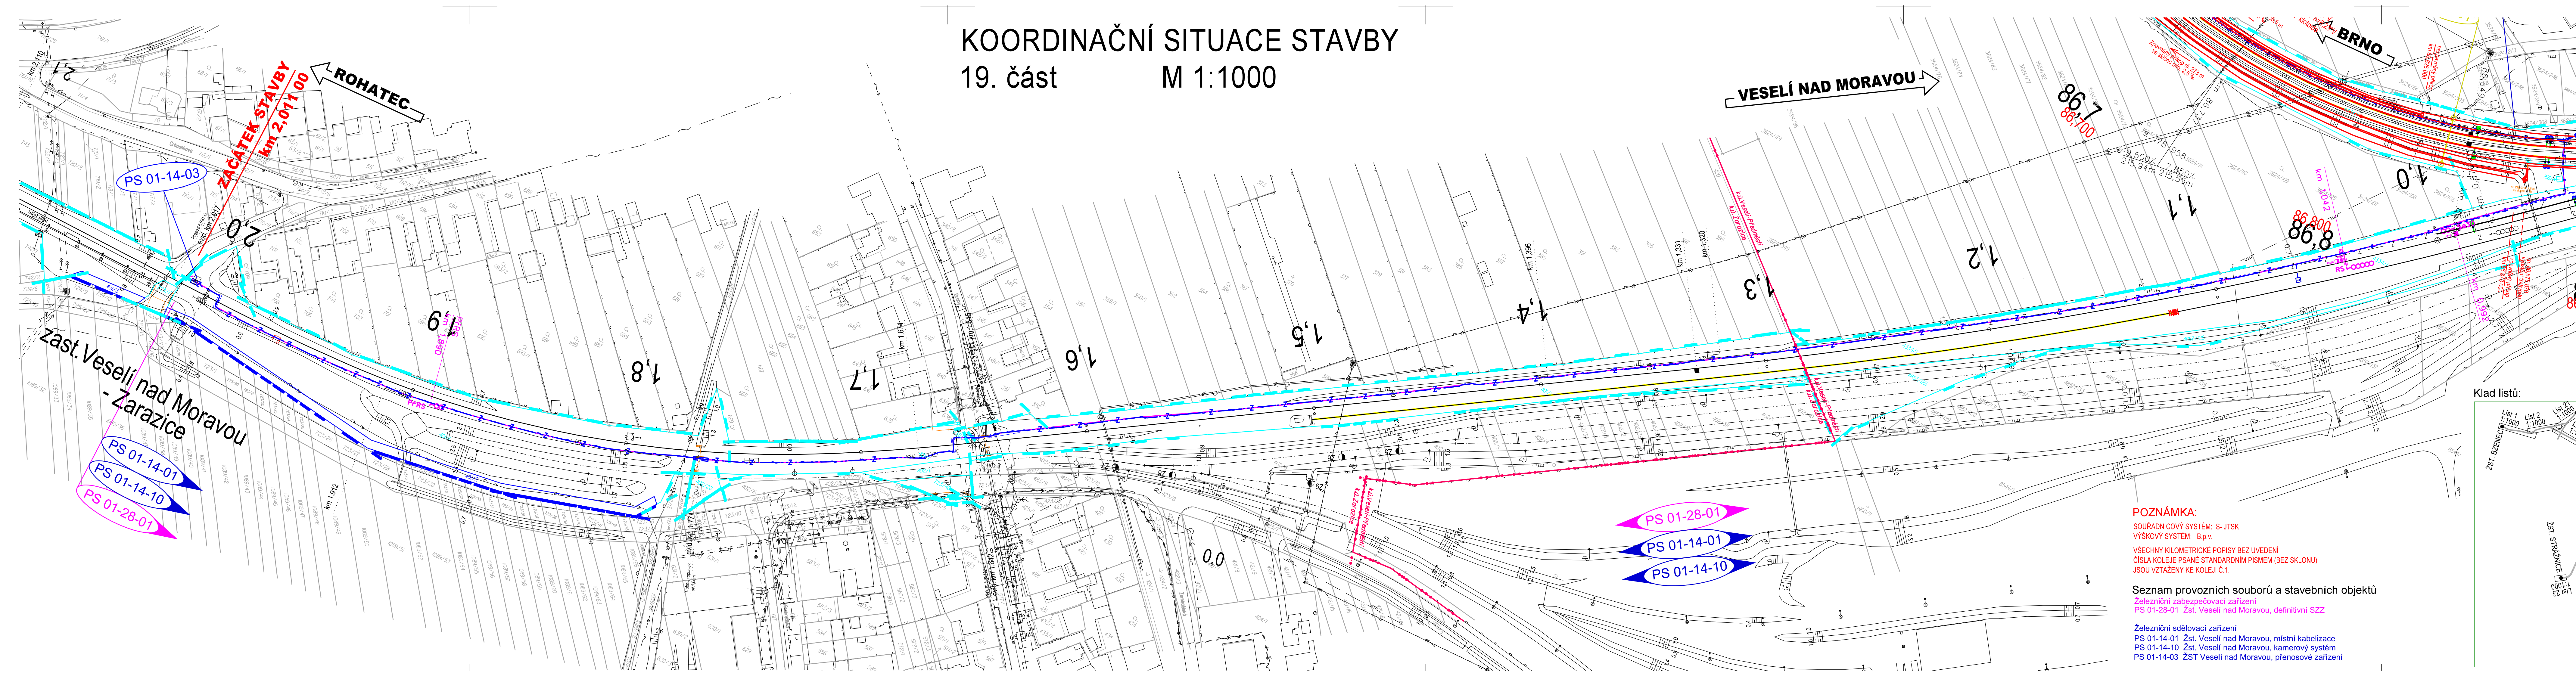







### POZNÁMKA

SOUŘADNICOVÝ SYSTÉM: S- JTSK  
VÝŠKOVÝ SYSTÉM: B.p.v.  
VŠECHNY KILOMETRICKÉ POPISY BEZ UVEDENÍ  
ČÍSLA KOLEJE PSANÉ STANDARDNÍM PÍSMEM (BEZ SKLONU)  
JSOU VZTAŽENY KE KOLEJI Č.1.

## Seznam provozních souborů a stavebních objektů

Železniční zabezpečovací zařízení  
PS 01-28-01 Žst. Veselí nad Moravou, definitivní SZZ


Železniční sdělovací zařízení  
PS 01-14-01 Žst. Veselí nad Moravou, místní kabelizace  
PS 01-14-10 Žst. Veselí nad Moravou, kamerový systém  
PS 01-14-03 ŽST Veselí nad Moravou, přenosové zařízení

- ### Legenda situace:
-  hranice pozemku Českých drah, a.s.
  -  hranice pozemku ŽSDČ, s.o.
  -  hranice pozemků katastrální mapy
  -  stávající stav
  -  kolejové řešení, mostní a pozemní objekty
  -  rušené koleje a výhybky, demolice
  -  trativod
  -  komunikace a zpevněné plochy
  -  silnoproudá zařízení
  -  zabezpečovací zařízení
  -  sdělovací zařízení
  -  venkovní návěstní prvky

- Legenda stávajících inženýrských sítí

- |  |                        |
|--|------------------------|
|  | NTL plynovodní potrubí |
|  | STL plynovodní potrubí |
|  | VTL plynovodní potrubí |
|  | vodovodní potrubí      |
|  | kanalizační potrubí    |
|  | kabely NN              |
|  | kabely VN              |
|  | vedení NN              |
|  | vedení VN              |
|  | vedení VVN             |
|  | kabely NN              |
|  | kabely VN              |
|  | sdělovací kabely       |
|  | teplovod               |



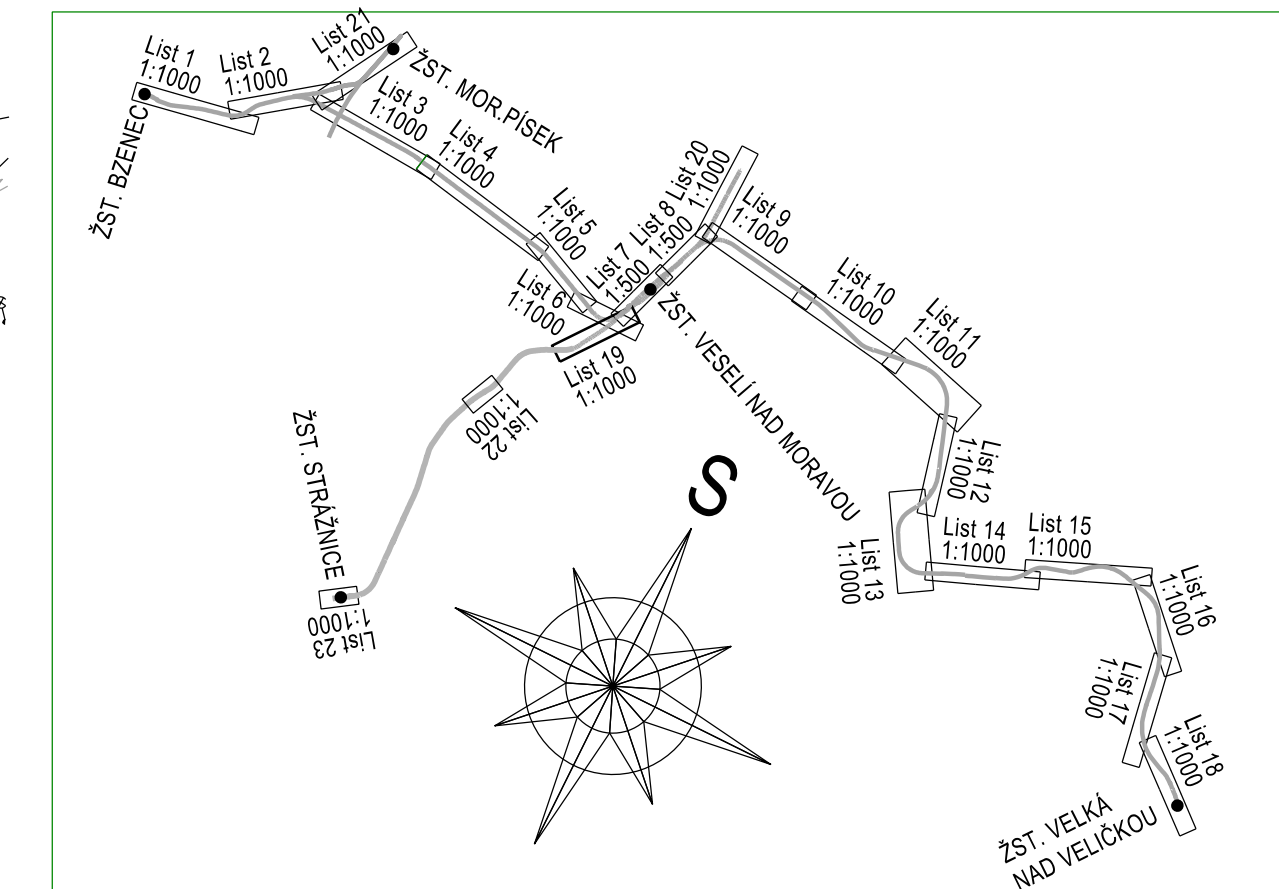


Klad listů:



			ČÍSLO SOUPRAVY:
		PO PŘIPOMÍNKOVÉM ŘÍZENÍ	
REVIZE Č.	DATUM	ZMĚNA	

**MCO** MORAVIA CONSULT Olomouc a.s.  
LEGIONÁŘSKÁ 1085/8 , 779 00 Olomouc

tel.: +420 585 570 444  
fax: +420 585 570 412  
e-mail: moravia@moravia.cz  
<http://www.moravia.cz>

OBJEDNATEL	 Správa železniční dopravní cesty, státní organizace	
HLAVNÍ INŽENÝR PROJEKTU	ING. ONDŘEJ POKORNÝ 	ŘEDITEL MORAVIA CONSULT Olomouc a.s. ING. VÁCLAV KRATOCHVIL
ODPOVĚDNÝ PROJ. OBJ., PS	NAVRHL, VYPRACOVAL	KONTROLOVAL
ING. MARCELA DUBSKÁ 	ING. MARCELA DUBSKÁ 	ING. JAN LEHNERT 
KRAJ: JIHOMORAVSKÝ	POVĚŘENÝ OÚ: VESELÍ NAD MORAVOU	OBEC: ZARAZICE, VESELÍ-PŘEDMĚSTÍ
"Rekonstrukce SZZ Veselí nad Moravou"  ----- Koordinační situace stavby  t.ú. Veselí n.M. - Rohatec, km 0,95 - 2,05		ZAK. ČÍSLO MCO 16 - 013 - 233 - PS
		ÚČEL PROJEKT STAVBY
		DATUM LEDEN 2017
		FORMÁT 7 A4
		MĚŘÍTKO 1:1000
		ČÁST C.2
		POŘ.Č. 19