


PŮDORYS ZÁKLADOVÉ DESKY - NOVÝ STAV

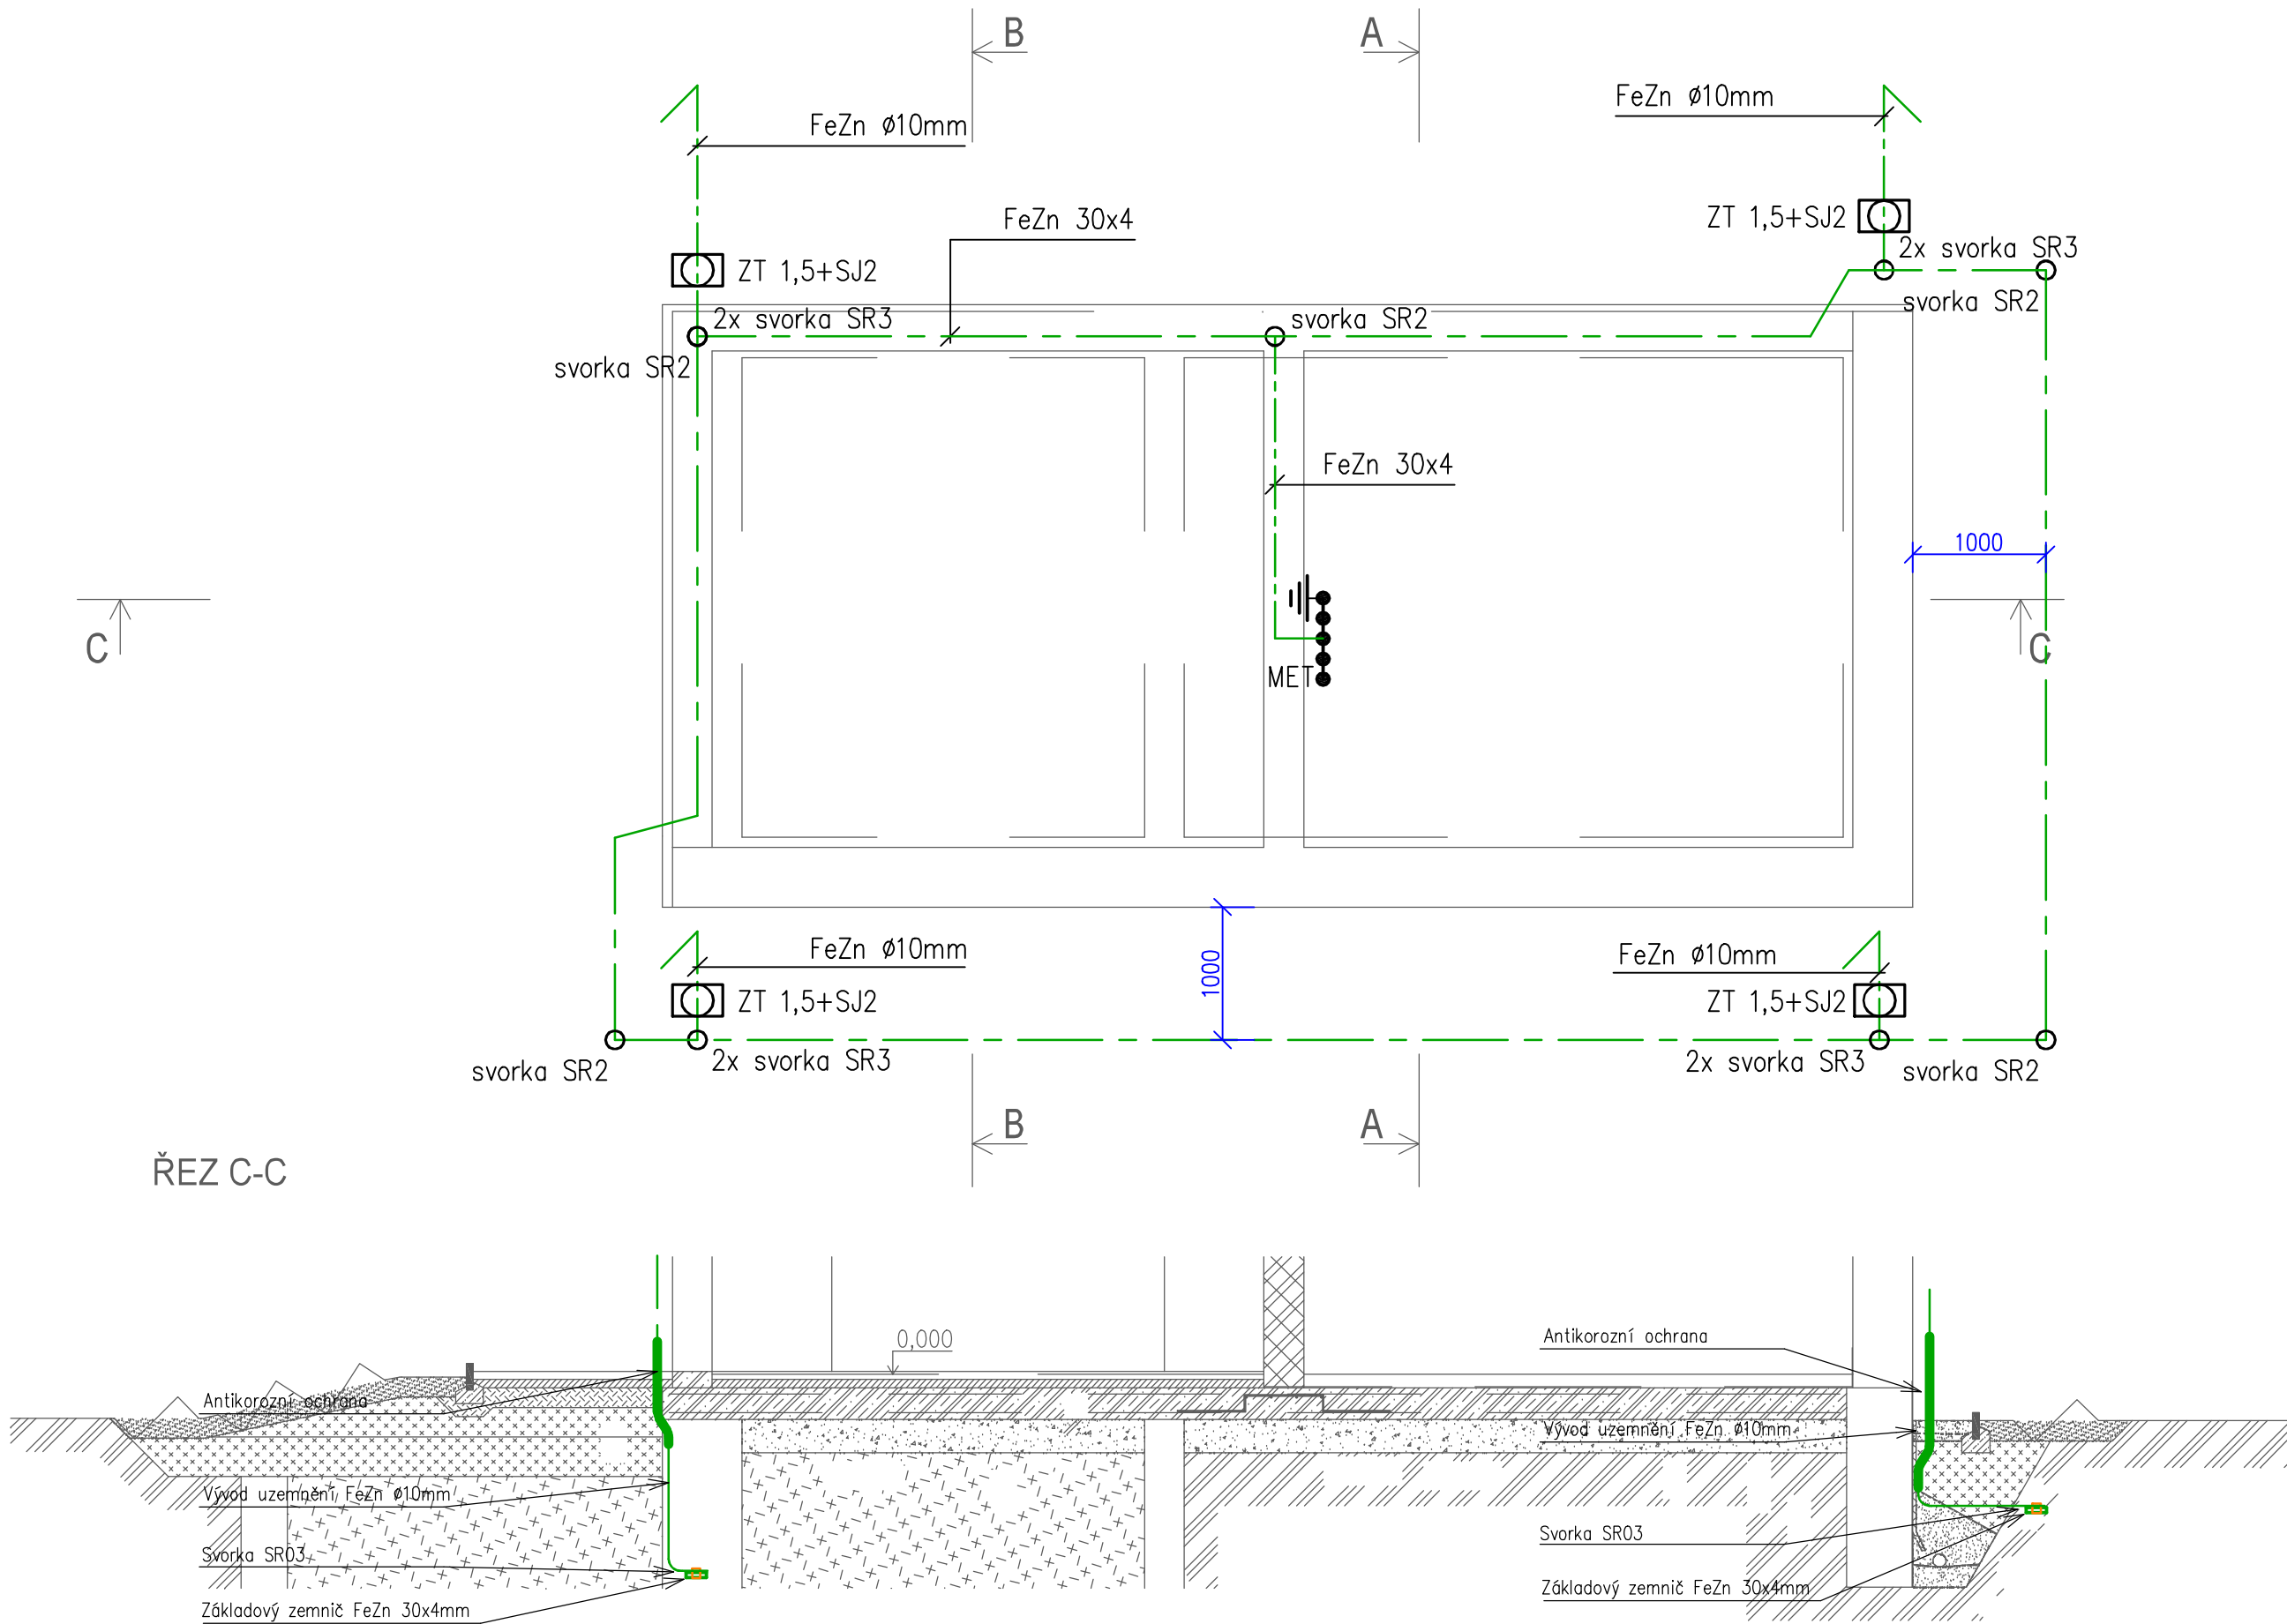

Poznámky:

- Použité normy: ČSN EN 62305–1, 2, 3, 4.
ČSN 33 2000–5–54 ed.3
- Tř. systému ochrany: LPS III (poloměr valící se koule 45m, velikost ok 15x15m, vzdálenost mezi svody max. 15m)
- Veškerý materiál pro vnější LPS musí odpovídat ČSN EN 62305 a ČSN EN 50164.
 - Obvodový základový zemnič hromosvodu – pásek FeZn 30x4, uložený před betonáží, 5cm nad dno základové rýhy. Podél stávajících základů, bude pásek FeZn 30x4 uložený ve výkopu hl. min 50cm, zahrnutý dobře vodivou zemínou, která musí být dokonale zhutněna. V místě všech svodů, budou doplněny tyčové zemniče pro zlepšení uzemnění. V místě budoucích svodů, vyvést praporce z drátu FeZn 10mm. Zemní odpor zemniče, musí být nižší než 10Ω.
 - spoje uzemnění a přechod z betonu do zeminy a ze vzduchu do zeminy, budou chráněny proti korozi asfaltovým nátěrem.

Legenda:



- SR2 – Svorka uzemňovací pásek/pásek
- SR3 – Svorka uzemňovací pásek/kulatina
- ZT – Zemní tyč FeZn, délka 1,5 m
- SJ2 – Svorka k zemní tyči

Legenda značek:

- Uzemňovací vedení
- Vodivé spojení – typová svorka
- Zemní tyč FeZn, délka 1,5 m

| | | |
|-----------|-------|-------|
| | | |
| | | |
| | | |
| REVIZE Č. | DATUM | ZMĚNA |

PD PRO SPOLEČNÉ POVOLENÍ STAVBY - K PŘIPOMÍNKÁM

| | | | | |
|--|--|----------------------------|---------------------|--|
| Autorizovaná osoba: | | Vypracoval: | PROJEKTANT ČÁSTI PD | |
| Petr Vodáček | | ČKAIT: 1201646, obor: TE03 | Petr Vodáček | F-PROJEKT-DOPRAVNÍ STAVBY s.r.o. Janáčkova 4642/5d 79601 Prostějov |
| Místo stavby: | obec Svatoňovice [547131], č.p. 83 k.ú. Svatoňovice [625536], parc.č. st. 113, st. 535, 2393/2 | | | |
| Kraj: | Moravskoslezský | | | |
| Investor: |  Správa železnic, státní organizace, Dílčeděná 1003/7, 110 00 Praha 1  Oblastní ředitelství Ostrava, Muglinovská 1038/5, 702 00 Ostrava 2 | | | |
| Název stavby: | | | Formát: | 3xA4 |
| SVATOŇOVICE ON - OPRAVA BUDOVY ZASTÁVKY - PD | | | Datum: | 09/2020 |
| | | | Stupeň: | DUSP |
| Část: SO 01 - OPRAVA ŽELEZNIČNÍ ZASTÁVKY | | | Číslo zakázky: | 22010 |
| Obsah: UMĚLÉ OSVĚTLENÍ, SILNOPROUDÉ ROZVODY A HROMOSVOD PŮDORYS ZÁKLADŮ | | | Měřítko: | 1:50 |
| | | | Část dokumentace | Příloha |
| | | | D.2.2.a.2 | 3 |