

LEGENDA ZAŘÍZENÍ STAVENIŠTĚ:

- 
- OPLOCENÍ STAVENIŠTĚ

LEGENDA:


- 
- HRANICE POZEMKŮ DLE KN

STÁVAJÍCÍ INŽENÝRSKÉ SÍTĚ

- 
- NADZEMNÍ VEDENÍ NN DO 1kV – ČEZ DISTRIBUCE, a.s. – DEMONTÁŽ NADZ. VEDENÍ

NOVÉ INŽENÝRSKÉ SÍTĚ

- 
- PODZEMNÍ VEDENÍ NN DO 1kV, DLE ŽÁDOSTI O PŘELOŽKU PŘÍPOJKY

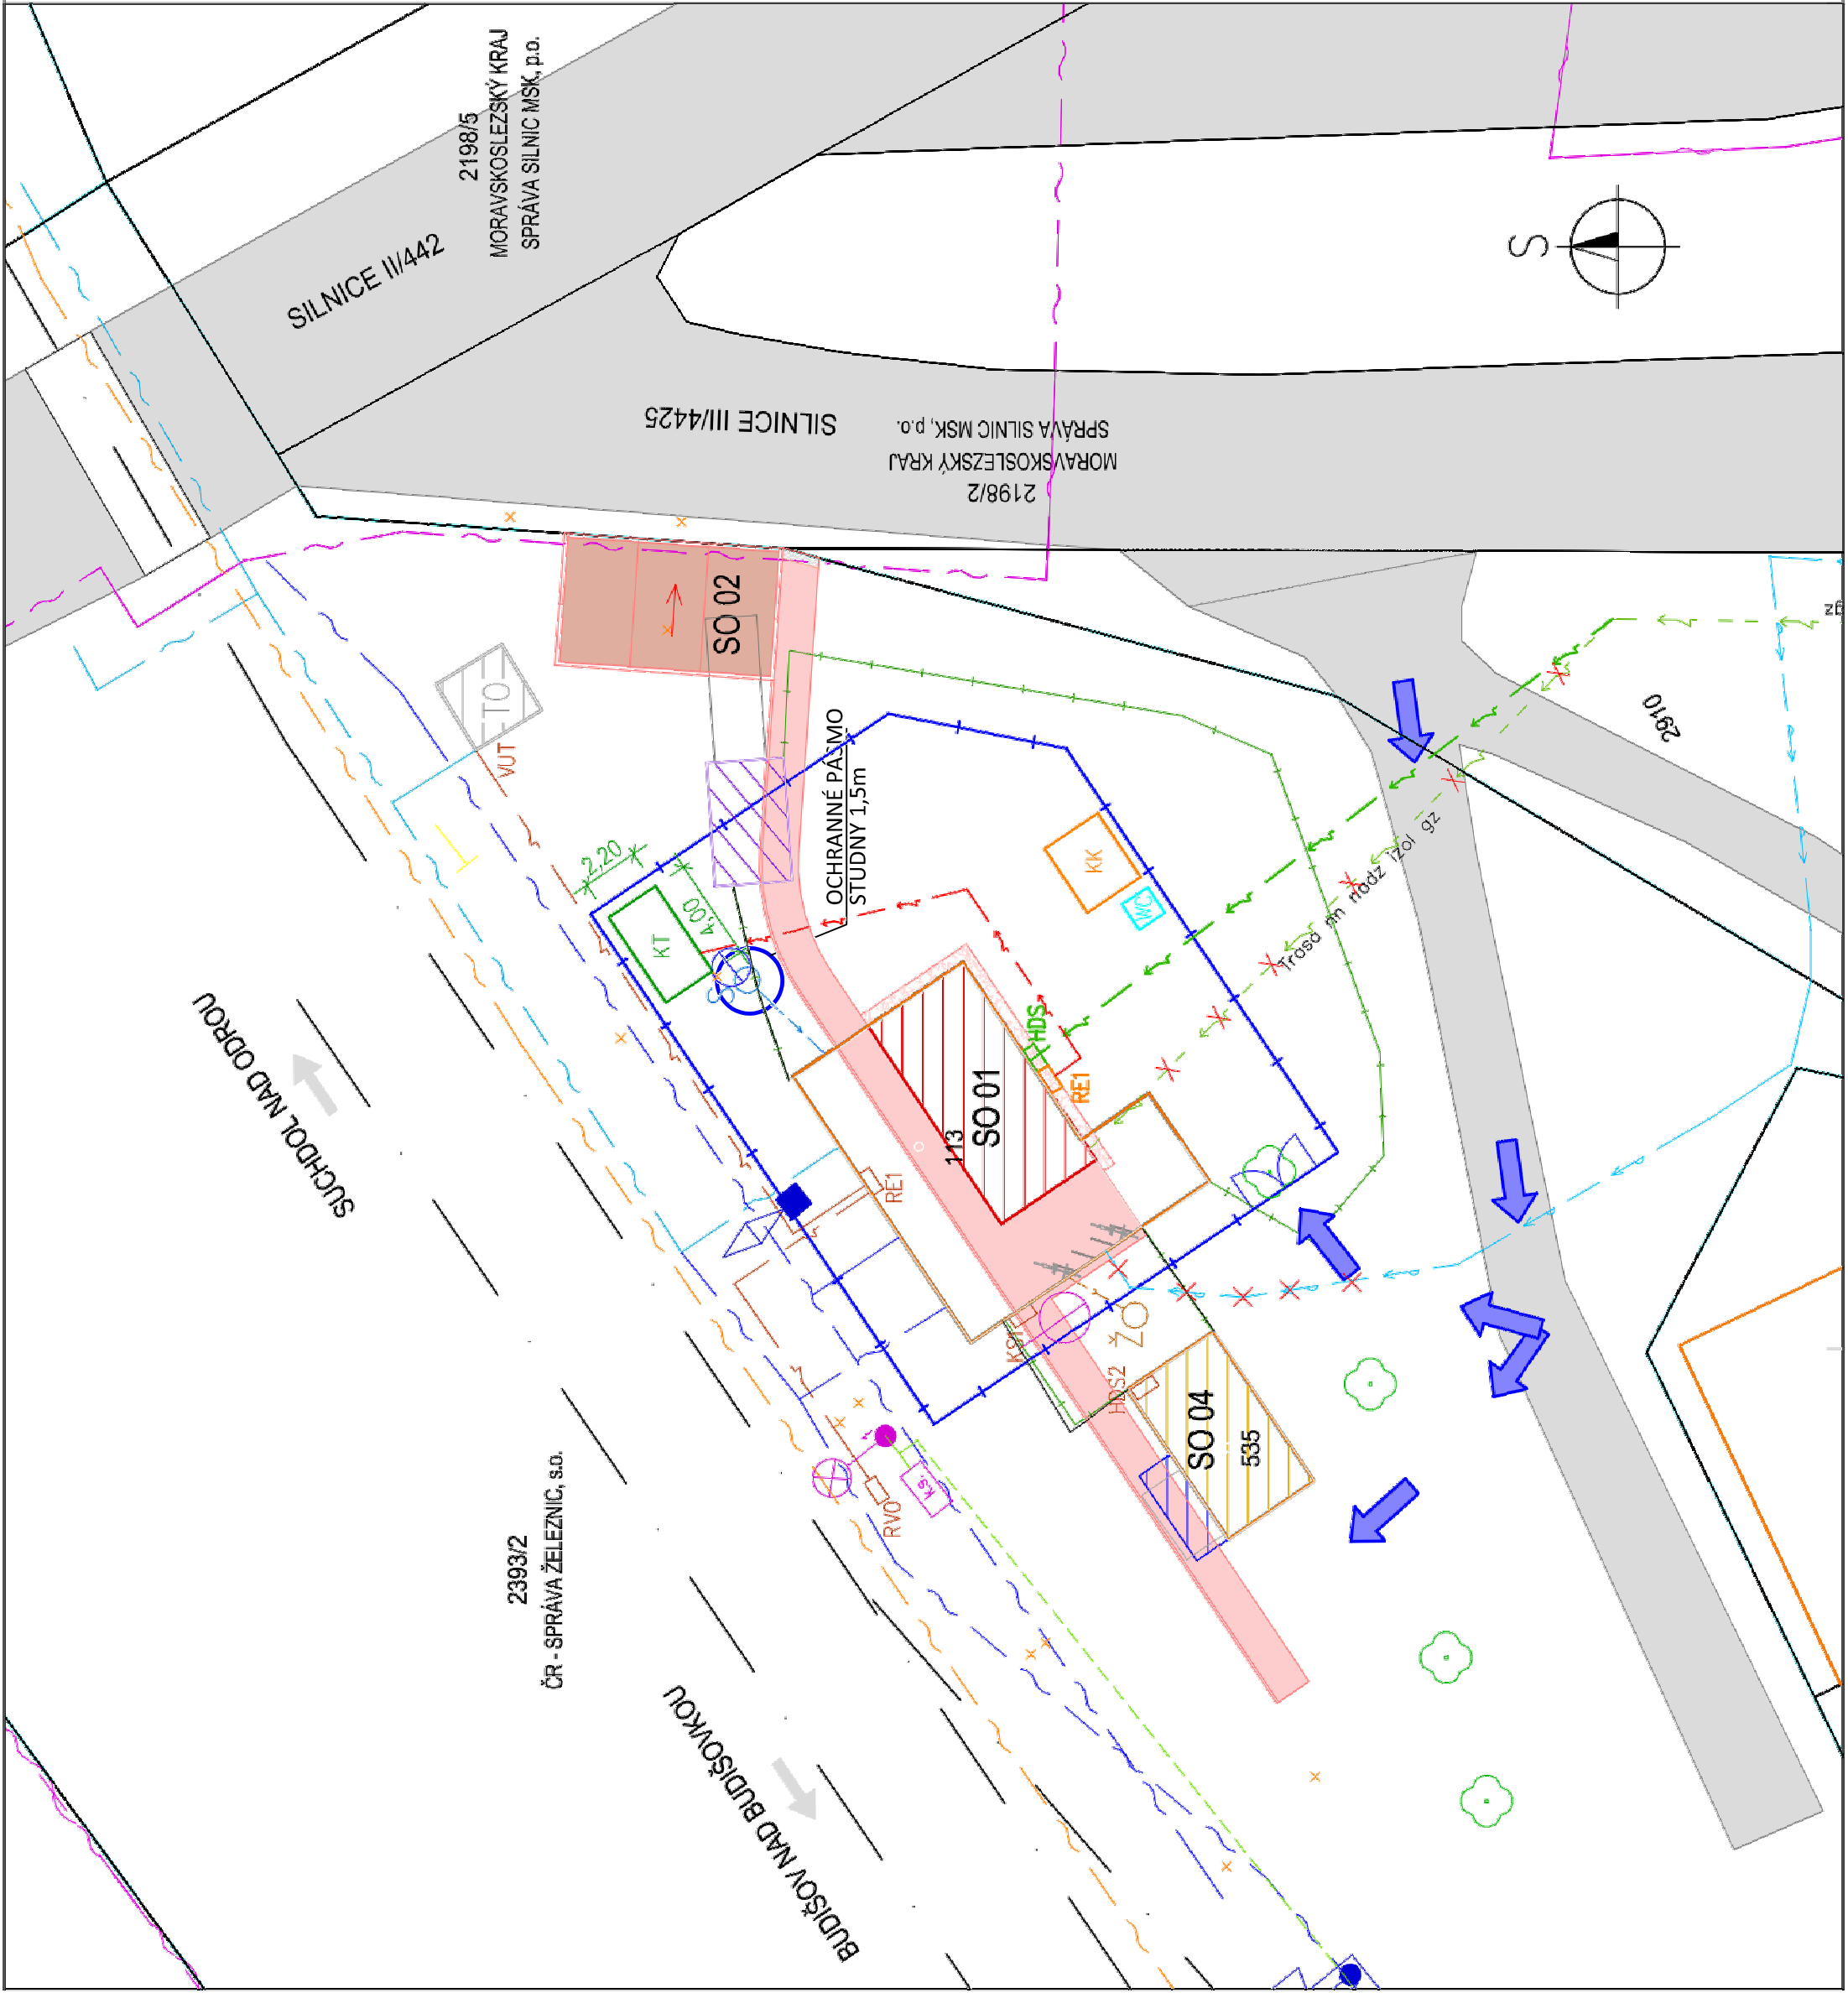

REVIZE Č.	DATUM	ZMĚNA	

PD PRO SPOLEČNÉ POVOLENÍ STAVBY - PO PŘIPOMÍNKÁCH

Autorizovaná osoba:		Výpracoval:		PROJEKTANT ČÁSTI PD	
Ing. Barbara Zapletalová		Ing. Vendula Koutná		F-PROJEKT-DOPRAVNÍ STAVBY s.r.o.	
		Janáčkova 46425d		79801 Prosejlov	
Místo stavby:		obec Svatoňovice [547131], č.p. 83			
		k.ú. Svatoňovice [625536], parc.č. st. 113, st. 535, 2393/2			
Kraj:		Moravskoslezský			
Investor:		Správa železnic, státní organizace, Diáztěná 1003/7, 110 00 Praha 1			
		Oblastní ředitelství Ostrava, Muglinovská 1038/5, 702 00 Ostrava 2			
Název stavby:					
				Formát: 2xA4	
				Datum: 09/2020	
				Stupeň: DUSP	
				Číslo zakázky: 22010	
				Měřítko: 1:250	
				Část dokumentace: Příloha	
Obsah:		SITUACE ZAŘÍZENÍ STAVENIŠTĚ		B	
				8.2	