

PŮDORYS PŘÍZEMÍ


ČEKÁRNA

DOPRAVNÍ KANCELÁŘ


Č.KUBICE

PLZEŇ

ZS PLZEŇ

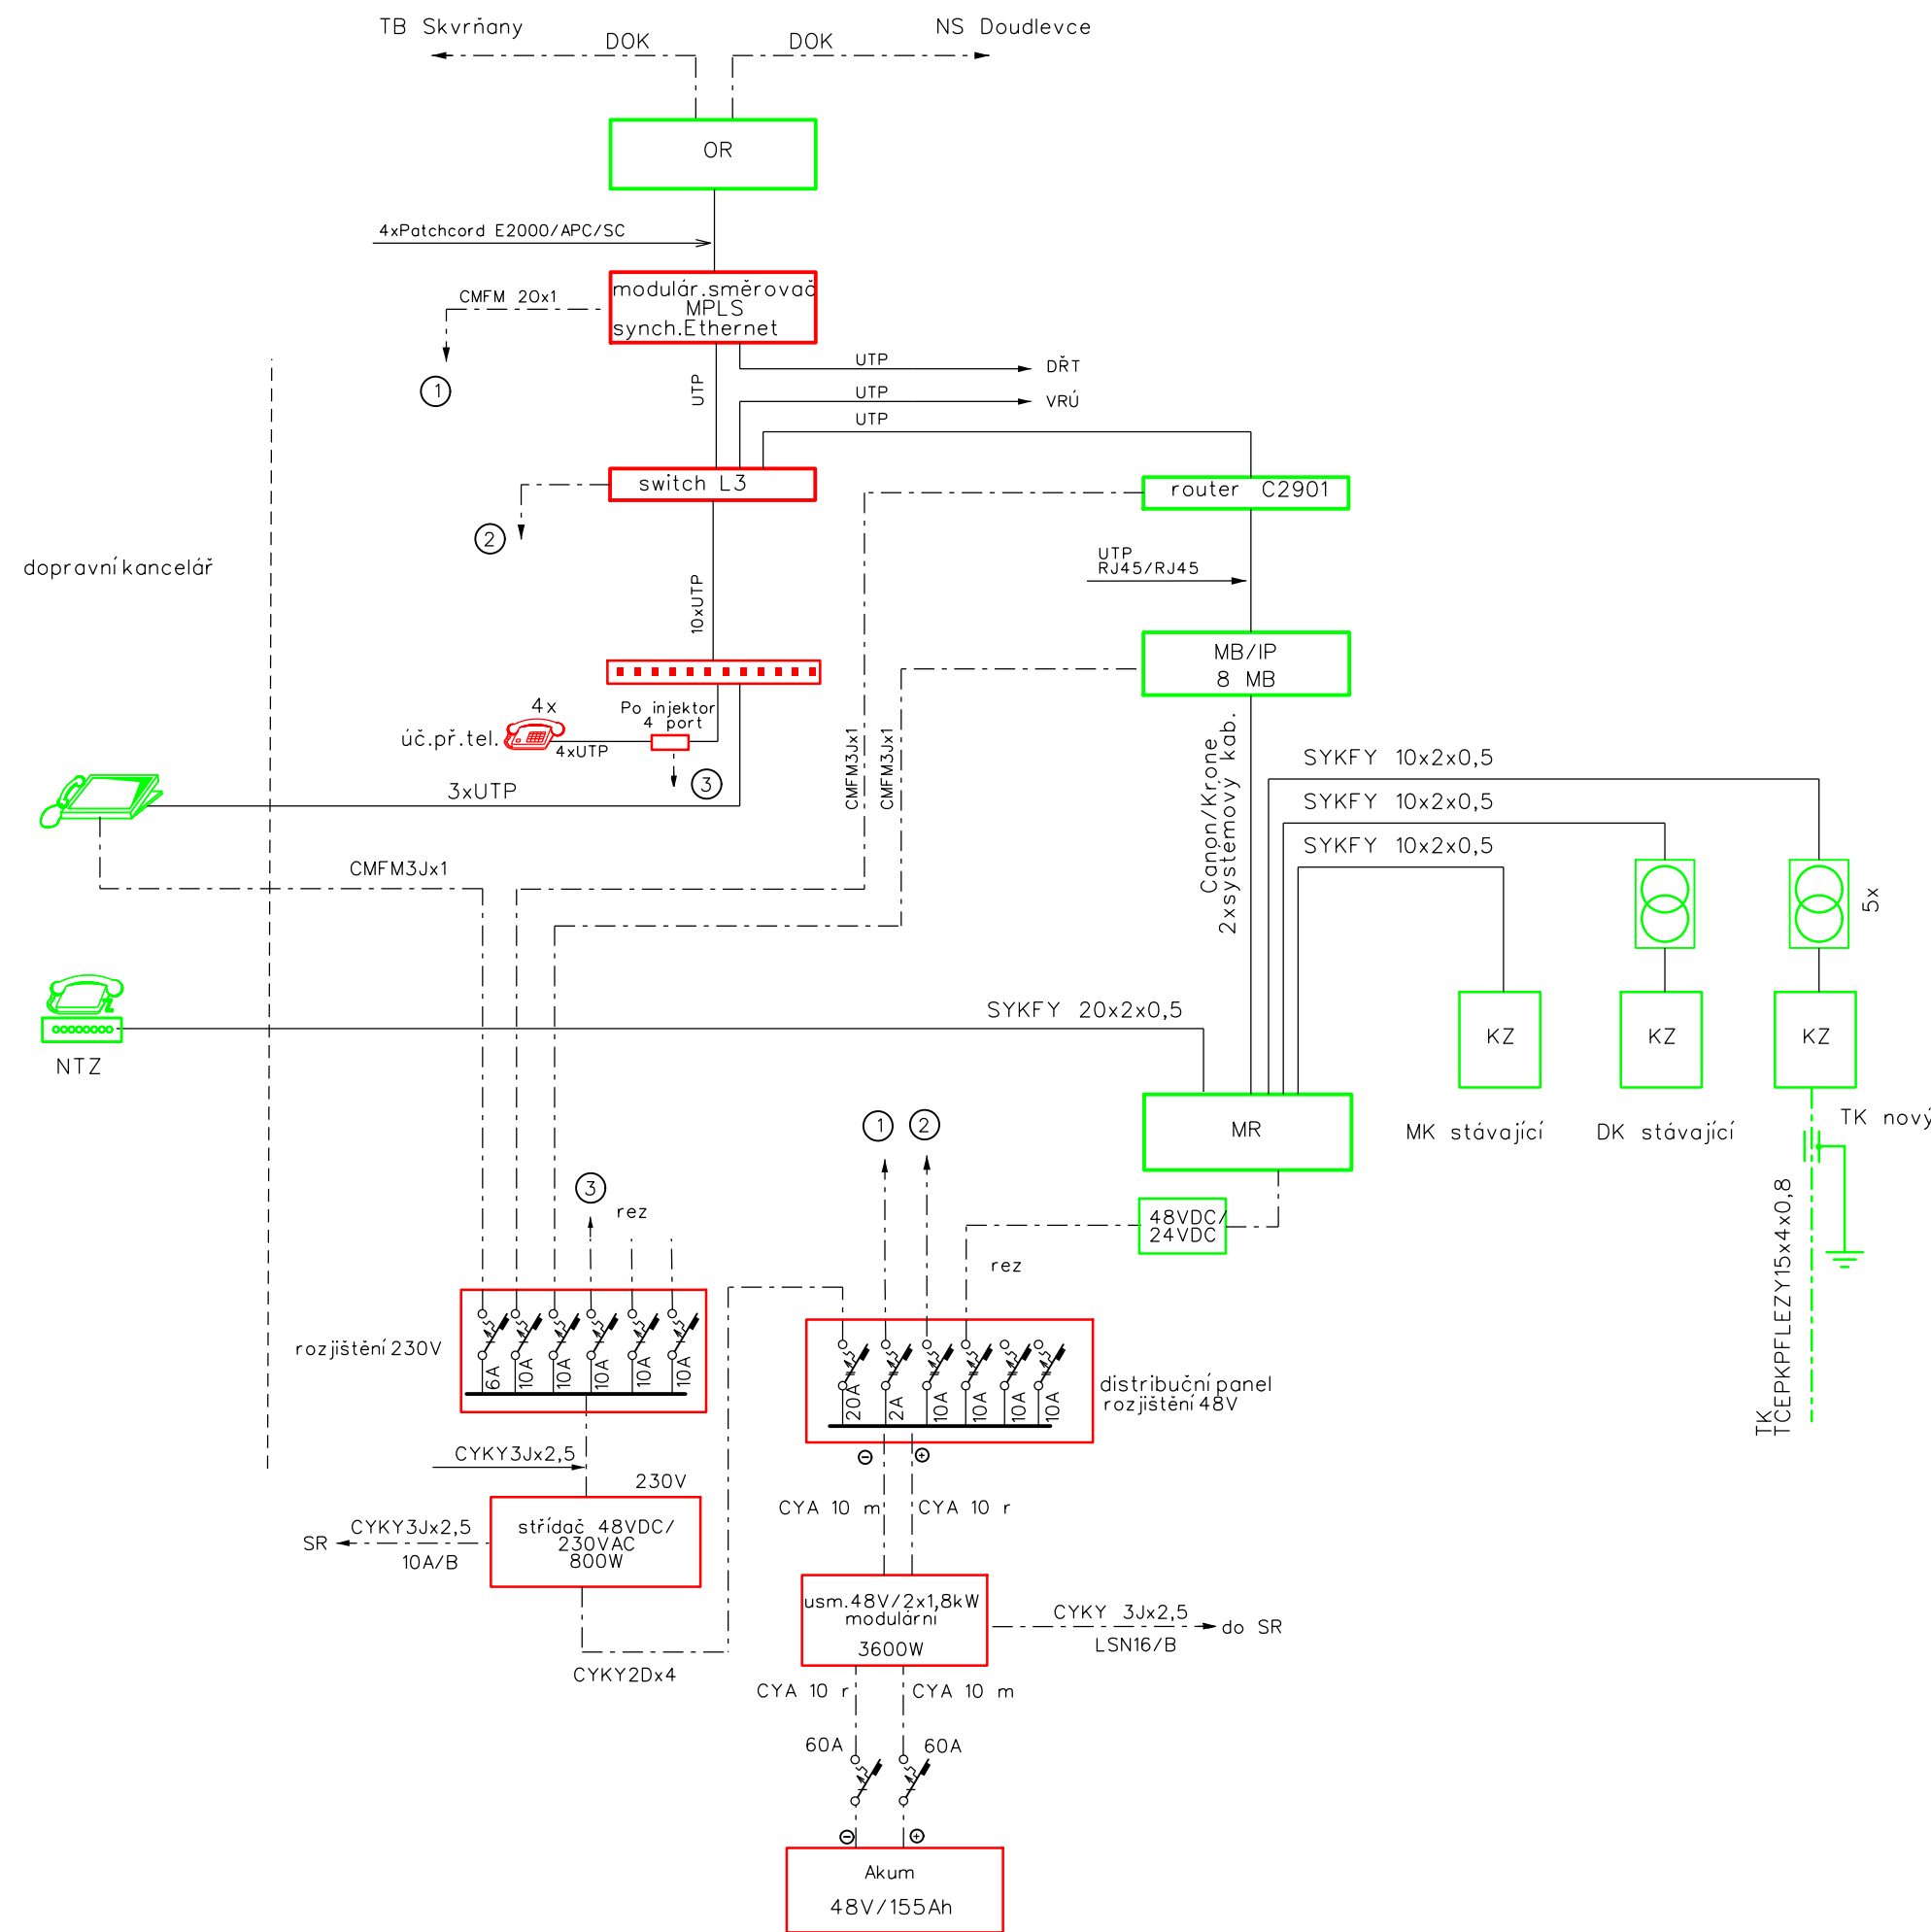


POHLED A
SKŘIŇ 19" - 45U (sdělovací místnost)

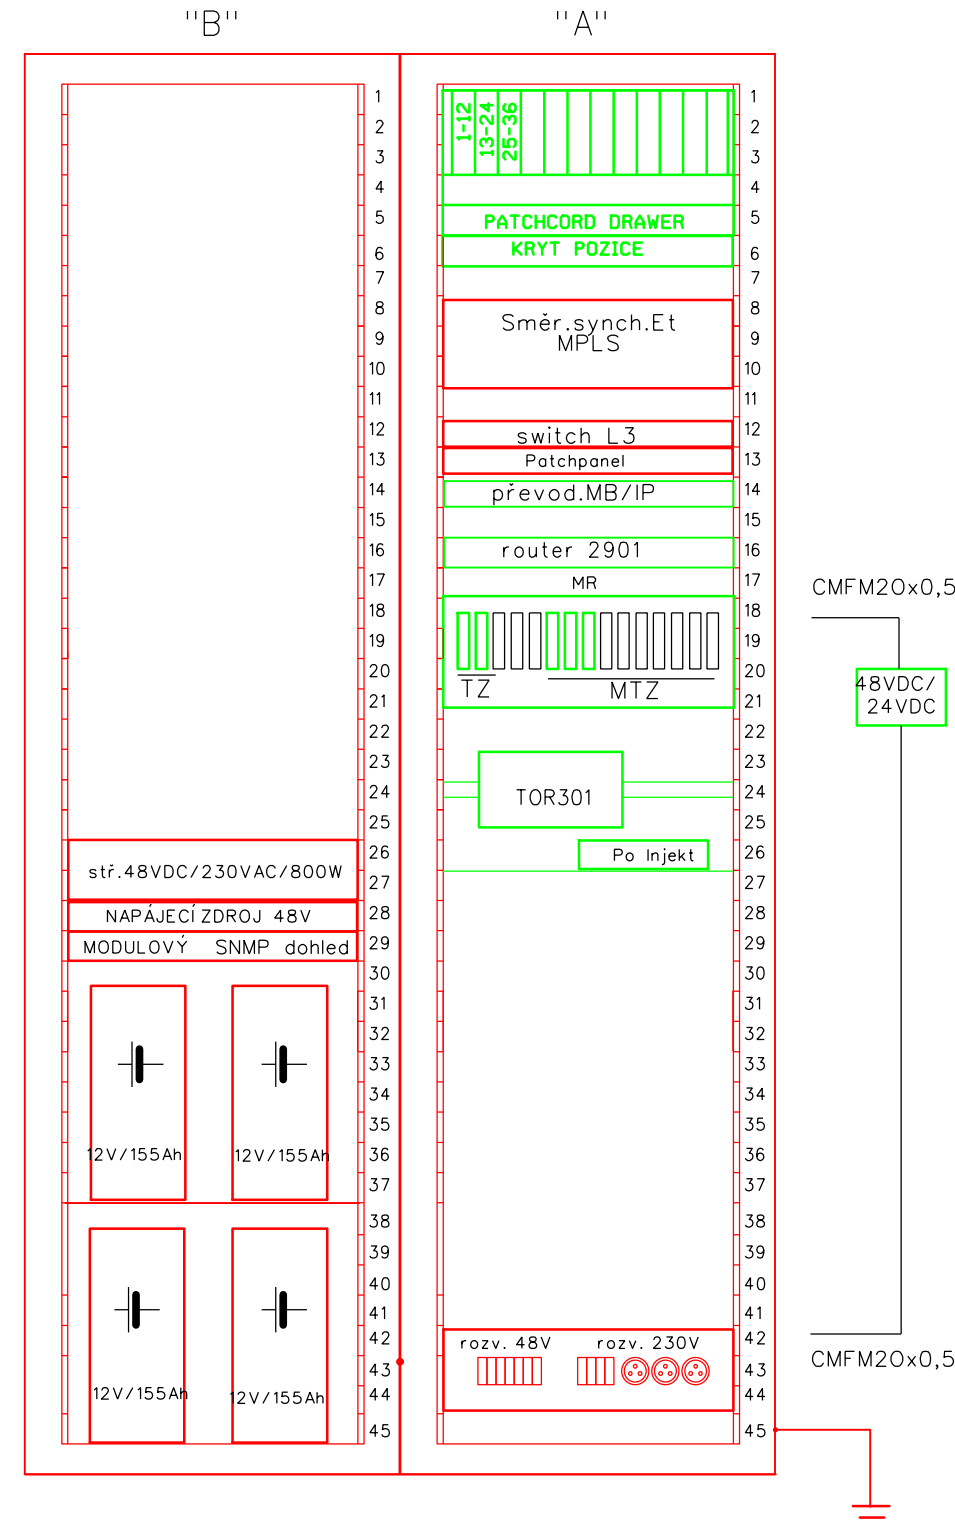


Projekt „Uzel Plzeň, 3. stavba - přesmyk domážlické trati“ je spolufinancován EU z programu Nástroj pro propojení Evropy (CEF).
Za tuto publikaci odpovídá pouze její autor. Evropská unie nenese odpovědnost za jakékoli využití informací v ní obsažených.

PS 02-22-01.3 D.2.1.

VÝŠKOVÝ SYSTÉM BpV		SOUŘADNICOVÝ SYSTÉM S-JTSK	±0,000 = xxx,xx m n. m.
Číslo změny:	Obsah změny:	Datum změny:	
01	-	-	
02	-	-	
03	-	-	

Objednatel:		Správa železniční dopravní cesty, státní organizace Dlážděná 1003/7 110 00 Praha 1	
			

Generální projektant:		SUDOP PRAHA a.s. Olšanská 1a, 130 80 Praha 3 tel.: +420 267 094 111 fax: +420 224 230 316 e-mail: praha@sudop.cz	
		Hlavní inženýr projektu: ING. PAVEL KUBÁT Garant profese: ING. MARTIN ŠTROF	

Středisko: ELEKTROTECHNIKY, TRAKCE, SDĚLOVACÍ A ZABEZPEČOVACÍ TECHNIKY			
Vedoucí střediska: ING. MARTIN RAIBR	Odpovědný projektant SO, IO, PS: ING. PETR POUPA	Vypracoval: ING. PETR POUPA	Kontroloval: ING. MARTIN ŠTROF

Název akce:		Číslo smlouvy:	
UZEL PLZEŇ, 3.STAVBA - PŘESMYK DOMAŽLICKÉ TRATI		14-209.250	
Část: ŽELEzniČNÍ SDĚLOVACÍ ZAŘÍZENÍ PS 02-22-01.3 UZEL PLZEŇ, PŘENOSOVÝ SYSTÉM, 3.ETAPA		Projektový stupeň: PROJEKT	

Datum: 30.5.2015		Číslo části: D.2.1	
Měřítko: 1:500		Počet formátů: 5xA4	

Název přílohy:		Číslo přílohy:	
UMÍSTĚNÍ A KABELOVÉ SCHÉMA PŘENOS. SYSTÉMU V ŽST VEJPRNICE		3	