


K1
d75

K2
d110

K3
d110

K4
d110

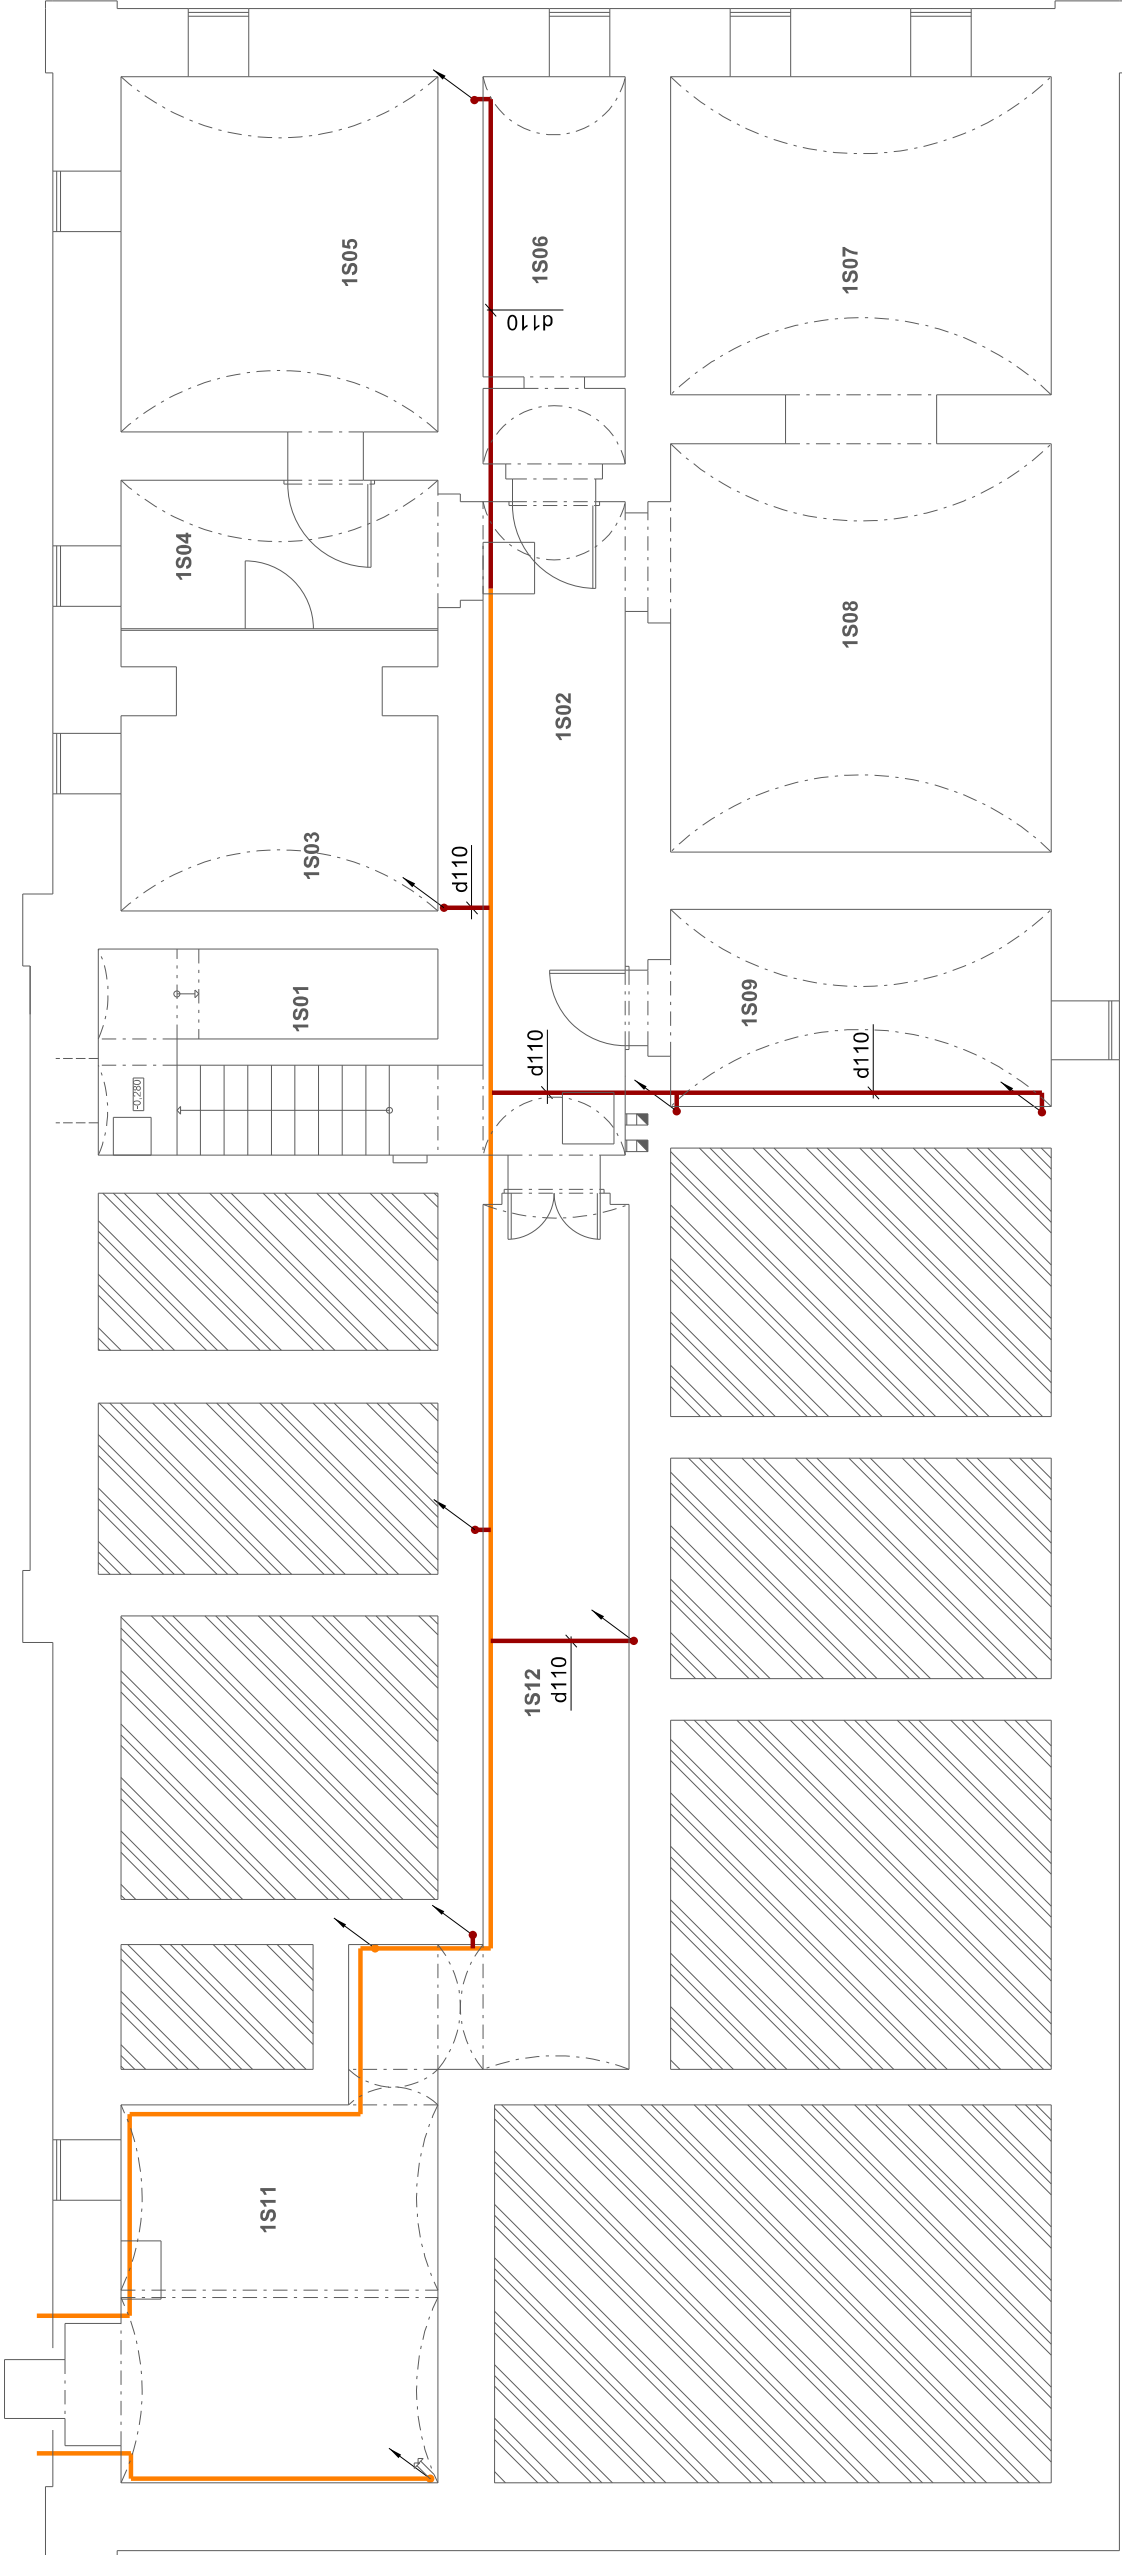

Legenda místností

Číslo	Účel místnosti	Plocha (m²)
1S01	Schodiště	11,75 m²
1S02	Chodba	17,05 m²
1S03	Chodba	11,70 m²
1S04	Sklep	11,55 m²
1S05	Sklep	20,00 m²
1S06	Sklep	9,90 m²
1S07	Sklep	21,20 m²
1S08	Sklep	27,70 m²
1S09	Sklep	13,55 m²
1S11	Úhradna	22,80 m²
1S12	Chodba	25,80 m²

LEGENDA

- POTRUBÍ SPLAŠKOVÉ KANALIZACE
- STÁVAJÍCÍ POTRUBÍ SPLAŠKOVÉ KANALIZACE
- POTRUBÍ KANALIZACE BUDE VEDENO VE STĚNĚ A V PODLAŽE.
- POTRUBÍ BUDE PROVEDENO Z PPs A PVC
- MINIMÁLNÍ SPÁD PŘIPOJOVACÍHO POTRUBÍ BUDE 3%
- MINIMÁLNÍ SPÁD LEŽATÉHO POTRUBÍ BUDE 2%

VED. PROJEKTANT		VYPRACOVAL	KONTROLOVAL	ING. DANIEL FLORIÁN			
ING. D. FLORIÁN		ING. D. FLORIÁN		PROJEKTANT VYTÁPĚNÍ, VZDUCHOTECHNIKY A ZTI TYLOVA 731/2, 405 02 DĚČÍN 2			
				TEL. : 723 373 167 E - MAIL : daniel.florian @ volny.cz			
INVESTOR		SPRÁVA ŽELEZNIC, státní organizace DLÁŽDĚNÁ 103/7, 110 00 PRAHA 1		DATUM 10. 2021	MĚŘÍTKO 1 : 100	STUPEŇ DSP	PARÉ
AKCE		RYBNÍŠTĚ ON - OPRAVA OBJEKTU RYBNÍŠTĚ 133, 407 51 RYBNÍŠTĚ		ZAK. ČÍSLO P2955-21	FORMÁT 2A4		
PROFESE				ČÍSLO VÝKRESU			
D. 1. 4. - ZDRAVOTNĚ TECHNICKÉ INSTALACE		P2955 006 - 21					
NÁZEV		PŮDORYS 1.PP - KANALIZACE					