

K1

d75
d75

K2


d75
d75

K3

d75
d110

K4

d75
d75

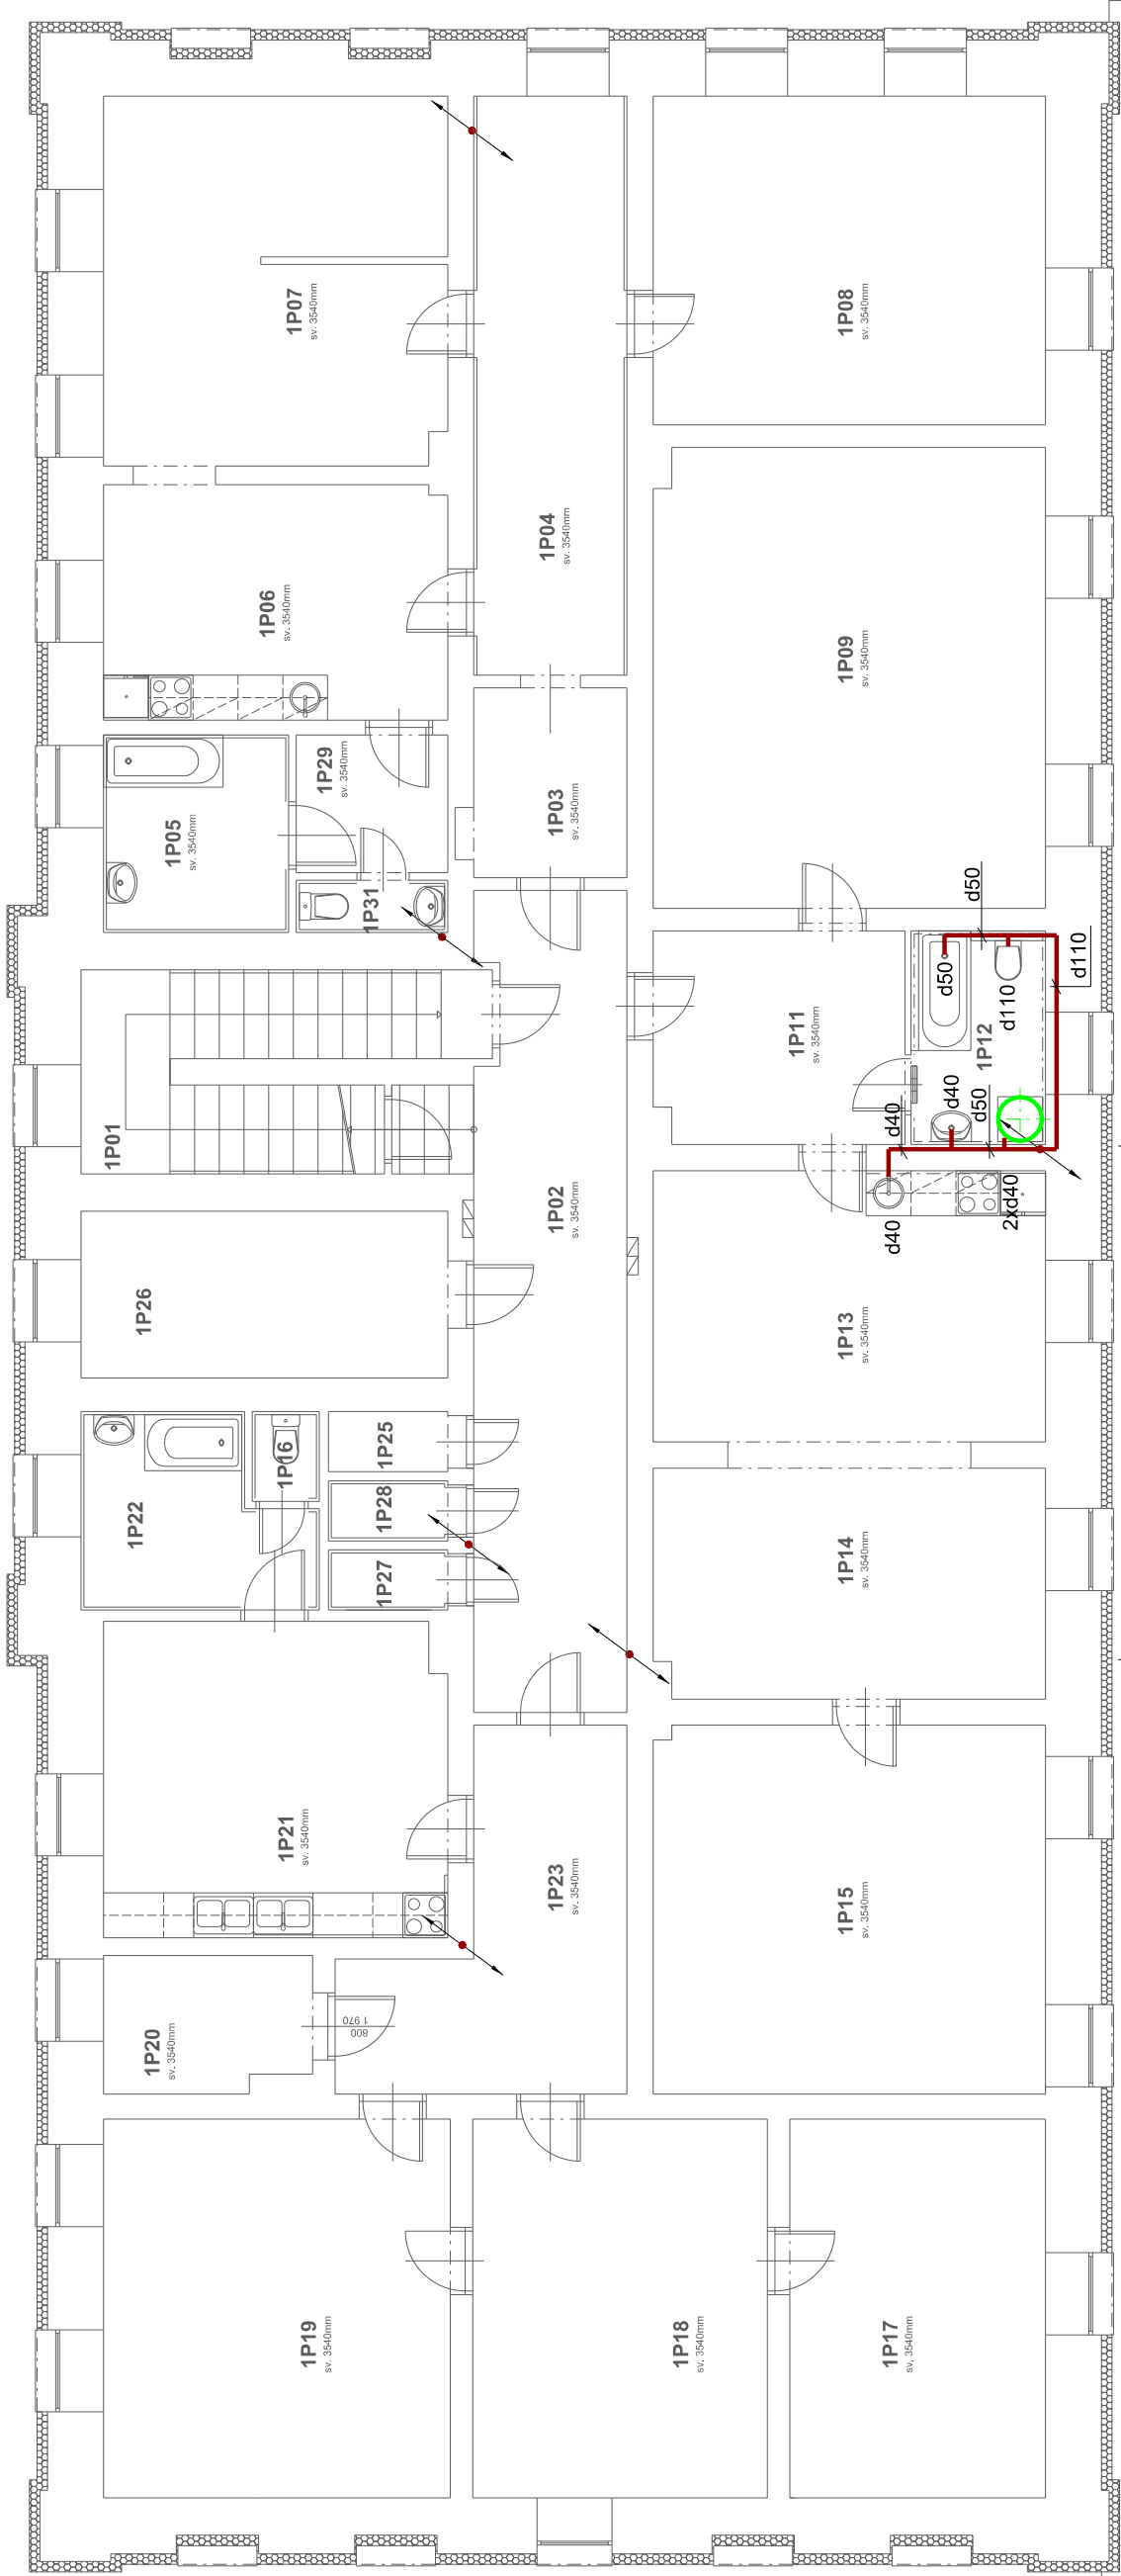

LEGENDA

- POTRUBÍ SPLAŠKOVÉ KANALIZACE
- POTRUBÍ KANALIZACE BUDE VEDENO VE STĚNĚ A V PODLAŽE.
- POTRUBÍ BUDE PROVEDENO Z PPs A PVC
- MINIMÁLNÍ SPÁD PŘIPOJOVACÍHO POTRUBÍ BUDE 3%
- MINIMÁLNÍ SPÁD LEŽATÉHO POTRUBÍ BUDE 2%

VED. PROJEKTANT		VYPRACOVAL	KONTROLOVAL	ING. DANIEL FLORIÁN PROJEKTANT VYTÁPĚNÍ, VZDUCHOTECHNIKY A ZTI TYLOVA 731/2, 405 02 DĚČÍN 2 TEL. : 723 373 167 E - MAIL : daniel.florian @ volny.cz			
ING. D. FLORIÁN		ING. D. FLORIÁN		INVESTOR SPRÁVA ŽELEZNIC, státní organizace DLÁŽDĚNÁ 103/7, 110 00 PRAHA 1			
AKCE		RYBNÍŠTĚ ON - OPRAVA OBJEKTU RYBNÍŠTĚ 133, 407 51 RYBNÍŠTĚ		DATUM 10. 2021	MĚŘÍTKO 1 : 100	STUPEŇ DSP	
PROFESE D. 1. 4. - ZDRAVOTNĚ TECHNICKÉ INSTALACE PŮDORYS 2.NP - KANALIZACE				ZAK. ČÍSLO P2955-21	FORMÁT 2A4	PARÉ	
				ČÍSLO VÝKRESU P2955 008 - 21			

ING. DANIEL FLORIÁN

PROJEKTANT VYTÁPĚNÍ, VZDUCHOTECHNIKY A ZTI
TYLOVA 731/2, 405 02 DĚČÍN 2

TEL. : 723 373 167

E - MAIL : daniel.florian @ volny.cz