


Legenda místností

Číslo	Účel místnosti	Plocha (m²)
OP01	Vstupní hala	15,65 m²
OP02	Chodba	6,65 m²
OP03	Schodiště	12,70 m²
OP04	Technologie	11,85 m²
OP05	Šklad	12,75 m²
OP06	Šklad	22,75 m²
OP07	WC	1,80 m
OP08	Koupelna	4,35 m²
OP09	Chodba	4,50 m²
OP10	Technická místnost	10,15 m²
OP11	Šatna	12,40 m²
OP12	Drábní kancelář	31,20 m²
OP13	Deníční místnost	14,70 m²
OP14	Čekárna	21,05 m²
OP15	Předstř WC	6,60 m²
OP16	Šklad	25,05 m²
OP17	Šklad	64,25 m²
OP18	WC invalidní / ženy	2,85 m²
OP19	Umývárna mužů	2,30 m²
OP20	Přesleň mužů	1,75 m²
OP21	WC mužů	1,90 m²
OP24	Šklad	4,60 m²
OP25	Úkládová komora	3,15 m²
OP26	Pokoř	17,65 m²
OP27	Chodba	17,90 m
OP28	Předstř	4,90 m²
OP29		
OP30	Koupelna	6,15 m²
OP31	Chodba	11,00 m²

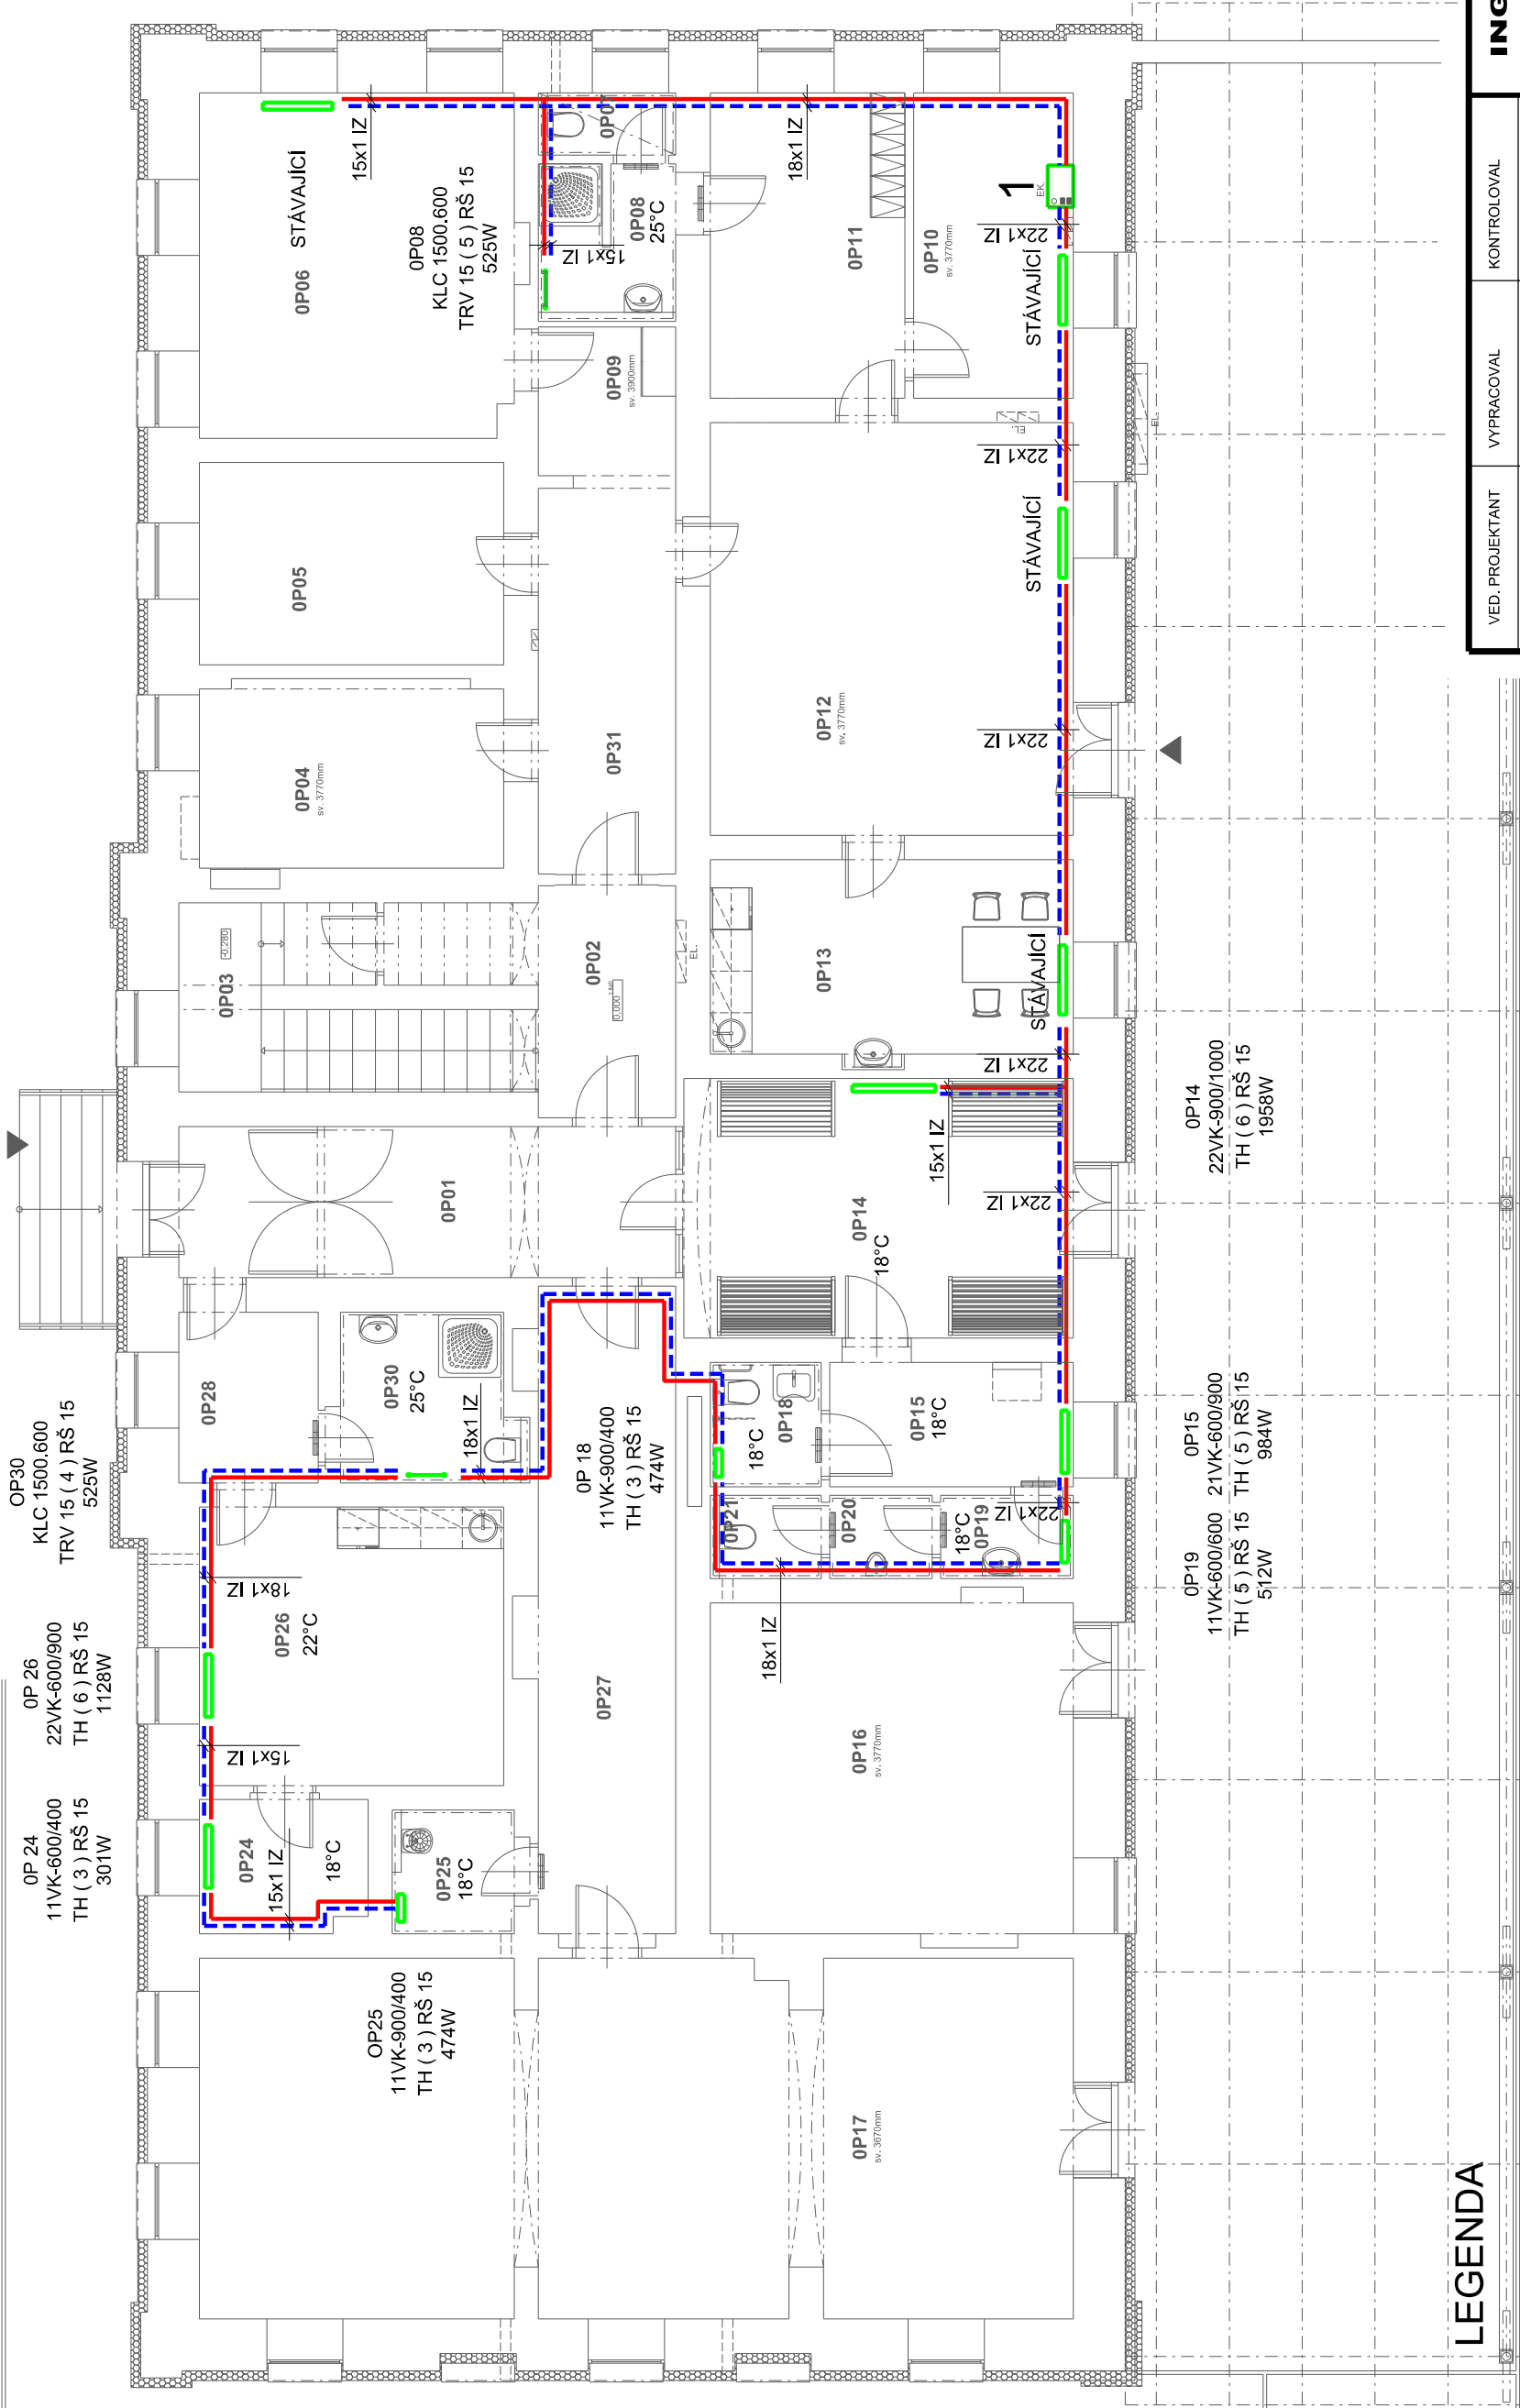

LEGENDA

- 1

ELEKTROKOTEL - NAHRADÍ STÁVAJÍCÍ
JM. VÝKON 21 kW
NAPĚTÍ 400V
- PŘÍVODNÍ POTRUBÍ
- ZPĚTNÉ POTRUBÍ
- 22VK-600/1200

DESKOVÉ OTOPNÉ TĚLESO V PROVEDENÍ VK
- KRMM 1500.600

TRUBKOVÉ OTOPNÉ TĚLESO
- TH

TERMOSTATICKÁ HLAVICE
- RŠ

ROHOVÉ ŠROUBENÍ
- (5)

HODNOTA PŘEDNASTAVENÍ VENTILU
- ROZVODY BUDOU PROVEDENY Z POTRUBÍ Cu.
- ROZVODY BUDOU VEDENY V DRÁŽCE VE ZDI.
- VEŠKERÉ ROZVODY BUDOU OPATŘENY TEPELNOU IZOLACÍ O MIN TL. 13mm

VED. PROJEKTANT	VYPRACOVAL	KONTROLOVAL	ING. DANIEL FLORIÁN		
ING. D. FLORIÁN	ING. D. FLORIÁN		PROJEKTANT VYTÁPĚNÍ, VZDUCHOTECHNIKY A ZTI TYLOVA 731/2, 405 02 DEČÍN 2 TEL.: 723 373 167 E - MAIL : daniel.florian @ volny.cz		
INVESTOR	SPRÁVA ŽELEZNIC, státní organizace DLÁŽDĚNÁ 103/7, 110 00 PRAHA 1	DATUM 10. 2021	MĚŘÍTKO 1 : 100	STUPEŇ DSP	PARÉ
AKCE	RYBNÍŠTĚ ON - OPRAVA OBJEKTU RYBNÍŠTĚ 133, 407 51 RYBNÍŠTĚ	ZAK. ČÍSLO P2955-21	FORMÁT 2A4		
PROFESE	D. 1. 4. - VYTÁPĚNÍ	ČÍSLO VÝKRESU			
NÁZEV	PŮDORYS 1.NP				P2955 001 - 21