


WC - 1NP

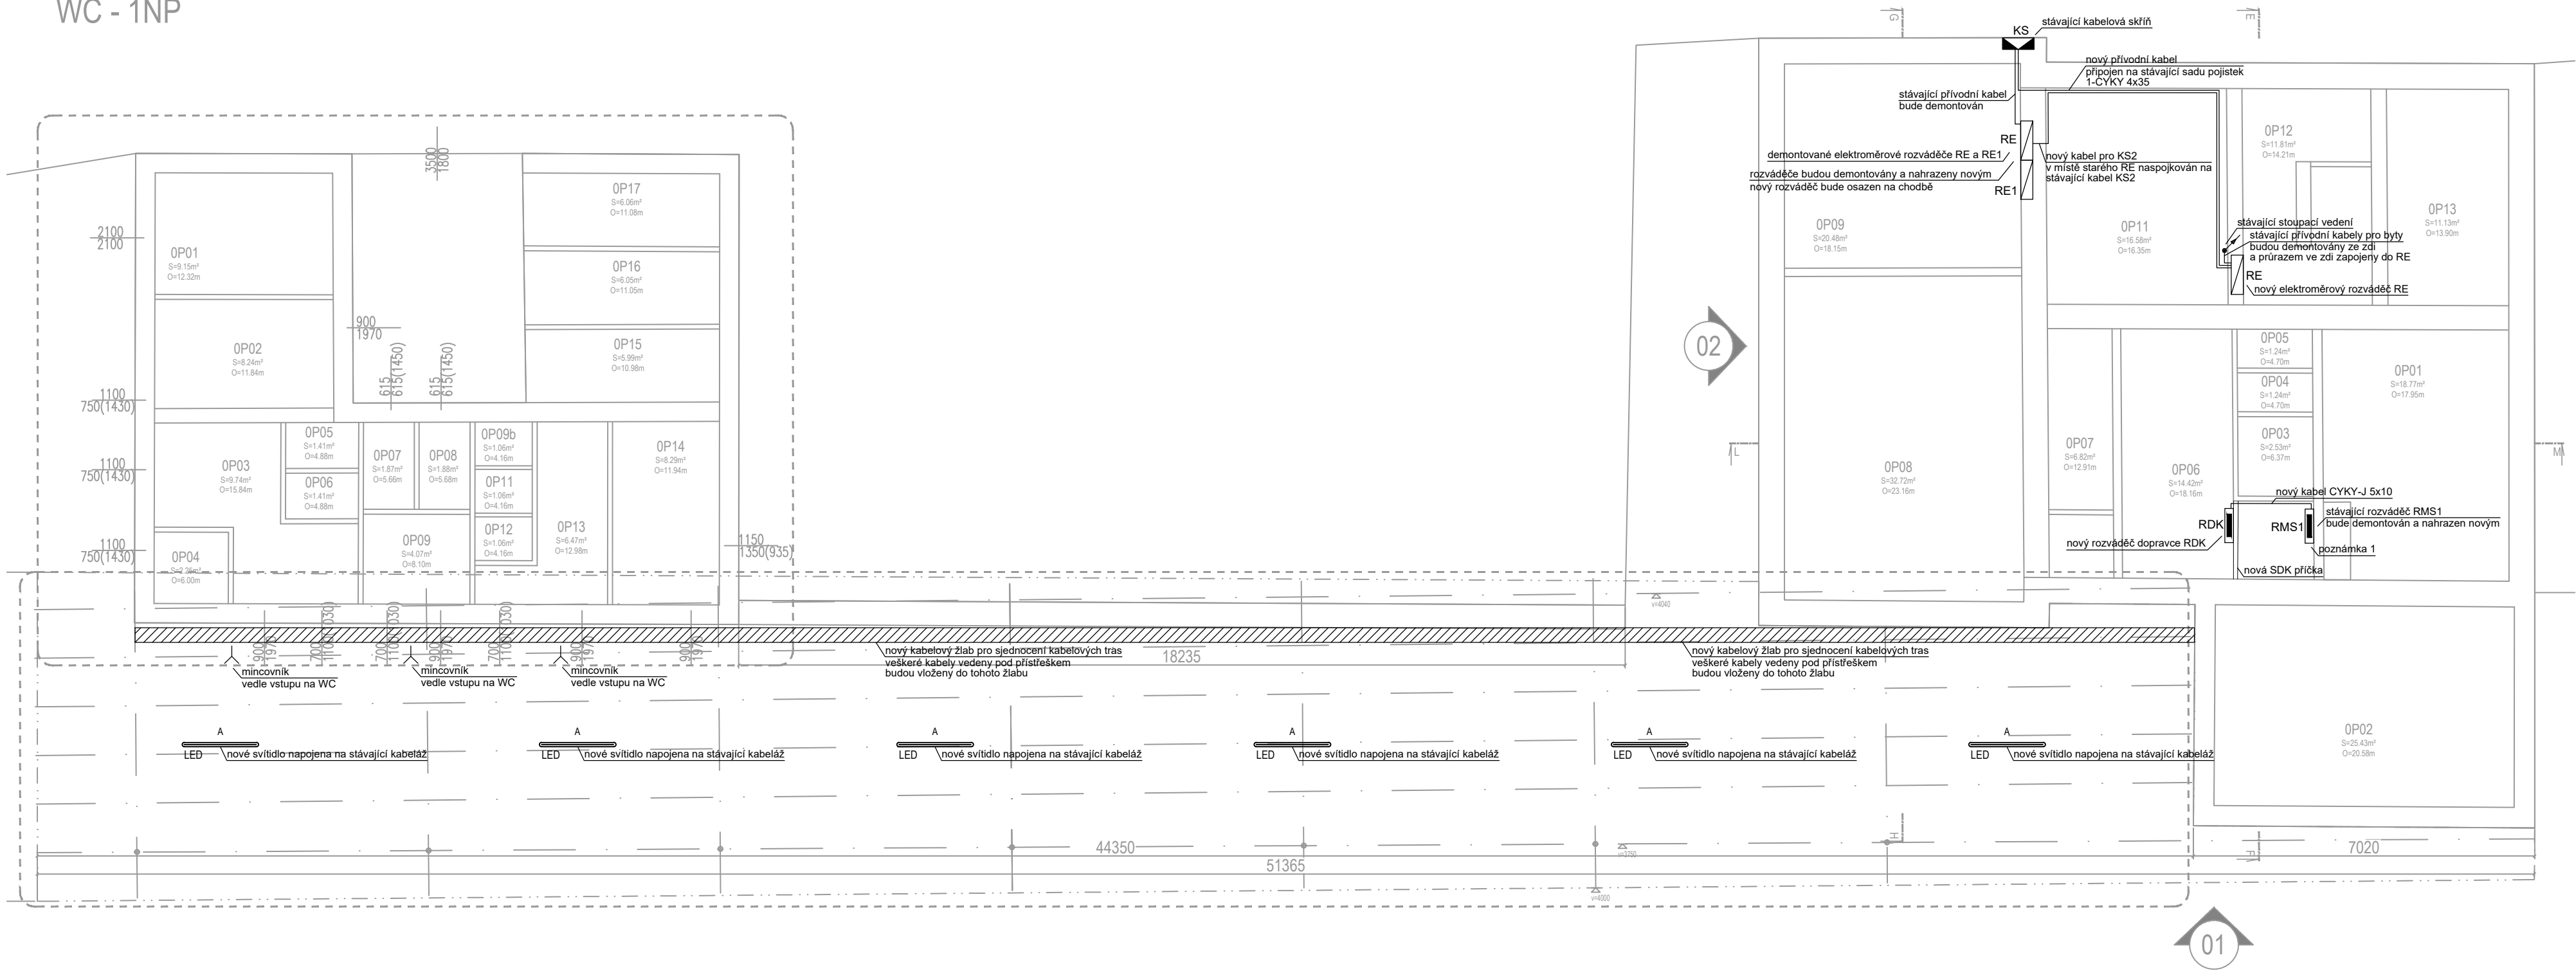


Poznámka 1:
Stávající rozváděč RMS1 bude demontován a nahrazen novým rozváděčem.
Dnes již nefunkční obvody budou demontovány.
Jističí prvky stávajících obvodů budou nahrazeny novými o stejných parametrech.
Do rozváděče RMS1 budou doplněny pojistky 3x32A pro jističí přívodního kabelu nového rozváděče RDK.
Rozváděč RDK bude napájen kabelem CYKY-J 5x10mm².
Rozváděč RDK bude sloužit pro dopravce. Napájět bude místnost pokladen, kuchyňku toalety a kotelnu.

Poznámka osvětlení čekárny:
V rozváděči RMS1 bude upraveno ovládání osvětlení čekárny.
Do rozváděče budou pro ovládání osvětlení doplněny astrologické spínací hodiny.

Legenda - silnoproud :

- A LED venkovní LED svítidlo liniové, IP65, 1x32W, 4000K, 4400lm
- Kabelový žlab
- Vývod jednofázový
- RE Elektroměrový rozváděč
- Rx Rozváděč elektro
- KS Kabelová skříň
- Silové kabely typu CYKY
- Stoupací vedení

VYPRACOVAL:		ZODP. PROJEKTANT:		GENERÁLNÍ DODAVATEL PROJEKTU:		
Václav Procházka		Ing. Jaroslav Janeček		ENEX GROUP s.r.o.		
PMR elektro s.r.o.				Thunovská 179/12, Malá strana		
STAVEBNÍK:		Správa železnic, státní organizace		118 00, Praha 1		
		Dlážděná 1003/7, Nové město, 110 00, Praha				
NÁZEV AKCE:				DATUM: 04/2022		PARÉ:
 SPRÁVA ŽELEZNIC Jablonné nad Orlicí - oprava Nádražní 128, 561 64, Jablonné nad Orlicí p.č.: st.192, st.1314, k.ú. Jablonné nad Orlicí				FORMÁT: 594x420		
				MĚŘÍTKO: 1:100		
				STUPEŇ: PAS		
				NÁZEV VÝKRESU:		
PŮDORYS 1.NP				D.1.4.3		02