


PS 02-21-01 Odbočka Velká Chuchle, staniční zabezpečovací zařízení - kabelovod
M: 1:250

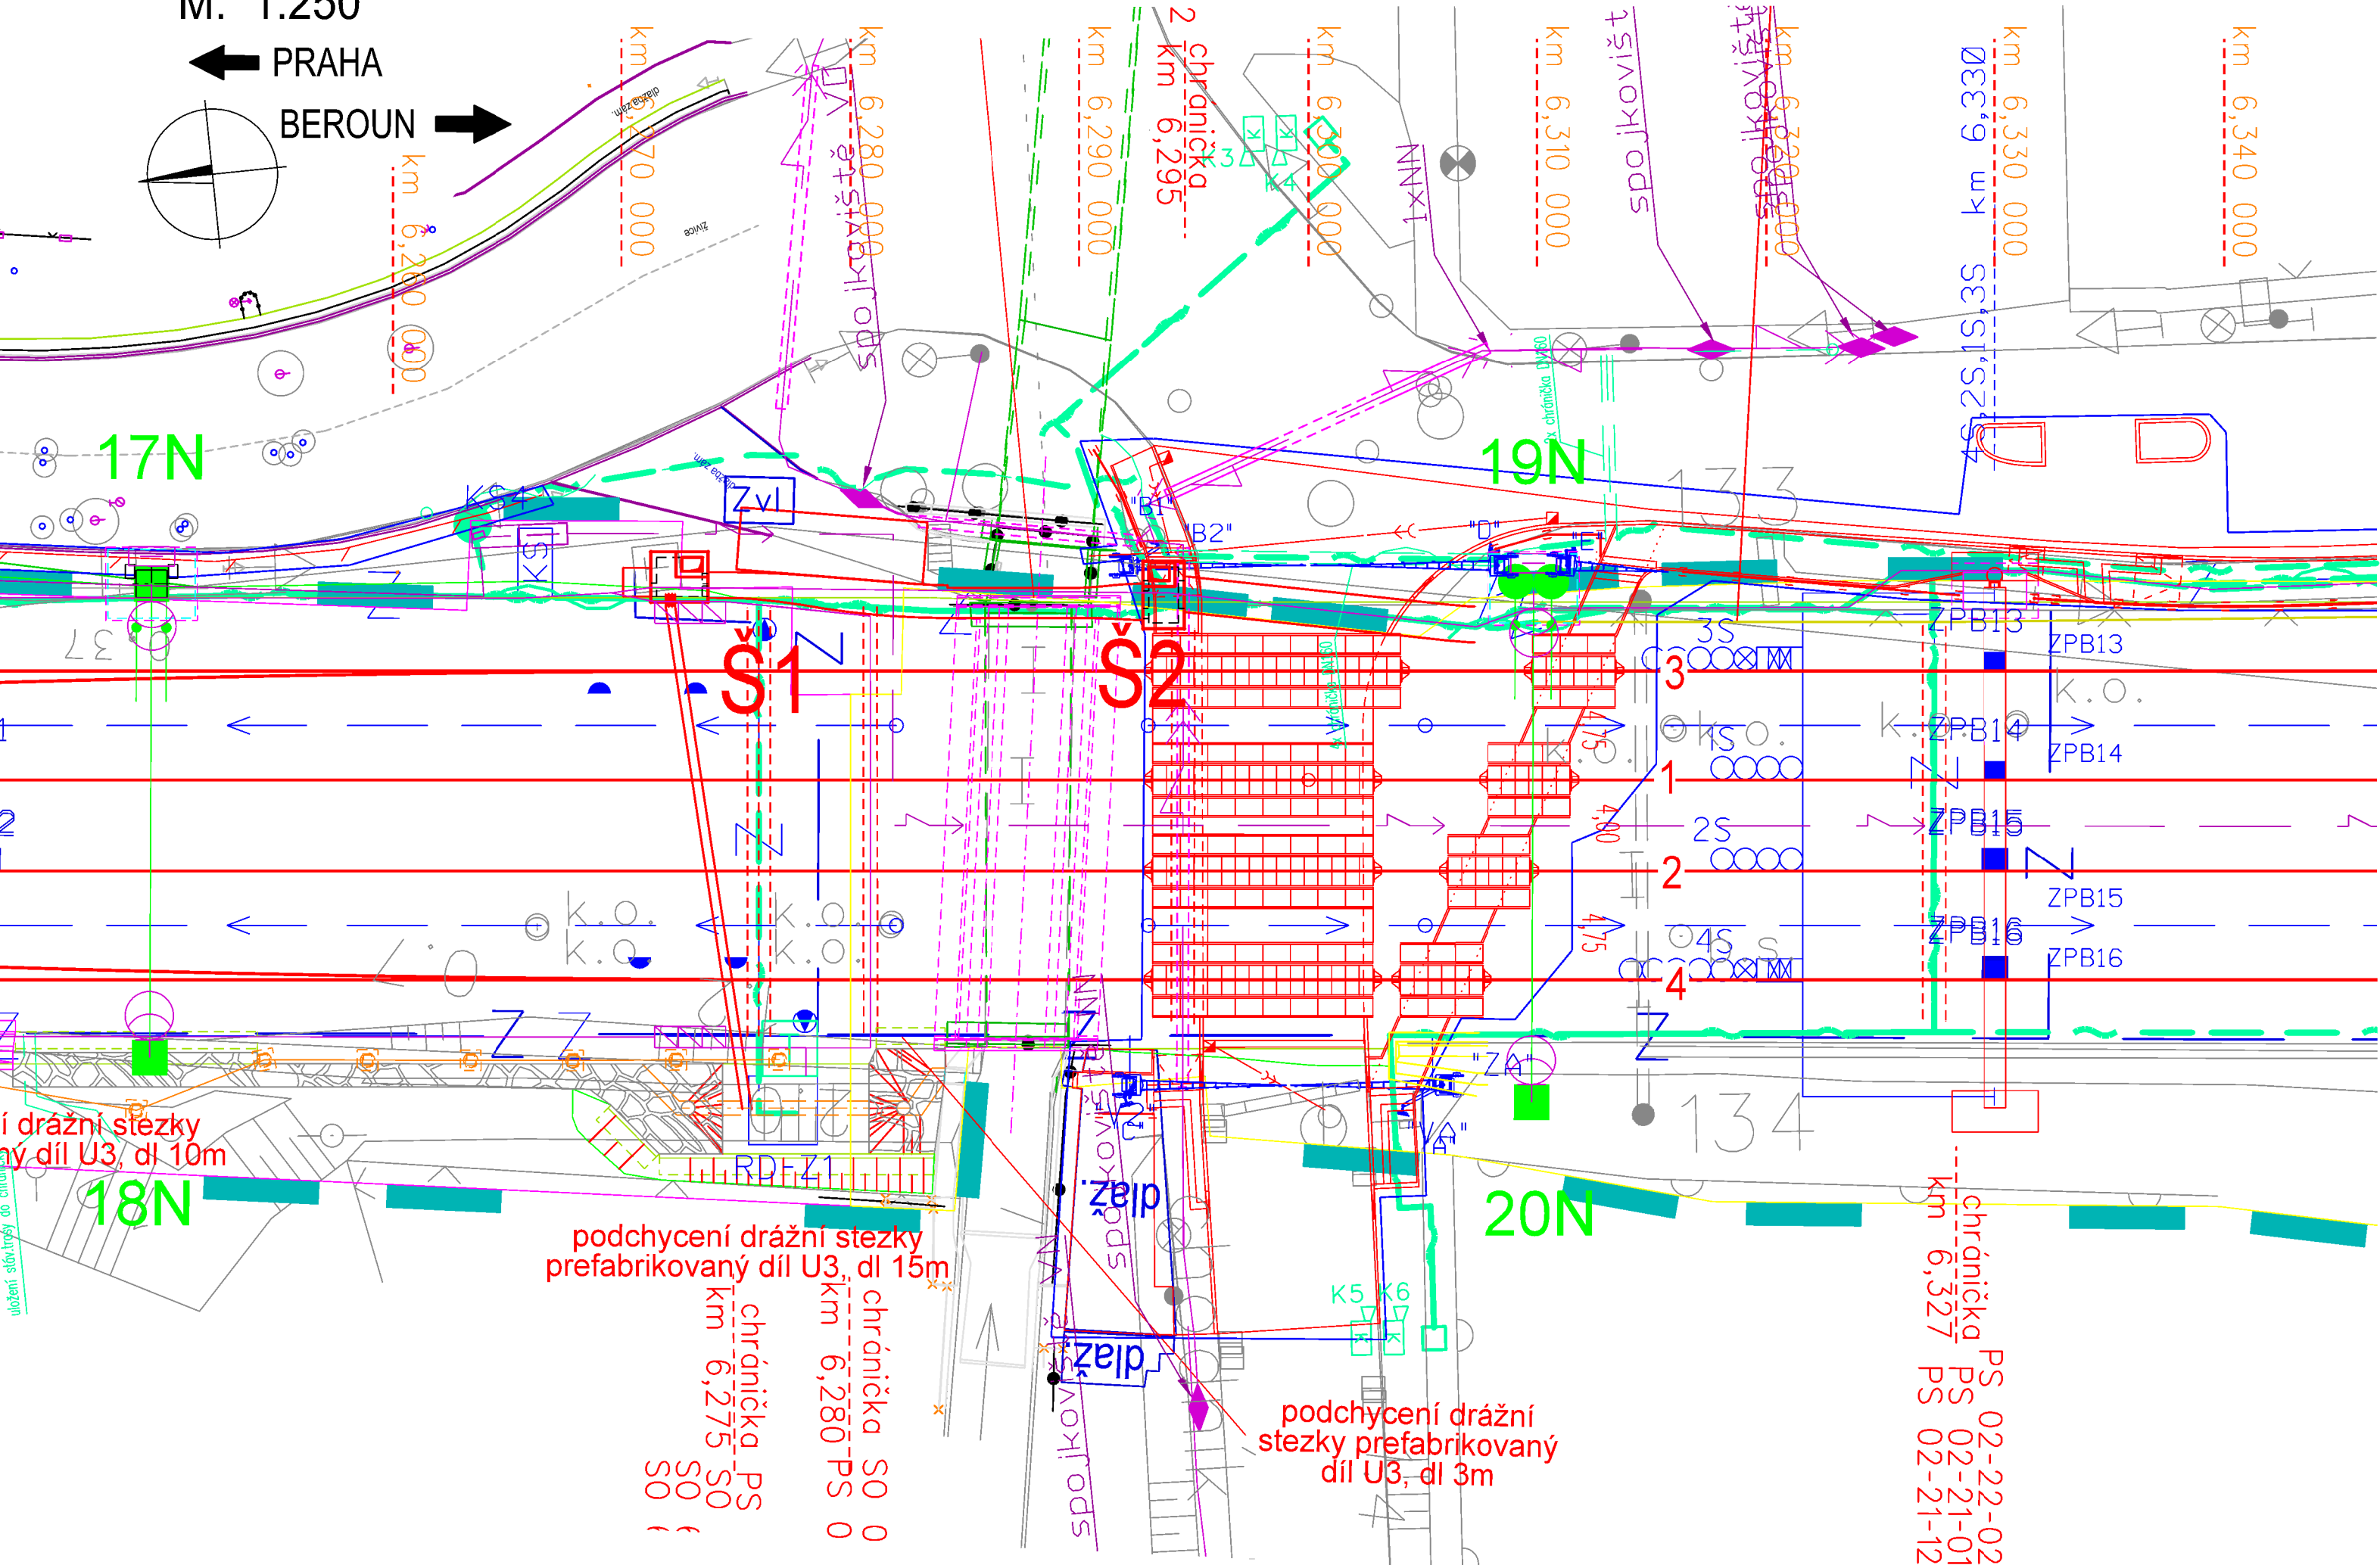

Spolufinancováno Evropskou unií
Nástroj pro propojení Evropy

PS 02-21-01
D.1.1.1.E
ZMĚNA Č. 2

VÝŠKOVÝ SYSTÉM Bpv SOUŘADNICOVÝ SYSTÉM S-JTSK

Číslo změny:	Obsah změny:	Datum změny:
01	Změna polohy šachty Š1 - doplnění lávky	03/2021
02	-	-
03	-	-

Objednatel:



Správa železniční dopravní cesty, státní organizace
Dlážděná 1003/7
110 00 Praha 1

Generální projektant:



SUDOP PRAHA a.s.
Olšanská 1a, 130 80 Praha 3
tel.: +420 267 094 111
e-mail: praha@sudop.cz

Hlavní inženýr projektu:
ING. MIROSLAV KRSEK

Garant profese:
ING. MARTIN NÁPRAVNÍK

Středisko:
ARCHITEKTURY A POZEMNÍCH STAVEB

Vedoucí střediska:
ING. ONDŘEJ KAFKA

Odpovědný projektant SO, IO, PS:
JAN ČAPEK

Vypracoval:
JAN ČAPEK

Kontroloval:

Název akce:
OPTIMALIZACE TRATI
PRAHA SMÍCHOV (MIMO) - ČERNOŠICE (MIMO), 2. etapa:
Mimoúrovňňové křížení Velká Chuchle, varianta nadjezd

Číslo smlouvy:
16-059.250

Část:
PS 02-21-01 Odbočka Velká Chuchle, staniční zabezpečovací zařízení
Část E - kabelovod

Projektový stupeň:
PROJEKT

Název přílohy:
SITUACE

Datum:
09/2018

Číslo části:
D.1.1.1.E

Měřítko:
1:250

Počet formátů:
3 A4

Číslo přílohy:
02.1