


19-305.230 - REVITALIZACE TRATI KOSTELEČ - TELČ - SLAVONICE
KOORDINAČNÍ SITUACE STAVBY
STANIČENÍ, km 50.100 - km 50.900, SITUACE 1:1000

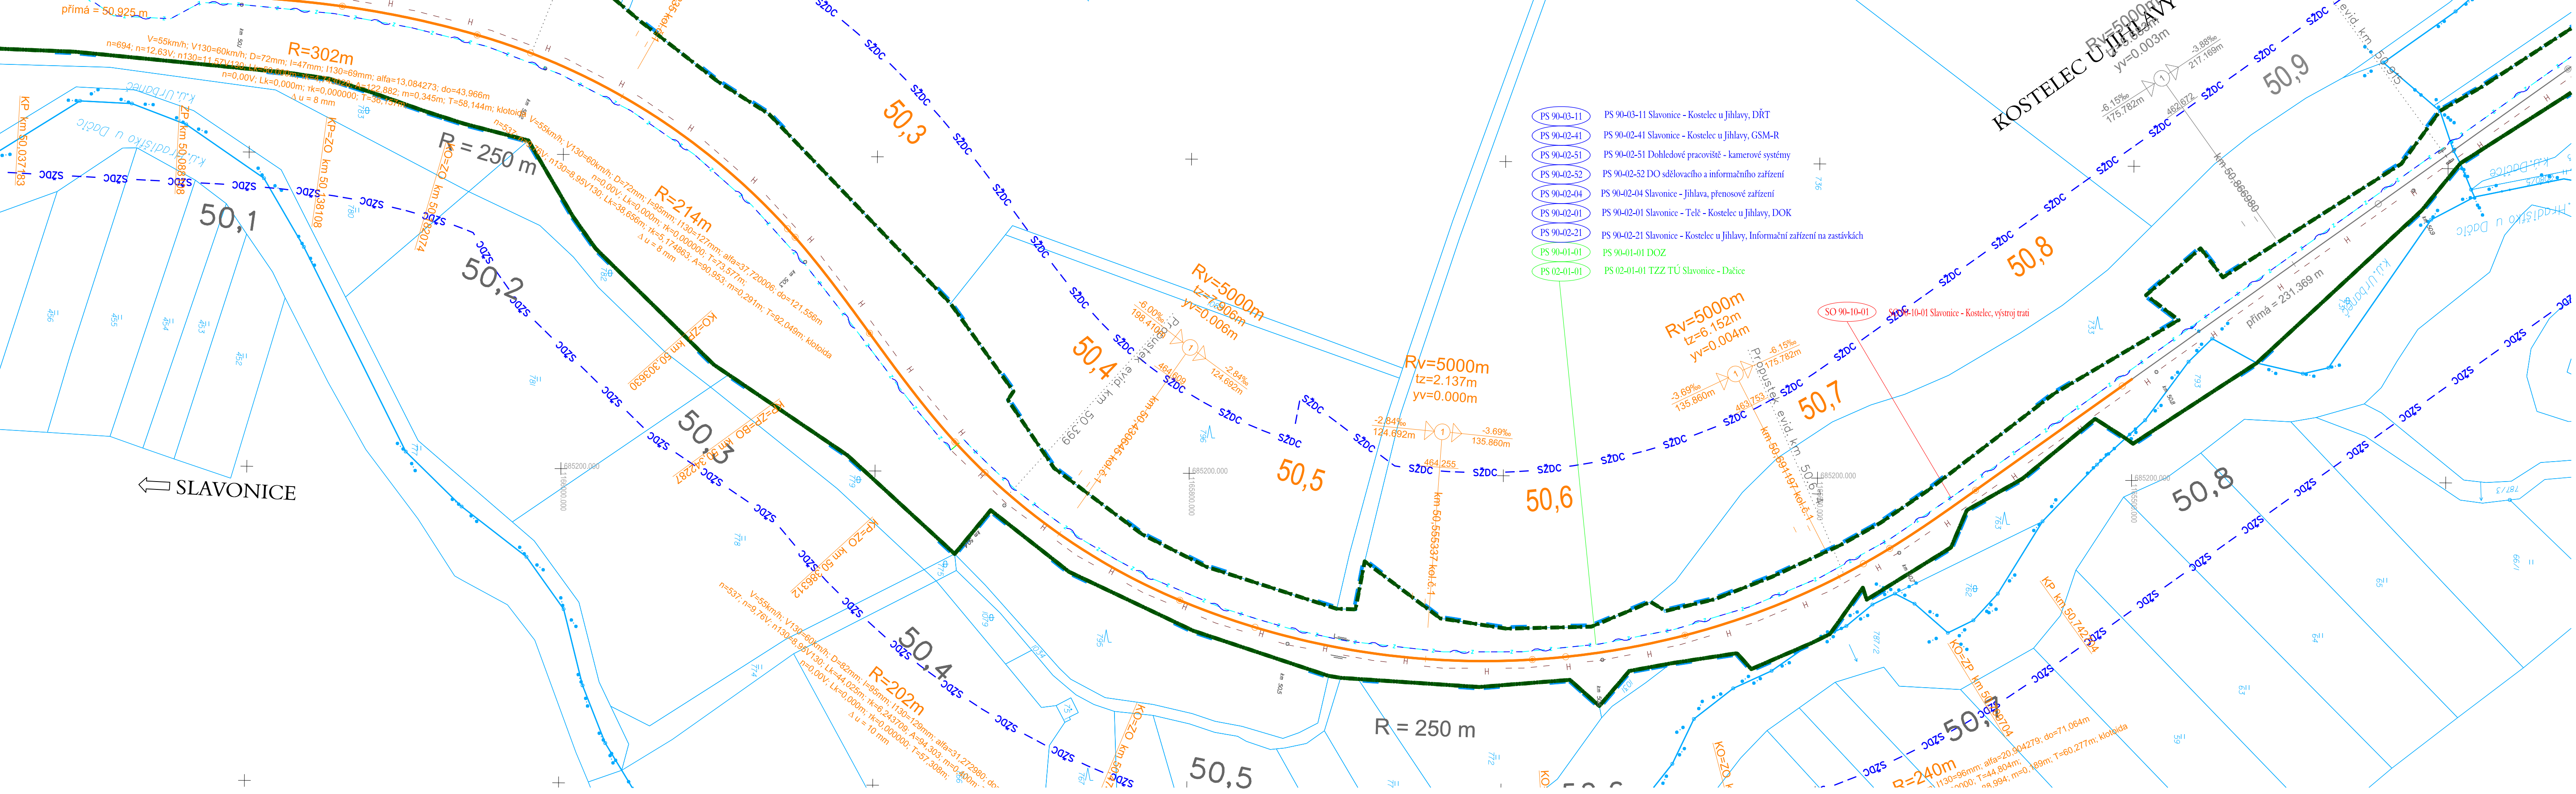

LEGENDA:

- NÁVRH
- DEMOLICE
- ZAMĚŘENÍ STÁVAJÍCÍHO STAVU
- NÁVAZNÉ INVESTICE, SOUBĚŽNÉ STAVBY
- KATASTRÁLNÍ MAPA - HRANICE POZEMKŮ
- KATASTRÁLNÍ MAPA - SLUČKOVÁ HRANICE
- KATASTRÁLNÍ MAPA - HRANICE KATASTRÁLNÍCH ÚZEMÍ
- HRANICE DRÁŽNÍHO POZEMKU
- OCHRANNÉ PÁSMA SŽDC
- HRANICE STAVBY
- TRATIVOD DN150
- HRANICE NEBEZPEČNÉHO PÁSMO PŘEJEZDU
- OCÉLOVÉ ZÁBRADÍ
- ZS
- POZEMNÍ KOMUNIKACE
- PROVIZORNÍ KOMUNIKACE
- CHODNÍK
- NÁSTUPIŠTĚ
- REKULTIVACE
- PŘEJEZDY
- ÚPRAVA ZPEVNĚNÝCH PLOCH
- SVAH ZÁŘEZU
- SVAH NÁSPU
- ZELENÍ (OHUMUSOVÁNÍ A OSETÍ TRAVNIN SEMENEM)
- LAMPA VEŘEJNÉHO OSVĚTLENÍ
- NÁVĚSTIDLO
- PS1140/60
- P10410/34
- KS1
- PEDOLOGICKÝ VRT (2013)
- ARCHIVNÍ GEOLOGICKÝ VRT
- KOPANÁ SONDA (2013)

POZNÁMKY:

- ZÁKRES INŽENÝRSKÝCH SÍTÍ JE ORIENTAČNÍ A ODPOVÍDÁ PODKLADŮM PŘEDANÝCH JEDNOTLIVÝMI VLASTNÍKY POPŘ. JEJICH SPRÁVCI. PŘED ZAPOČETÍM ZEMNÍCH PRACÍ JE POVINNOSTI ZHOTOVITELÉ PROVÉST VYTÝČENÍ TRASY PODZEMNÍHO VEDENÍ A DODRŽET OCHRANNÉ PÁSMA A PODMÍNKY V TOMTO OCHRANNÉM PÁSMU.
- PŘESNOST VYTÝČENÍ DLE ČSN 730420-1, ČSN 730420-2. PRO VYTÝČENÍ BUDE POUŽITA PLATNÁ A OVĚŘENÁ VYTÝČOVACÍ SÍŤ STAVBY.
- Z DŮVODU PŘEHLEDNOSTI NEJSOU VYKRESLENA OCHRANNÁ PÁSMA JEDNOTLIVÝCH INŽ. SÍTÍ.
- SEZNAM PS A SO JE UVEDEN V PŘÍLOZE č. 00.

STÁVAJÍCÍ INŽENÝRSKÉ SÍŤ:

- VODOVOD - VAS JIHLAVA
- VODOVOD - KOSTELECKÉ UZENINY
- VODOVOD - OBEC JEZDOVICE
- VODOVOD - OBEC HODICE
- VODOVOD - OBEC ČERNÍČ
- VODOVOD - OBEC CIZKRAJOV
- VODOVOD - ČEVAK
- VODOVOD - SŽ s.o. - RSM BRNO
- VODOVOD - SŽ s.o. - SPS
- VODOVOD - TECHNICKÉ SLUŽBY TŘEŠŤ
- KANALIZACE DEŠŤOVÁ -- KOSTELECKÉ UZENINY
- KANALIZACE DEŠŤOVÁ - TECHNICKÉ SLUŽBY TŘEŠŤ
- KANALIZACE DEŠŤOVÁ - SŽ - SPS
- KANALIZACE SPLAŠKOVÁ - OBEC JEZDOVICE
- KANALIZACE SPLAŠKOVÁ - OBEC HODICE
- KANALIZACE SPLAŠKOVÁ - SŽ - SPS
- KANALIZACE JEDNOTNÁ - ČEVAK
- KANALIZACE JEDNOTNÁ - VAS JIHLAVA
- KANALIZACE JEDNOTNÁ - TECHNICKÉ SLUŽBY TŘEŠŤ
- KANALIZACE JEDNOTNÁ - OBEC ČERNÍČ
- KANALIZACE JEDNOTNÁ - SŽ - SPS
- KANALIZACE OBOECNÁ - KOSTELECKÉ UZENINY
- KANALIZACE BEZ ROZLIŠENÍ - SŽ - RSM BRNO
- KANALIZACE BEZ ROZLIŠENÍ - SŽ - SPS
- PLYN NTL - GRIDSERVICES
- PLYN STL - GRIDSERVICES
- PLYN STL VYŘAZENÝ - KOSTELECKÉ UZENINY
- PLYN STL - KOSTELECKÉ UZENINY
- PLYN STL - E.ON
- PLYN VTL - GRIDSERVICES
- PLYN VTL - NET4GAS
- PLYN VTL - E.ON
- PLYN - SŽ - RSM BRNO
- KABEL NN do 1kV PODZEMNÍ - VODAFONE
- KABEL NN do 1kV PODZEMNÍ - KOSTELECKÉ UZENINY
- KABEL NN do 1kV PODZEMNÍ - ZD SEDLEJOV
- KABEL NN do 1kV PODZEMNÍ - CETIN
- KABEL NN do 1kV PODZEMNÍ K ČOV - OBEC JEZDOVICE
- KABEL NN do 1kV NADZEMNÍ - E.ON

PŘELOŽKY INŽENÝRSKÝCH SÍTÍ:

- KABEL VO PODZEMNÍ - SPRÁVCE
- VODOVOD - SPRÁVCE
- KANALIZACE DEŠŤOVÁ - SPRÁVCE
- KANALIZACE SPLAŠKOVÁ - SPRÁVCE
- KABEL NN do 1kV PODZEMNÍ - SPRÁVCE
- KABEL VN do 35 kV PODZEMNÍ - SPRÁVCE
- KABEL VVN do 110 kV NADZEMNÍ - SPRÁVCE
- OPTICKÝ KABEL PODZEMNÍ - SPRÁVCE
- OPTICKÝ KABEL NADZEMNÍ - SPRÁVCE
- SDK KABEL PODZEMNÍ - SPRÁVCE
- SDK KABEL NADZEMNÍ - SPRÁVCE
- METALICKÝ KABEL PODZEMNÍ - SPRÁVCE
- METALICKÝ KABEL NADZEMNÍ - SPRÁVCE
- PLYN NTL - SPRÁVCE
- PLYN STL - SPRÁVCE
- PLYN VTL - SPRÁVCE
- KABEL NN PODZEMNÍ - SŽDC s.o. SEE
- KABEL NN NADZEMNÍ - SŽDC s.o. SEE
- ZABEZPEČOVACÍ KABEL PODZEMNÍ - SŽDC s.o. SSZT
- SDĚLOVACÍ KABEL PODZEMNÍ - SŽDC s.o. SSZT
- TRAKČNÍ VEDENÍ
- MAGISTRÁLNÍ ROZVOD 22kV
- TELEKOMUNICAČNÍ KABEL PODZEMNÍ - ČD-TELEMATIKA a.s.
- TELEKOMUNICAČNÍ KABEL NADZEMNÍ - ČD-TELEMATIKA a.s.
- LAMPA VEŘEJNÉHO OSVĚTLENÍ - SPRÁVCE

LEGENDA USES:

- EVROPSKÝ VÝZNAMNÁ LOKALITA
- NÁRODNÍ PŘÍRODNÍ REZERVACE
- PŘÍRODNÍ REZERVACE
- PŘÍRODNÍ PAMÁTKA
- OCHRANNÁ PÁSMO ZVLÁŠTĚ CHRÁNĚNÝCH ÚZEMÍ
- LOKÁLNÍ BIOKORIDOR
- LOKÁLNÍ BIOCENTRUM
- REGIONÁLNÍ/NADREGIONÁLNÍ BIOKORIDOR
- REGIONÁLNÍ/NADREGIONÁLNÍ BIOCENTRUM





ČISTOPIS 11/2020

Číslo změny:	Obsah změny:	Datum změny:
01	-	-
02	-	-
03	-	-

Objednatel:	Správa železnic, státní organizace Dlážděná 1007, 110 00 Praha 1
Zhotovitel:	Účastníci Společnosti "SP+SEU+SIGPROJ_Kostelec-Slavonice_DÚR"
	Stavěbní správa západ Sokolovská 278/1955, 190 00 Praha 9

SUDOP PRAHA	SUDOP EU	signal PROJEKT
-------------	----------	----------------

Správc:	SUDOP PRAHA a.s. Olšanská 1a, 1 80 Praha 3 tel.: +420 267 094 111 e-mail: praha@sudop.cz	Vedoucí týmu:	ING. STANISLAV JAROŠ	Asistent vedoucího týmu:	ING. LUKÁŠ PÁNIK
				Specialista profese:	-

Středisko: PROJEKTOVÉ STŘEDISKO PLZEŇ			
Vedoucí střediska: 	Odpovědný projektant SO / ID, PS: 	Vypracoval: 	Kontroloval: 
ING. OTA HELLER	ING. JAN VOŽECH	ING. MICHAL NEJD	ING. LUKÁŠ PÁNÍK

Název akce:	19-305.230	Číslo smlouvy:	19-305.230
Revitalizace trati Kostelec - Telč - Slavonice	DÚR	Projektový stupeň:	DÚR
Část:	11/2020	Datum:	11/2020
Situáční výkresy	C.3	Číslo části:	C.3
Název přílohy:	Měřítko: 1:1000	Počet formátů:	8x44
Koordináční situační výkres	Číslo přílohy:		12