


19-305.230 - REVITALIZACE TRATI KOSTELEČ - TELČ - SLAVONICE
KOORDINAČNÍ SITUACE STAVBY
STANIČENÍ, km 53.200 - km 54.200, SITUACE 1:1000

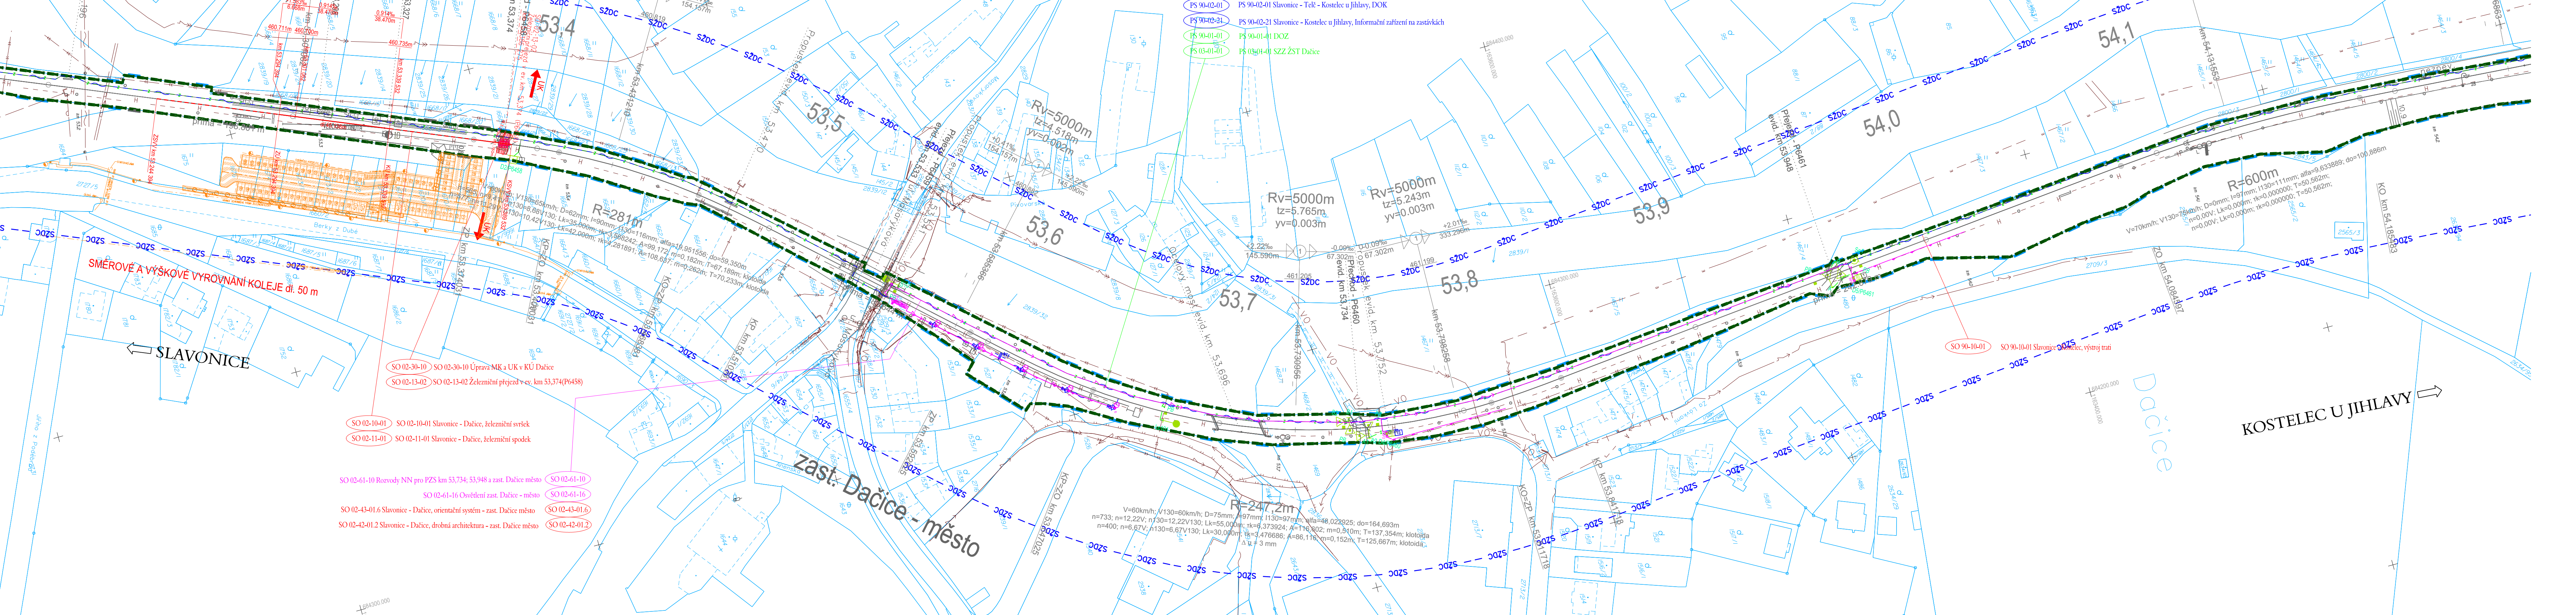

LEGENDA:

- NÁVRH
- DEMOLICE
- ZAMĚŘENÍ STÁVAJÍCÍHO STAVU
- NÁVAZNÉ INVESTICE, SOUBĚŽNÉ STAVBY
- KATASTRÁLNÍ MAPA - HRANICE POZEMKŮ
- KATASTRÁLNÍ MAPA - SLUČKOVÁ HRANICE
- HRANICE DRAŽNÍHO POZEMKU
- OCHRANNÉ PÁSMO SZDC
- HRANICE STAVBY
- TRATIVOD DN150
- HRANICE NEBEZPEČNÉHO PÁSMU PŘEJEZDU
- OCÉLOVÉ ZÁBRADLÍ
- ZS
- POZEMNÍ KOMUNIKACE
- PROVIZORNÍ KOMUNIKACE
- CHODNÍK
- NÁSTUPNÍSTĚ
- REKULTIVACE
- PŘEJEZDY
- ÚPRAVA ZPEVNĚNÝCH PLOCH
- SVAH ZÁŘEZU
- SVAH NÁSPU
- ZELÉN (OHUMUSOVÁNÍ A OSETÍ TRAVNÍM SEMENEM)
- LAMPA VEŘEJNÉHO OSVĚTLENÍ
- NÁVĚSTIDLO
- PS1140R80
- ARCHIVNÍ GEOLOGICKÝ VRT
- KOPANÁ SONDA (2013)

STÁVAJÍCÍ INŽENÝRSKÉ SÍTĚ:

- VODOVOD - VAS JIHLAVA
- VODOVOD - KOSTELECKÉ UZENINY
- VODOVOD - OBEC JEZDOVICE
- VODOVOD - OBEC HODICE
- VODOVOD - OBEC ČERNÍČ
- VODOVOD - OBEC CIZKRAJOV
- VODOVOD - ČEVAK
- VODOVOD - SZ s.o. - RSM BRNO
- VODOVOD - SZ s.o. - SPS
- VODOVOD - TECHNICKÉ SLUŽBY TŘEŠŤ
- KANALIZACE DEŠŤOVÁ - KOSTELECKÉ UZENINY
- KANALIZACE DEŠŤOVÁ - TECHNICKÉ SLUŽBY TŘEŠŤ
- KANALIZACE DEŠŤOVÁ - SZ - SPS
- KANALIZACE SPALŠKOVÁ - OBEC JEZDOVICE
- KANALIZACE SPALŠKOVÁ - OBEC HODICE
- KANALIZACE SPALŠKOVÁ - SZ - SPS
- KANALIZACE JEDNOTNÁ - ČEVAK
- KANALIZACE JEDNOTNÁ - VAS JIHLAVA
- KANALIZACE JEDNOTNÁ - TECHNICKÉ SLUŽBY TŘEŠŤ
- KANALIZACE JEDNOTNÁ - OBEC ČERNÍČ
- KANALIZACE JEDNOTNÁ - SZ - SPS
- KANALIZACE OBECNÁ - KOSTELECKÉ UZENINY
- KANALIZACE BEZ ROZLIŠENÍ - SZ - RSM BRNO
- KANALIZACE BEZ ROZLIŠENÍ - SZ - SPS
- PLYN NTL - GRIDSERVICES
- PLYN STL - GRIDSERVICES
- PLYN STL VYŘAZENÝ - KOSTELECKÉ UZENINY
- PLYN STL - KOSTELECKÉ UZENINY
- PLYN STL - E.ON
- PLYN VTL - GRIDSERVICES
- PLYN VTL - NET4GAS
- PLYN VTL - E.ON
- PLYN - SZ - RSM BRNO
- KABEL NN DO 1KV PODZEMNÍ - VODAFONE
- KABEL NN DO 1KV PODZEMNÍ - KOSTELECKÉ UZENINY
- KABEL NN DO 1KV PODZEMNÍ - ZD SEDLEJOV
- KABEL NN DO 1KV PODZEMNÍ - CETIN
- KABEL NN DO 1KV PODZEMNÍ K OV - OBEC JEZDOVICE
- KABEL NN DO 1KV NADZEMNÍ - E.ON

PŘELOŽKY INŽENÝRSKÝCH SÍTÍ:

- KABEL VO PODZEMNÍ - SPRÁVCE
- VODOVOD - SPRÁVCE
- KANALIZACE DEŠŤOVÁ - SPRÁVCE
- KANALIZACE SPALŠKOVÁ - SPRÁVCE
- KABEL NN DO 1KV PODZEMNÍ - SPRÁVCE
- KABEL NN DO 1KV NADZEMNÍ - ČEPS
- KABEL VN DO 35KV PODZEMNÍ - SPRÁVCE
- KABEL VN DO 35KV NADZEMNÍ - SPRÁVCE
- KABEL VVN DO 110KV NADZEMNÍ - SPRÁVCE
- OPTICKÝ KABEL PODZEMNÍ - SPRÁVCE
- OPTICKÝ KABEL NADZEMNÍ - SPRÁVCE
- SDK KABEL PODZEMNÍ - SPRÁVCE
- SDK KABEL NADZEMNÍ - SPRÁVCE
- METALICKÝ KABEL PODZEMNÍ - SPRÁVCE
- METALICKÝ KABEL NADZEMNÍ - SPRÁVCE
- PLYN NTL - SPRÁVCE
- PLYN STL - SPRÁVCE
- PLYN VTL - SPRÁVCE
- KABEL NN PODZEMNÍ - SZDC s.o. SEE
- KABEL NN NADZEMNÍ - SZDC s.o. SEE
- ZABEZPEČOVACÍ KABEL PODZEMNÍ - SZDC s.o. SSZT
- SDĚLOVACÍ KABEL PODZEMNÍ - SZDC s.o. SSZT
- TRAKČNÍ VEDENÍ
- MAGISTRÁLNÍ ROZVOD 22kV
- TELEKOMUNICAČNÍ KABEL PODZEMNÍ - ČD-TELEMATIKA a.s.
- TELEKOMUNICAČNÍ KABEL NADZEMNÍ - ČD-TELEMATIKA a.s.
- LAMPA VEŘEJNÉHO OSVĚTLENÍ - SPRÁVCE

LEGENDA USES:

- EVROPSKÝ VÝZNAMNÁ LOKALITA
- NÁRODNÍ PŘÍRODNÍ REZERVACE
- PŘÍRODNÍ REZERVACE
- PŘÍRODNÍ PAMÁTKA
- OCHRANNÁ PÁSMO ZVLÁŠTĚ CHRÁNĚNÝCH ÚZEMÍ
- LOKÁLNÍ BIOKORIDOR
- LOKÁLNÍ BIOCENTRUM
- REGIONÁLNÍ/NADREGIONÁLNÍ BIOKORIDOR
- REGIONÁLNÍ/NADREGIONÁLNÍ BIOCENTRUM

ČISTOPIS 11/2020

VÝŠKOVÝ SYSTÉM BpV SOUŘADNICOVÝ SYSTÉM S-JTSK

Číslo změny:	Obsah změny:	Datum změny:
01	-	-
02	-	-
03	-	-

Objednatel: **SPRÁVA ŽELEZNIC** Správa železnic, státní organizace
Dílaždní 1007, 110 00 Praha 1

Stavění správa západ
Sokolovská 278/1955, 190 00 Praha 9

Zhotovitel: Účastníci Společnosti "SP+SEU+SIGPROJ_Kostelec-Slavonice_DÚR"

SUDOP PRAHA **SUDOP EU** **signal**

Správc: **SUDOP PRAHA a.s.** Vedoucí týmu: **ING. LUKÁŠ PÁNIK** Asistent vedoucího týmu: **ING. LUKÁŠ PÁNIK**
Olšanská 1a, 1 80 Praha 3
tel.: +420 267 094 111
e-mail: praha@sudop.cz

Sředitel: **PROJEKTOVÉ STŘEDISKO PLZEŇ** Vypracoval: **ING. MICHAL NEJDL** Kontroloval: **ING. LUKÁŠ PÁNIK**
Vedoucí střediska: **ING. OTA HELLER** Odpovědný projektant SO, VO, PS: **ING. JAN VOZECH**

Název akce: **REVITALIZACE TRATI KOSTELEČ - TELČ - SLAVONICE** Číslo smlouvy: **19-305.230**

Část: **DÚR** Projektový stupeň: **DÚR**

SITUACNÍ VÝKRESY Datum: **11/2020**

Název přílohy: **C.3** Číslo částí: **C.3**

Měřítko: **1:1000** Počet formátů: **9x44**

Číslo přílohy: **15**

KOORDINAČNÍ SITUACNÍ VÝKRES

POZNÁMKA:

- ZÁKRES INŽENÝRSKÝCH SÍTÍ JE ORIENTAČNÍ A ODPOVÍDÁ PODKLADŮM PŘEDANÝCH JEDNOTLIVÝMI VLASTNÍKY POPŘ. JEJICH SPRÁVCI.
PŘED ZAPOČETÍM ZEMNÍCH PRACÍ JE POVINNOSTÍ ZHOTOVITELÉ PROVÉST VYTÝČENÍ TRASY PODZEMNÍHO VEDENÍ A DODRŽET OCHRANNÉ PÁSMO A PODMÍNKY V TOMTO OCHRANNÉM PÁSMU.
- PŘESNOST VYTÝČENÍ DLE ČSN 730420-1, ČSN 730420-2.
PRO VYTÝČENÍ BUDE POUŽITA PLATNÁ A OVĚŘENÁ VYTÝČOVACÍ SÍŤ STAVBY.
- Z DŮVODU PŘEHLEDNOSTI NEJSOU VYKRESLENA OCHRANNÁ PÁSMO JEDNOTLIVÝCH INŽ. SÍTÍ.
- SEZNAM PS A SO JE UVEDEN V PŘÍLOZE č. 00.