




PŮDORYS STÁVAJÍCÍ
DEMOLOVANÉ ŠACHTY
M1:25

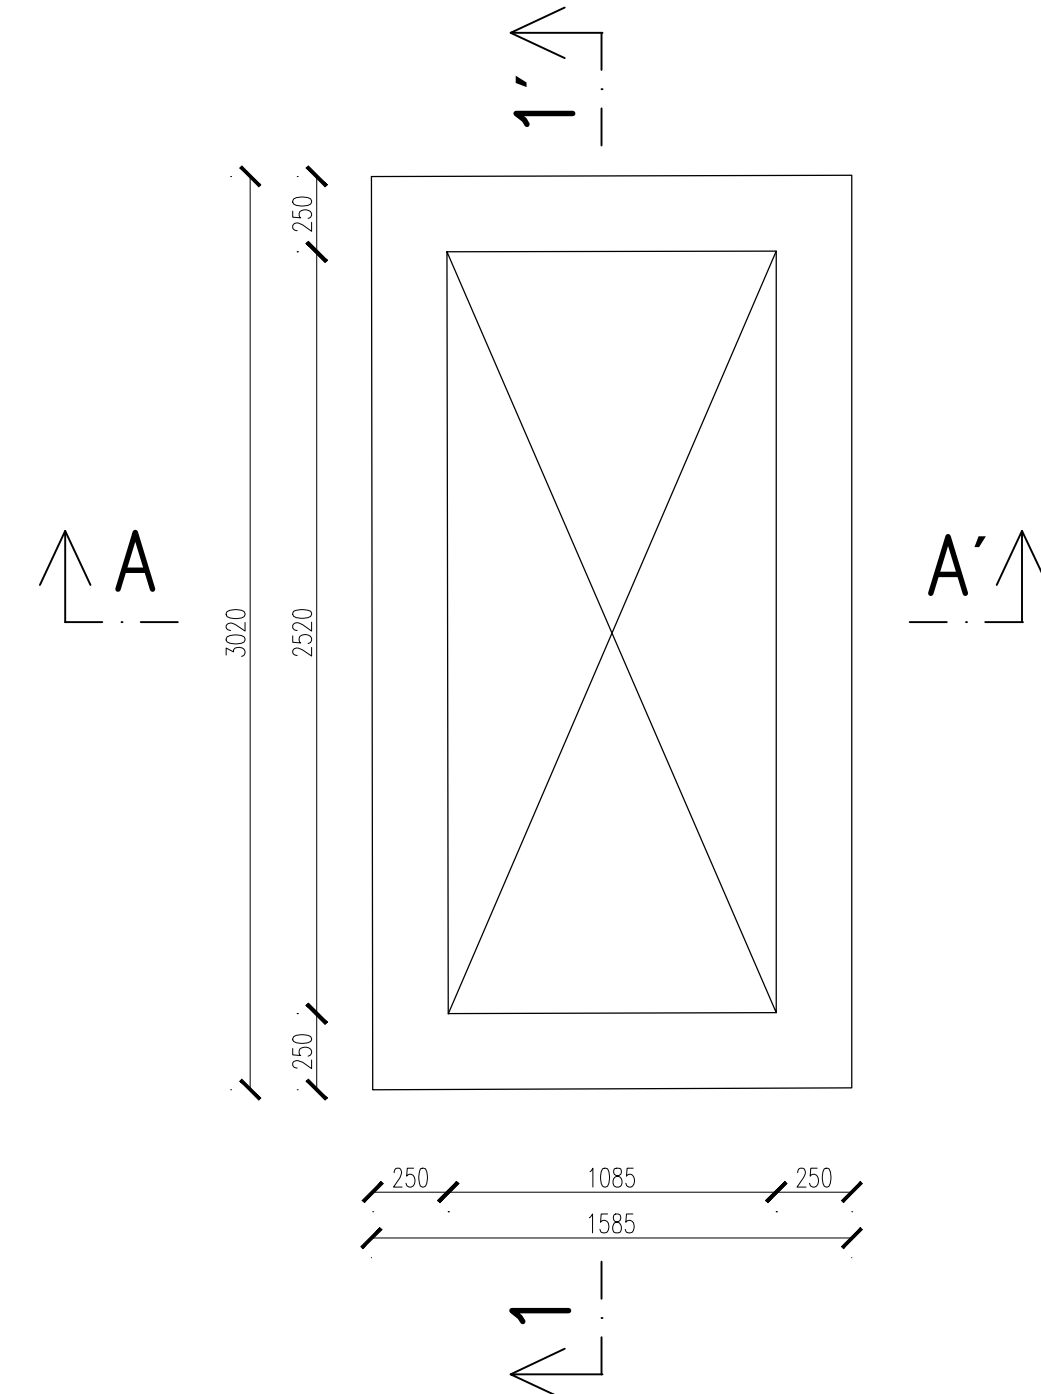


PODÉLNÝ ŘEZ 1-1'
M1:25

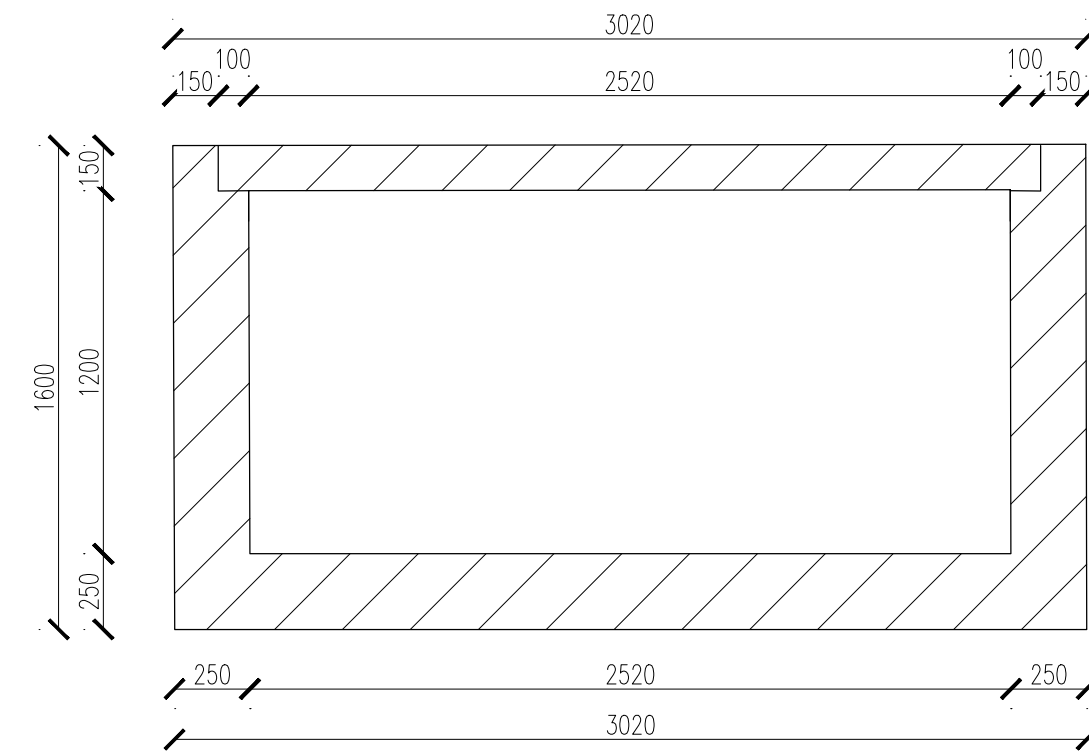


PŘÍČNÝ ŘEZ A-A'
M1:25

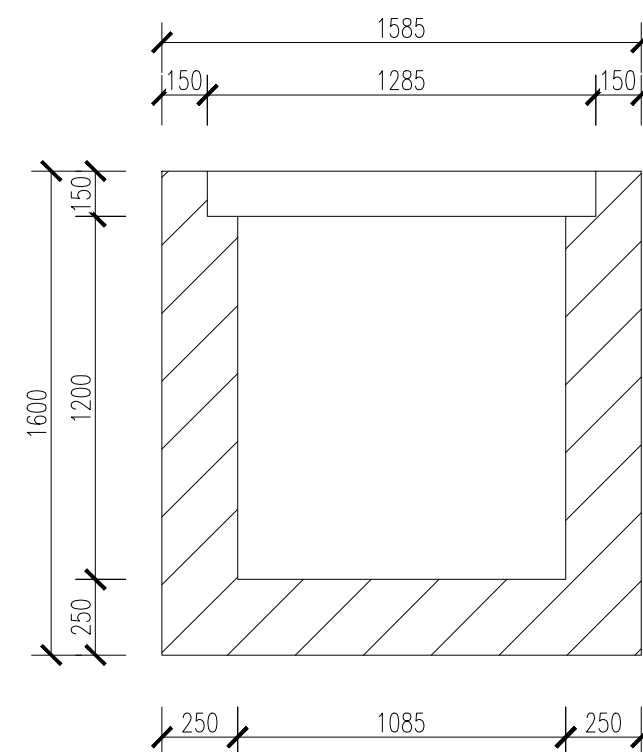


PŮDORYS STÁVAJÍCÍ
NASTAVOVANÉ ŠACHTY
M1:25

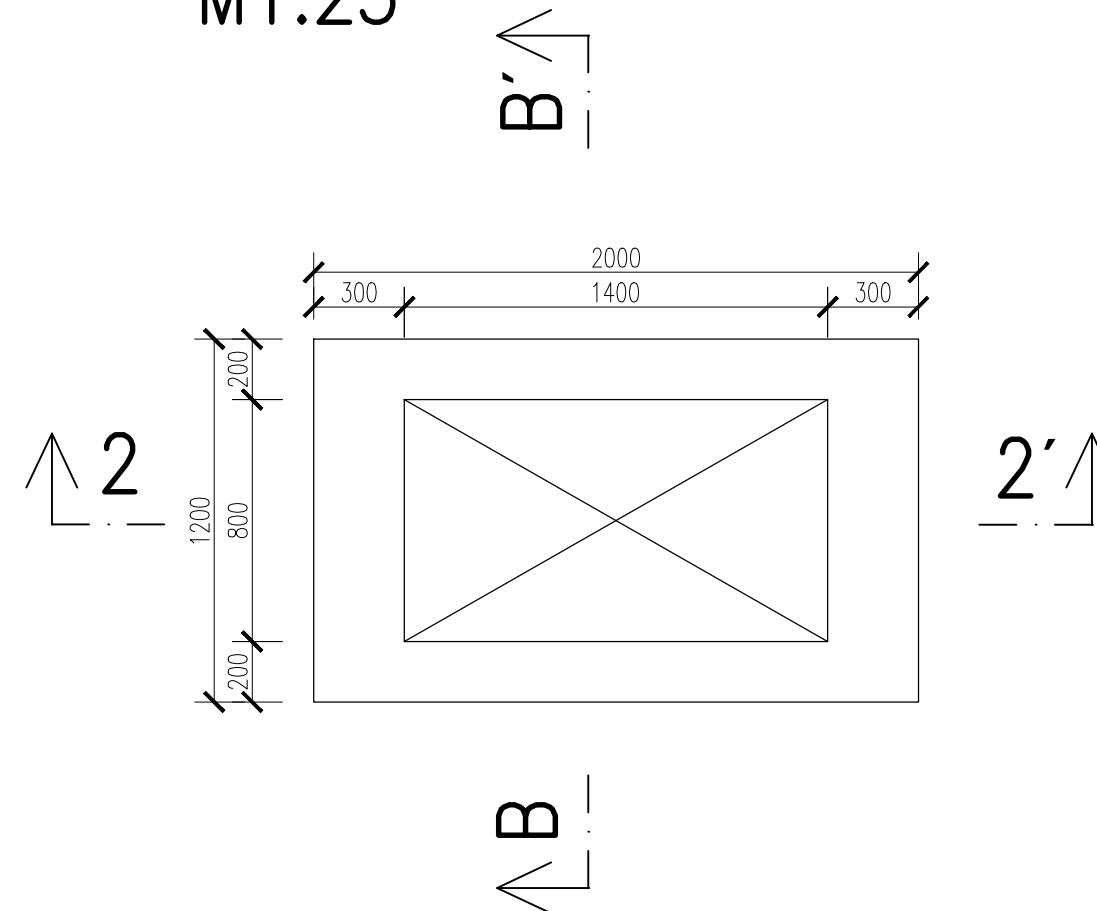

PODÉLNÝ ŘEZ 2-2'
M1:25

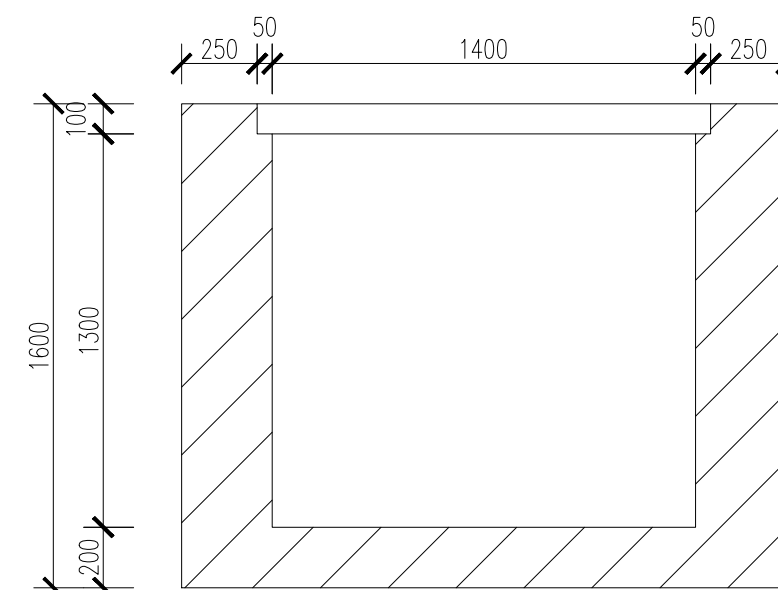

PODÉLNÝ ŘEZ B-B'
M1:25

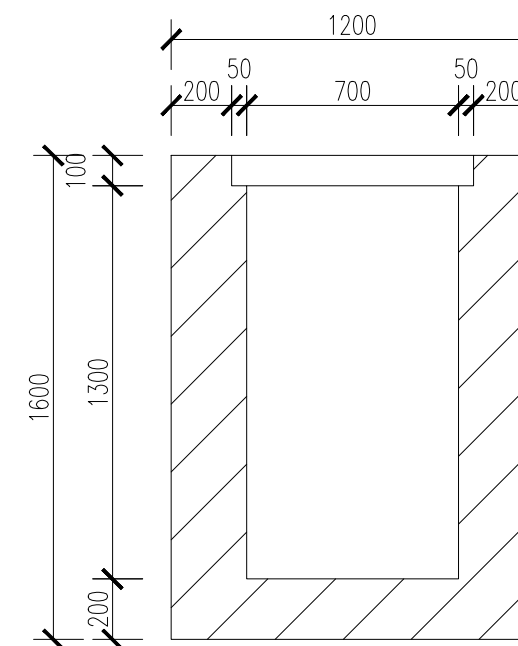

Souřadnicový systém: S-JTSK

Výškový systém: Bpv

Přehled verzí přílohy					
Číslo	Datum	Popis změny	Jméno	Podpis	
03	22.03.2021	Dokumentace pro vydání společného povolení	ŠIMON VANĚK		
02	17.12.2020	Dokumentace se zpracovanými připomínkami	ŠIMON VANĚK		
01	30.09.2020	Dokumentace k připomínkám	ŠIMON VANĚK		
Zadavatel:		Správa železnic, státní organizace Dlážděná 1003/7, Praha 1 - Nové Město 110 00 Správa železnic, Stavební správa západ Sokolovská 278/1955, Praha 9 190 00			
Zhotovitel:		PROJEKT servis spol. s r.o. U Elektry 830/2b, Praha 9 - Hloubětín 198 00 IČ: 49823141 tel.: 281 090 860 www.projekt-servis.cz firma@projekt-servis.cz			
Hlavní inženýr projektu:		Zástupce hlavního inženýra projektu			
Ing. Martin Koudelka		Ing. Michaela Kopálová			
Zpracovatel částí:		PROJEKT servis spol. s r.o. U Elektry 830/2b, Praha 9 - Hloubětín 198 00 IČ: 49823141 tel.: 281 090 860 www.projekt-servis.cz firma@projekt-servis.cz			
Vypracoval:		Kontroloval:	Odpovědný projektant:		
Šimon Vaněk		Ing. Michaela Kopálová		Ing. Martin Koudelka	
KRAJ: Praha		OKRES: Praha hl. m.		OU: Praha hl. m.	
Název akce:					
Přemístění haly pro OTV a zřízení integrovaného pracoviště OTV a ST v rámci OŘ Praha					
Část: D.2.1.9 KABELOVODY, KOLEKTORY			Číslo zakázky: ZAK-2019-06		
SO 10-40-01 ŽST Praha-Libeň, Kabelovod 404,85 - 405,10			Stupeň: DUSP + PDPS		
			Datum: 03/2021		
			Měřítko: 1:25		
			Formát: 5x44		
Příloha:			Verze:	Část:	Č. přílohy:
Stávající stav šachet			01	D.2.1.9.1	3