


PŮDORYS OTV 2NP  
M 1:50

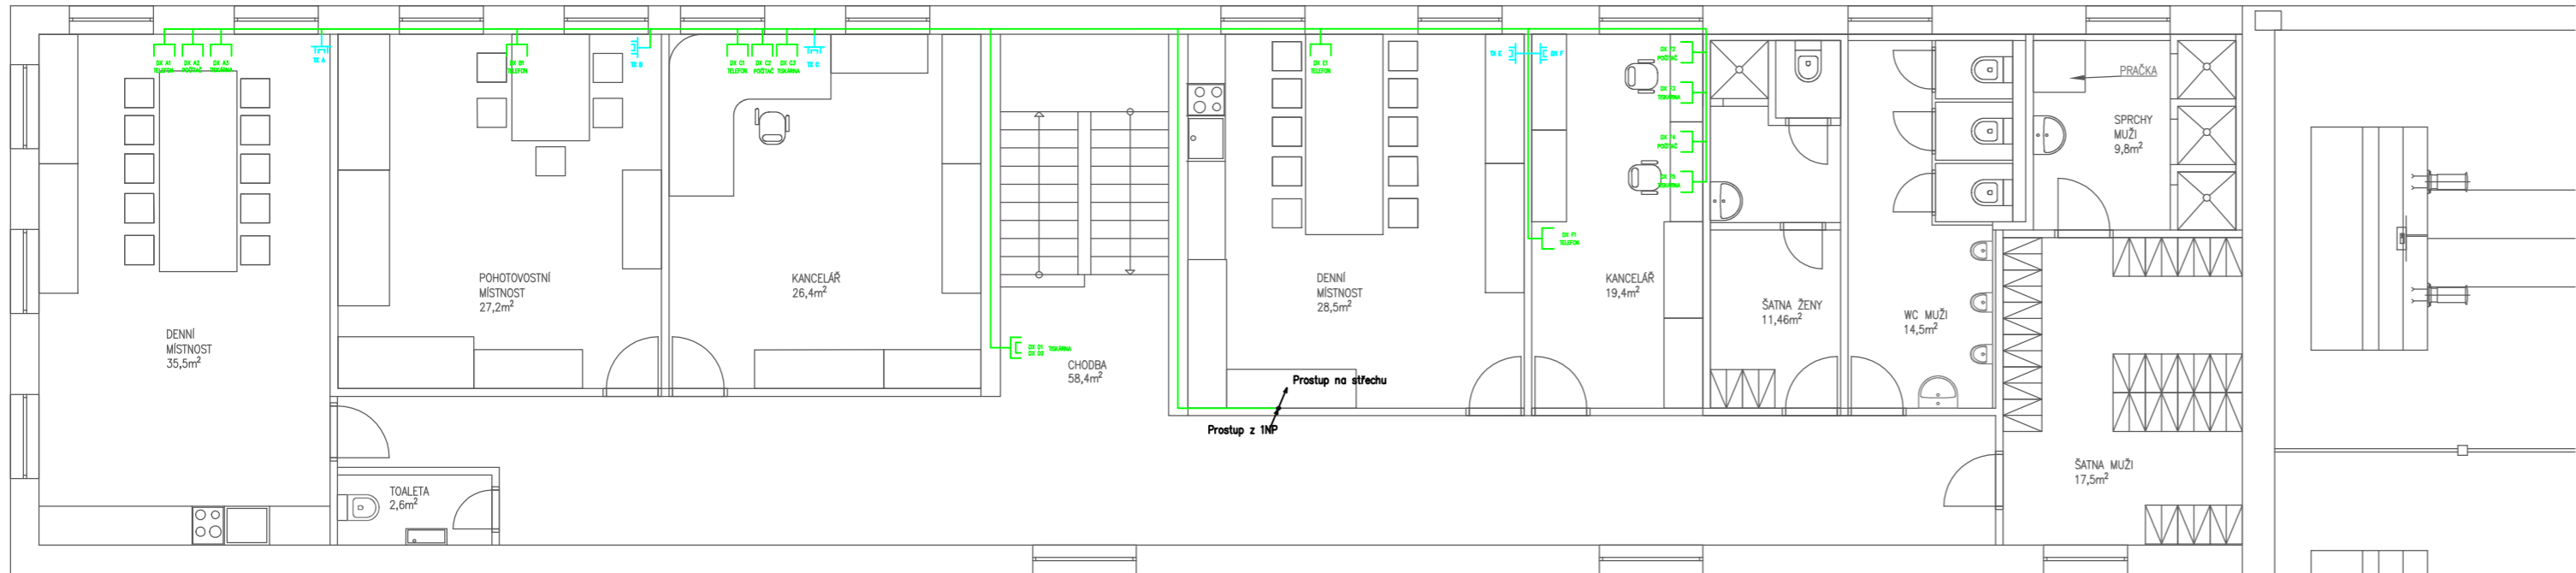

LEGENDA:

- Datové zásuvka
- Datové dvojjednotka
- Anténní zásuvka

A  
←

PŮDC  
M 1:



EVROPSKÁ UNIE  
Evropské strukturální a investiční fondy  
Operační program doprava

Ministerstvo dopravy  
Státní fond dopravní  
infrastruktury



Souřadnicový systém: S-JTSK

Výškový systém: Bpv

Přehled verzí přílohy

Číslo	Datum	Popis změny	Jméno	Podpis
02	17.12.2020	Dokumentace se zpracovanými připomínkami	Fárek Oldřich	
03	22.03.2021	DUSP+PDPS	Fárek Oldřich	
—	—	—	—	—

Zadavatel: **Správa železnic, státní organizace**  
Dlážděná 1003/7, Praha 1 - Nové Město 110 00  
**Správa železnic, Stavební správa západ**  
Sokolovská 278/1955, Praha 9 190 00



Zhotovitel: **PROJEKT servis spol. s r.o.**  
U Elektry 830/2b, Praha 9 - Hloubětín 198 00  
IČ: 49823141  
tel.: 281 090 860  
www.projekt-servis.cz   firma@projekt-servis.cz



Hlavní inženýr projektu:

Ing. Bc. MARTIN VERNER

Zástupce hlavního inženýra projektu

Ing. MICHAELA KOPÁLOVÁ

Zpracovatel části: **STOSMOL, s.r.o.**  
U Cukrovaru 509/4  
400 07 Ústí nad Labem  
IČ : 28695097  
www.stosmol.cz   email : info@stosmol.cz



Vypracoval:

OLDŘICH FÁREK

Kontroloval:

DAVID LIPČÁK

Odpovědný projektant:

ING. JIŘÍ ŠTOLBA

KRAJ: Praha

OKRES: Praha hl. m.

OÚ: Praha hl. m.

Název akce:

**Přemístění haly pro OTV**

**a zřízení integrovaného pracoviště OTV a ST v rámci OŘ Praha**

Část:

D.1.2.2 VNITŘNÍ SDĚLOVACÍ ZAŘÍZENÍ

Číslo zakázky:

**ZAK-2019-06**

Stupeň:

DUSP+PDPS

Datum:

03/2021

Měřítko:

1:100

Formát:

3xA4

Příloha:

**PŮDORYS 2.NP OTV**

Verze:

**01**

Část:

**D.1.2.2.1**

Č. přílohy:

**3**