



Příčný řez č. 5
km 405,000 000

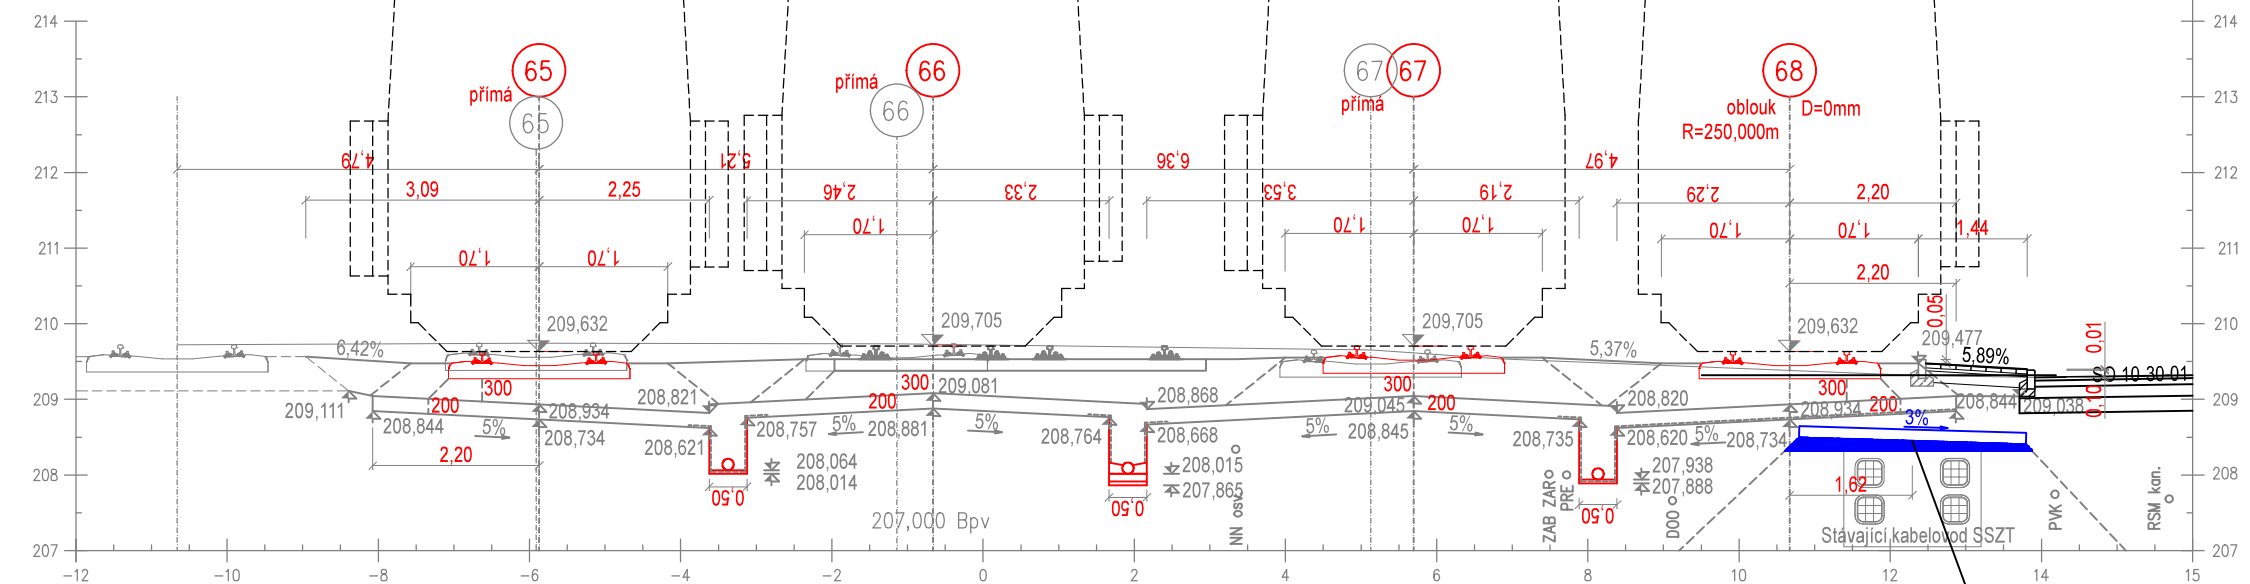


Měřítko 1:100

Příčný řez č. 2
km 404,925 000

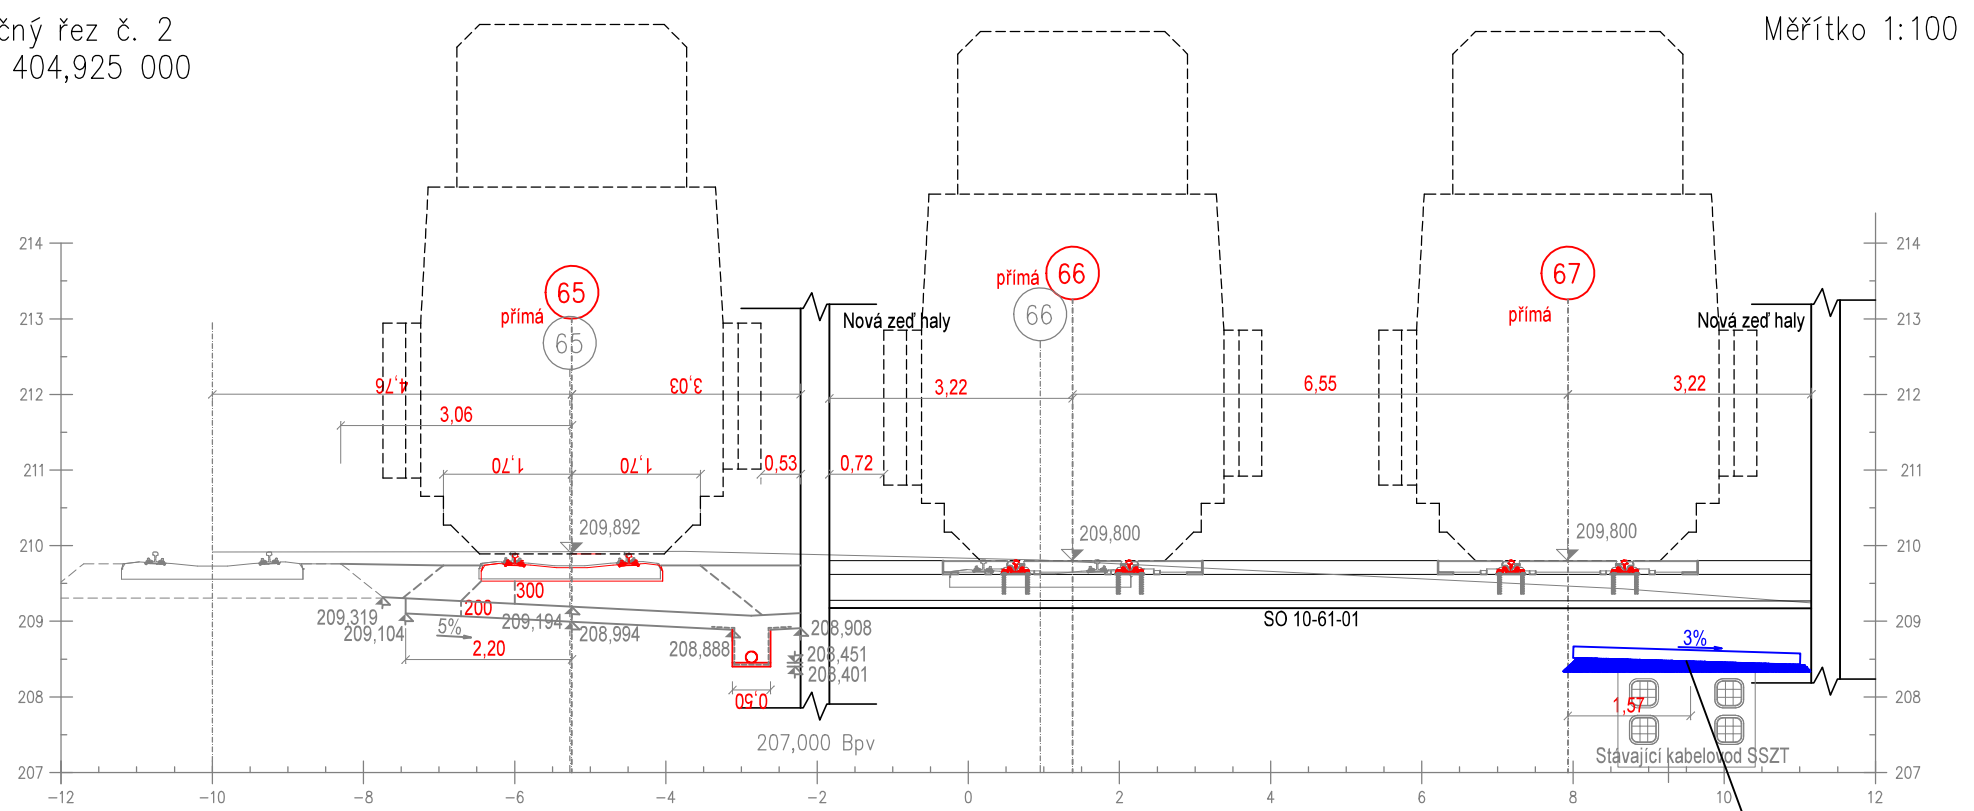





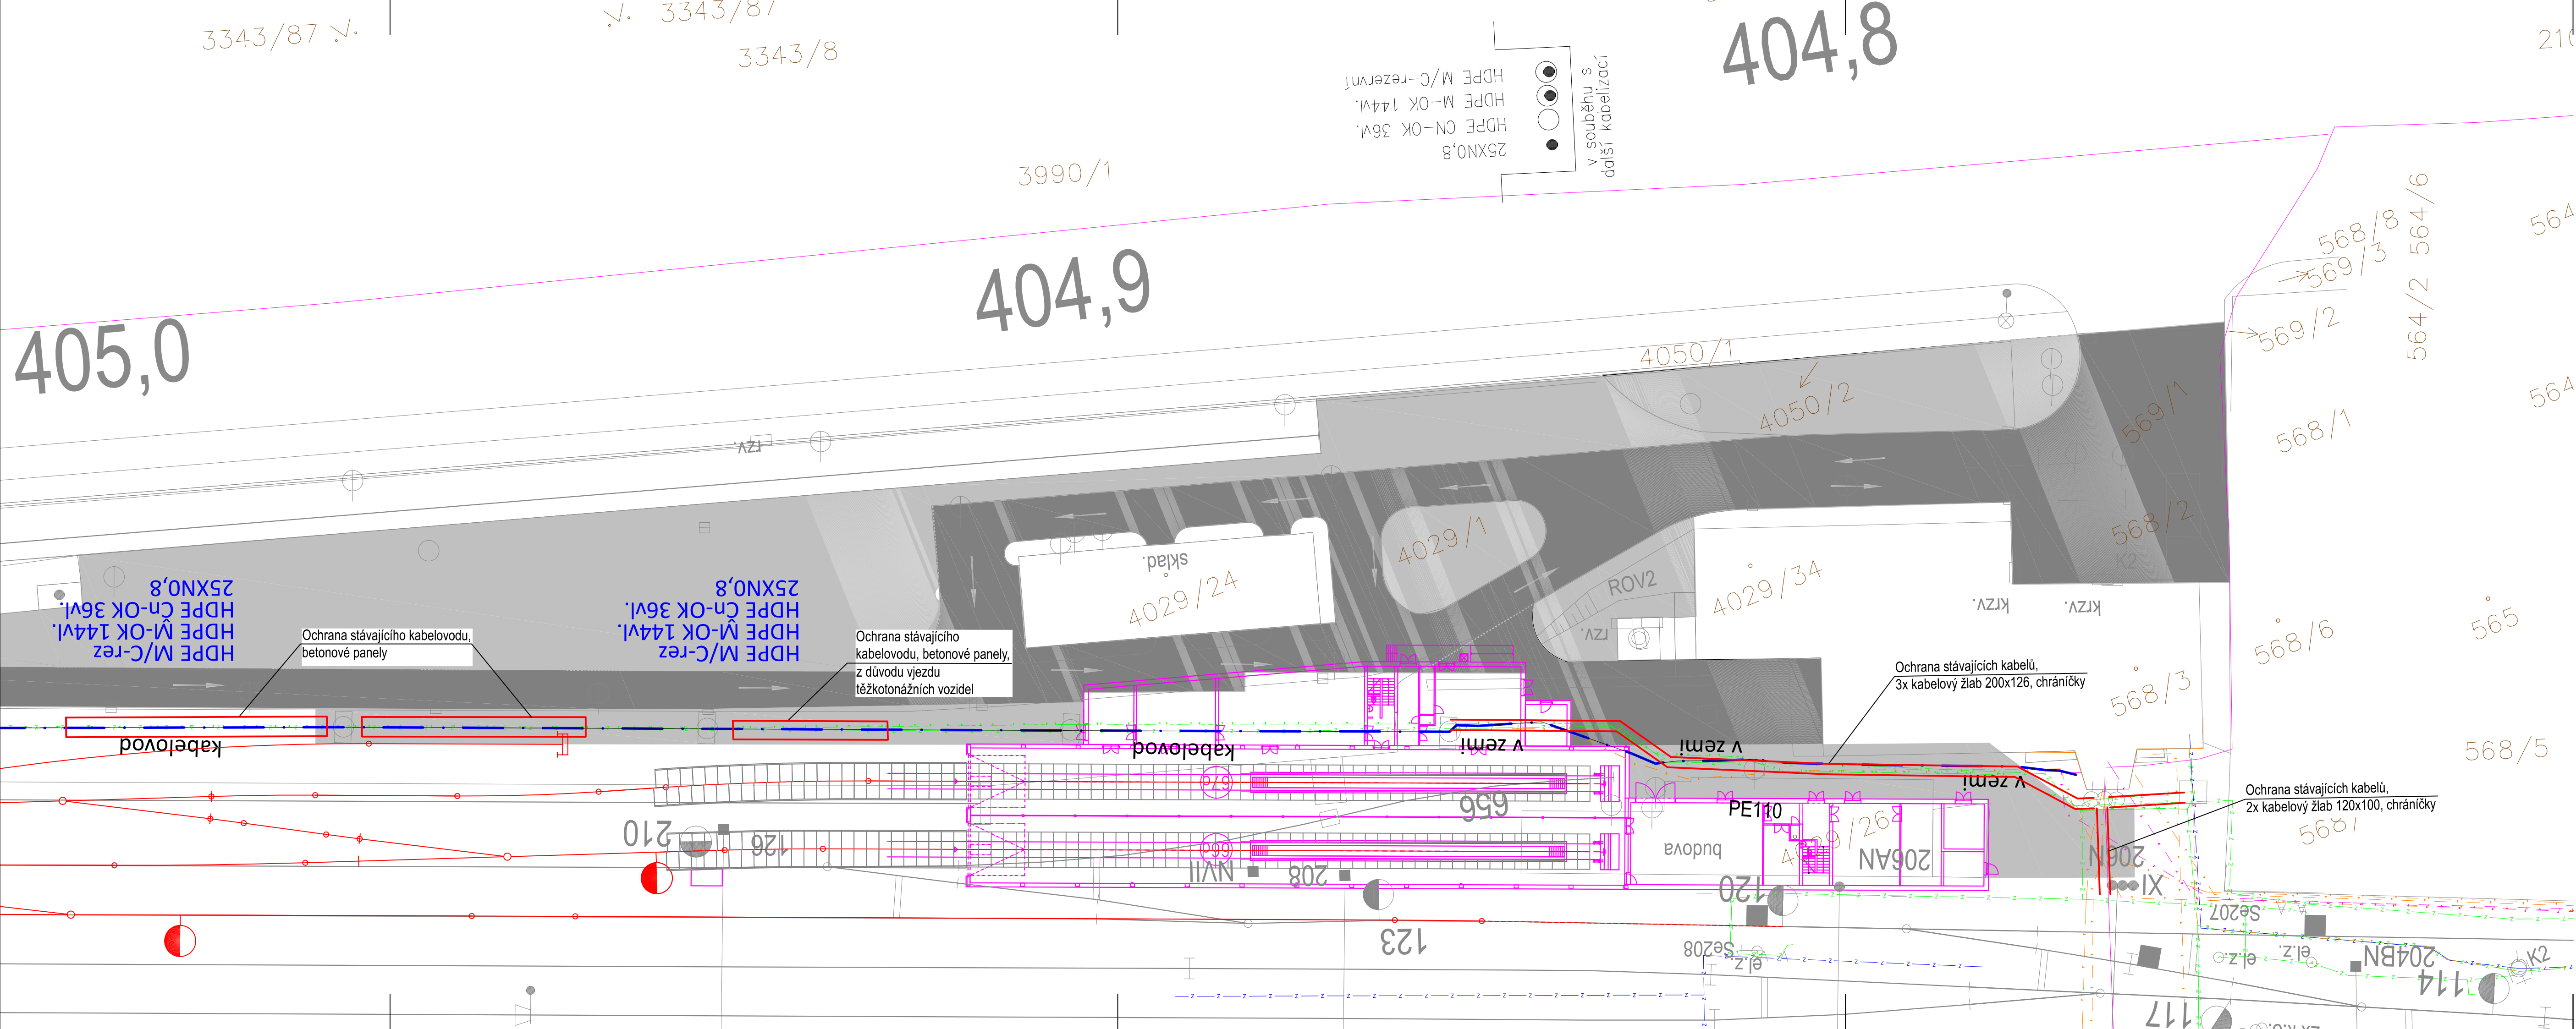



Měřítko 1:100

Ochrana kabelovodu
betonovými panely



Souřadnicový systém: S-JTSK
Výškový systém: Bpv

Přehled verzí přílohy				
Číslo	Datum	Popis změny	Jméno	Podpis
02	17.12.2020	Dokumentace se zpracovanými připomínkami	Tačlik Ondřej	
03	22.03.2021	DUSP+PDPS	Tačlik Ondřej	
—	—	—	—	
Zadavatel:				
Správa železnic, státní organizace Dlážděná 1003/7, Praha 1 - Nové Město 110 00				
Správa železnic, Stavební správa západ Sokolovská 278/1955, Praha 9 190 00				
Zhotovitel:				
PROJEKT servis spol. s r.o. U Elektry 830/2b, Praha 9 - Hloubětín 198 00 IČ: 49823141 tel.: 281 090 860 www.projekt-servis.cz firma@projekt-servis.cz				
Hlavní inženýr projektu:		Zástupce hlavního inženýra projektu		
Zpracovatel části:				
STOSMOL, s.r.o. U Cukrovaru 509/4 400 07 Ústí nad Labem IČ : 28695097 www.stosmol.cz email : info@stosmol.cz				
Vypracoval:		Kontroloval:	Odpovědný projektant:	
ONDŘEJ TAČLIK 		DAVID LIPČÁK 	ING. JIŘÍ ŠTOLBA 	
KRAJ: Praha		OKRES: Praha hl. m.	OÚ: Praha hl. m.	
Název akce:				
Přemístění haly pro OTV a zřízení integrovaného pracoviště OTV a ST v rámci OŘ Praha				
Část: D.1.2.1. MÍSTNÍ KABELIZACE			Číslo zakázky: ZAK-2019-06	
PS 10-02-13 ŽST Praha-Libeň, Ochrana sdělovacích kabelů Správy železnic			Stupeň:	DUSP+PDPS
			Datum:	03/2021
			Měřítko:	1:250
			Formát:	5x44
Příloha:			Verze:	Část:
SITUACE			01	D.1.2.1.3
			2	