


PŮDORYS OTV 2NP
M 1:50

A'

LEGENDA:

PZTS	Ústředna PZTS
EXP	Expanzor
TS	Tiskový nářad
TD	Třířadový detektor
PD	Požární detektor
MD	Magnetický kontakt
PD	Pohybový detektor
MD	Ovládací klávesnice

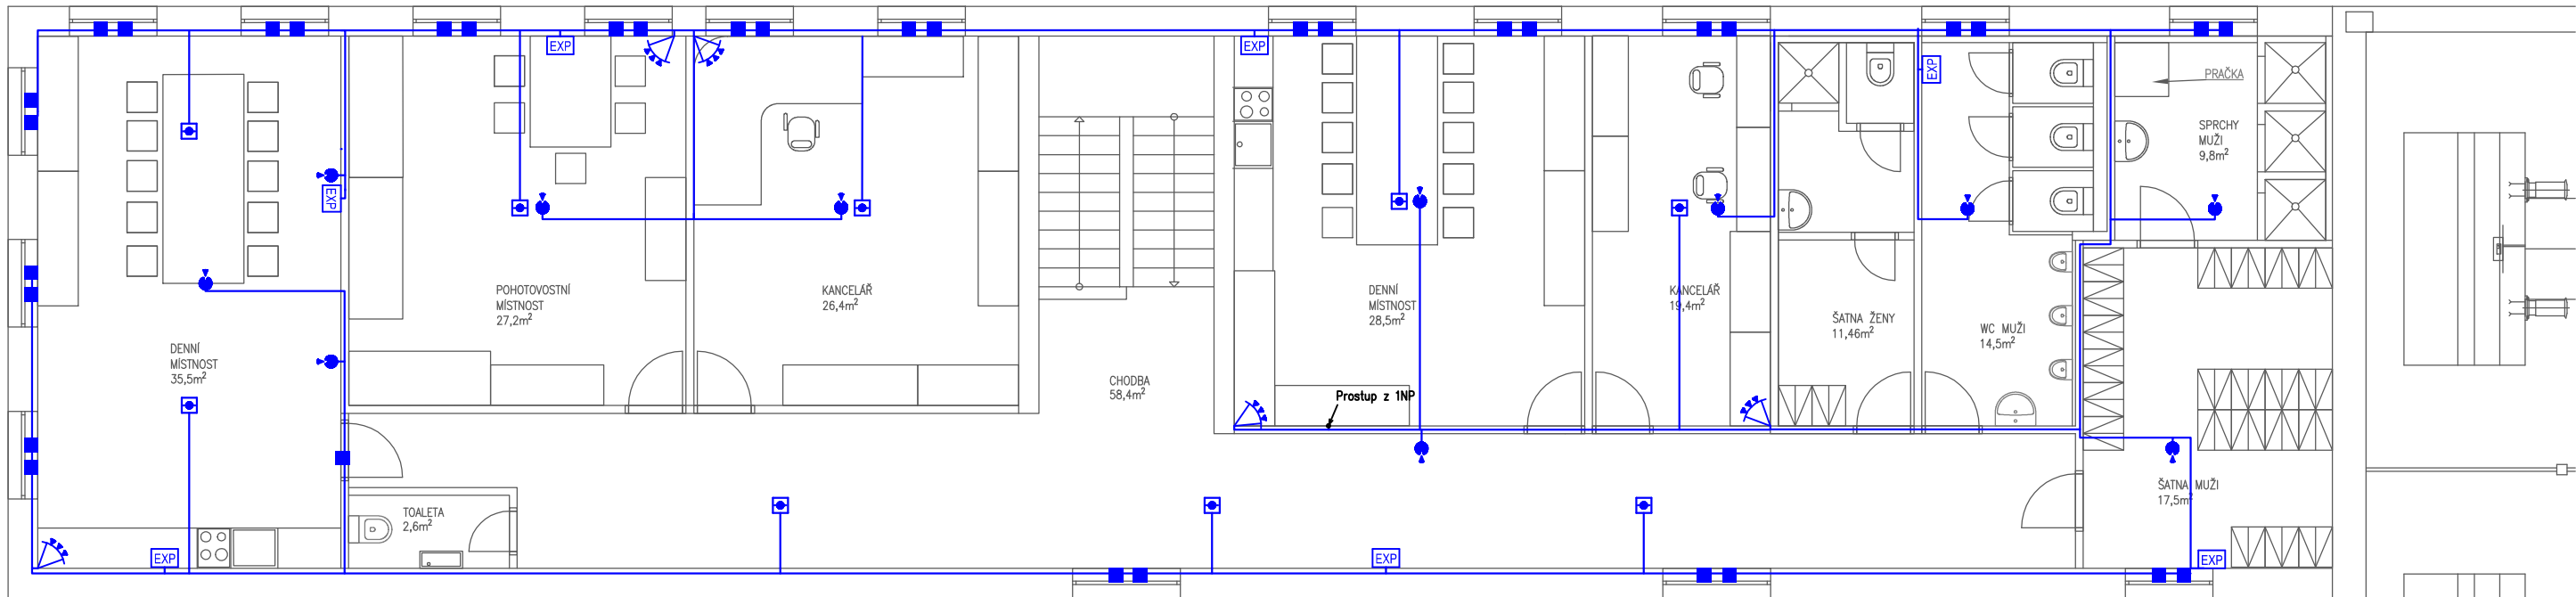

A



EVROPSKÁ UNIE
Evropské strukturální a investiční fondy
Operační program doprava

Ministerstvo dopravy
Státní fond dopravní
infrastruktury



Souřadnicový systém: S-JTSK

Výškový systém: Bpv

Přehled verzí přílohy				
Číslo	Datum	Popis změny	Jméno	Podpis
02	17.12.2020	Dokumentace se zpracovanými připomínkami	Fárek Oldřich	Fárek
03	22.03.2021	DUSP+PDPS	Fárek Oldřich	Fárek
—	—	—	—	—
Zadavatel:		Správa železnic, státní organizace Dlážděná 1003/7, Praha 1 - Nové Město 110 00 Správa železnic, Stavební správa západ Sokolovská 278/1955, Praha 9 190 00		
Zhotovitel:		PROJEKT servis spol. s r.o. U Elektry 830/2b, Praha 9 - Hloubětín 198 00 IČ: 49823141 tel.: 281 090 860 www.projekt-servis.cz firma@projekt-servis.cz		
Hlavní inženýr projektu:		Zástupce hlavního inženýra projektu		
Ing. Bc. MARTIN VERNER		Ing. MICHAELA KOPÁLOVÁ		
Zpracovatel části:		STOSMOL, s.r.o. U Cukrovaru 509/4 400 07 Ústí nad Labem IČ : 28695097 www.stosmol.cz email : info@stosmol.cz		
Vypracoval:		Kontroloval:	Odpovědný projektant:	
OLDŘICH FÁREK		DAVID LIPČÁK	ING. JIŘÍ ŠTOLBA	
KRAJ: Praha		OKRES: Praha hl. m.	OÚ: Praha hl. m.	
Název akce:				
Přemístění haly pro OTV a zřízení integrovaného pracoviště OTV a ST v rámci OŘ Praha				
Část:		Číslo zakázky: ZAK-2019-06		
D.1.2.2 VNITŘNÍ SDĚLOVACÍ ZAŘÍZENÍ		Stupeň: DUSP+PDPS		
PS 10-02-42 ŽST Praha - Libeň, EZS		Datum: 03/2021		
Příloha:		Měřítko: 1:100		
Verze: 01		Část: D.1.2.2.1		Č. přílohy: 3
PŮDORYS 1.NP OTV		Formát: 3xA4		