


## LEGENDA :

- STUD.PIT.VODA Z TRUB PP-RCT, PN 20
- TEPLÁ VODA Z TRUB PP-RCT, PN 20
- CIRKULACE Z TRUB PP-RCT, PN 20
- ZAŘIZOVACÍ PŘEDMĚTY
- BATERIE UMYVADLOVÁ SMĚŠOVACÍ STOJÁNKOVÁ-1 KS
- 2x ROHOVÝ KULOVÝ VENTIL SE SÍTKEM (G3/8")
- BATERIE DŘEZOVÁ SMĚŠOVACÍ STOJÁNKOVÁ - 1 KS
- 2x ROHOVÝ KULOVÝ VENTIL SE SÍTKEM (G3/8")
- ZÁCHODOVÁ MÍŠA ZÁVĚSNÁ - 1 KS
- VNITŘNÍ KULOVÝ VENTIL SE SÍTKEM (G3/8")
- SPRCHOVÁ BATERIE NÁSTĚNNÁ - 1 KS
- AUTOMATICKÁ PRAČKA - 1 KS
- ROHOVÝ KULOVÝ VENTIL SE SÍTKEM (G3/8")
- AUTOMATICKÁ MYČKA NÁDOBÍ - 1 KS
- ROHOVÝ KULOVÝ VENTIL SE SÍTKEM (G3/8")
- PLYNOVÝ KOTEL - 1 KS
- SE ZÁSOBNÍKEM TEPLÉ VODY

## SCHÉMA BUDOVY

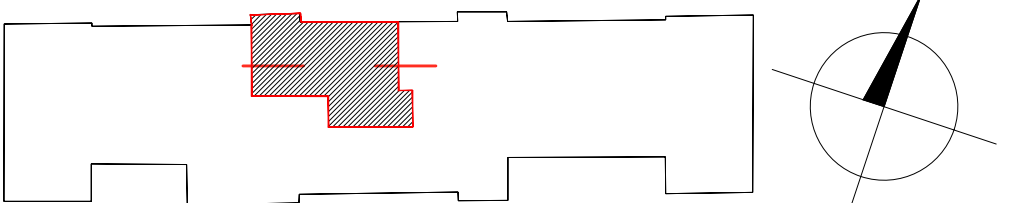

generální dodavatel projektu  
**ENEX GROUP s.r.o.,**  
Thunovská 179/12, 118 00 Praha - Malá Strana, SCHRÁNKA: sd839kg  
IČ:27223663

## NOVÝ STAV

OZN.	NÁZEV	SV.VÝŠKA [mm]	PLOCHA [m²]
2P12	předsíň	2600	5,72
2P13	šatna	2600	4,23
2P14	koupelna	2400	6,00
2P15	obývací pokoj+kk	2600	30,37
2P16	ložnice	2600	16,79
2P17	ložnice	2600	19,29
	CELKOVÁ PLOCHA=		82,39

stavebník <b>SPRÁVA ŽELEZNIC, STÁTNÍ ORGANIZACE,</b> Dlážděná 1003/7, Nové Město (Praha 1), 110 00 Praha IČO:70994234, datová schránka: ucccchjm			autor Ing. Petr Legner Ing. arch. Lukáš Střiteský
akce <b>Bytové jednotky OŘ Brno - PD oprava (byty Ivanovice na Hané)</b> Ivanovice na Hané č.p. 67, okres Vyškov, Jihomoravský kraj parcelní číslo: 1982 Katastrální území: Ivanovice na Hané			zodpovědný projektant Jaroslav Bilský
výkres BJ ZDC/64/60380 Ivanovice na Hané - PŮDORYS VODOVODU			HIP Ing. arch. Lukáš Střiteský
měřítko 1:75	dokumentace část D.2.2.a - ZTI	paré	číslo výkresu <b>03</b>
datum 01/2021	dokumentace stupeň		
formát A3	PDPS		