


ED ÚSTÍ NAD LABEM – DŘT  
TECHNOLOGICKÁ BUDOVA – UMÍSTĚNÍ ZAŘÍZENÍ  
PŮDORYS 2. NP

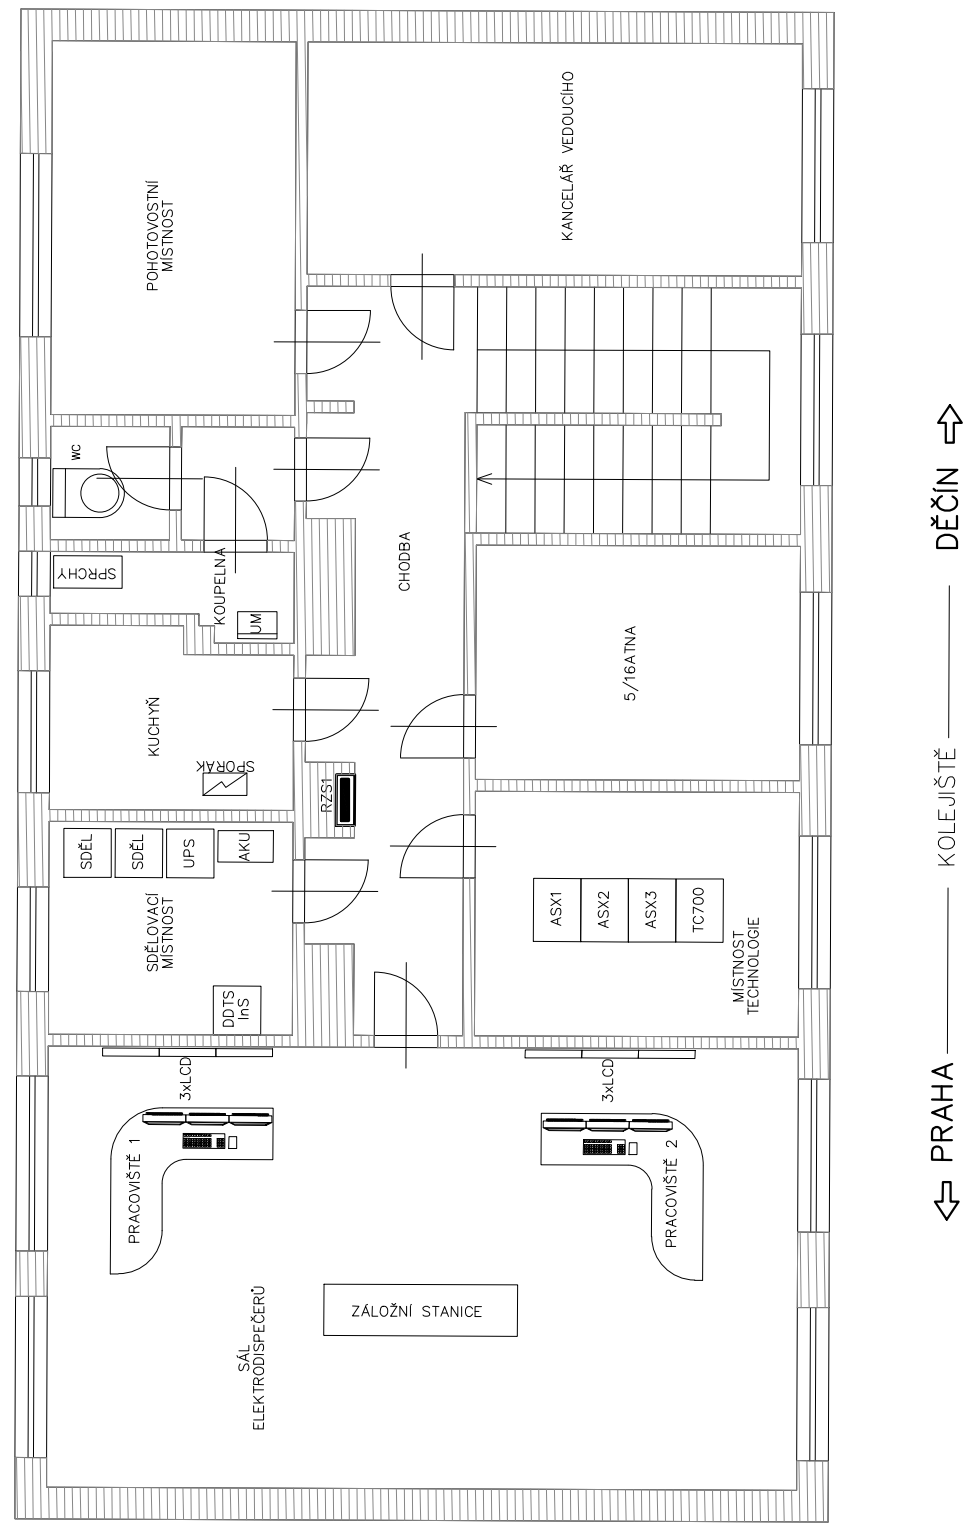



VYSVĚTLIVKY:


V rámci tohoto PS není dodáváno žádné zařízení, pouze jsou prováděny programovací práce, parametrizace řídicího systému, tj. doplnění a úpravy datových struktur pro telemechanickou podřízenou stanice (SpS Vojkovice nad Ohří).



			ČÍSLO SOUPRAVY:
		PO PŘIPOMÍNKOVÉM ŘÍZENÍ	
REVIZE Č.	DATUM	ZMĚNA	

	<b>EXPROJEKT s.r.o.</b> Heršpická 758/13 619 00 Brno	tel. : +420 533 312 000 E-mail: info@exprojekt.cz ID: dh84e85
---	--	---

	Elektrizace Železnic Praha a.s.	EŽ Praha a.s. nám. Hrdinů 1693/4a 140 00 Praha 4 - Nusle E-mail: marketing@elzel.cz, www.elzel.cz
---	---------------------------------------	--

OBJEDNATEL:	 Správa železnic, státní organizace Stavební správa západ, Sokolovská 1955/278, 190 00 Praha 9		
HLAVNÍ INŽENÝR PROJEKTU Ing. Pavel Odehnal Ing. Tomáš Pospíšil	ODPOVĚDNÝ PROJ. PS, SO Jindřich Lukašík	VYPRACOVAL Jindřich Lukašík	KONTROLOVAL Hynek Máče
KRAJ: Karlovarský	POVĚŘENÝ MŮ: Kyselka / k.ú. Vojkovice nad Ohří	STUPEŇ: DUSP	
<b>„Rekonstrukce neutrálního úseku SpS Vojkovice nad Ohří“ PS 10-05-01 SpS Vojkovice nad Ohří, úprava DŘT vč.doplnění řídicího systému na ED Ústí n/L.</b>			ZAK. ČÍSLO 2020-036 MĚŘÍTKO 1:50 POČET FORMÁTŮ 2x A4 DATUM: 02/2021
<b>ED Ústí n.L. - Dispoziční uspořádání řídicího systému</b>			ČÁST DOKUM. D.1.3.1.1 PŘÍLOHA 7