


PŮDORYS M 1:100

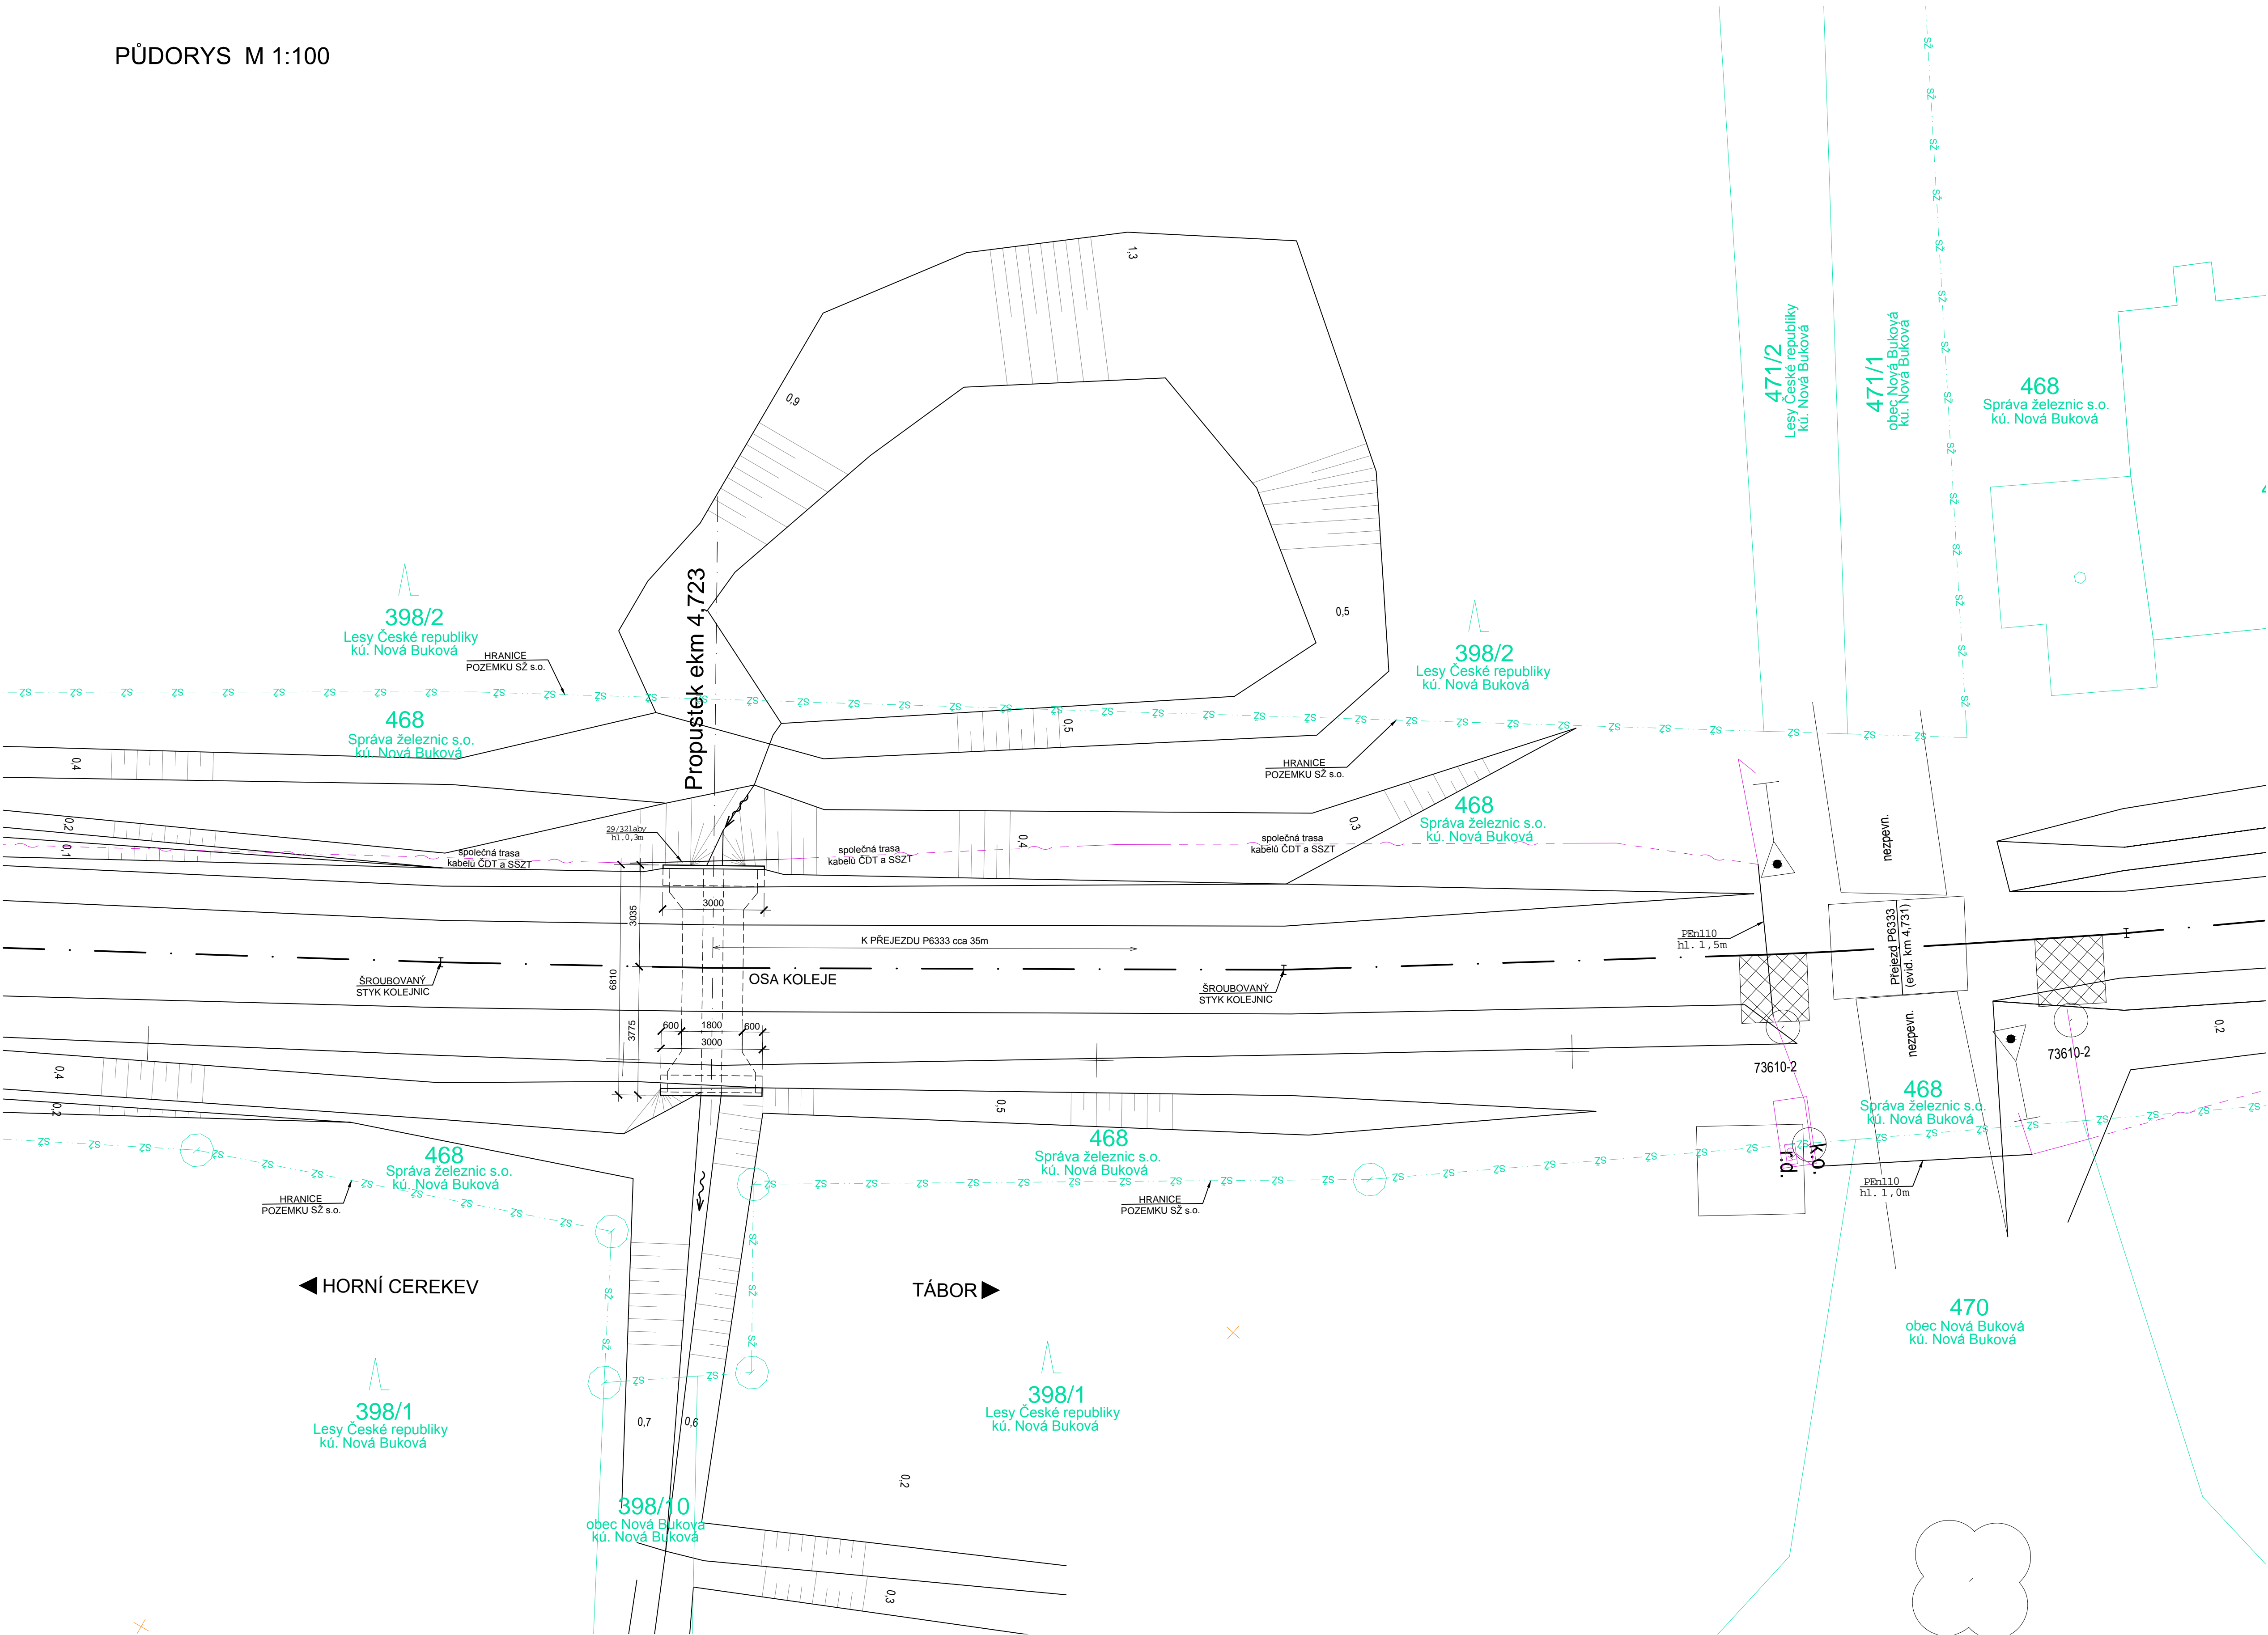

LEGENDA ČAR: — KATASTR - HRANICE PARCEL
--- SZ --- SZ --- KATASTR - HRANICE SZ

PŘIPOJENÍ NA BODOVÉ POLE ŽBP
TU 1851; DU 02; BODY č. 860, 861, 862

SOUŘADNICOVÝ SYSTÉM: S-JSTK
VÝŠKOVÝ SYSTÉM: Bpv




LEGENDA SÍTÍ: --- společná trasa kabelů ČDT
a SSZT (v místě objektu hl.0,3m)

POZNÁMKY:

- STÁVAJÍCÍ STAV JE ZAKRESLEN DLE ZJIŠTĚNÍ A ZAMĚŘENÍ NA MÍSTĚ (04/2022) A VE VYUŽITELNÉM ROZSAHU (SKRYTÉ ČÁSTI) I DLE PŮVODNÍ ARCHIVNÍ DOKUMENTACE.
- NA OBJEKTU NEBYL PROVEDEN STAVEBNĚ TECHNICKÝ PRŮZKUM, TVAR, DIMENZE A MATERIÁL ZDIVA JEDNOTLIVÝCH ČÁSTÍ OBJEKTU NEMUSÍ BÝT SHODNÉ SE ZAKRESLENÝM STAVEM.
- OBJEKT JE SITUOVÁN VE VZDÁLENOSTI cca 35m OD ŽELEZNIČNÍHO PŘEJEZDU P 6333 (ZA OBJEKTEM VE SMĚRU STANIČENÍ).
- VLEVO TRATĚ JE VEDENA SPOLEČNÁ TRASA KABELŮ SSZD A ČDT (METALICKÉ KABELY, OPTICKÝ KABEL, HDPE TRUBKA). TRASA JE ZAKRESLENA DLE PODKLADŮ SPRÁVCŮ. V MÍSTĚ OBJEKTU JE DLE TĚCHTO PODKLADŮ V HL. 0,3m POD TERÉNEM. NA MÍSTĚ JE VŠAK NA POVRCHU PŘESYPÁVKY LOKÁLNĚ ODKRYTÝ, VIDITELNÝ KABEL VE ŽLABU NA VTOKOVÉ ŘÍMSE. SKUTEČNÁ POLOHA A IDENTIFIKACE KABELŮ BUDE MOŽNÁ AŽ PO JEJICH VYTÝČENÍ SPRÁVCEM.
- TRATĚ JE VE STOUPÁNÍ 16,3‰, V PŘECHODNICI K LEVOSTRANNÉMU OBLOKU (R 400, D 85), JE NEELEKTRIZOVANÁ A PŘEMOŠTOVANOU PŘEKÁŽKOU JE OBČASNÁ VODOTEČ.

STAVBA: Oprava propustku v km 4,723
na trati Horní Cerekev - Tábor

OBJEDNATEL: Správa železnic, s.o.
Oblastní ředitelství Brno
Kounicova 26
611 43 Brno

| | | | | | |
|---|--------------------|--|--|--------------------|-------------------|
|  | | DIPONT s.r.o., projektová a inženýrská činnost Klíšská 1432/1b, 400 01 Ústí nad Labem, CZ E: dipont@dipont.cz T: 00420 475 201 724 | | Zakázka: D22005 | Datum: 11/2022 |
| ODP. PROJEKTANT SO | VYPRACOVAL | TECHNICKÁ KONTROLA | | Účel PD: | DSP |
| ING. MARTIN PLŠEK | ING. VÁCLAV TOMÁNY | ING. PETR NOVÁK | | Měřítko: | 1:100 |
|  | |  | | Formát: | 10xA4 |
| OBJEKT: | | | | Část: | Paré: |
| SO 201 Propustek v km 4,723 | | | | D.2.1.4 | |
| PŘÍLOHA: | | | | Příloha: | |
| STÁVAJÍCÍ STAV - PŮDORYS | | | | 2.1 | |