



 **335/8**
Machala Božetěch
k.ú. Horní Újezd u Třebíče
Obec Horní Újezd
ZPF

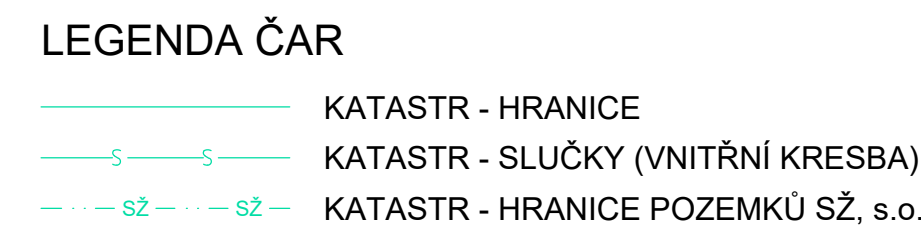



— ~ — SDĚLOVACÍ POHOZOVÝ KABEL 5xn - ČD TELEMATIKA, a.s.
— Z — ZABEZPEČOVACÍ KABEL - SŽ, s.o. SSZT JIHLAVA

- ZAMĚŘENÍ ÚZEMÍ DODAL ING. JIŘÍ MLEJNECKÝ (04/2022)
- STÁVAJÍCÍ STAV JE ZAKRESLEN NA ZÁKLADĚ DODANÉHO GEODETICKÉHO ZAMĚŘENÍ, NORMÁLNÍCH PLÁNŮ "ČSD" A "ÚSS" A ZKUŠENOSTÍ PROJEKTANTA
- U TOHOTO OBJEKTU NEBYL PROVEDEN STAVEBNĚ - TECHNICKÝ PRŮZKUM TLOUŠTKY ZDIVA, DIMENZE SKRYTÝCH TVARŮ SPODNÍ STAVBY NEMUSÍ BÝT SHODNÉ SE ZAKRESLENÝM STÁVAJÍCÍM STAVEM.
- JEDNÁ SE O JEDNOKOLEJNOU NEELEKTRIZOVANOU TRAŤ, KOLEJ JE STYKOVANÁ
- PŘEKÁŽKA: OBČASNÁ VODOTEČ
- KABELOVÉ TRASY JSOU ZAKRESLENY ORIENTAČNĚ DLE DODANÉHO VYJÁDRĚNÍ
- PŘED ZAHÁJENÍM STAVBY JE NUTNÉ NECHAT INŽENÝRSKÉ TRASY VYTÝČIT

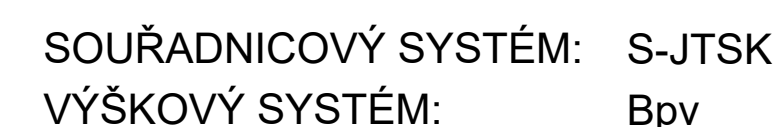 KOLÍN



OBJEDNATEL:  **Správa železnic, s.o.**
Oblastní ředitelství Brno
Kounicova 26
611 43 Brno

 dipont		DIPONT s.r.o., projektová a inženýrská činnost Křižáka 1432/18, 400 01 Ustí nad Labem, CZ E: dipont@dipont.cz T: 00420 475 201 724		Zakázka: D22005 Datum: 11/2022	
ODP. PROJEKTANT SO ING. MARTIN PLŠEK	VYPRACOVAL KARLA HROTKOVÁ, DIS.	TECHNIČKA KONTROLA ING. PETR NOVÁK	Účel PD: DSP Měřítko: 1:100, 1:50 Formát: 8xA4	Paré:	
OBJEKT: SO 201 Propustek v km 153,738			Část: D.2.1.4		Příloha: 2
PŘÍLOHA: STÁVAJÍCÍ STAV - PŮDORYS, ŘEZY					