


SO 1090 Kabelovod
Půdorys kabelovodu
Měřítko 1:250

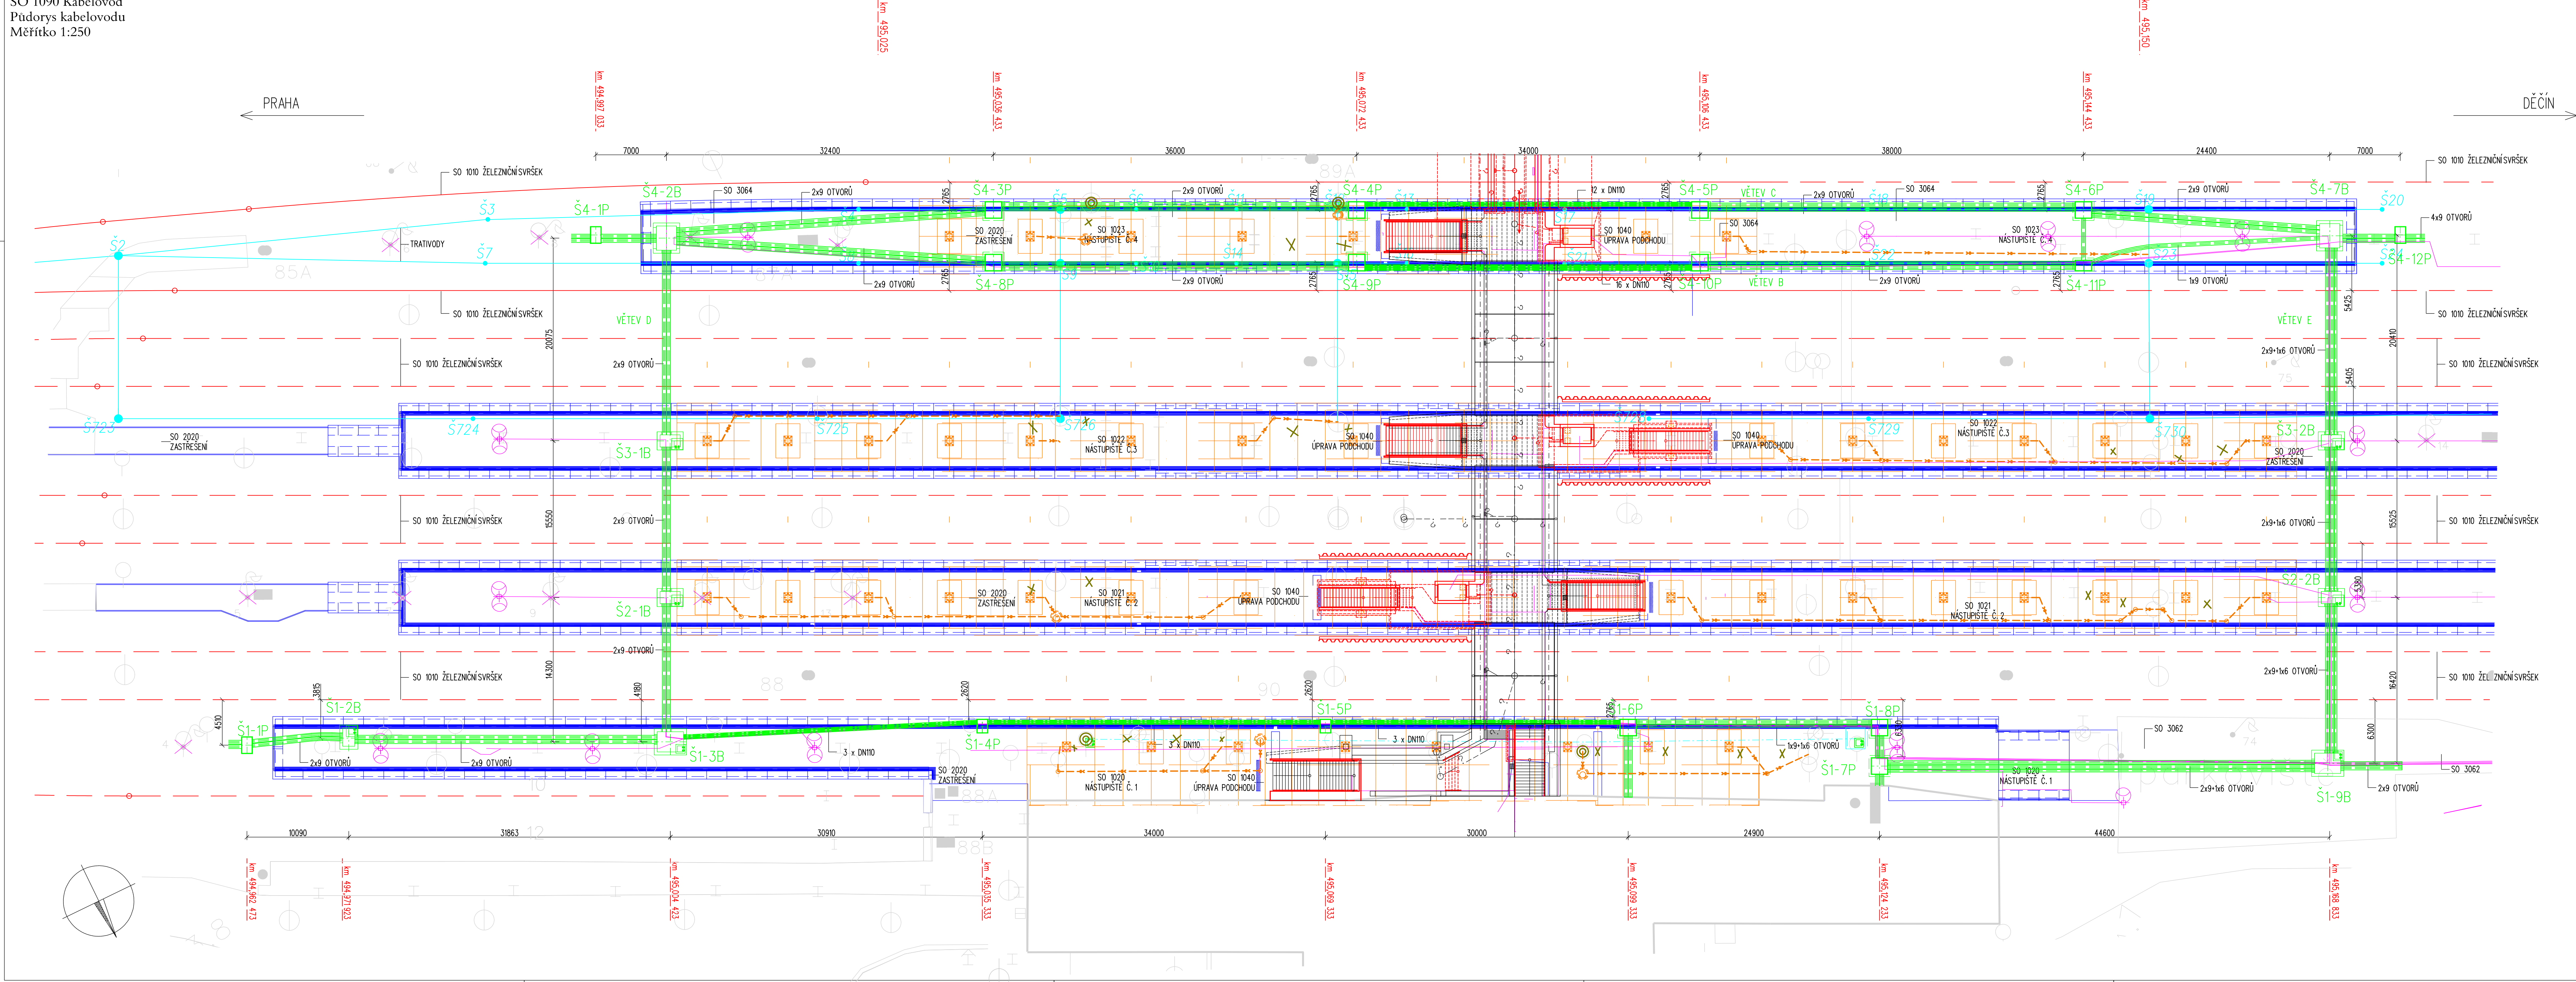

LEGENDA

| | |
|---------|---|
| SO 1010 | ŽELEZNÝCH SVRSEK |
| SO 1011 | ŽELEZNÝCH SPODEK |
| SO 1020 | NASTUPISTĚ Č. 1 |
| SO 1021 | NASTUPISTĚ Č. 2 |
| SO 1022 | NASTUPISTĚ Č. 3 |
| SO 1023 | NASTUPISTĚ Č. 4 |
| SO 1040 | UPRAVA PODCCHODU V KM 495,102 (VČETNĚ VÝTAHOVÝCH ŠACHET |
| SO 1041 | PRODLUŽENÍ PODCCHODU V KM 495,1021 |
| SO 2020 | UPRAVA ZASTŘEŠENÍ NASTUPISTĚ Č. 1 |
| SO 2021 | UPRAVA ZASTŘEŠENÍ NASTUPISTĚ Č. 2 |
| SO 2022 | UPRAVA ZASTŘEŠENÍ NASTUPISTĚ Č. 3 |
| SO 2023 | UPRAVA ZASTŘEŠENÍ NASTUPISTĚ Č. 4 |
| SO 2030 | ODVOZENÍ ZASTŘEŠENÍ NASTUPISTĚ |
| SO 2040 | ORIENTAČNÍ SYSTÉM |
| | STÁVAJÍCÍ KABELOVOD |

POZNÁMKA:

PRO UVEDENÉ OBJEKTY BUDOV 7 TRAS


MULTIKANÁLŮ VYVEDENY ODBOČKY

PŘED VLASTNÍM KLADEM MULTIKANÁLŮ JE POTŘEBA

ZPRACOVAT KLADEČSKÝ VÝKRES



EVROPSKÁ UNIE
Evropské strukturální a investiční fondy
Operační program doprava

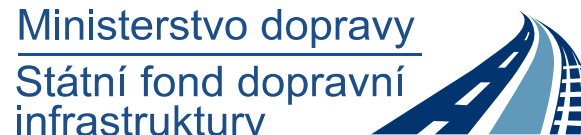

SO 10-90
E.1.9

VÝŠKOVÝ SYSTÉM BpV SOUŘADNICOVÝ SYSTÉM S-JTSK

| | | |
|--------------|--------------|--------------|
| Číslo změny: | Obsah změny: | Datum změny: |
| 01 | - | |
| 02 | - | |
| 03 | - | |

Obiadnatel:



Sdružení: SPEU + SP ŽST Lovosice nástupiště P*



 **SUDOP**
EU

SUDOP EU
Olšanská 1a, 130 80 Praha 1
Tel.: +420 267 094 111
E-mail: info@sudop.eu





Zpracovatel části:



| | |
|---|---|
| <p>SUDOP EU a.s. Olšanská 1a, 130 80 Praha Tel.: +420 267 094 305 E-mail: info@sudopeu.cz</p> | <p>Hlavní inženýr projektu:</p> <p>ING. PETR VIDLÁK</p> |
| | <p>Garant profese:</p> <p>-</p> |

Středisko:

| | |
|-------------------------------------|----------------------------------|
| PROJEKTOVÉ STŘEDISKO ÚSTÍ NAD LABEM | |
| Vedoucí střediska: | Odpovědný projektant SO, IO, PS: |

| | | | |
|--|--|---|--|
| Vedoucí střediska:  | Odpovědný projektant SO, IO, PS:  | Vypracoval:  | Kontroloval:  |
| ING. MIROSLAV VÁŇA | JAN NĚMEC | JAN NĚMEC | ING. PETR VIDLÁK |

Název akce: **REKONSTRUKCE NÁSTUPÍŠŤ A ZPŘÍZENÍ BEZBARIÉROVÝCH** Číslo smlouvy: **17-030.640**

Projektový stupeň:

| | |
|--------------|--------|
| název PS/SO: | Datum: |
|--------------|--------|

| | |
|--------------|-----|
| Číslo časti: | 543 |
|--------------|-----|

| | | | |
|-------------------|----------|----------------|--|
| SO 10-90 Kabelová | | L. 1.5 | |
| Název přílohy: | Měřítka: | Počet formátů: | |

| | | |
|----------------|-------|--------|
| | 1:250 | 6 x A4 |
| Číslo přílohy: | | |

Pudorys kabelovodu

DOKUMENT JE UŽIAT POUZE V SÝMYSLE PRÍSLUŠNE SNÍVOUY O DÍLO. ŽÁDNÁ JEHO ČÁST NEMÔŽE BYŤ DLE ZÁKONA č.121/2000 Sb. KOPIROVANÁ NEBO JINÝM ZPÔSOBOM ROZŠÍROVANÁ. BEZ SOUHLASU SUDOP EU a. s.
