

KAMEROVÝ SYSTÉM VSS

R


ROZVADĚČ 19"

VENKOVNÍ KAMERA

U/UTP 4x2x0,5 CAT.6

POZNÁMKA:
HORIZONTÁLNÍ KABELOVÉ TRASY BUDOU VEDENY NAD BETONOVÝM STROPEM V OHEBNÝCH TRUBKÁCH V KONSTRUKCI STŘECHY. VE SKLADECH BUDOU VERTIKÁLNÍ KABELOVÉ TRASY VEDENY V TUHÝCH TRUBKÁCH NA POVRCHU, VE VEŘEJNÉM PROSTORU BUDOU ZA OBLÁDEM.

ČÍSLO MÍSTNOSTI	POPIS	PLOCHA	SVĚTLÁ VÝŠKA	PODLAHA	STĚNY	STROP
1.01	PROVOZNÍ SKLAD	7,48 m2	2,5 m	OCHRANNÝ NÁTĚR	OCHRANNÝ NÁTĚR	BETONOVÁ KCE
1.02	ROZVODNA SLABOPROUDU	4,78 m2	2,5 m	OCHRANNÝ NÁTĚR	OCHRANNÝ NÁTĚR	BETONOVÁ KCE
1.03	POSYP. MATERIÁL	2,88 m2	2,5 m	OCHRANNÝ NÁTĚR	OCHRANNÝ NÁTĚR	BETONOVÁ KCE

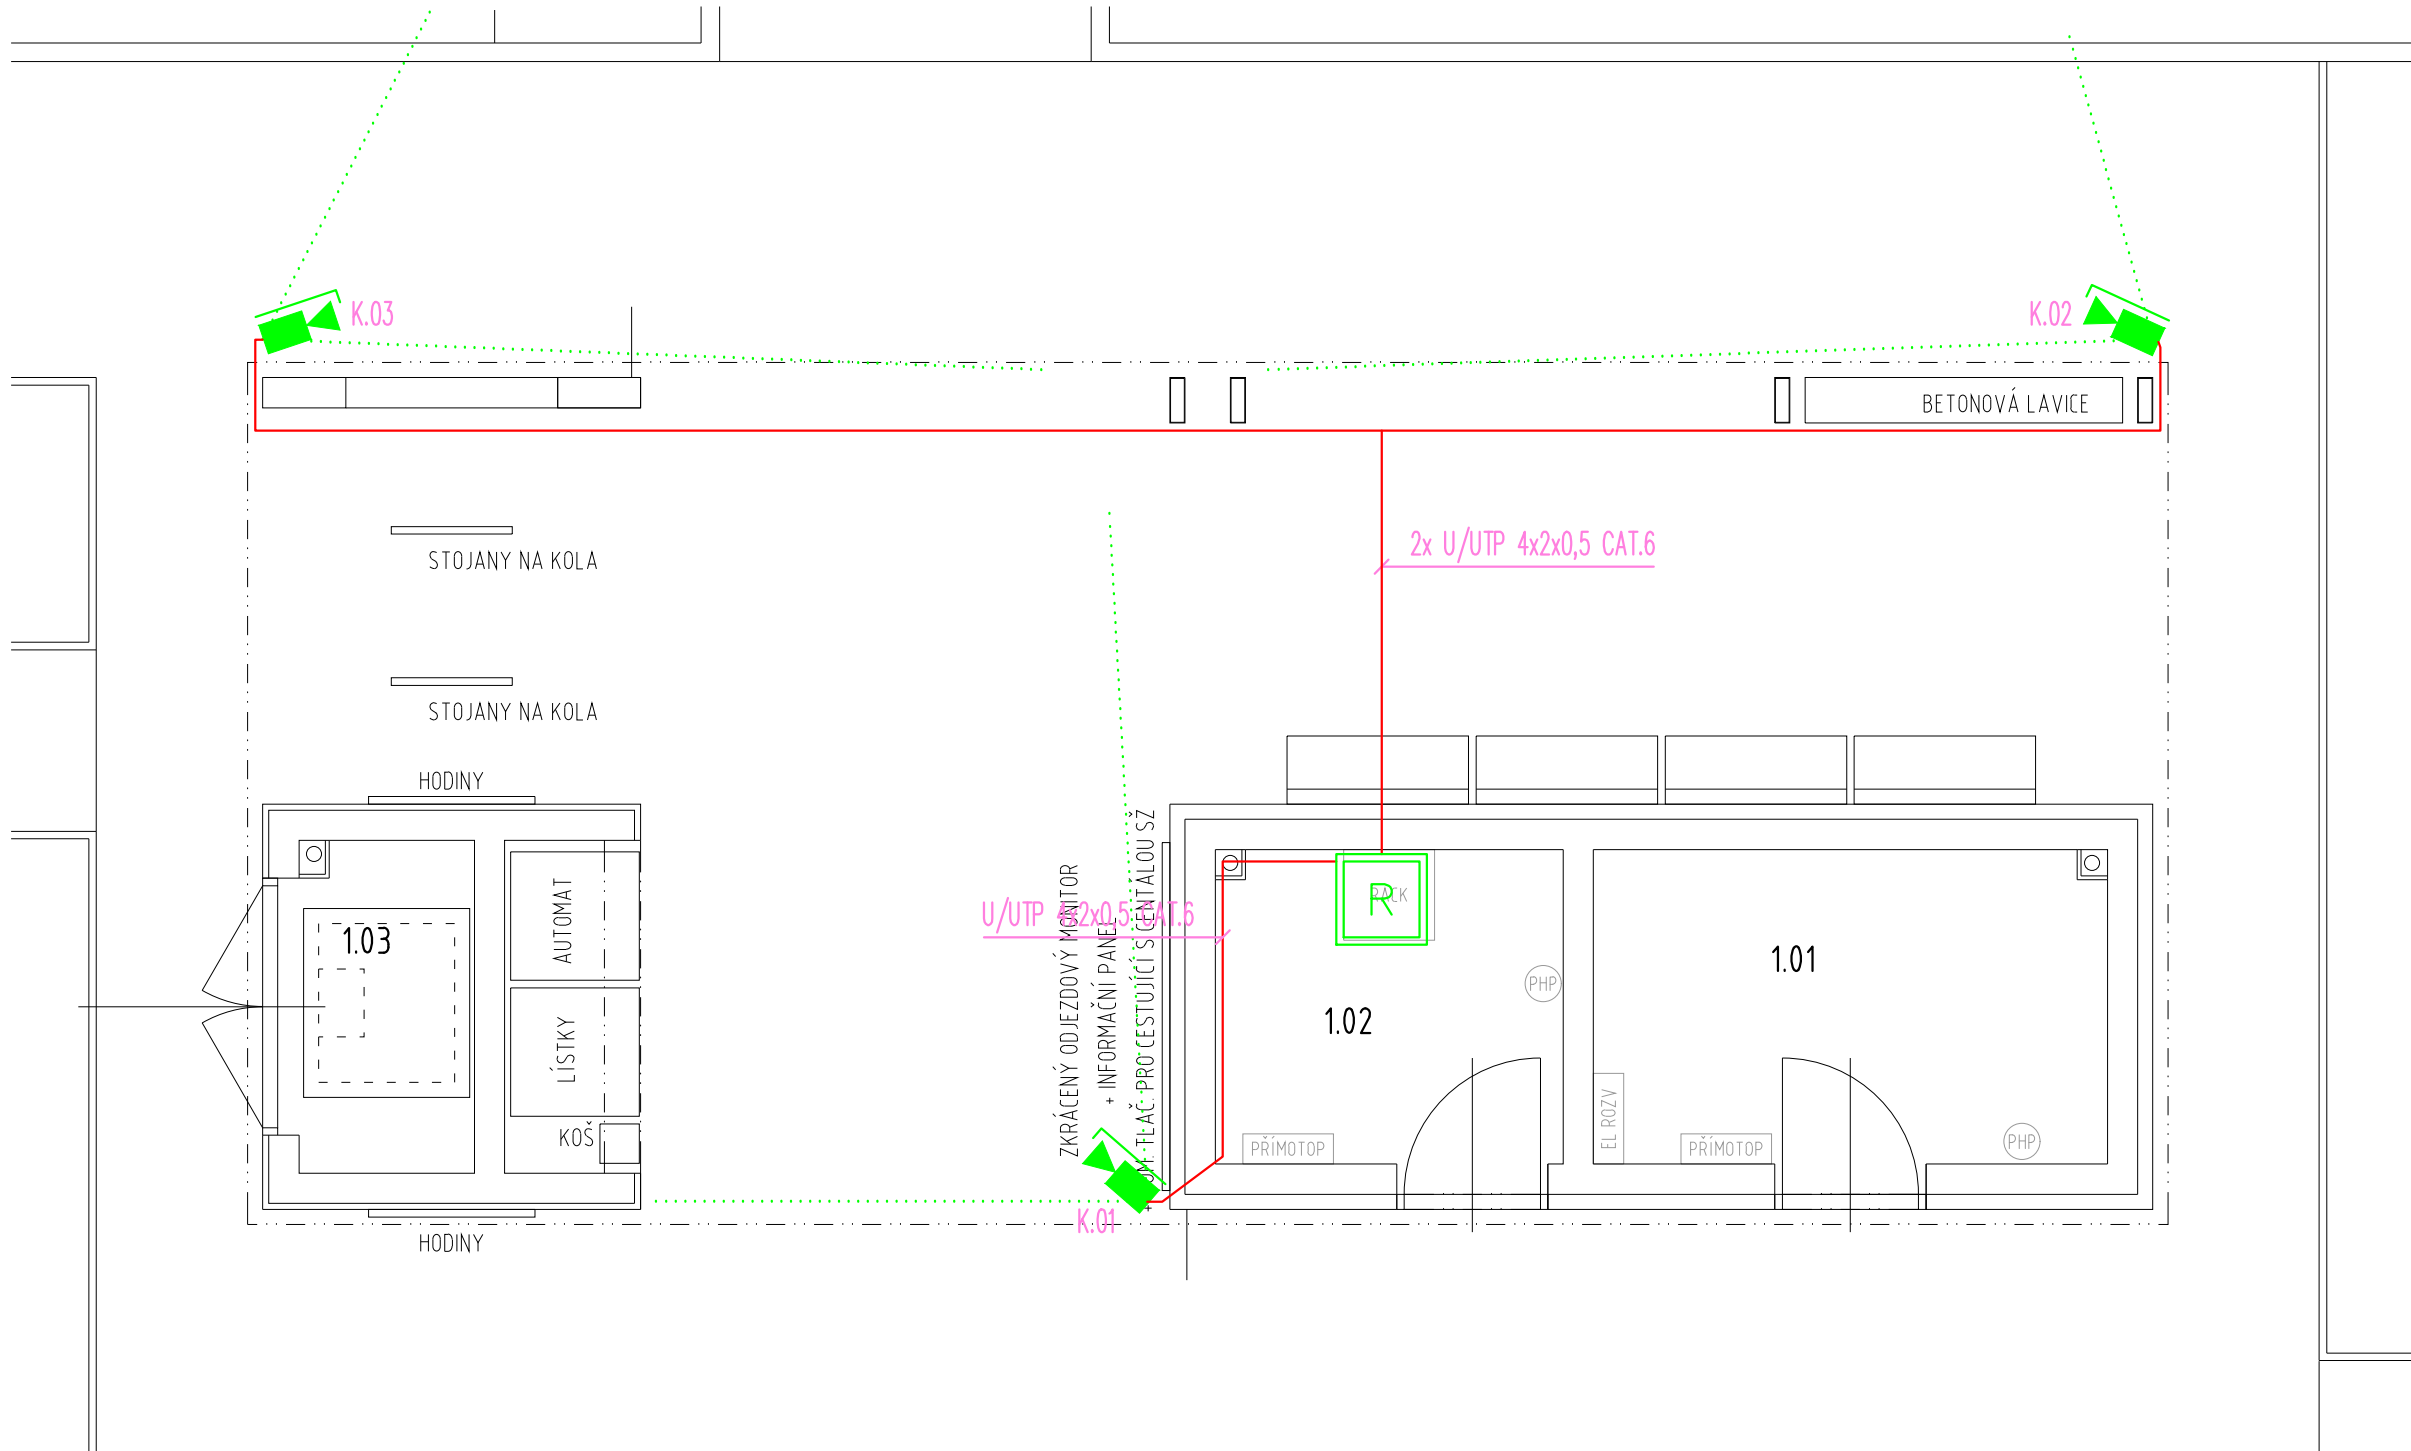

Ministerstvo dopravy

Státní fond dopravní infrastruktury

Jiná ověření:

Paré:

Orientační schéma:

Razítko oprávněné osoby:

Podpis:

Datum:

Revize:

Datum:

Popis:

Kontroloval:

Stavebník/Investor:

Adresa:

Zástupce investora:

Adresa:

Správa železnic, státní organizace

Dlážděná 1003/7, 110 00 Praha 1

Stavební správa západ

Sokolovská 1995/278, 190 00 Praha 9

SPRÁVA

ŽELEZNIC

Zhotovitel díla:

Adresa:

Kontakt:

APRIS

3MP

APRIS 3MP s.r.o.

Baarova 231/36, 140 00 Praha 4

T: +420 261 260 358

E: apris@apris.cz

Zhotovitel objektu:

Adresa:

Kontakt:

Michal Eibich

Pod Radinama 166, 257 22 Čerčany

T: +420 775 361 200

E: info@eibich.cz

Hlavní projektant (HIP):

Ing. Vojtěch Hejl

Specialista:

-

Název stavby/akce:

REKONSTRUKCE VÝPRAVNÍ BUDOVY V ŽST. KÁJOV

Označení investora:

S611800235

Označení zhotovitele:

2021030

Název části:

Technologická část Sdělovací zařízení

Označení části:

D.1.2.1

Název objektu/díleč části:

Místní kabelizace (SK, VSS)

Označení objektu/komplexu:

PS 99-02-19

Název přílohy:

Kamerový systém VSS

Číslo přílohy:

2. 202

Název díleč části přílohy:

Půdorys 1.NP

Stupeň dokumentace:

PDPS

Odpovědný projektant:

Michal Eibich

Měřítko:

1:50

Formáty:

3xA4

Kraj:

Jihočeský

Katastrální území:

Kladné

TUDU:

0491F1

Smluvní datum zpracování:

25.7.2022

Označení investora:

S 6 1 1 8 0 0 2 3 5

Stupeň dokumentace:

P D P S

Část:

D I 2 0 1

Objekt:

P S 9 9 0 2 1 9

Podobjekt:

x x

Příloha:

2

Revize:

2 0 2 P 0 1