


ETAPA 1

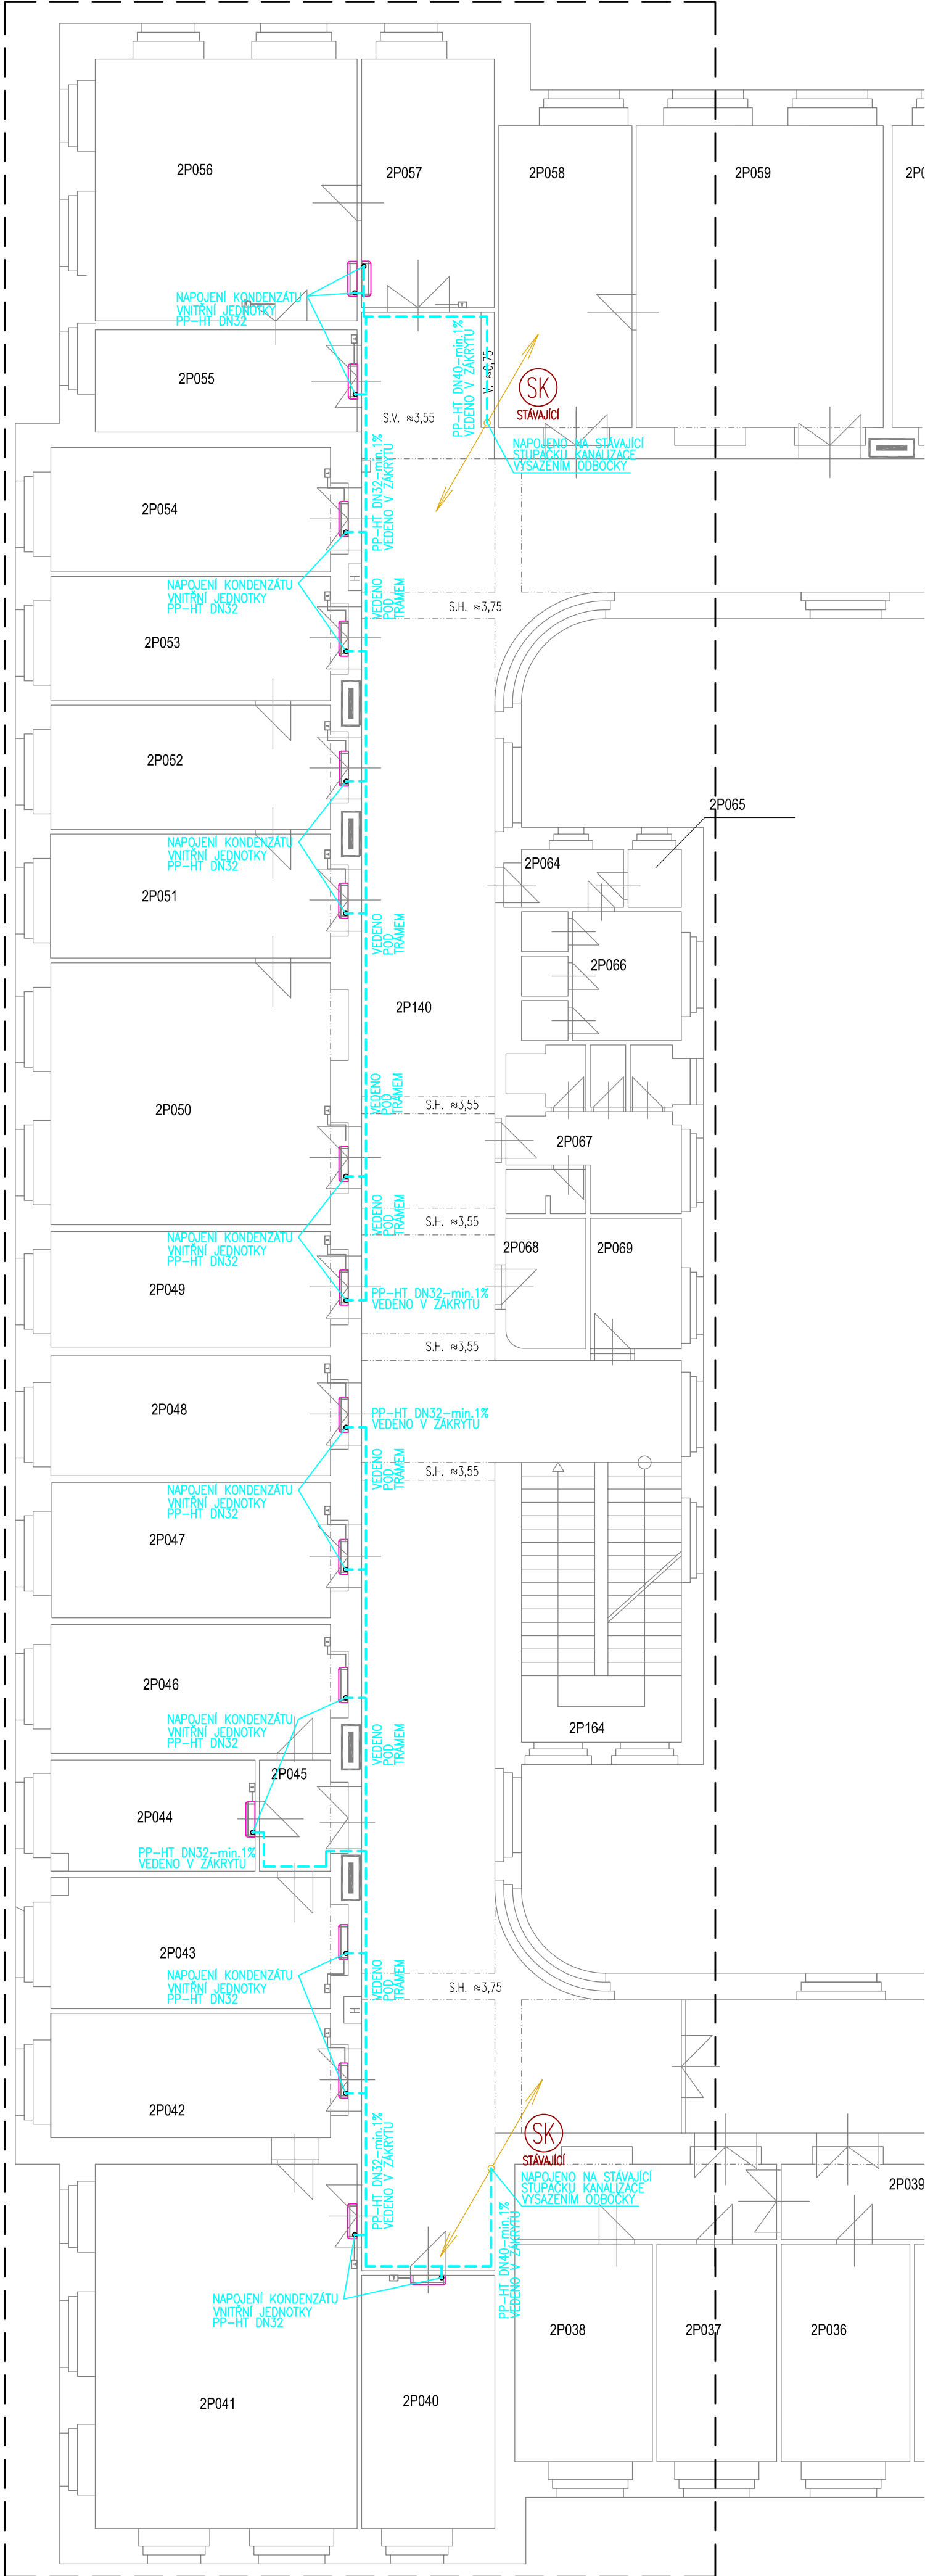

TABULKA MÍSTNOSTÍ		
Č.M.	NÁZEV MÍSTNOSTI	PLOCHA MÍSTNOSTI [m²]
2P040	KANCELÁŘ	17,1
2P041	KANCELÁŘ	48,4
2P042	KANCELÁŘ	18,3
2P043	KANCELÁŘ	19,2
2P044	KANCELÁŘ	11,5
2P045	PŘEDSÍŇ	4,6
2P046	KANCELÁŘ	18,9
2P047	KANCELÁŘ	19,8
2P048	KANCELÁŘ	17,6
2P049	KANCELÁŘ	17,1
2P050	KANCELÁŘ	38,5
2P051	KANCELÁŘ	18,3
2P052	KANCELÁŘ	18,3
2P053	KANCELÁŘ	18,3
2P054	KANCELÁŘ	18,3
2P055	KANCELÁŘ	13,6
2P056	KANCELÁŘ	34,8
2P057	KANCELÁŘ	16,7

- LEGENDA POTRUBÍ
- STÁVAJÍCÍ KANALIZAČNÍ POTRUBÍ
 - STÁVAJÍCÍ KONDENZÁTNÍ POTRUBÍ
 - KONDENZÁTNÍ POTRUBÍ
 - STÁVAJÍCÍ VNITŘNÍ JEDNOTKA
 - NOVÁ VNITŘNÍ JEDNOTKA

REVIZE	DATUM	POPIS
REVISION	DATE	DESCRIPTION
00		

GENERÁLNÍ PROJEKTANT | GENERAL PLANNER



AFRY CZ s.r.o.
Magistrů 1275/13
140 00, Praha 4
www.afry.cz

INVESTOR | INVESTOR

Správa železnic, s.o.
Dlážděná 1003/7,
110 00, Praha 1 - Nové Město

STAVBA | BUILDING

Doplnění klimatizačních jednotek na zbývajícím pracovišti se zaměstnanci SŽDC v budově Brno Kounicova 26 - I. etapa projekt

KÓD | CODE

DPS 2020-0231

STUPEŇ P.D. | PROJECT PHASE

Dokumentace pro provádění stavby

ZPRACOVATEL | SUBCONTRACTOR



AFRY CZ s.r.o.
Magistrů 1275/13, 140 00, Praha 4
tel.: +420 277 005 500, www.afry.cz

ZODPOV. PROJEKTANT | RESP. DESIGNER

Michal Vinduška

VYPRACOVAL | DRAWN BY

Jiří Mareš

KONTROLOVAL | CHECKED BY

Lukáš Hrnčíř

STRUKTURA PŘÍLOHY | ATTACHMENT STRUCTURE

DOKUMENTACE PRO PROVÁDĚNÍ STAVBY		DOKUMENTACE STAVEBNÍCH OBJEKTŮ		TECHNICKÉ ZAŘÍZENÍ STAVBY		ZDRAVOTNÉ TECHNICKÉ INSTALACE	
DPS	D1	4	...	1	
STUPEŇ P.D.	ČÁST	SO (PS)	DÍL	PROJEKT DÍL	DĚLENÍ	ČLENĚNÍ	
PROJ. PHASE	SECTION	BUILDING	PART	PROJ. PART	DIVISION	STRUCTURE	
NÁZEV DESCRIPTION		KOPIE DUPLICATE					

PŮDORYS 3.NP

±0,000 = 243.05 Bpv

M 1/100 11m 15m

10m I

02/2021 1:100 103 00
DATUM | DATE MĚŘÍTKO | SCALE Č. PŘÍL. | ATTACH. NO. REVIZE | REVISION