


PŮDORYS 2.NP:

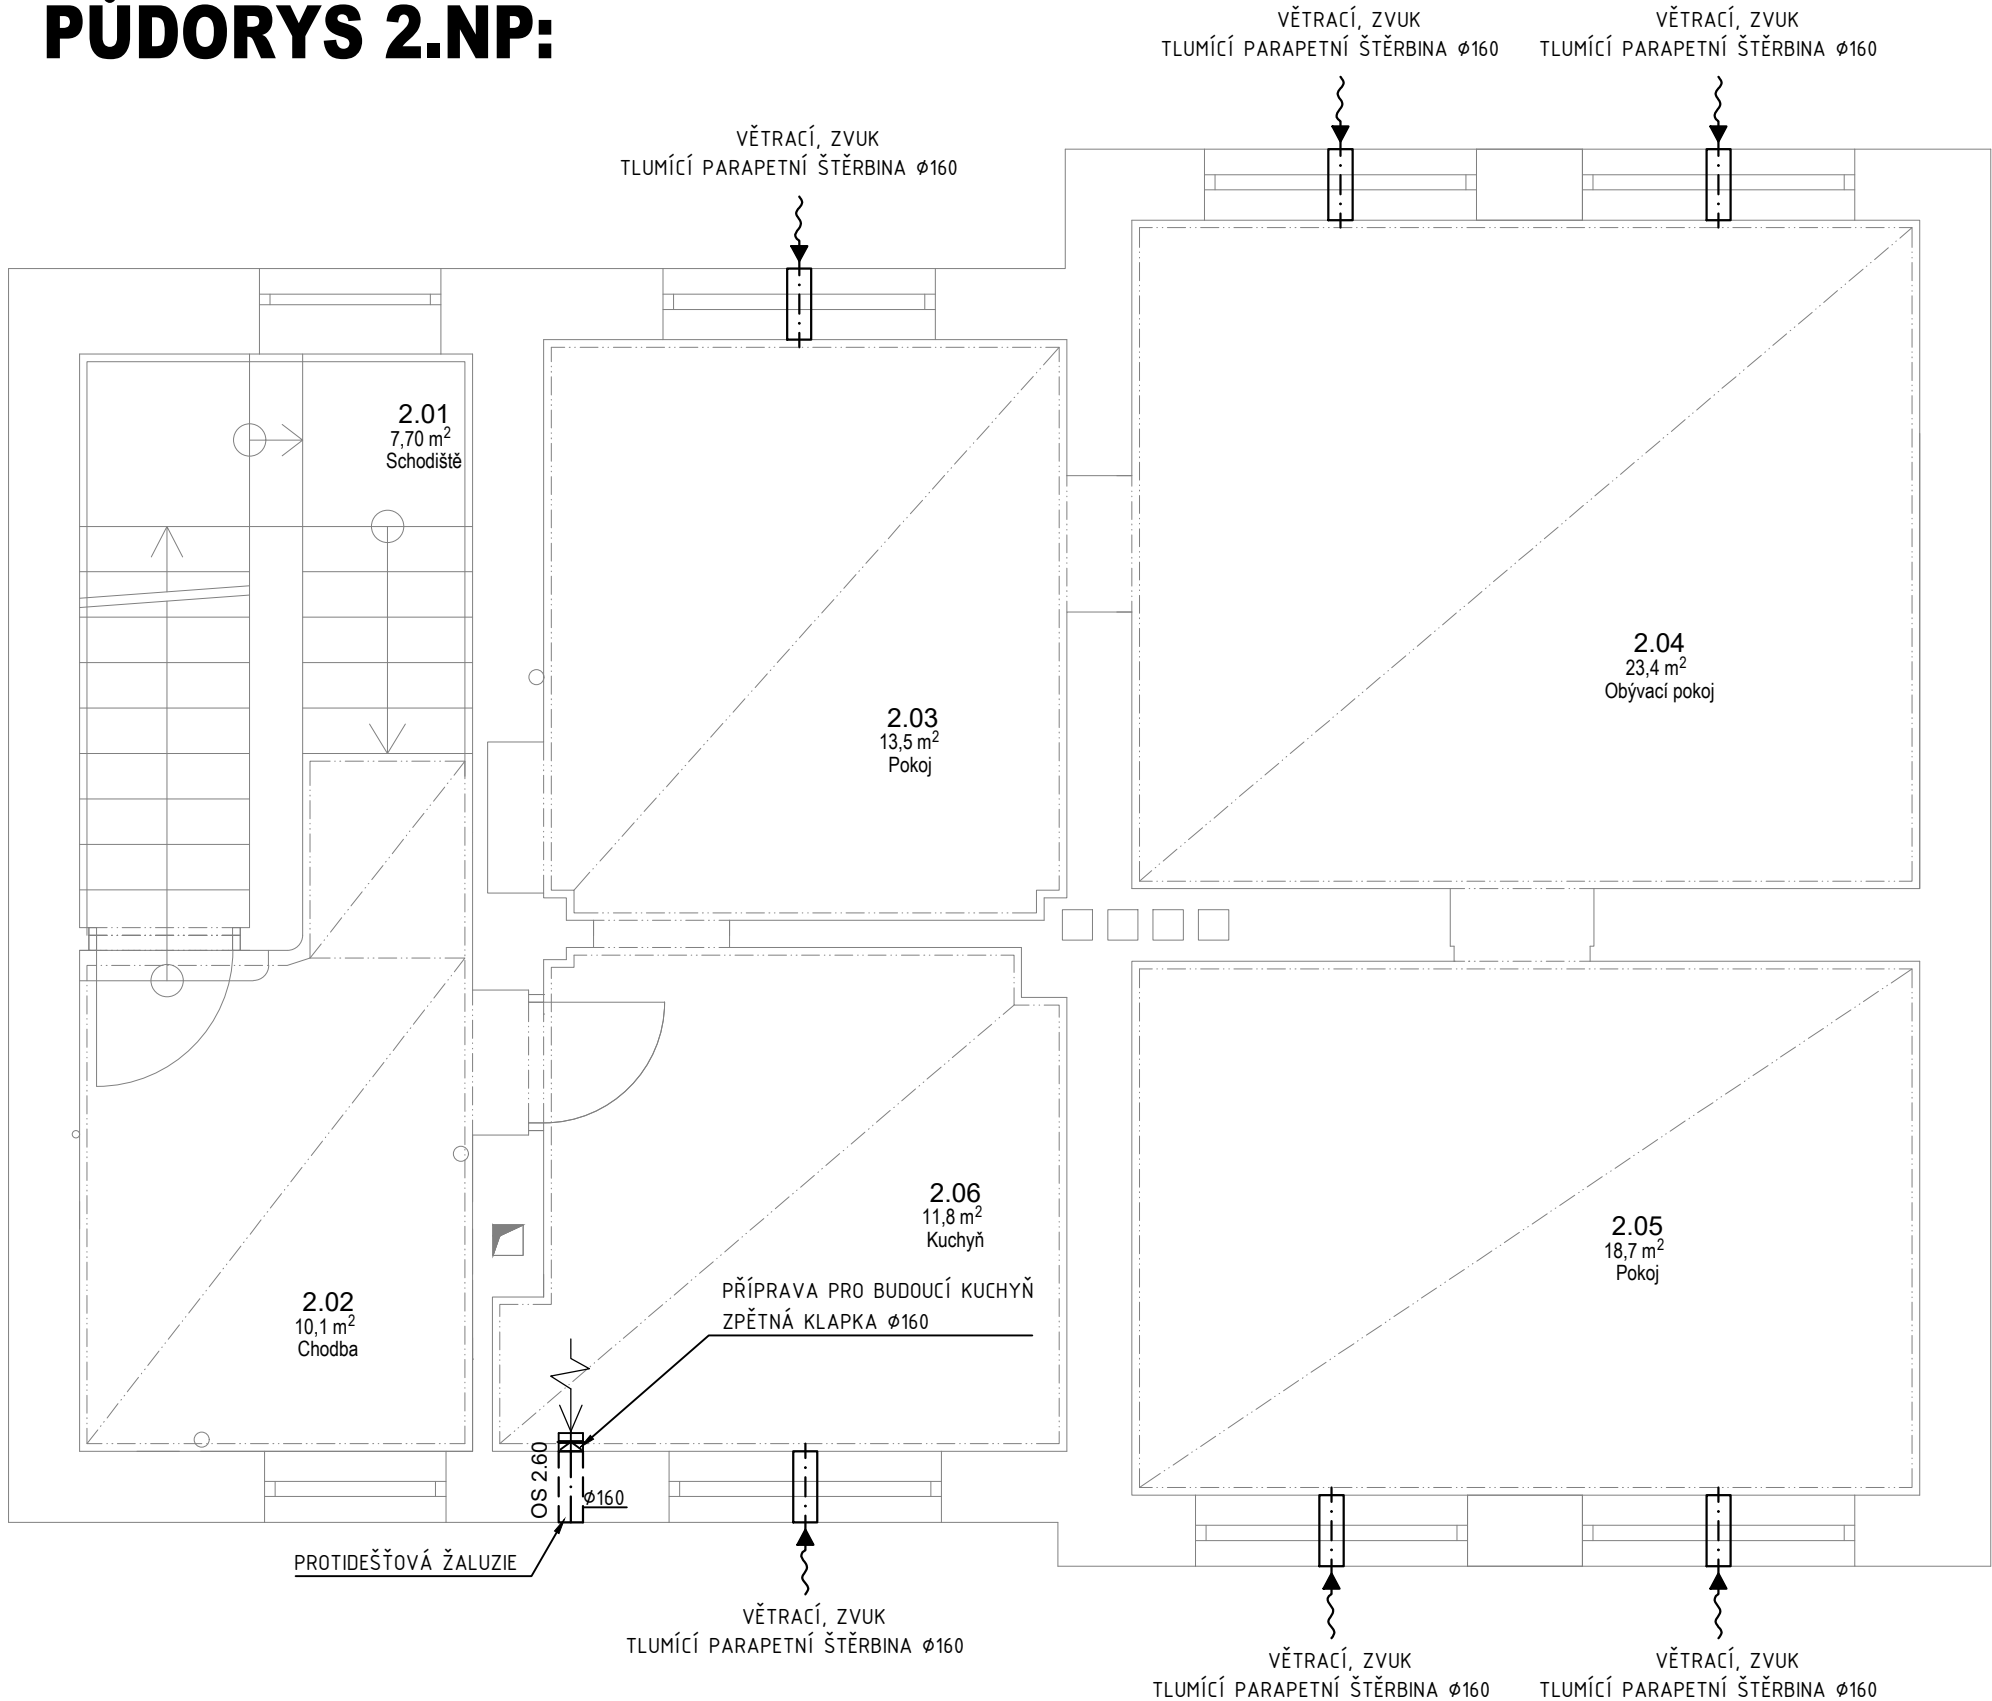

LEGENDA VZT

- OS 2.710 Osa potrubí potrubí nad podlahou
- ✧ Příklad/odtah vzduchu (m3/h)
- ✧ Výfuk/sání (m3/h)
- 560/200 Dimenze potrubí (mm)
- ↑ Podříznuté dveře o výšce 10-12 mm
- ↑ Mřížka ve dveřích-dodávka stavby

ZAŘÍZENÍ

- ✧ Zpětná klapka
- ✧ Odvodní ventilátor s montáží pod omítku

POTRUBÍ

- Flexibilní potrubí - hadice
- Potrubí-odvod hyg. zázemí
- Potrubí-odvod kuchyně

IZOLACE

- Požární izolace tl. 40 mm s požární odolností EI 30
- Tepelná izolace tl. 40 a 60 mm

Generální projektant:



TZB ONDŘEJ ZIKÁN
PROJEKTANT V OBORU TZB
E. ondrejzikán@seznam.cz
T. 608 816 937

PRODIN A.S.
JIRÁSKOVA 169
530 02 PARDUBICE
www.PRODIN.CZ
DIČ: CZ25292161
IČO: 25292161

Zpracovatel dílčí části dokumentace:

Souřadnicový systém S-JTSK, Výškový systém Bpv

Vypracoval: Ondřej Zikán	Zodp. projektant: Ondřej Zikán	Kontroloval: Ing. Michal Procházka
Kraj: Liberecký	Traťový úsek/Obec: Nové Město pod Smrkem	
Investor SŽDC, s.o., Praha 1 – Nové Město, Dlážděná 1003/7, 110 00		



Akce: Nové Město pod Smrkem - projektová dokumentace komplexní opravy objektu SO 10 Výpravní budova			Formát 3xA4
			Datum 04/2021
			Účel DPS
			Č. zakázky 3110-20-141
			Změna Č. kopie
			Měřítko 1:50
Obsah výkresu: Půdorys 2.NP			Část dokumentace D.2.2.a)06
			Č. výkresu 2.02