




LEGENDA ELEKTROINSTALACE




ROZVADĚČ




KABELOVÁ TRASA




SPÍNAČ ŘAZENÍ 1/0




VYPÍNAČ ŘAZENÍ 1




DVOJITÁ ZÁSUVKA 230V/16A




1F VÝVOD




STROPNÍ SVÍTIDLO




STROPNÍ SVÍTIDLO S POHYB. ČIDLEM




NÁSTĚNNÉ SVÍTIDLO S POHYB. ČIDLEM IP54




ORIENTAČNÍ / PANIKOVÉ LED SVÍTIDLO S BATERIÍ



 
STROPNÍ TOPNÝ PANEL




TEPLOTNÍ SENZOR TERMOSTATU





TAHOVÉ SOS TLAČÍTKO

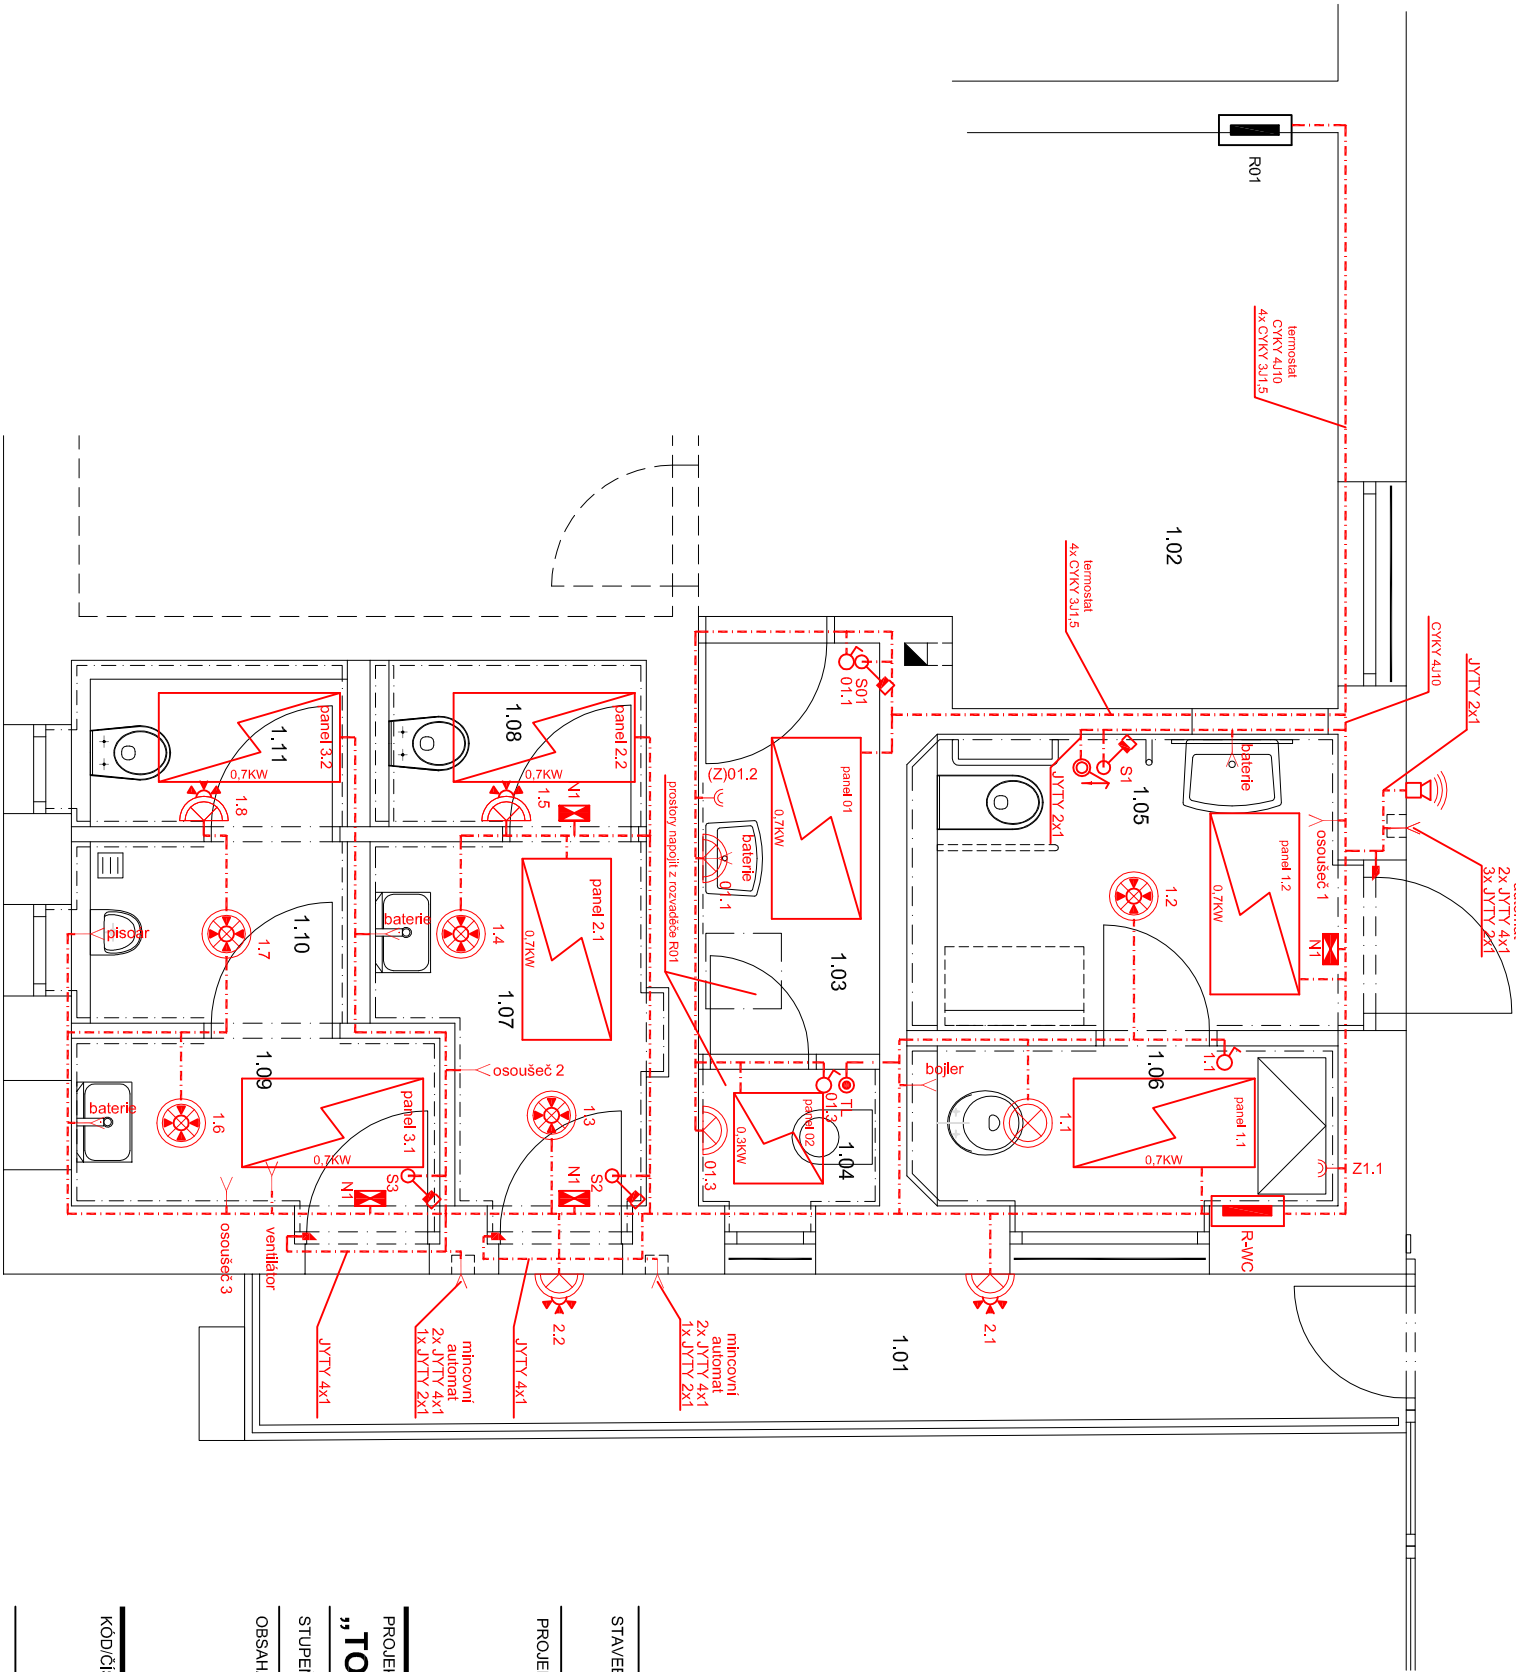

ZVUKOVÁ SOS SIGNALIZACE



STAVEBNÍK : Správa železniční dopravní cesty, s. o. IČO: 70994234, Dlážděná 1003/7, Nové Město, 110 00 Praha 1		GENERÁLNÍ PROJEKTANT : <div><div></div><div></div></div>	
PROJEKTANT ČÁSTI/PROFESE : <div><div><div>A 3 PROJEKT, s.r.o. J. V. Štorka 699 391 81 Veselí nad Lužnicí IČO: 26046920 tel.: +420 381 582 202 e-mail: a3projekt@a3projekt.cz</div><div>A 3 PROJEKT, s.r.o. J. V. Štorka 699 391 81 Veselí nad Lužnicí IČO: 26046920 tel.: +420 381 582 202 e-mail: a3projekt@a3projekt.cz</div></div></div>			
PROJEKT : „TOA POINT NRZO“ - SO 04 - Mirošovice u Prahy			
STUPEŇ : PROJEKT (P)		ČÁST/PROFESE : ESI	
OBSAH/VÝKRES : SO 04.3 - ELEKTROINSTALACE WC			
KÓD/ČÍSLO VÝKRESU/PŘÍLOHY : E.2.10.b.1			
VYPRACOVAL : <div><div>Jan Landa</div><div>ZAKÁZKA:</div></div>		ZODPOVĚDNÝ PROJEKTANT : Jan Landa	
DATUM AKTUALIZACE : 15.9.2017		MĚŘÍTKO : 1:50	
VÝTIŠK :			
SOUBOR : SO 04_Mirošovice u Prahy.dwg			