

409,500


409,400



Projekt „Studie pro vybrané úseky železniční trati Praha - letiště Václava Havla“
je spolufinancovaný EU z programu Nástroj pro propojení Evropy (CEF)
Za tuto publikaci odpovídá pouze její autor. Evropská unie nenese odpovědnost za jakékoli využití informací v ní obsažených.

Paré:

Orientační schéma:

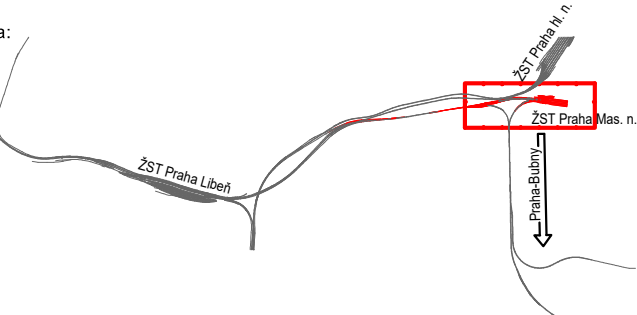




Razítko oprávněné osoby:

Podpis:

Datum:

Revize:	Datum:	Popis:	Kontroloval:
000	30.10.2022	Dokumentace po připomínkách	Ing. Marek Ambrož

Stavebník / investor:	Správa železnic, státní organizace	
Adresa:	Dlážděná 1003/7, 110 00 Praha 1	
Zástupce investora:	Stavební správa západ	
Adresa:	Ke Štvanici 656/3, 186 00 Praha 8-Karlín	

Zhotovitel díla:	Účastníci Společnosti "SP + SEU_Masarykovo nádraží_DSP, BIM"	
Adresa:	Olešanská 2643/1a, 130 00 Praha 3 - Žižkov	
Kontakt:	T: +420 267 094 111 E: praha@sudop.cz	
Zhotovitel části / objektu:	STOSMOL s.r.o.	
Adresa:	U Cukrovaru 509/4, 400 07, Ústí nad Labem	
Kontakt:	T: +420 605 258 472 E: info@stosmol.cz	
Hlavní projektant (HIP):	Ing. arch. David Šabata	Specialista: Ing. Marek Ambrož

Název stavby / akce:	Modernizace a dostavba ŽST Praha Masarykovo nádraží	Označení (S-kód): S631500649
		Zakázka: 20-309.230
Název části:	Technologie transformačních stanic vn a nn (energetika)	Označení části: D.1.3.5
Název objektu/díle části:	ŽST Praha Masarykovo nádraží, TS 22/0, 4 kV, technologie, část SŽDC	Číslo objektu / komplexu: PS 11-03-52
Název přílohy:	Situace	Číslo přílohy: 2. 001
Název díle části přílohy:		
Odpovědný projektant:	Zpracovatel přílohy: Jaroslav Hrabec	Měřítko: 1:500
Ing. Marek Ambrož	Formát: 5x4	
Kraj:	Katastrální území: TUDU:	Stupeň dokumentace: PDPS
Praha	Nové Město [727181]	
		Smluvní datum zpracování: 31.12.2022
S-kód: S631500649	Stupeň dokumentace: Část	Objekt: P110352
		Podpis: X
		Příloha: 2
		Revize: 000

DOKUMENT LZE UŽÍVAT POUZE VE SMYSLU PŘÍSLUŠNÉ SMLOUVY O DÍLO. ŽÁDNÁ JEHO ČÁST NEMŮŽE BYT DLE ZÁKONA č.121/2000 Sb. KOPIJOVÁNA NEBO JINÝM ZPŮSOBEM ROZŠÍŘOVÁNA BEZ SOUHLASU SUDOP PRAHA a.s.

PS 11-03-52