

ČÍSLO MÍSTNOSTI	POPIS	PLOCHA	SVĚTLÁ VÝŠKA
1S01	SCHODIŠTĚ	4,13 m2	-
1S02	CHODBA	4,76 m2	2 010 mm
1S03	SKLEP	3,39 m2	2 510 mm
1S04	SKLEP	4,44 m2	2 440 mm
1S05	SKLEP	7,50 m2	2 420 mm
1S06	TECHNICKÁ MÍSTNOST	38,11 m2	2 610 mm
1S07	SKLEP	13,25 m2	2 530 mm

LEGENDA


- hlavní kabelové trasy MaR
- √.xx.xx

položka(zařízení) MaR
- stoupačka trasy MaR
- rozvaděč MaR

Sestava položky

YY.XX\_ZZ  
prvky MaR v okruhu  
regulační okruh, sekce, zařízení  
kód technologie

- YY - kód technologie  
UT - vytápění  
CH - chlazení  
V - vzduchotechnika  
PK - protipožární klapky  
RP - regulátory průtoku vzduchu  
ZT - zdravotnicka  
E - elektro silnaproud, slaboproud  
OT - ostatní technologie  
XX - regulační okruh  
xx - okruhy dle technologie  
ZZ - prvky MaR v okruhu  
T - teplota  
P - tlak  
H - vlhkost  
Q - kvalita vzduchu  
S - rychlost, frekvence  
KL - klapka, ventil s elektropohonem/elektromagnetem  
Y - regulační ventil se servopohonem  
M - motor (např.:čerpadlo, ventilátor a pod)  
XH - vlnění vzduchu  
EO - elektroohřev  
99 - kompaktní zařízení

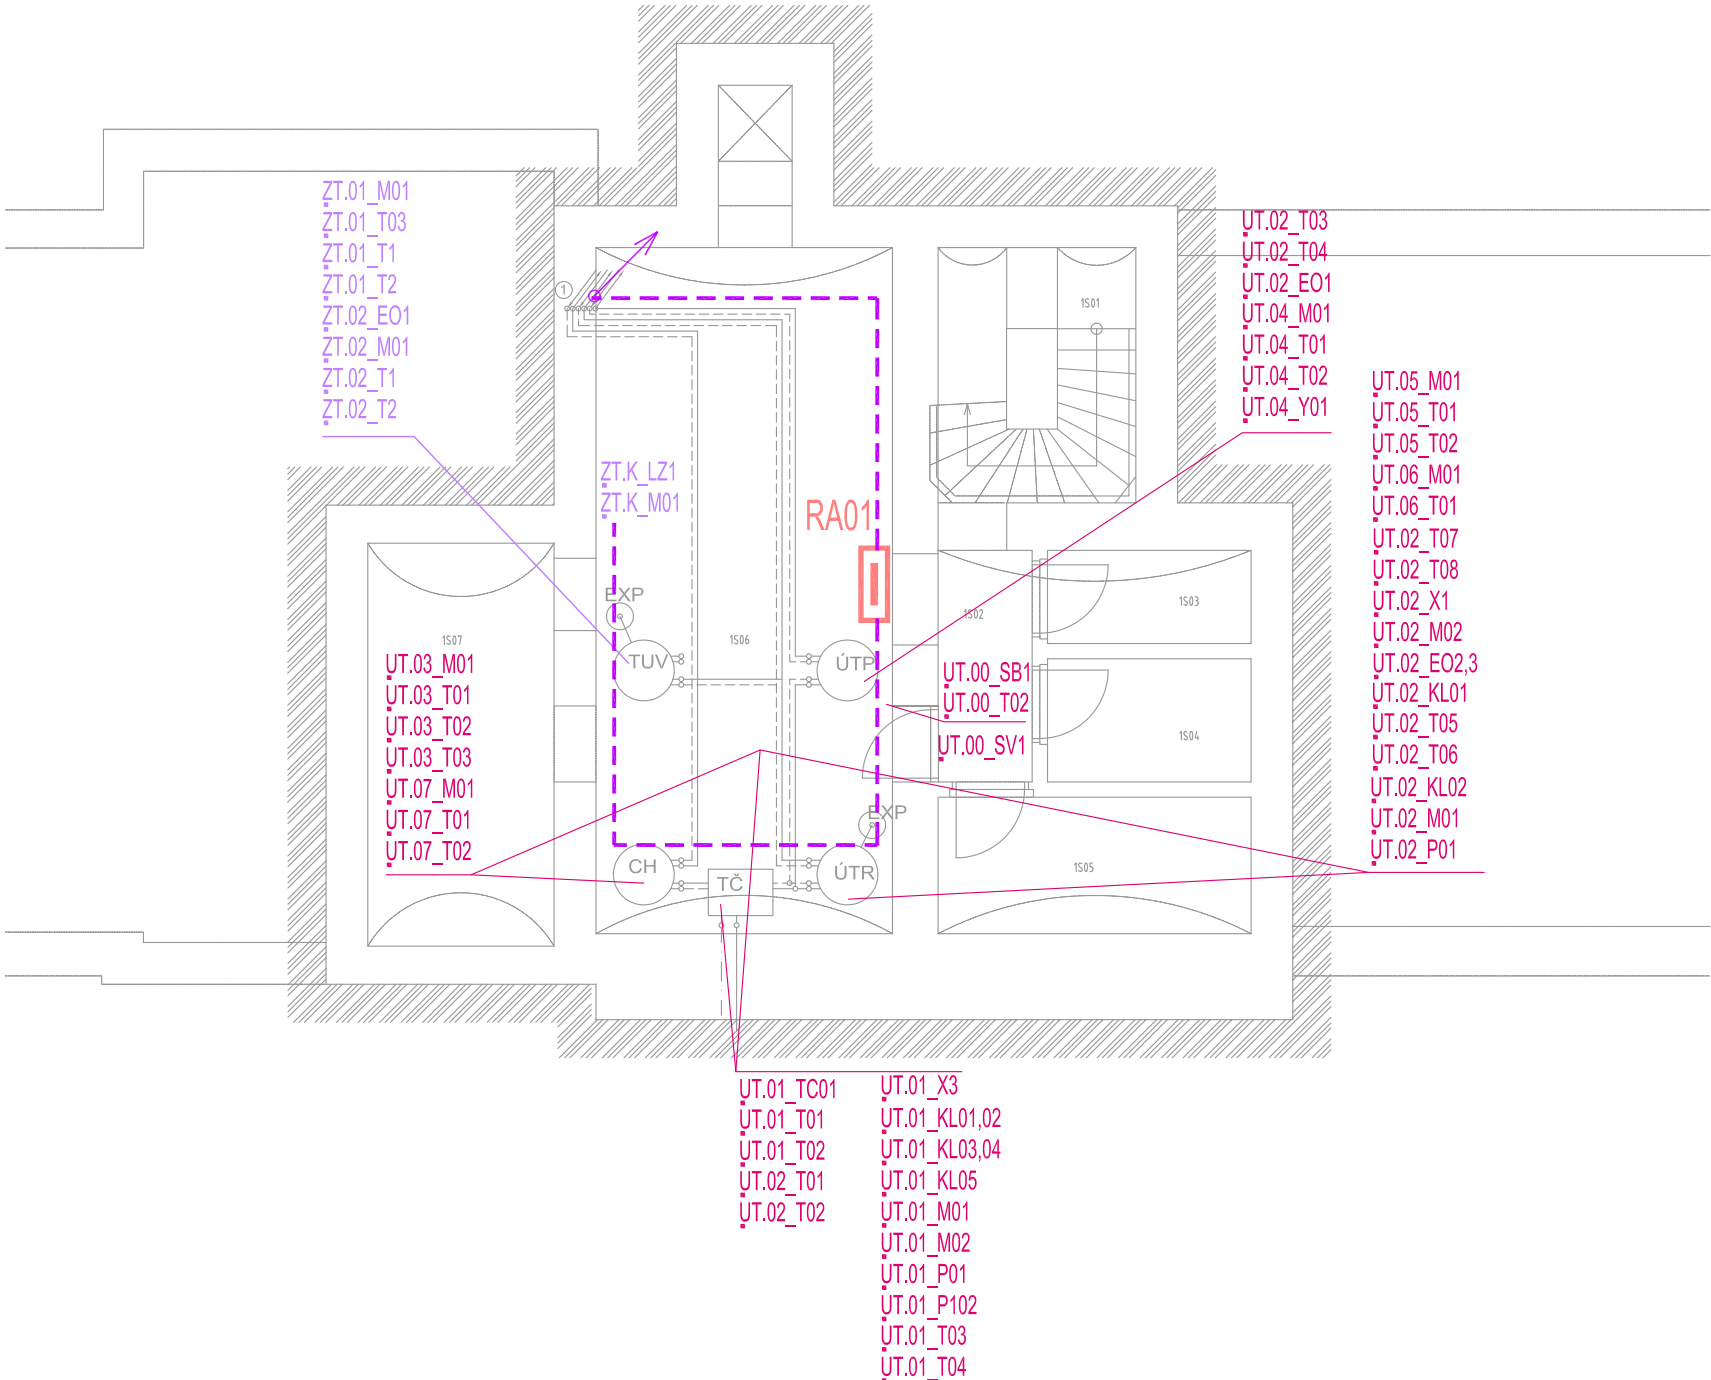

Ministerstvo dopravy  
Státní fond dopravní infrastruktury

Jiná ověření:

Paré:

Orientační schéma:

Razítko oprávněné osoby:

Podpis:

Datum:

Revize:

Datum:

Popis:

Kontroloval:

-

-

-

-

Stavebník/Investor:

Adresa:

Zástupce investora:

Adresa:

Správa železnic, státní organizace

Dlážděná 1003/7, 110 00 Praha 1

Stavební správa západ

Sokolovská 1995/278, 190 00 Praha 9

Zhotovitel díla:

Adresa:

Kontakt:

APRIS 3MP s.r.o.

Baarova 231/36, 140 00 Praha 4

T: +420 261 260 358

E: apris@apris.cz

Zhotovitel objektu:

Adresa:

Kontakt:

MAR projekt76 s.r.o.

Marie Podvalové

T: +420 774 536 066

E: tkac-p@seznam.cz

Hlavní projektant (HIP):

Ing. Vojtěch Hejl

Specialista:

-

Název stavby/akce:

REKONSTRUKCE VÝPRAVNÍ BUDOVY V ŽST. ČÁSLAV

Označení investora:

S631900086

Označení zhotovitele:

2021026

Název části:

Pozemní objekty výpravních budov a budov zastávek

Označení části:

D.2.2.1

Název objektu/dílčí části:

Výpravní budova v žst. Čáslav

Označení objektu/komplexu:

SO 04-71-01.08

Název přílohy:

Měření a regulace

Číslo přílohy:

2. 099

Název dílčí části přílohy:

Půdorys 1.pp

Stupeň dokumentace:

PDPS

Odpovědný projektant:

Peter Tkáč

Měřítko:

1:100

Formáty:

3xA4

Kraj:

Středočeský

TUDU:

1201X1

Smluvní datum zpracování:

21.2.2022

Označení investora:

Stupeň dokumentace:

Část:

Objekt:

Podoba:

Příloha:

Revize:

S 6 3 1 9 0 0 0 8 6 - P D P S - 0 2 2 0 1 - S 0 0 4 7 1 0 1 - 0 8 - 2 - 0 9 9 - P 0 1

TATO DOKUMENTACE NENAHAZUJE PROVÁDĚCÍ PROJEKTOVOU DOKUMENTACI A NENÍ URČENA K REALIZACI STAVBY