




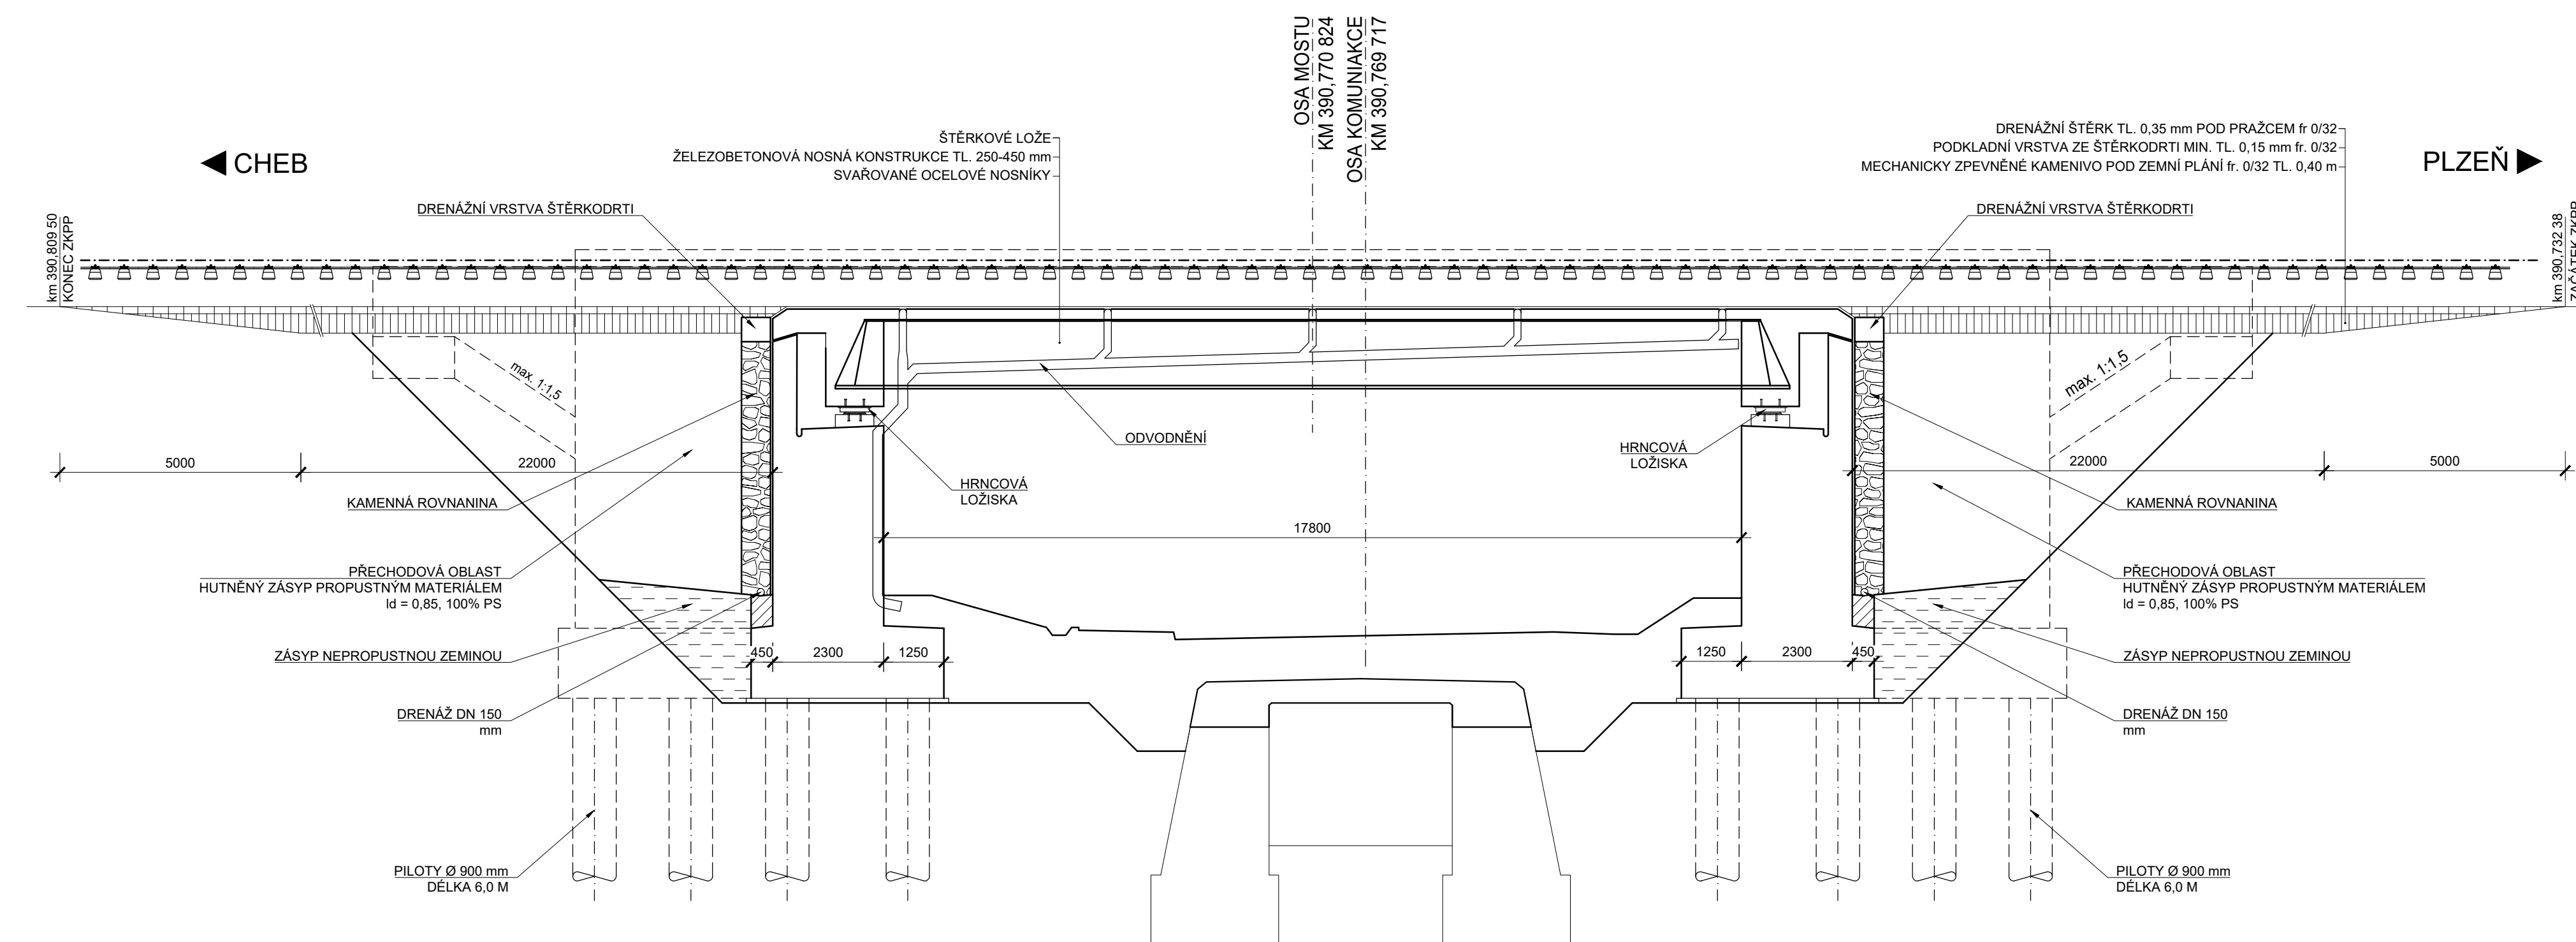


LEGENDA INŽENÝRSKÝCH SÍTÍ

	SDĚLOVACÍ KABEL (SSZT Plzeň)
	METALICKÝ KABEL SEK (CETIN a.s.)
	TRASA NN PODEZMNÍ
	SILOVÝ KABEL SŽ
	DOUO (dálkové ovládání úsekových odpojovačů)

PODÉLNÝ ŘEZ 1:100



Orientační schéma: <div style="border: 1px solid black; height: 150px; margin-top: 10px;"></div>	Razítko oprávněné osoby: <div style="border: 1px solid black; height: 150px; margin-top: 10px;"></div>
---	---

Podpis: _____ Datum: _____			
Revize:	Datum:	Popis:	Kontroloval:

Stavebník/Investor: Adresa:	Správa železnic, státní organizace Diáľoňská 1003/7, 110 00 Praha 1	 SPRÁVA ŽELEZNIC
Zástupce investora: Adresa:	Stavební správa západ Sokolovská 278/1955, 190 00 Praha 9	

Zhotovitel stavby: Adresa: Kontakt:	DIPONT s.r.o. Č.p. 505, 403 35 Libouheč T: +420 475 201 724 E: dipont@dipont.cz	 dipont
Hlavní projektant (HIP): Ing. Jan Grepel	Specialista: Ing. Jan Grepel	

Odpovědný projektant: Ing. Jan Grepel	Zpracovatel: Ing. Zuzana Greplová
---	---

Název stavby/akce:	Zajištění stability svahů náspů v úseku Kozolupy - Ošelín trati Plzeň - Cheb
Název části:	Stavební část
Název objektu:	Přechodová oblast mostu v ev. km 390,780
Název přílohy: Název dílčí části přílohy:	Stávající stav Půdorys a řez Katastrální území:
Kraj: Plzeňský kraj	Svojsín
Stupeň dokumentace: PDPS	Datum zpracování: 08/2021
Formáty: 8x4	Měřítko: 1:200, 1:100

Označení (S+číslo): 631900244 Označení zhotovitele: D20110	Označení části: D, 2, 1. Označení objektu/komplexu: SO 14-20-0
Číslo přílohy: 0.1.	Paré: