
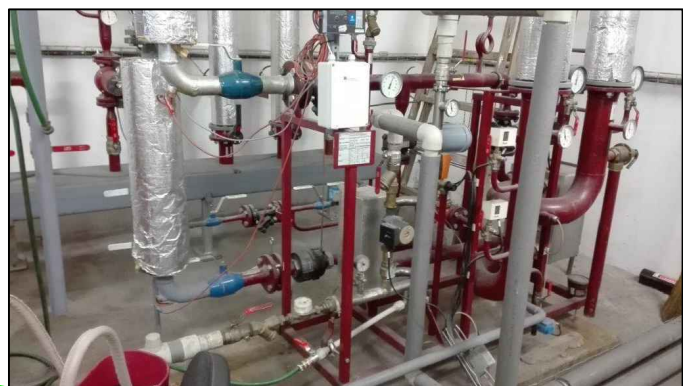
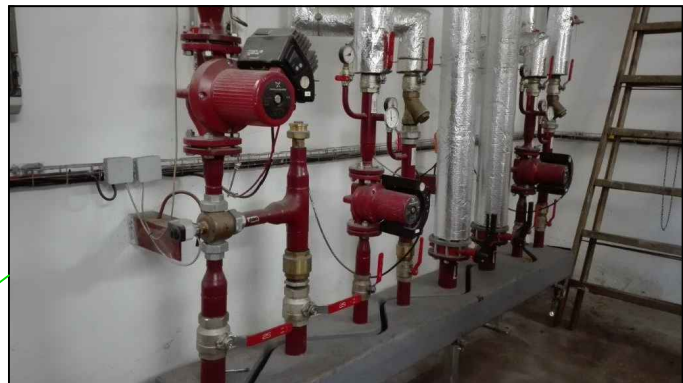


LEGENDA ČAR A OTOPNÝCH TĚLES – DEMONTÁŽ:

- PRAVĚPODOBNÁ TRASA STÁVAJÍCÍHO ROZVODU TOPNÉ A VRATNÉ VODY – kompletní demontáž s příslušenstvím
- STÁVAJÍCÍ ROZVOD TOPNÉ VODY HORKOVODU – lokální demontáž s příslušenstvím
- STÁVAJÍCÍ ROZVOD VRATNÉ VODY HORKOVODU – lokální demontáž s příslušenstvím
- ▭ STÁVAJÍCÍ OTOPNÉ TĚLESO DESKOVÉ OCELOVÉ, ČLÁNKOVÉ OCELOVÉ, ČLÁNKOVÉ LITINOVÉ – kompletní demontáž
- STÁVAJÍCÍ OTOPNÝ REGISTR Z HLADKÝCH TRUBEK – kompletní demontáž s příslušenstvím

JAKO PODKLAD PRO ZPRACOVÁNÍ STÁVAJÍCÍHO STAVU BYLA POUŽITA PŮVODNÍ DOKUMENTACE VYPRACOVANÁ V ROCE 1986 / ČESKOSLOVENSKÝMI DRAHAMI, JIHOZÁPADNÍ DRAHA, PROJEKTOVÉ STŘEDISKO V PLZNI

ZAKRESLENÉ ZAŘÍZENÍ PRO VYTÁPĚNÍ NEMUSÍ ODPOVÍDAT SKUTEČNOSTI A JE NUTNÁ PODROBNÁ PROHLÍDKA PŘED ZAHÁJENÍM

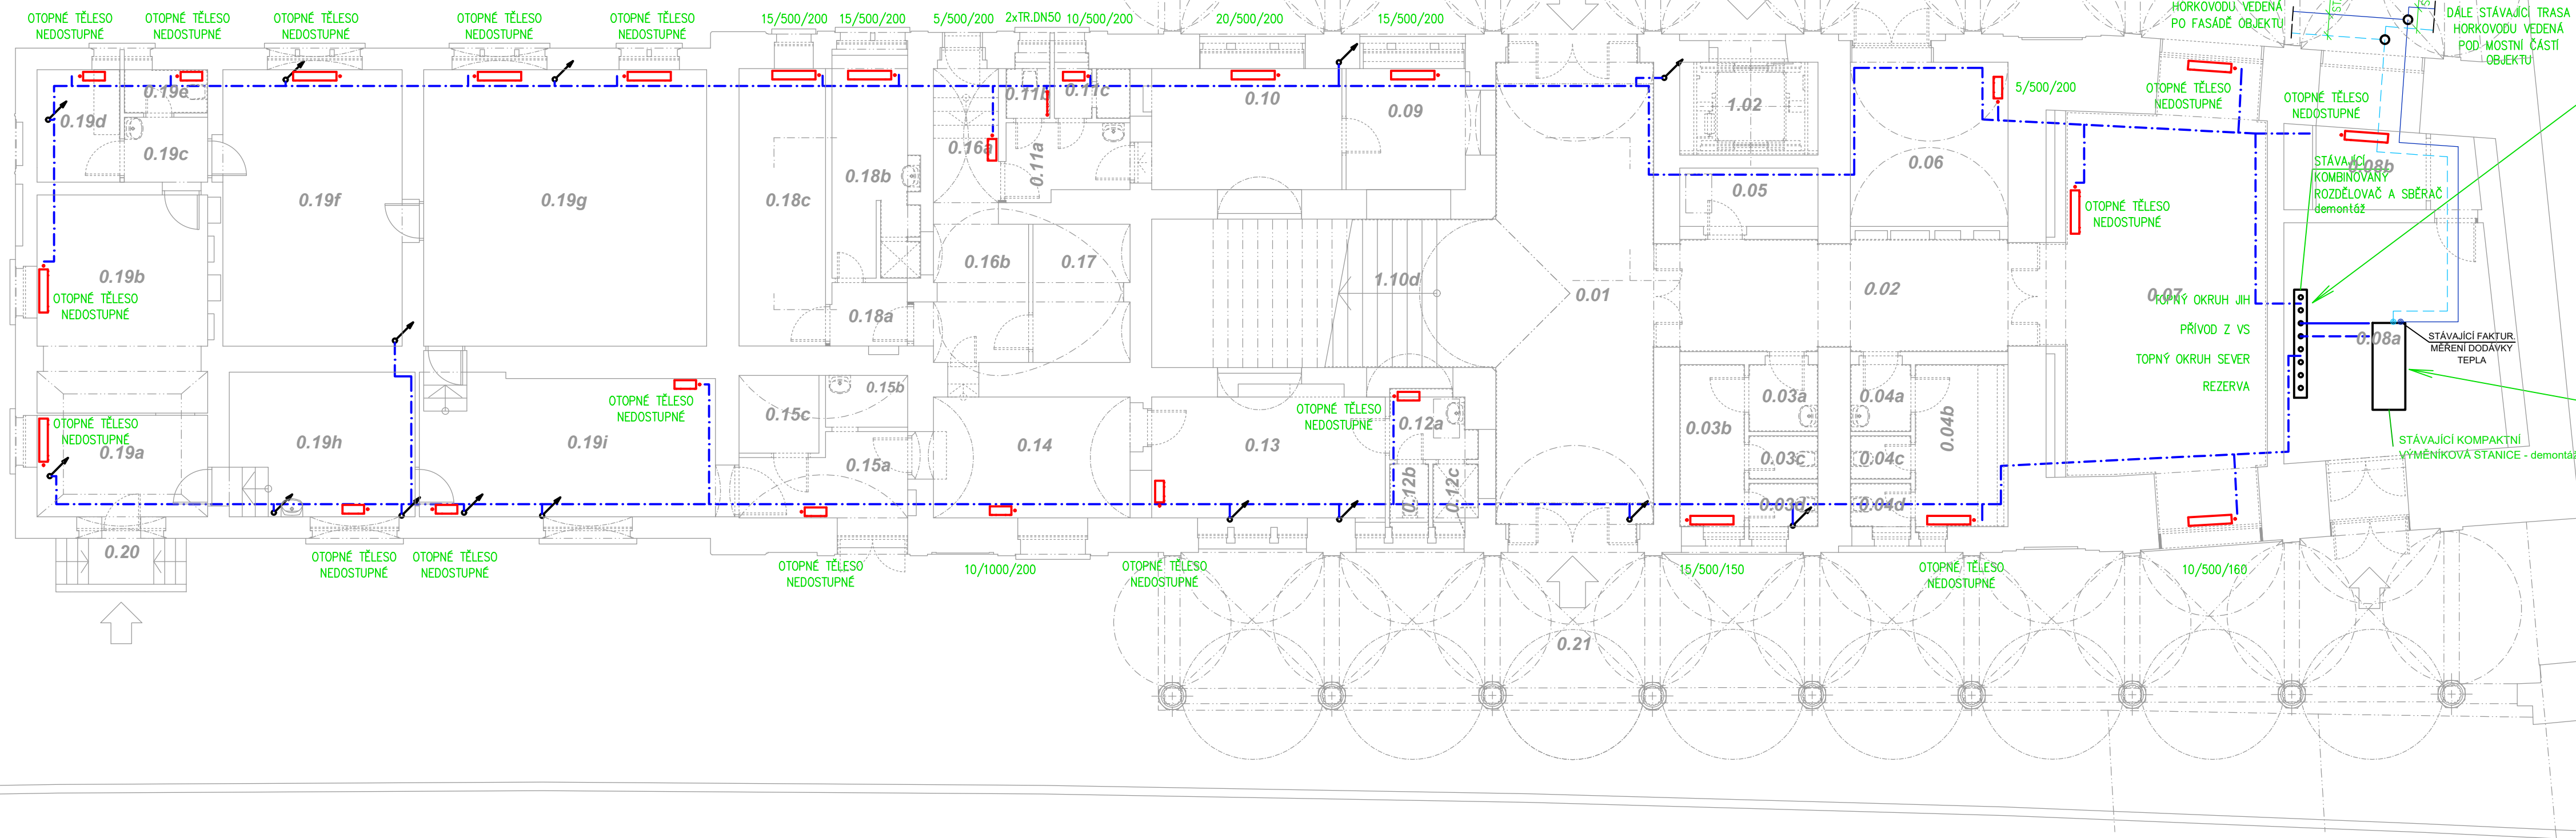

Jiná ověření:	Paré:		
Orientační schéma: 			
Podpis: _____ Datum: _____			
Revize:	Datum:	Popis:	Kontroloval:
P02	30.8.2023	Předložení dokumentace k připomínkám	
<hr/>			
Stavebník/Investor:	<b>Správa železnic, státní organizace</b>		
Adresa:	<b>Diážděná 1003/7, 110 00 Praha 1</b>		
Zástupce investora:	Stavební správa západ		
Adresa:	Sokolovská 1955/278, Praha 9, 190 00		
Zhotovitel díla:	Správa železnic, státní organizace		
Adresa:	Markéty Kuncové 990/12, 615 00 Brno		
Kontakt:	T: +420 972 235 830 E: O09sek@spravazeleznic.cz		
Zhotovitel části/objektu:	SEAP		
Adresa:	Na Pátku 1171, 337 01 Rokycany		
Kontakt:	T: +420 371 746 011] E: seap@seap.cz]		
Hlavní projektant (HIP):	Jan Karásek	Specialista:	Ing. Jaroslav Stáňa, DiS.
Název stavby/akce:	<b>Rekonstrukce výpravní budovy v ŽST Plzeň-Jižní Předměstí</b>		Označení investora: S631900277
Název části:	Technika prostředí staveb		Zakázka: 120 047
Název objektu/díle části:	<b>Výpravní budova v ŽST Plzeň-Jižní Předměstí</b> <b>Zařízení pro vytápění budov</b>		Označení části: <b>D.2.2.1.3.3</b> Označení objektu/komplexu: <b>SO 65-71-65.01</b>
Název přílohy:	Půdorys 1.PP		Číslo přílohy (typ/pořadí): <b>2 102</b>
Název díle části přílohy:	Stávající stav - kompletní demontáž topného systému s přísl.		Stupeň dokumentace: <b>PDPS</b>
Odpovědný projektant:	Zpracovatel přílohy: Ing. Jaroslav Stáňa, DiS.	Měřítko: 1:100 Formáty: 940x297	Smluvní datum zpracování: <b>30.11.2023</b>
Kraj:	Katastrální území: Plzeň [721981]	TUDU: 0203 B1	
Označení investora: S 6 3 1 9 0 0 2 7 7 - P 0 2 Stupeň dokumentace: Část: P D P S D 2 2 1 3 3 - Objekt: S 0 6 5 7 1 6 5 - 0 1 1 - Příloha: 2 - 1 0 2 - Revize: P 0 2 (Prostor pro další informace)			