


PŮDORYS – HALA
1:50

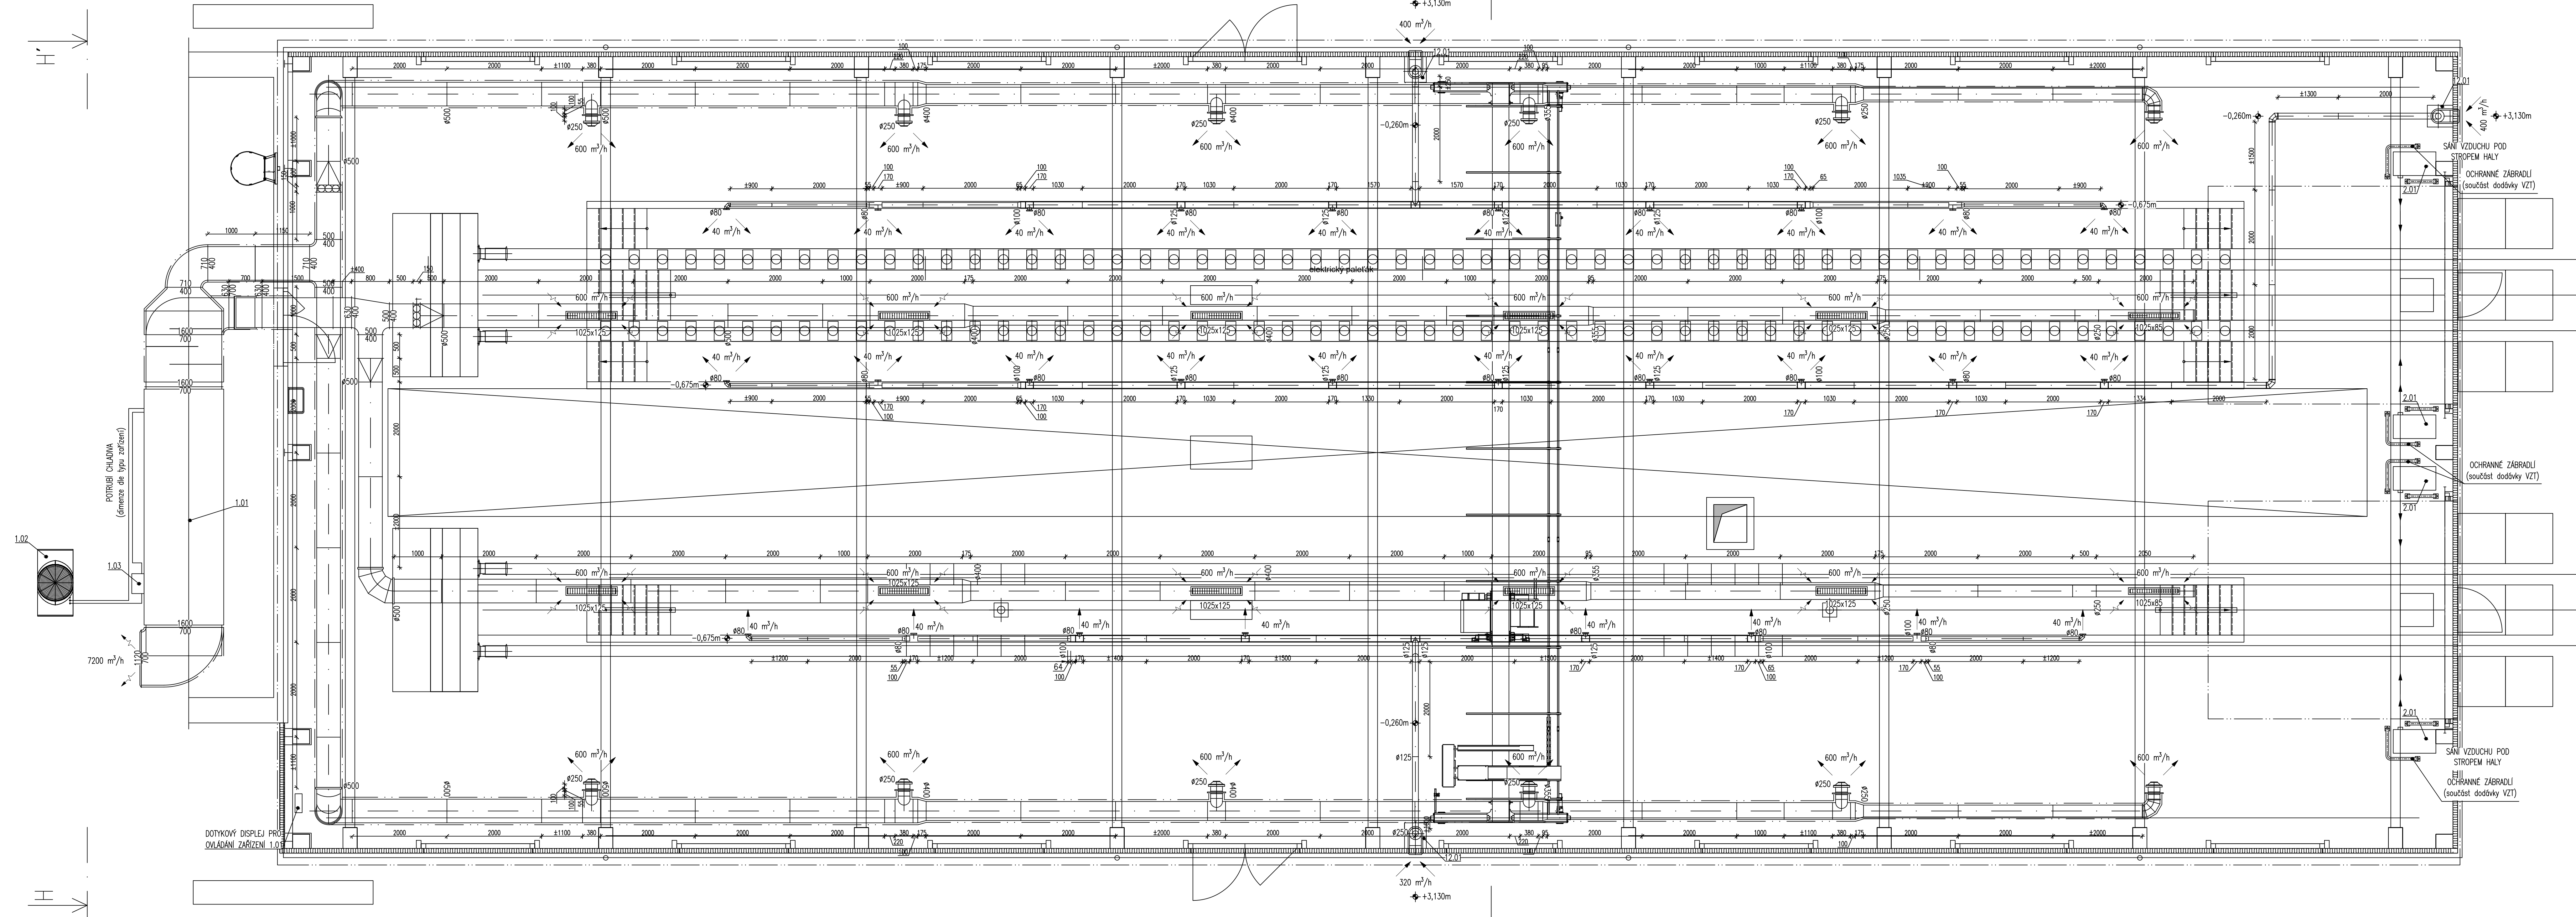

LEGENDA ČAR

- OSY PRVKŮ KRUHOVÉHO POTRUBÍ
- PRVKY VZDUCHOTECHNICKÉHO POTRUBÍ
- TEPELNÁ IZOLACE (tloušťka dle technické zprávy a PBR)
- PŘÍVOD VZDUCHU
- ODVOD VZDUCHU

POZNÁMKY:
- VÝŠKY UMÍSTĚNÍ VZT POTRUBÍ JSOU UDÁVÁNY OD ČISTÉ PODLAHY DANÉHO PODLAŽÍ
- VEŠKERÉ POTRUBÍ PŘÍVODU VZDUCHU JE IZOLOVÁNO

LEGENDA PRVKŮ

- VZDÁLENOST OSY PRVKU OD ČISTÉ PODLAHY
- PŘÍVOD VZDUCHU [m³/h]
ODTAH VZDUCHU [m³/h]
- DVĚRNÍ MŘÍŽKY
- PŘETLAKOVÁ ŽALUZIE
- ZPĚTNÁ Klapka
- POŽÁRNÍ VĚTRACÍ MŘÍŽKA
- TLUMIČ HLUKU PRO KRUHOVÉ POTRUBÍ
- POŽÁRNÍ Klapka
- PROTILUKOVÉ IZOLOVANÁ OHEBNÁ AÍ HADICE
- KULISOVÝ TLUMIČ HLUKU
(skladba dle montážních plánů tlumičů)
- ŠKRTICÍ Klapka PRO KRUHOVÉ POTRUBÍ
- REGULAČNÍ ČTYŘHRANNÁ Klapka, tl. 150mm
- PRUŽNÁ SPOJKA
- ČTYŘHRANNÁ PŘESLECHOVÁ MŘÍŽKA
- MŘÍŽKA DO KRUHOVÉHO POTRUBÍ
- TAHÁKOVÝ VENTIL PRO PŘÍVOD/ODVOD VZDUCHU
- VÝST S VŘÁVNÝM VÝTOKEM VZDUCHU

Revize: 000
Datum: 31.3.2023
Popis: Číslo dokumentace

Podpis: _____
Datum: _____

Kontroloval: Ing. arch. Vítězslav Glomb

Stavebník/Investor: **Správa železnic, státní organizace**
Adresa: Dlážděná 1003/7, 110 00 Praha 1

Zakazce investora: Stavební správa západ
Adresa: Sokolovská 1955/278, Praha 9, 190 00

Zhotovitel stavby: **SAGASTA s.r.o.**
Adresa: Novoborská 1010/14, 142 00, Praha 4 - Lhotka
Kontakt: T: +420 261 344 100
E: info@sagasta.cz

Zhotovitel objektu: **NCI.CZ ENGINEERING s.r.o.**
Adresa: Gorkého 1613, 436 01 Litvínov
Kontakt: T: +420 476 701 266
E: info@nci.cz

Hlavní projektant (HPI): Ing. arch. Vítězslav Glomb
Specialista: Zdeněk Hlaba
Odpovědný projektant: Ing. arch. Vítězslav Glomb
Zpracovatel: Ing. Vítězslav Hlaba

Název stavby/akce: **Přemístění haly pro OTV a zřízení integrovaného provozního pracoviště OR Pízeň**

Název části: **TECHNIKA PROSTŘEDÍ STAVBY**

Název objektu: **Administrativní a dílenská budova Vozchotechnika a klimatizace**

Název přílohy: **Půdorys dílenské haly**

Název alt části přílohy: **—**

Kraj: **Katastrální území: Pízeň (722731)**

Stupeň dokumentace: **PPDS**

Datum zpracování: **03.2023**

Formáty: **7x A4**

Měřítko: **1:50**

Označení (S-kód): **S631800302**

Zakázka: **119 061**

Označení části: **D.2.2.1.4**

Označení objektu/komplexu: **SO 11-72-01.42**

Číslo přílohy: **2 005**

Paré: **0202PI**

Číslo: 1
2
3
4
100