



PŮDORYS ZÁKLADU

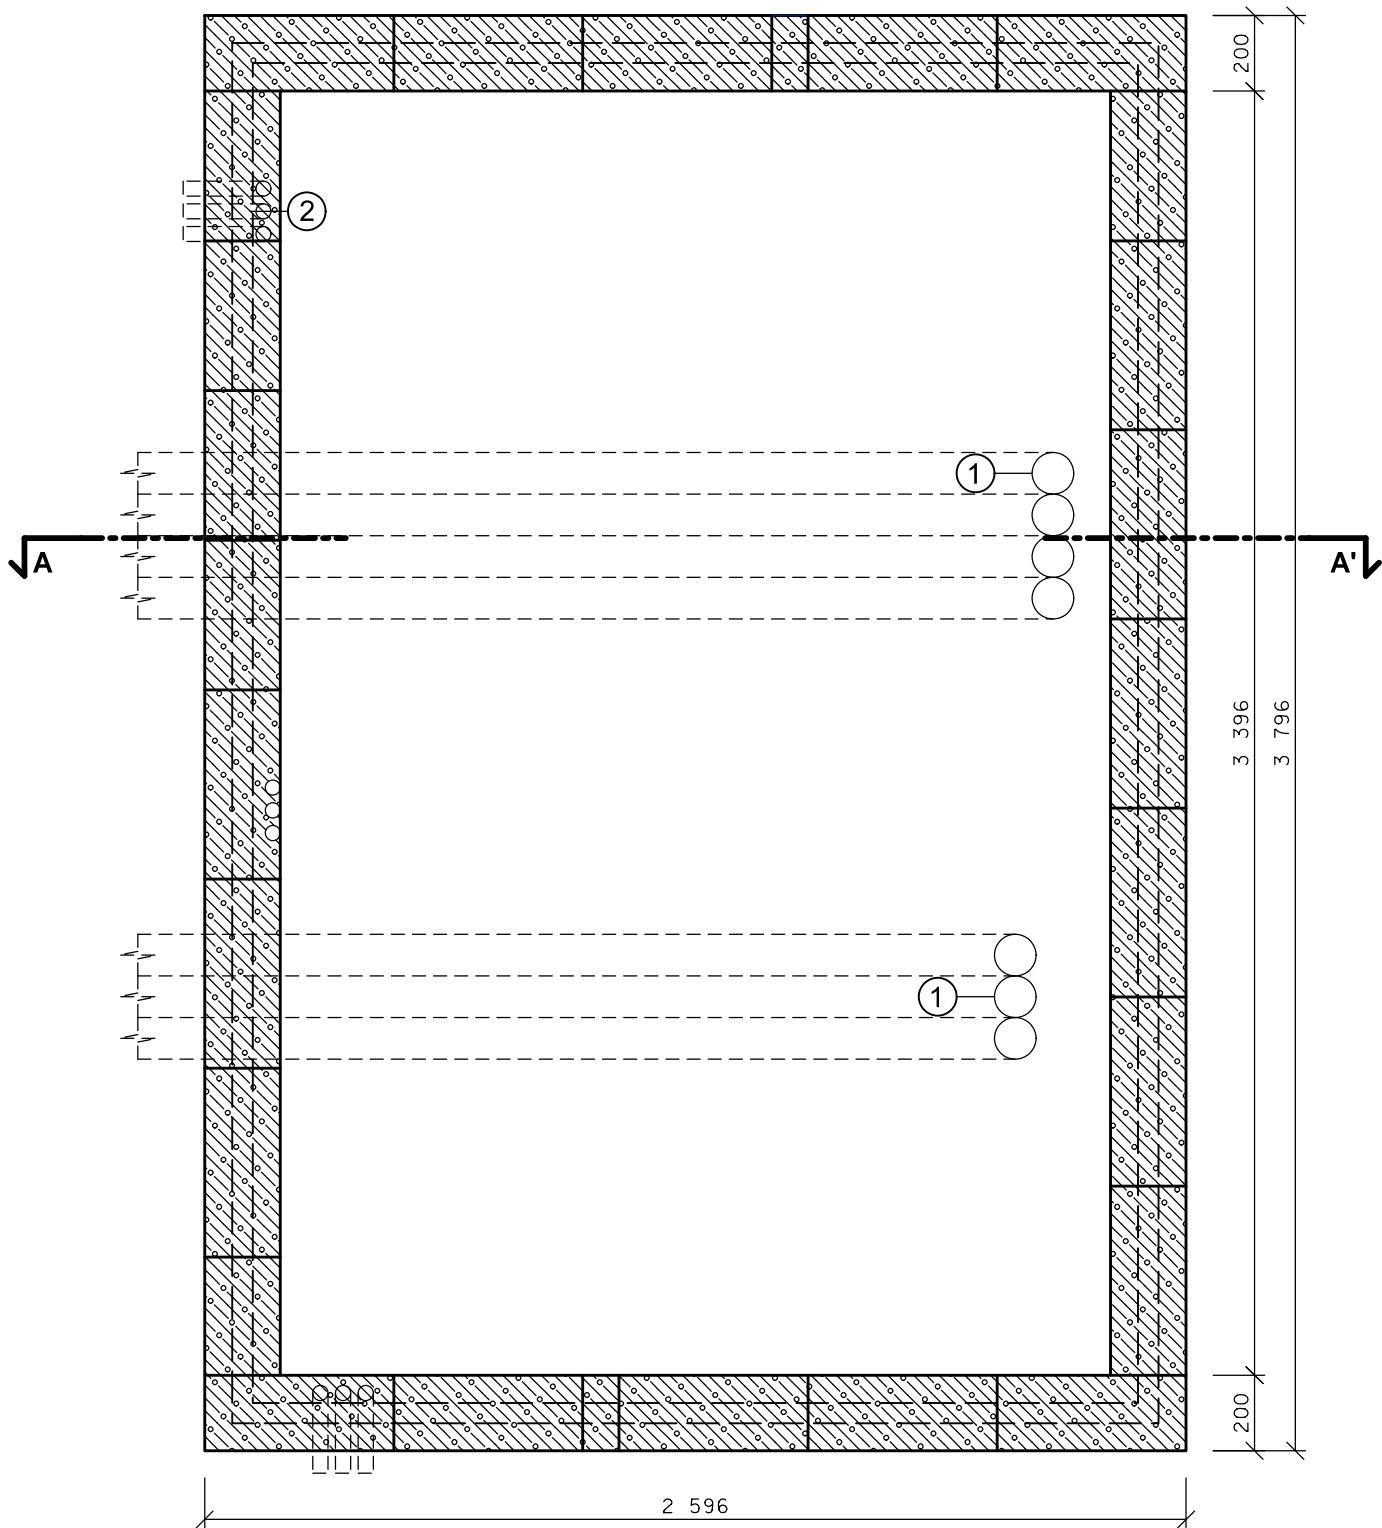

LEGENDA PŮDORYSU:

- ZTRACENÉ BEDNĚNÍ VELIKOSTI 500x200x200mm
VYPLNĚNO BETONEM B15, VYSTUŽENO ROXOREM
- ① VSTUPY PRO KABELY JSOU DLE DISPOZICE ZAŘÍZENÍ V RD
- ② VSTUP PRO NAPÁJENÍ A UZEMĚNÍ DLE DISPOZICE ZAŘÍZENÍ V RD

ŘEZ A-A'

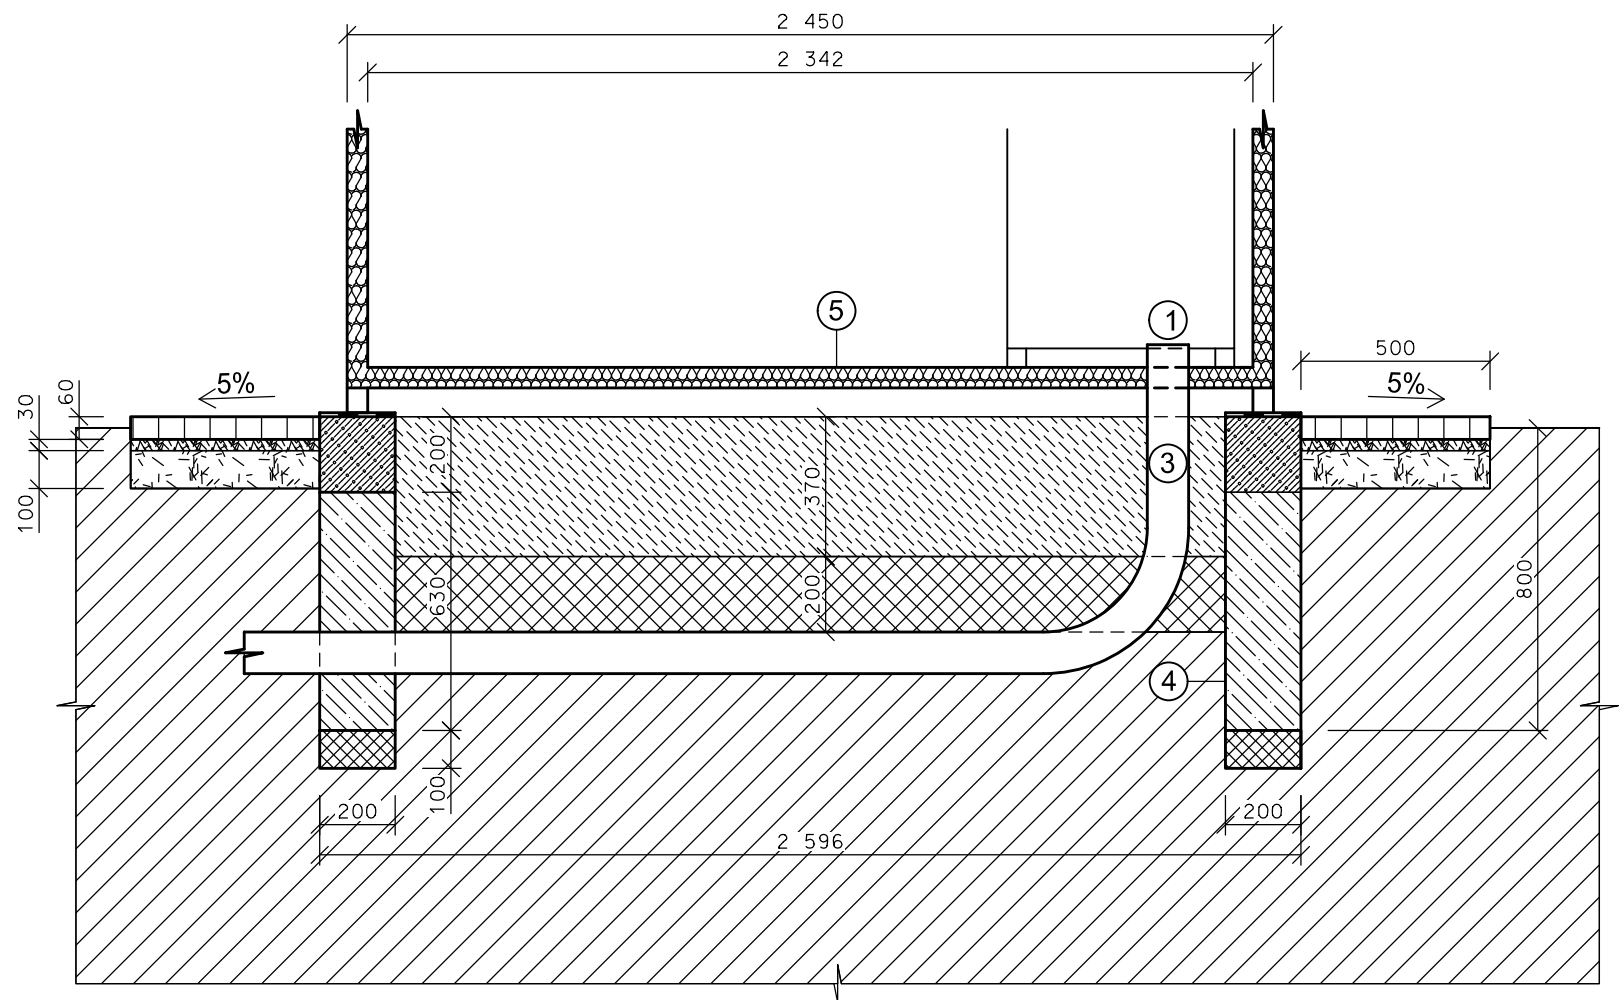

LEGENDA ŘEZU:

- BETONOVÝ ZÁKLAD
- HUTNĚNÝ ŠTĚRKOVÝ NÁSYP
- ZTRACENÉ BEDNĚNÍ VELIKOSTI 500x200x200mm
VYPLNĚNO BETONEM B15, VYSTUŽENO ROXOREM
- ROSTLÝ TERÉN
- ŠTĚRKOVÝ PODSYP - FRAKCE 8-16mm
- BETONOVÉ DLAŽDICE 500x500x60mm
- KLADECÍ VRSTVA - KAMENNÁ DRŤ 4-8mm
- NOSNÁ VRSTVA - KAMENNÁ DRŤ 8-16mm
- HYDROIZOLACE
- ① VSTUPY PRO KABELY JSOU DLE DISPOZICE ZAŘÍZENÍ V RD
- ③ FLEXIBILNÍ HADICE 110mm - VSTUP PRO KABELY
- ④ PÁSEK ZEMNÍCÍ PO CELÉM OBVODU ZÁKLADU
- ⑤ NOSNÁ KONSTRUKCE RELÉOVÉHO DOMKU

PO ZAPRACOVÁNÍ PŘIPOMÍNEK

1E.D.1.1.1.1

VÝŠKOVÝ SYSTÉM Bpv SOUŘADNICOVÝ SYSTÉM S-JTSK ±0,000 = xxx,xx m n. m.

Číslo změny:	Obsah změny:	Datum změny:
01	-	-
02	-	-
03	-	-

Objednatel:	Správa železnic, státní organizace Dlážděná 1003/7, 110 00 Praha 1
	Stavební správa východ se sídlem v Olomouci Nerudova 773/1, 772 58 Olomouc

Generální projektant:	SUDOP PRAHA a.s. Olšanská 1a, 130 80 Praha 3 tel.: +420 267 094 111 e-mail: praha@sudop.cz	Hlavní inženýr projektu: ING. MILOŠ KRAMĚŠ Garant profese: ING. MARTIN RAIBR
-----------------------	---	---

Středisko: Středisko elektrotechniky, trakce, sdělovací a zabezpečovací techniky (Praha)			
Vedoucí střediska:	Odpovědný projektant SO, IO, PS:	Vypracoval:	Kontroloval:
ING. MARTIN RAIBR	ING. PETR NEKULA	ING. PETR NEKULA	ING. MARTIN RAIBR

Název akce:	Číslo smlouvy:
ZVÝŠENÍ KAPACITY TRATI TÝNIŠTĚ N. O. - ČASTOLOVICE - SOLNICE, 4. ČÁST	19-142.208
1. ETAPA	Projektový stupeň: DSP
Část: ZABEZPEČOVACÍ ZAŘÍZENÍ STANIČNÍ ZABEZPEČOVACÍ ZAŘÍZENÍ PS 41-11-16-01 ŽST SOLNICE, OBVOD N. N., SZZ	Datum: 08/2021
Název přílohy:	Číslo části: D.1.1.1.1
	Měřítko: 1 : 20
	Počet formátů: 3xA4
VÝKRES ZÁKLADU PRO RELÉOVÝ DOMEK 3x2m	Číslo přílohy: 0551