



## Běžný výkop

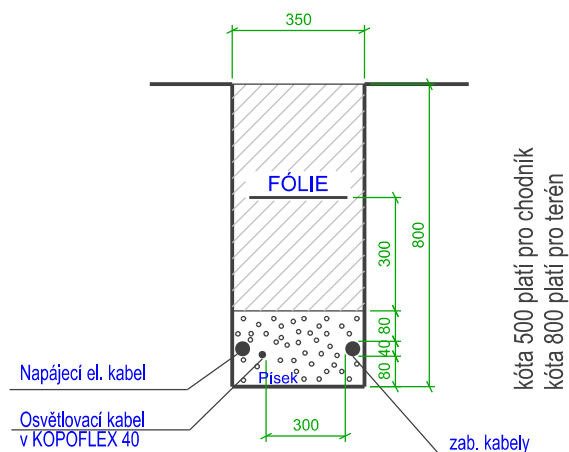

kóta 500 platí pro chodník  
kóta 800 platí pro terén


## Chráněný výkop

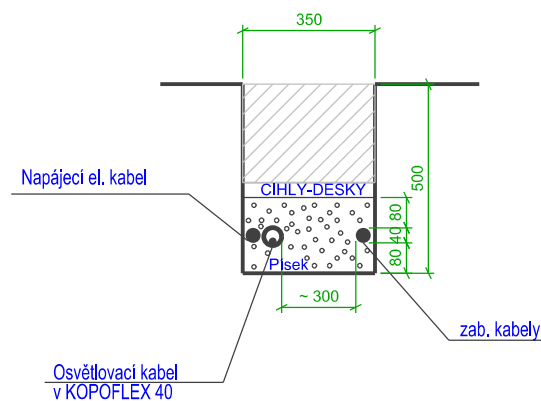

## Osvětlovací kabel v KOPOFLEX 40

zab, kably

## Uložení do cháničky

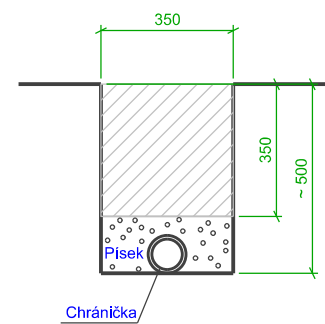


Písek může být nahražen upěchovanou prosátou zeminou

V pojížděných plochách  
bude dno výkopu 1,2 m


Počet a průměr chrániček  
- viz situace a tech. zpráva

# PŘECHODY CEST A KOMUNIKACÍ

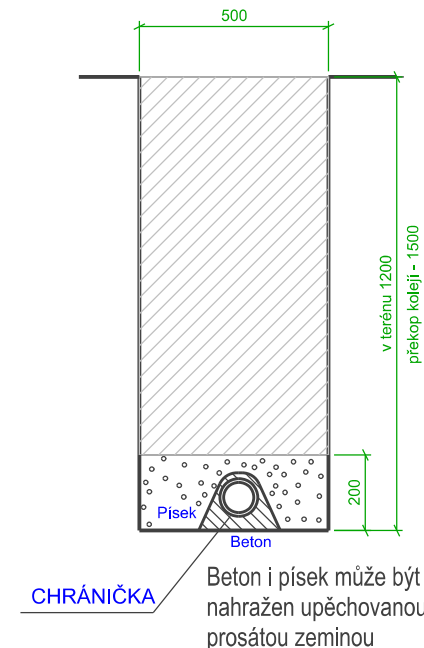


Počet a průměr chrániček  
- viz situace a tech. zpráva

## JEN UZEMNĚNÍ

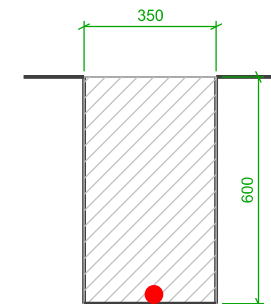


## DETAIL UZEMNĚNÍ

Uložení uzemňovacího vedení na dně výkopu

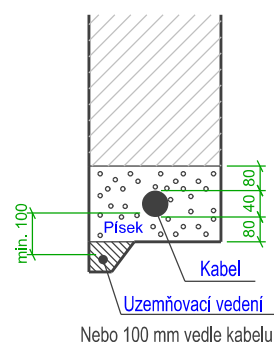


## DETAIL ODĚLENÍ STÁV. KABELŮ ULOŽENÍM DO ŽLABU

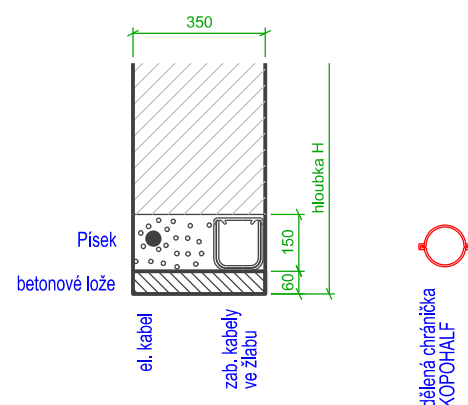

## DETAIL

## Ukládání více kabelů

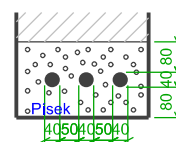

Doporučená vzdálenost mezi  
povrchy kabelů je 40 mm  
Sílové kabely do 1 kV je možno klást  
rovněž vedle sebe, ale pak je nutno  
respektovat součinitele snížení proudového  
zatížení podle ČSN 33 200-5-523

## UPOZORNĚNÍ:

- 1. Jedná se o typový výkres - viz ČSN 33 2000-5-52 - pro všechny objekty této stavby.**
- 2. Na výkrese je uveden typový kabel o průměru do 4 cm, včetně vlnitosti**
- 3. Detailní podrobnosti - viz technická zpráva a situační výkresy**

Index	Datum	Popis změny	Zprac

<p>Objednatel:</p>  <p><b>SPRÁVA ŽELEZNIC</b></p>	<p>Správa železnic, s.o.          Dlážďená 1003/7, 110 00 Praha 7</p> <p>Oblastní ředitelství Plzeň          Sušická 1168/23, 326 00 Plzeň</p>
--	--

HIP	Ing. Miroslav Vejskal	<div></div> <div>Sileti cz s.r.o. Seifertova 2919/12, 130 00 Praha</div>	Kopie číslo:
Odpovědný projektant	Ing. Karel Roubal		<div>Stupeň PD DSP+DPS</div>
Vypracoval	Ing. Karel Roubal		
Datum	03 / 2023		
Místo stavby	Bešiny		
Investor	SŽ - Oblastní ředitelství Plzeň, Sušická 1168/23, 326 00 Plzeň	<div>Číslo zakázky22Zak00012</div>	<div>Měřítko: 1:100</div>
STAVBA: <div>BEŠINY ON - Oprava výpravní budovy Dokumentace objektů a technických a technologických zařízení</div>			D.SO 01.6
ČÁST DOKUM.: <div>SO 01 Stavební úpravy v objektu VB ELEKTROINSTALACE NN + HROMOSVOD</div>			
OBSAH VÝKRESU: <div>TYPOVÝ ŘEZ VÝKOPEM</div>			<div>Č. VÝKRESU: 23</div>