

LEGENDA MÍSTNOSTÍ


ČÍSLO MÍST.	NAZEV MÍSTNOSTI	PLOCHA M <sup>2</sup>
101	CHODBA/SCHOD.	7.3
102	PŘEDSÍŇ	4.4
103	KOUPELNA	4.0
104	KUCHYŇ	12.9
105	POKOU	20.2
106	POKOU	10.0
107	SLUŽ. MÍSTNOST	10.6
108	ČEKÁRNA	13.9
109	WC	1.6
110	PŘEDSÍŇ	1.6
111	PŘEDSÍŇ	1.6
112	WC	2.1

LEGENDA ZAŘÍZENÍ ZTI:

- WCWC COMBI VČ. SEDÁTKA
- UUMYVADLO S KRYTEM NA SIFON  
UMYVADLOVÁ ZAPACHOVÁ UZÁVĚRKA DN40  
UMYVADLOVÁ PAKOVÁ STOLANKOVÁ BATERIE  
2x ROH. VENTIL G1/2"
- VVANA DL. 1,8m  
VANOVÁ ZAPACHOVÁ UZÁVĚRKA DN50  
VANOVÁ PAKOVÁ NASTĚNNÁ BATERIE
- DJDŘEZ JEDNODUCHÝ NEREZ V KUCH. SESTAVĚ  
DŘEZOVÁ ZAPACHOVÁ UZÁVĚRKA DN40  
DŘEZOVÁ PAKOVÁ STOLANKOVÁ BATERIE  
2x ROH. VENTIL G1/2"
- AP, MBZAPACHOVÁ UZÁVĚRKA PODOMÍTKOVÁ PRO PRAČKY A MYČKY DN40/50  
S INTEGROVANOU TVAROVKOU PRO PŘÍVOD VODY VČ. KRYTU Z KORÓZIVZDORNÉ OCELI
- B80L. ELEKTRICKÝ ZASOBNÍKOVÝ OHŘÍVAČ VODY ZAVĚŠENÝ NA ZDI  
2kW, 1 PE–N 230V/50Hz, IP45
- KELEKTROKOTEL
- VDMPODRUŽNÝ VODOMĚR + UZÁVRAČÍ VENTIL

LEGENDA POTRUBÍ:

- STUDENÁ VODA (PPR)
- TEPLÁ VODA (PPR)

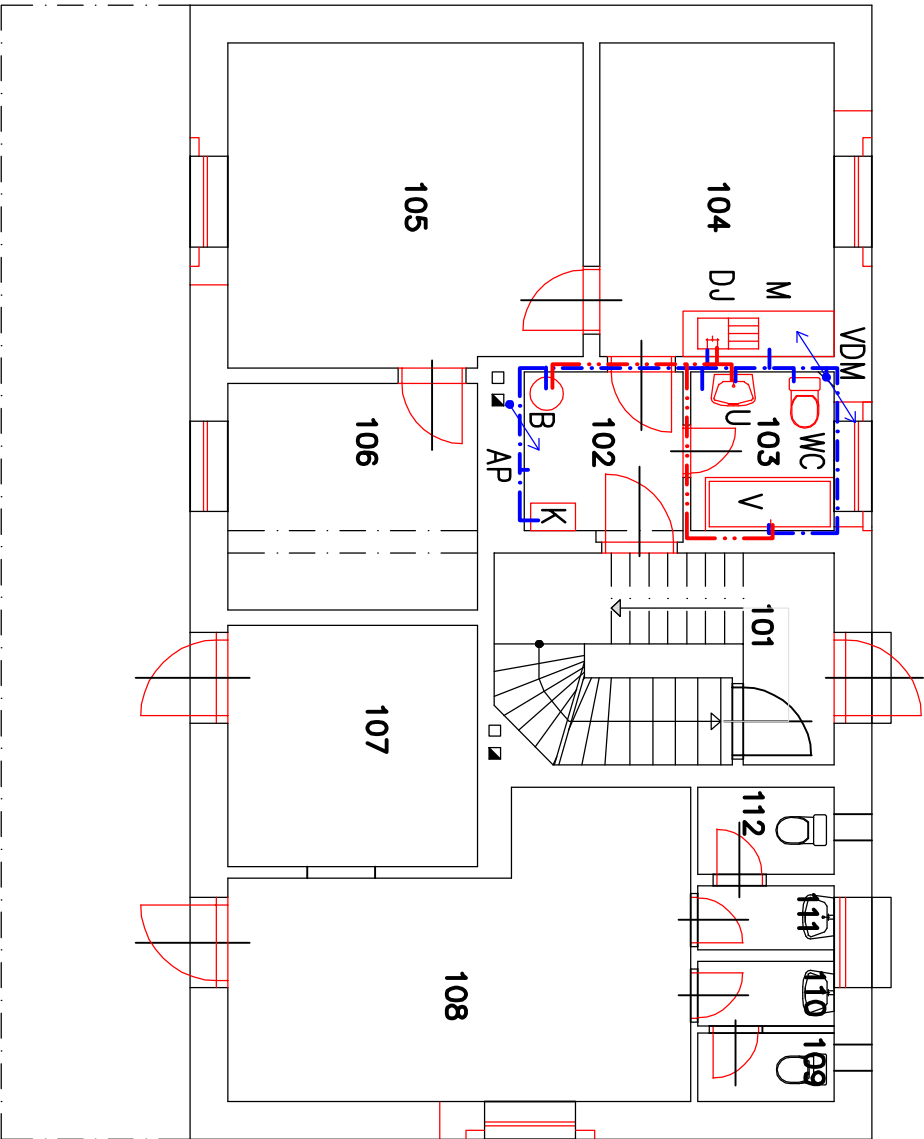

POZNÁMKA:

K UZÁVRAČÍM ARMATURÁM MUSÍ BÝT ZABEZPEČEN PŘÍSTUP!  
VEŠKERÉ ROZVODY VODY OPATŘIT TEPELNOU IZOLACÍ.  
SPOJENÍ ROZDLINŤCH MATERIÁLŮ MUSÍ BÝT PROVEDENO  
PŘÍSLUŠNÝMI SPOJKAMI DLE POŽADAVKŮ VÝROBCE POTRUBÍ

MONTÁŽNÍ PRÁCE PROVÁDĚT V KOORDINACI  
S OSTATNÍMI PROFESEMI (ÚT, VZT, EL. atd.)

Ing. Benka Jaromír, Krmovská 27, 746 01 Opava TEL. 728 425 774 E- mail : benko@volny.cz		
KRESLIL	VYPRACOVAL	KONTROLOVAL
Ing. JAROMÍR BENKA	Ing. JAROMÍR BENKA	Ing. JAROMÍR BENKA
AKCE		
Karlovice žst. oprava		
INVESTOR	PKP CARGO INTERNATIONAL a.s., Betonářská 580/14, Mladějov, 712 00 Ostrova	
NAZEV VÝKRESU	E.2.6 – Zdravotechnika PŮDORYS 1.NP – VODOVOD	MĚŘÍTKO 1:100
		ČÍSLO VÝKRESU 1.05