


**PODROBNÁ SITUACE, M 1: 2000**

Název zakázky:	Studénka, přejezd P6501, GTP, HGP, STP		
Číslo zakázky:	2021-180	Objednatel:	SUDOP BRNO, spol. s r.o.
Datum:	08 / 2021	Zpracoval:	Ing. Michal Steiner
Počet listů:	1	Schválil:	Mgr. Filip Dudík

**SITUACE SOND A HG OBJEKTŮ**  
**km 0,000 - 0,432**  
**M 1 : 2000**

**LEGENDA**

- HV-5**  
● Archivní jádrový vrt (databáze ČGS-Geofond)  
235.75
- J1**  
⊕ Jádrový vrt podrobného průřezu 1. etapa (2017)  
235.47
- J24**  
⊙ Sonda podrobného průřezu 2. etapa (2021)  
234.21
- ST-489**  
● Hydrogeologický objekt - studna
- J Jádrový vrt  
HJ Hydrogeologický vrt  
SP Statická penetrační sonda

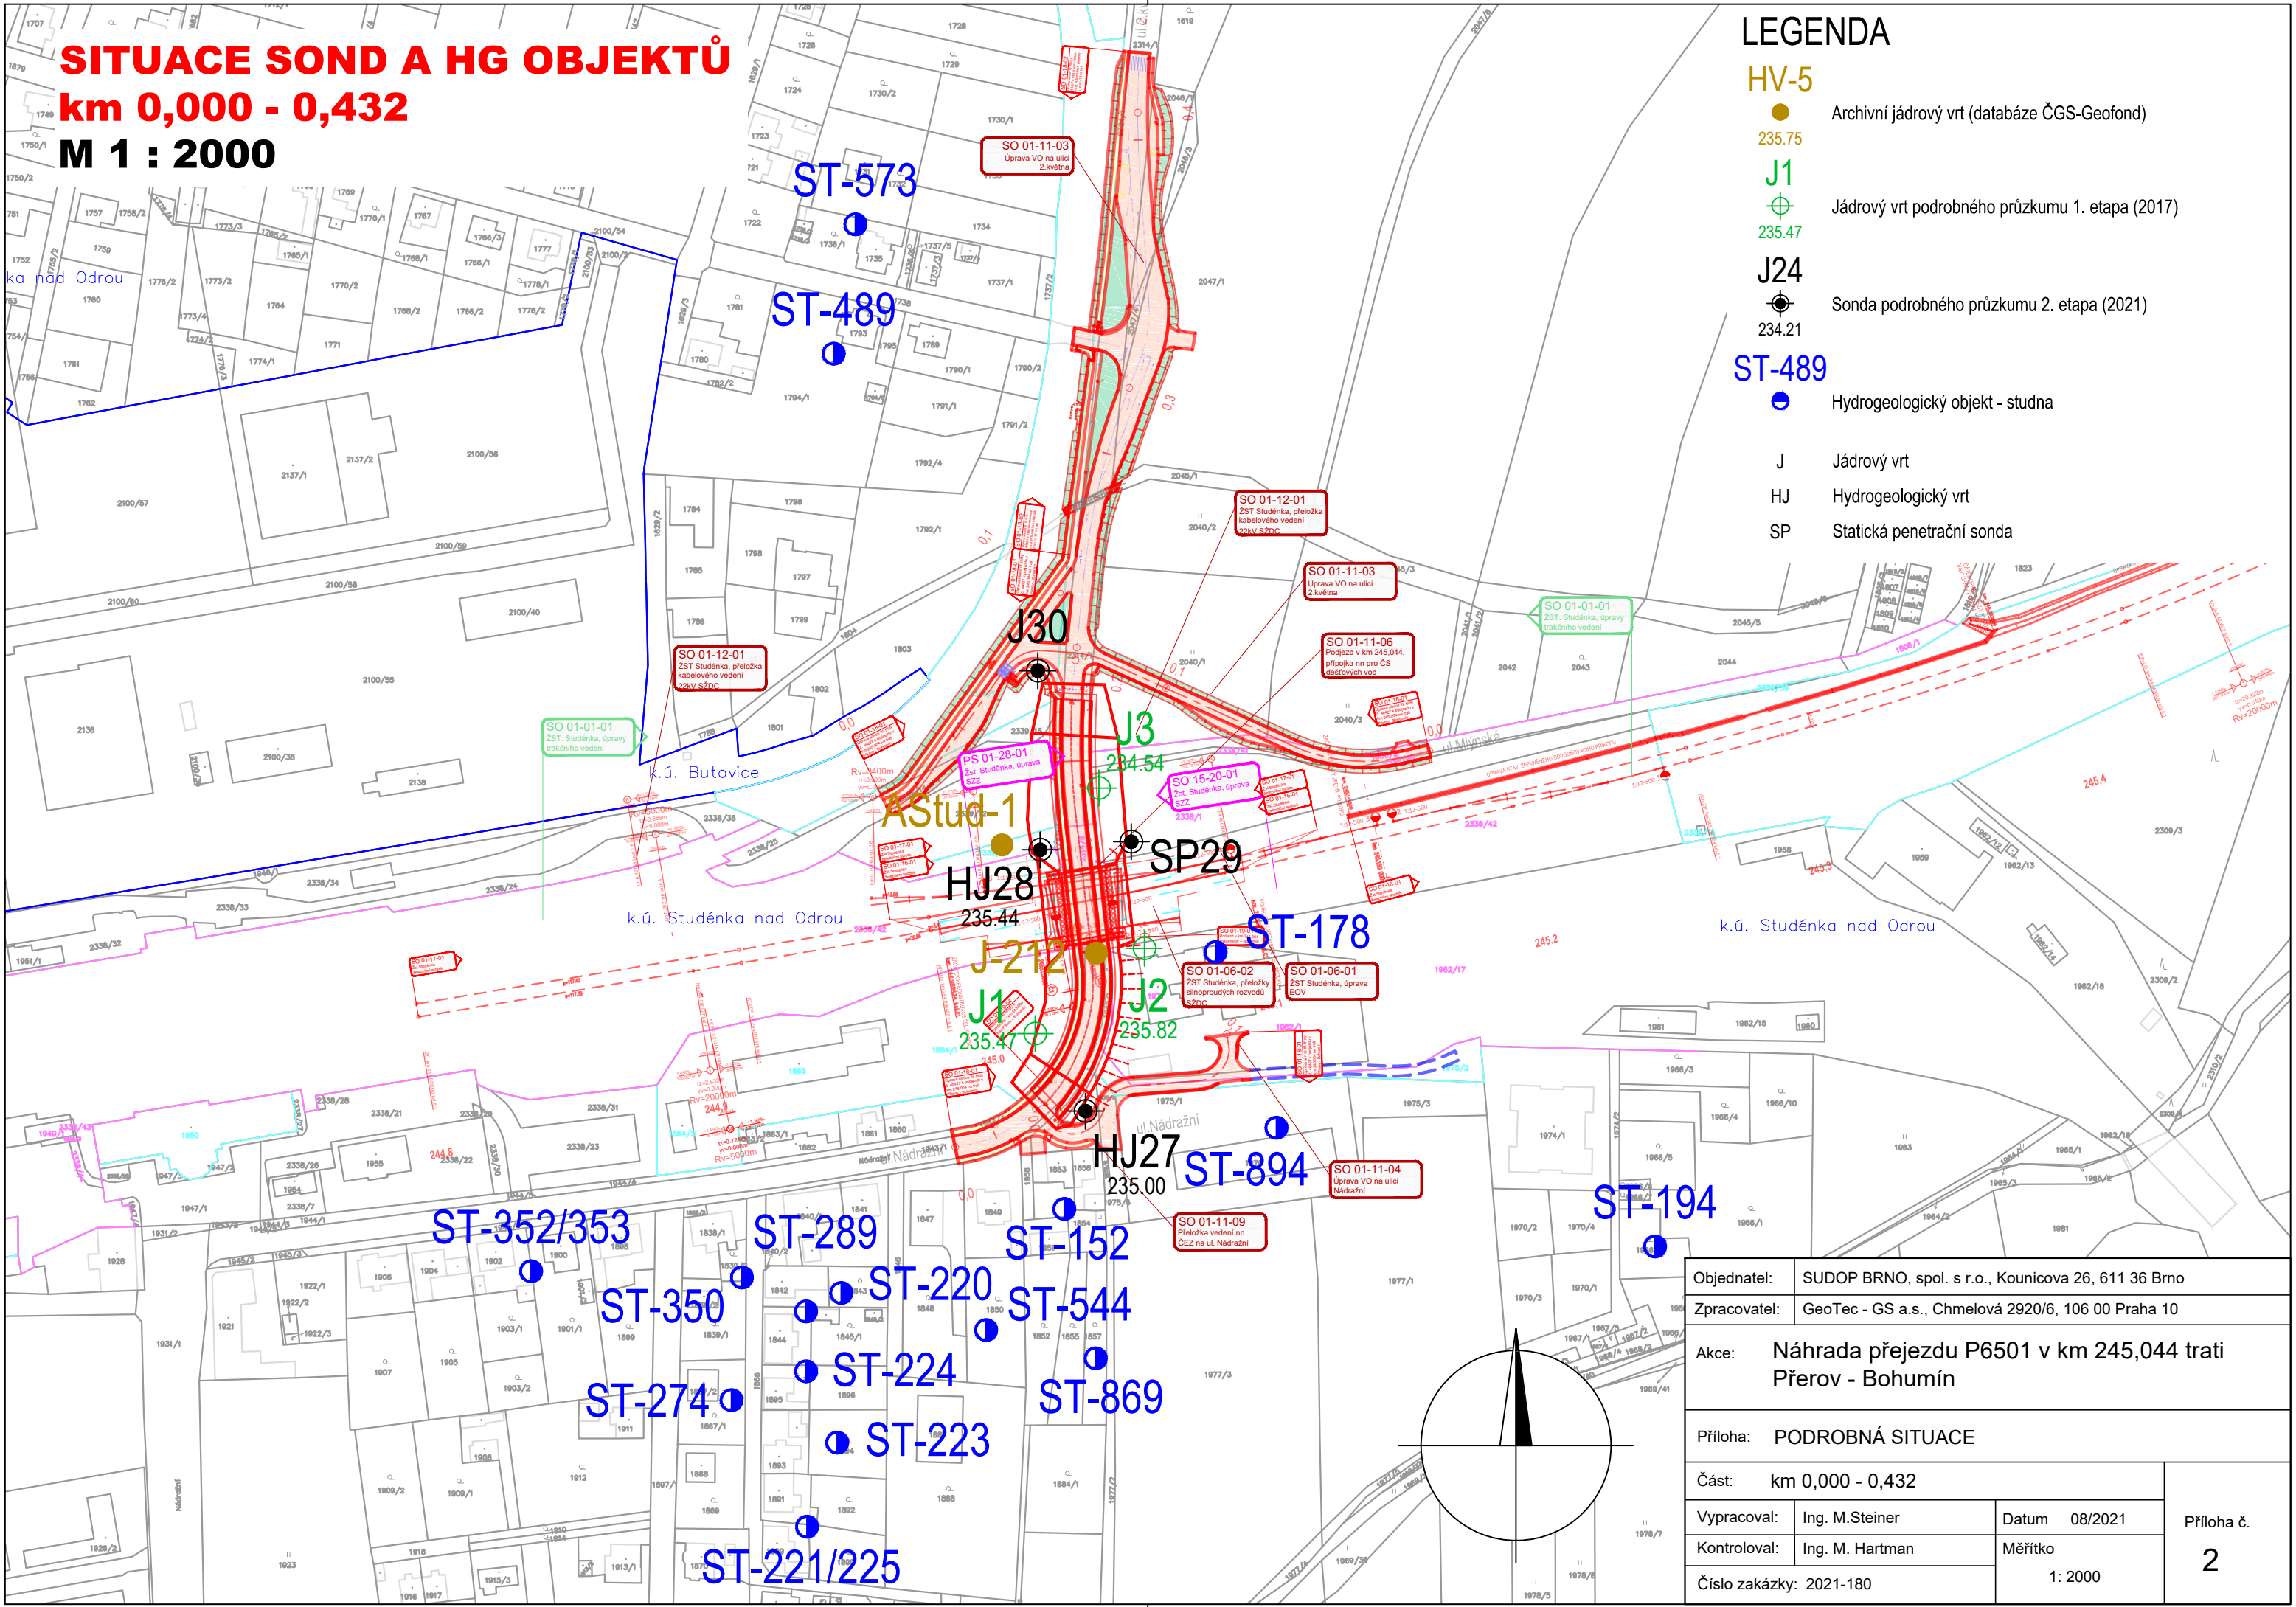

Objednatel:	SUDOP BRNO, spol. s r.o., Kounicova 26, 611 36 Brno		
Zpracovatel:	GeoTec - GS a.s., Chmelová 2920/6, 106 00 Praha 10		
Akce:	Náhrada přejezdu P6501 v km 245,044 trati Přerov - Bohumín		
Příloha:	PODROBNÁ SITUACE		
Část:	km 0,000 - 0,432		Příloha č.  2
Vypracoval:	Ing. M.Steiner	Datum 08/2021	
Kontroloval:	Ing. M. Hartman	Měřítko  1: 2000	
Číslo zakázky:	2021-180		