


# DETAIL VYÚSTĚNÍ PŘÍKOPU

## M 1:50


PŮDORYS

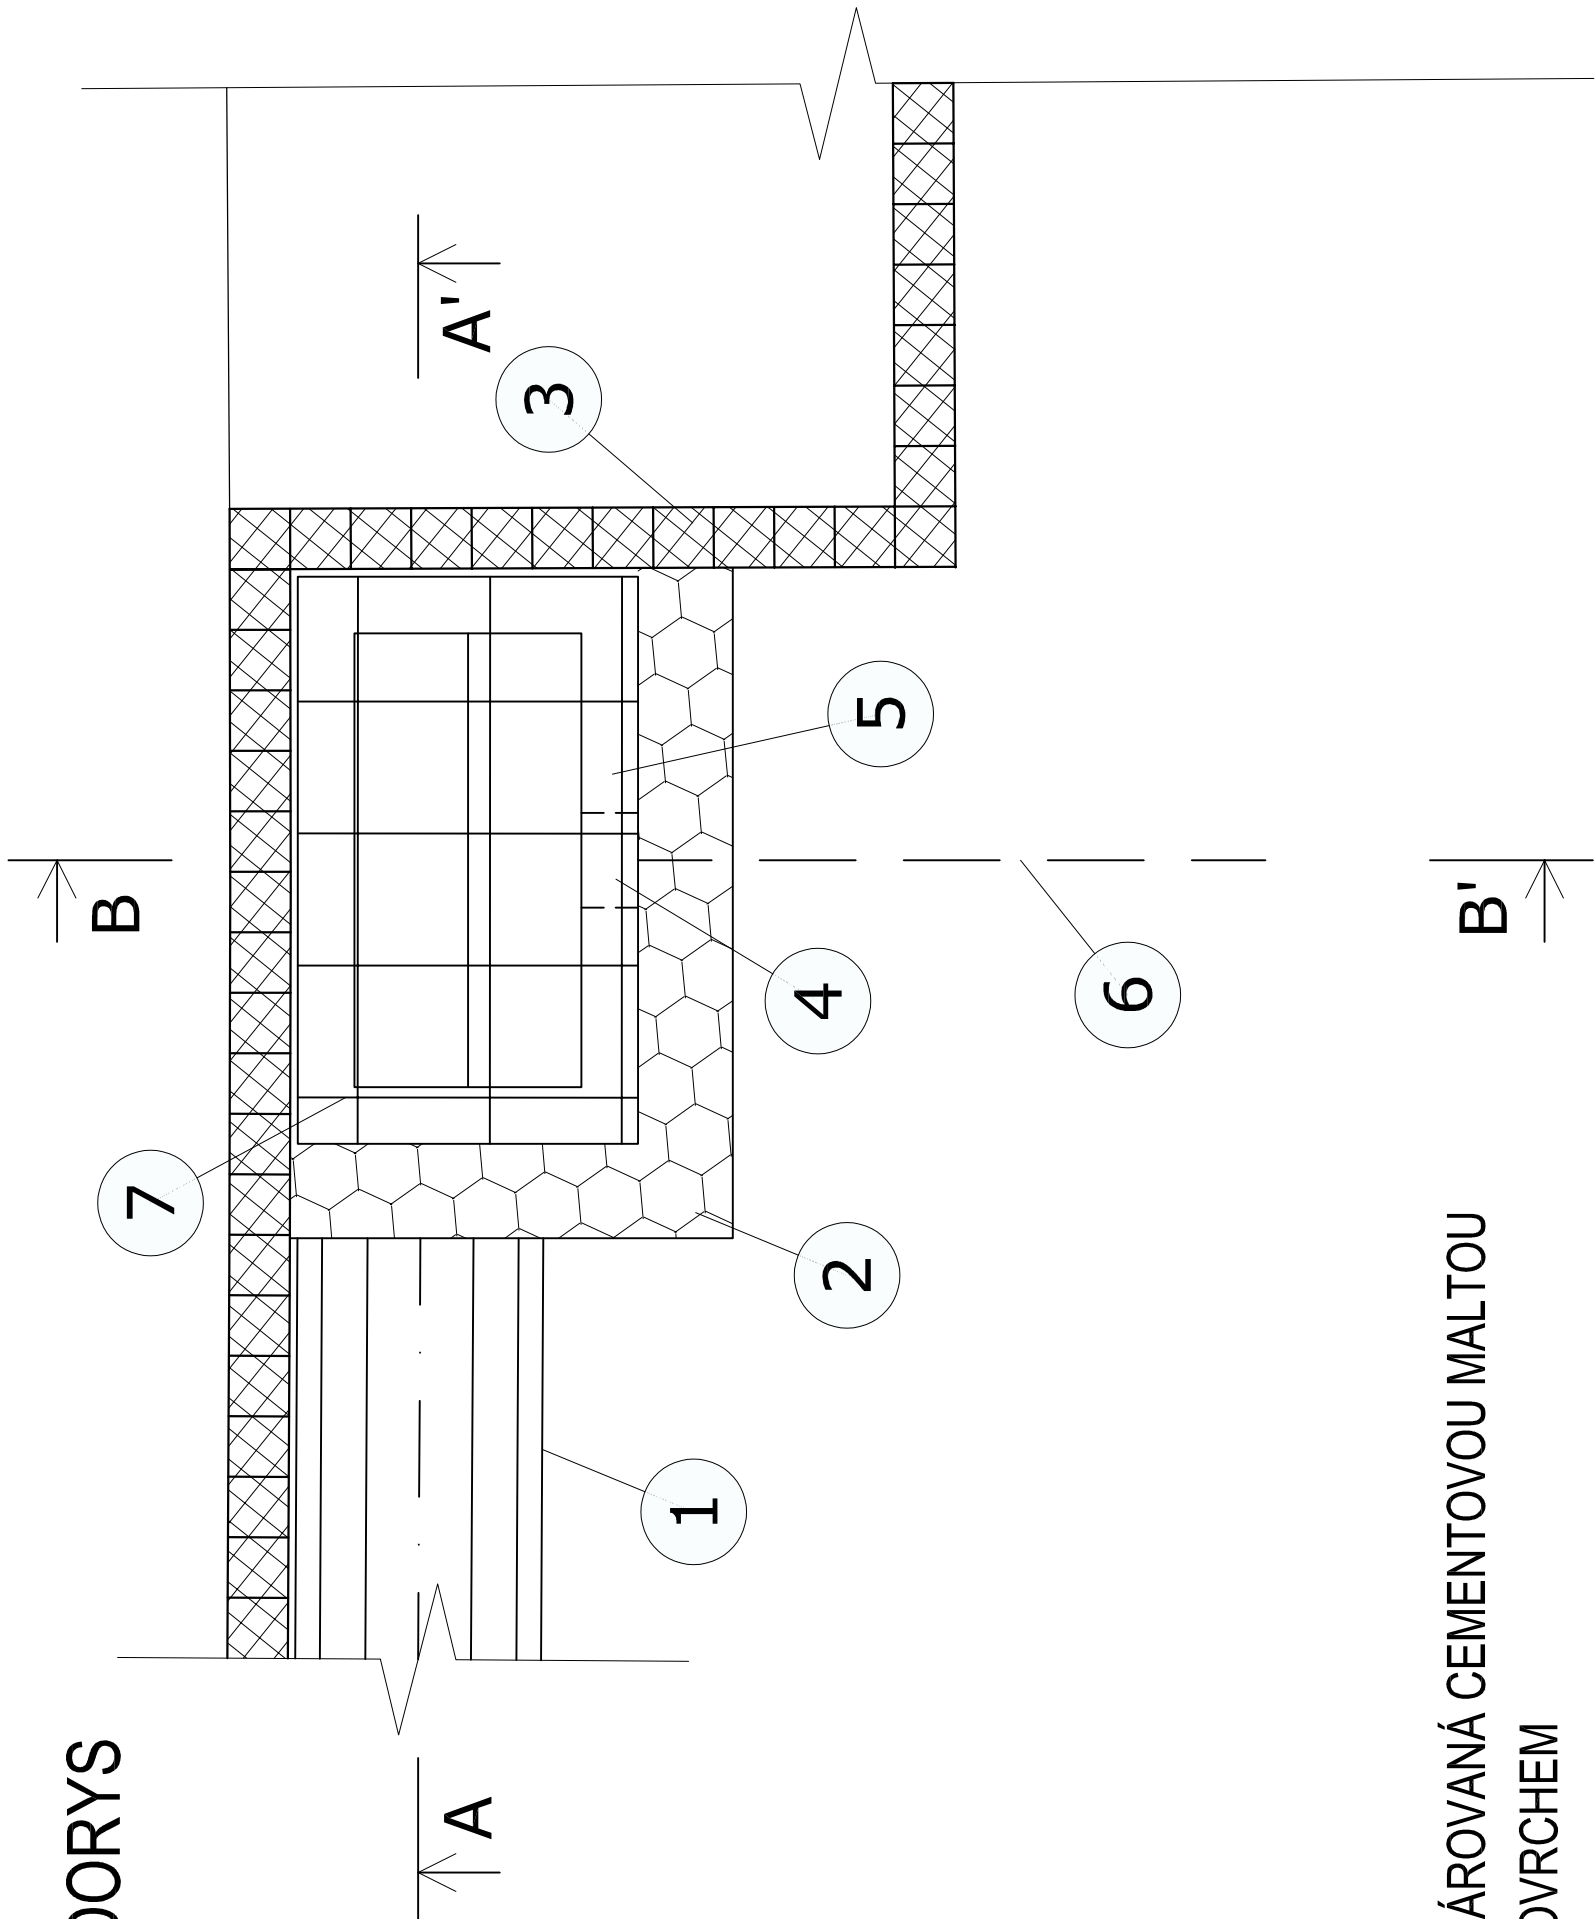


### LEGENDA

- PŘÍKOPOVÁ TVÁRNICE TZZ4
- DLAŽBA NA SUCHO tl. 0,25 m VYSPÁROVANÁ CEMENTOVOU MALTOU
- PALISÁDY VYVÝŠENÉ 6 cm NAD POVRCHEM
- ODTOKOVÝ OTVOR DN250
- HORSKÁ VPUSŤ
- SVODNÉ POTRUBÍ DN250
- POKLOP HORSKÉ VPUSTI

PŘÍČNÝ ŘEZ A-A'

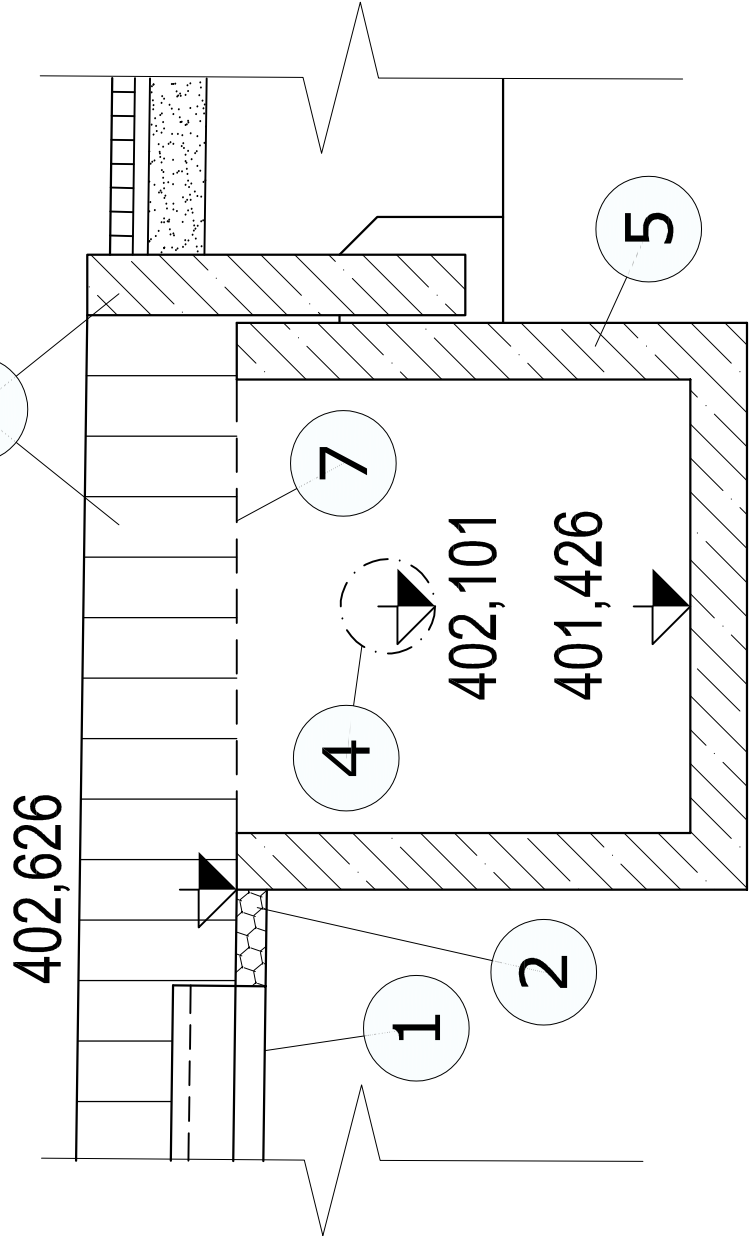

PŘÍČNÝ ŘEZ B-B'

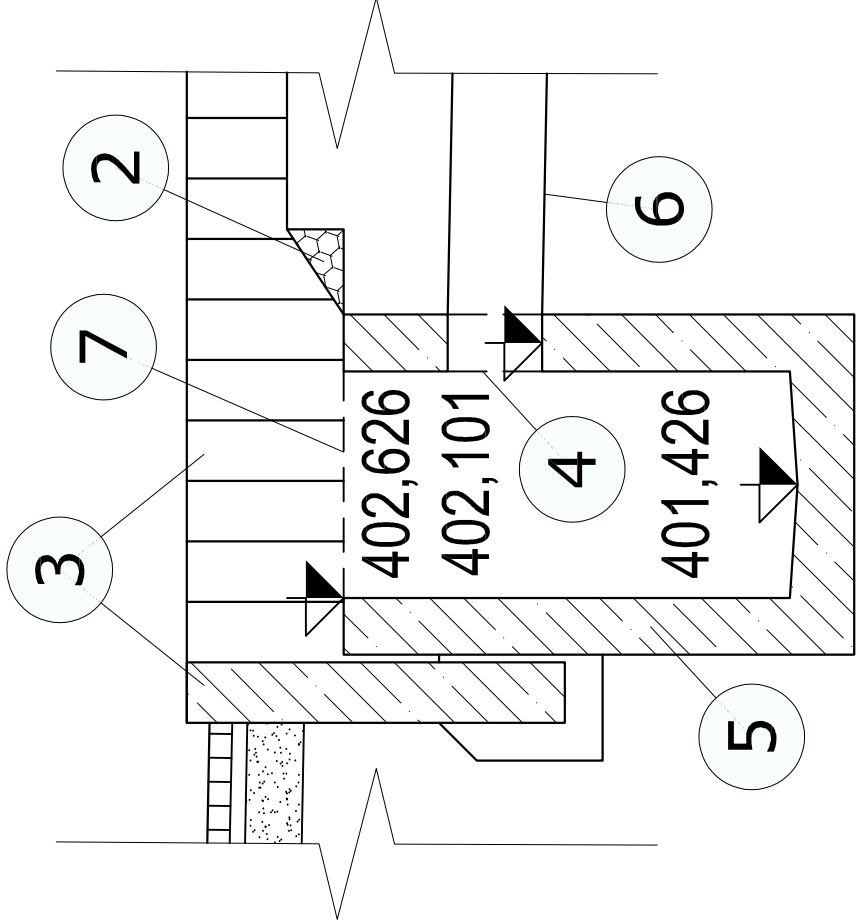

	Správa železnic; státní organizace Správa železniční geodézie Václavkova 169/1 160 00 Praha 6
Zodp. projektant	Ing. Luboš Ruttkay
Projektant	Ing. Luboš Ruttkay
Kreslil	Pavel Rygel
Kontroloval	Ing. Tomáš Vachutka
Třetový úsek	TU 2191 Olomouc-Běláda - Křmlov
Management kvality	
Management kvality	
ISO 9001	
www.dekra.cz	
Ředitel Ing. Libor Vavrečka	
Datum 11/2024	
Druh dokumentace ZP	
Číslo zakázky G90572059032	
Měřítko 1:50	
Souřadnicový systém S-JTSK	
Výškový systém Bpv	
Číslo výtisku	
Příloha	
DETAIL VYÚSTĚNÍ PŘÍKOPU	
6	