


21A

25

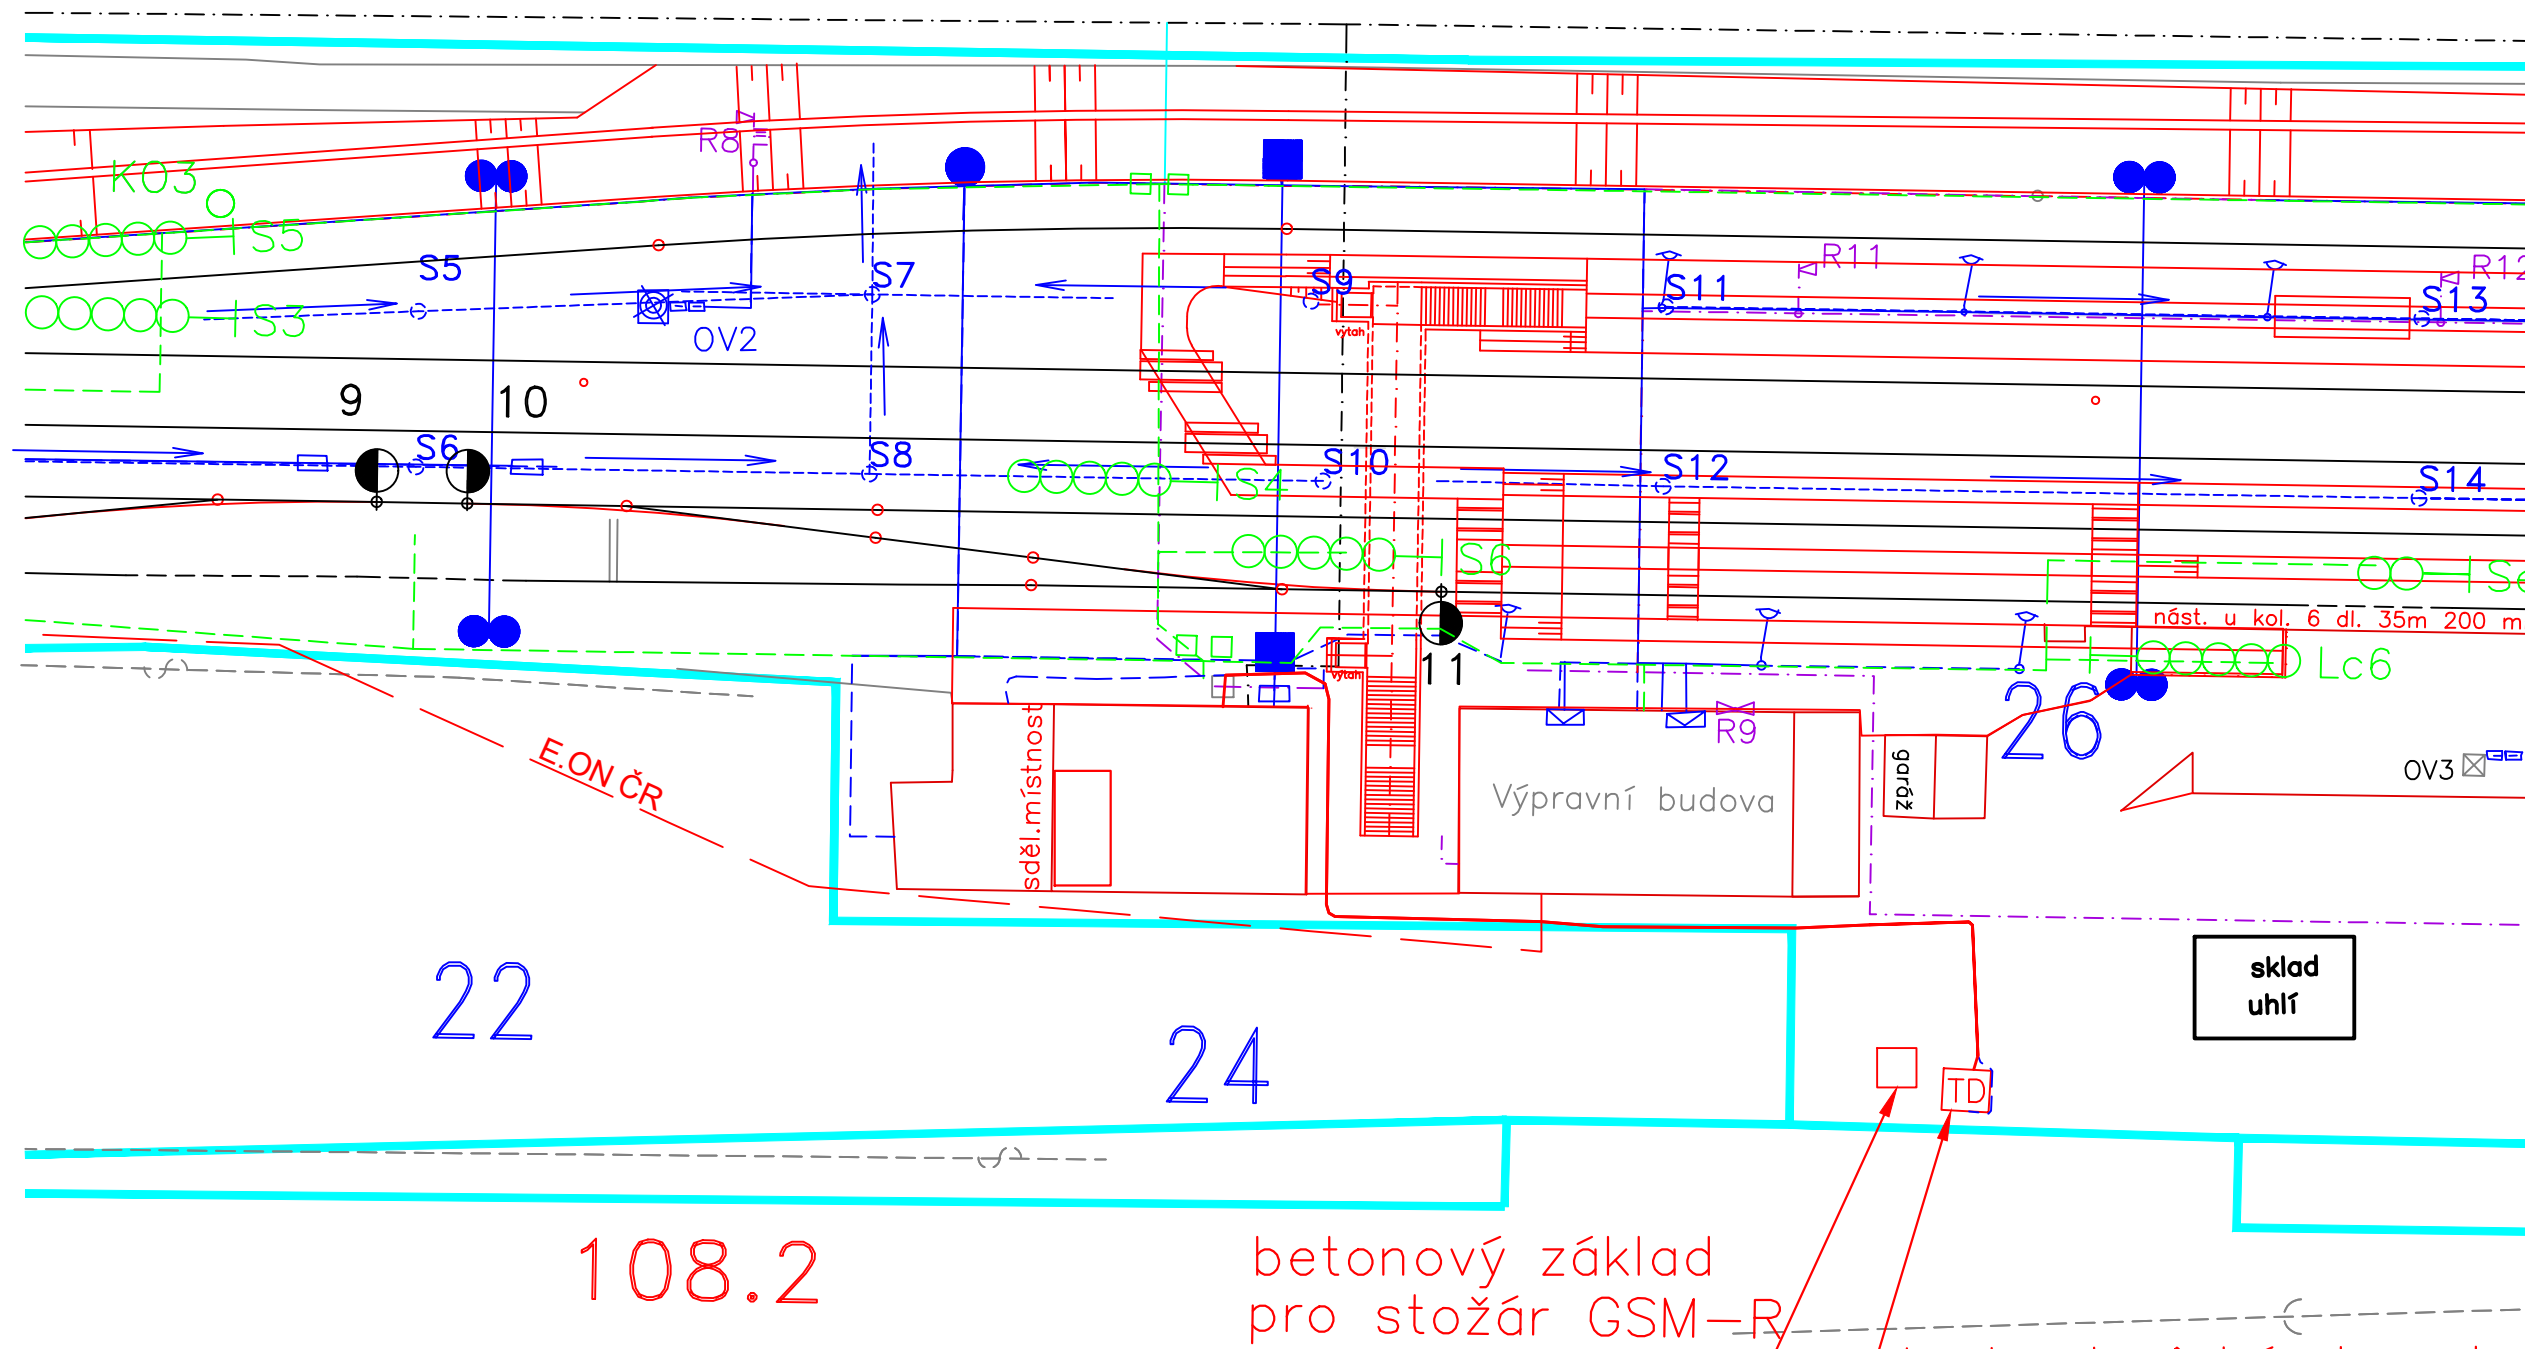

24

108.2

betonový základ
pro stožár GSM-R

/ technologický domek

108.3

SŽ - kably nn







SŽ - kabely zabezpečovacího zařízení

SŽ - sdělovací kabely

SŽ - Kabel DOK

kanalizace

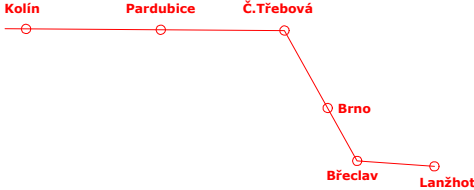kabely E.ON Česká republika, a.s.

<div></div> <div><div>EVROPSKÁ UNIE</div><div>Evropské strukturální a investiční fondy</div><div>Operační program Doprava</div></div>		<div><div>Ministerstvo dopravy</div><div>Státní fond dopravní infrastruktury</div></div> <div></div>	
Jiná ověření:		Paré:	
<div>Orientační schéma:</div> <div></div>		<div>Razítko oprávněné osoby:</div> <div></div>	
Revize:	Datum:	Popis:	Kontroloval:
000	24.08.2025	Projednaný čítopsis ZDS2	Ing. Zdeněk Španěl
<div><div><div>Stavebník/Investor:</div><div>Adresa:</div><div>Zástupce investora:</div><div>Adresa:</div></div><div><div>Správa železnic, státní organizace</div><div>Dlážděná 1003/7, 110 00 Praha 1</div><div>Stavební správa západ</div><div>Sokolovská 1955/278, 190 00 Praha 9</div></div><div><div></div><div><div>SPRÁVA</div><div>ŽELEZNIC</div></div></div></div>			
<div><div><div>Zhotovitel díla:</div><div>Adresa:</div><div>Kontakt:</div></div><div><div>SUDOP Brno, spol. s r.o.</div><div>Kounicova 688/26, 611 36 Brno</div><div>T: +420 972 625 804</div><div>E: sudop@sudop-brno.cz</div></div><div><div></div><div><div>SUDOP BRNO</div></div></div></div>			
<div><div><div>Zhotovitel objektu:</div><div>Adresa:</div><div>Kontakt:</div></div><div><div>SUDOP Brno, spol. s r.o.</div><div>Kounicova 688/26, 611 36 Brno</div><div>T: +420 972 625 804</div><div>E: sudop@sudop-brno.cz</div></div><div><div></div><div><div>SUDOP BRNO</div></div></div></div>			
Hlavní projektant (HIP):		Ing. Naništa Josef	Specialista: Ing. Naništa Josef
Název stavby/akce:		<div>Úpravy základnových radiostanic</div> <div>BTS síť GSM-R řady S8003</div>	
		<div>Označení investora:</div> <div>S632400188</div>	
		<div>Označení zhotovitele:</div> <div>25013-01</div>	
Název části:		-	
		<div>Označení části:</div>	
Název objektu/díleč části:		Situace v JŽM	
		<div>Označení objektu/komplexu:</div>	
Název přílohy:		BTS 268 žst. Šakvice	
Název díleč části přílohy:			
Odpovědný projektant:		Zpracovatel přílohy:	Měřítko: 1:500
Ing. Josef Naništa		Ing. Josef Naništa	Formáty: 3x A4
Kraj:		Katastrální území:	TUDU:
Jihomoravský, Pardubický, Středočeský		viz textová část	viz textová část
		<div>Smluvní datum zpracování:</div> <div>08/2025</div>	
<div><div>Označení investora::</div><div>Stupeň dokumentace: Část:</div><div>Objekt:</div><div>Podobjekt:</div><div>Příloha:</div><div>Revize:</div></div> <div><div>S632400188</div><div>ZDS2</div><div>01</div><div>01</div><div>01</div><div>01</div></div> <div><div>[Prostor pro další informace]</div></div>			