


PŮDORYS 1. NP, 1:50

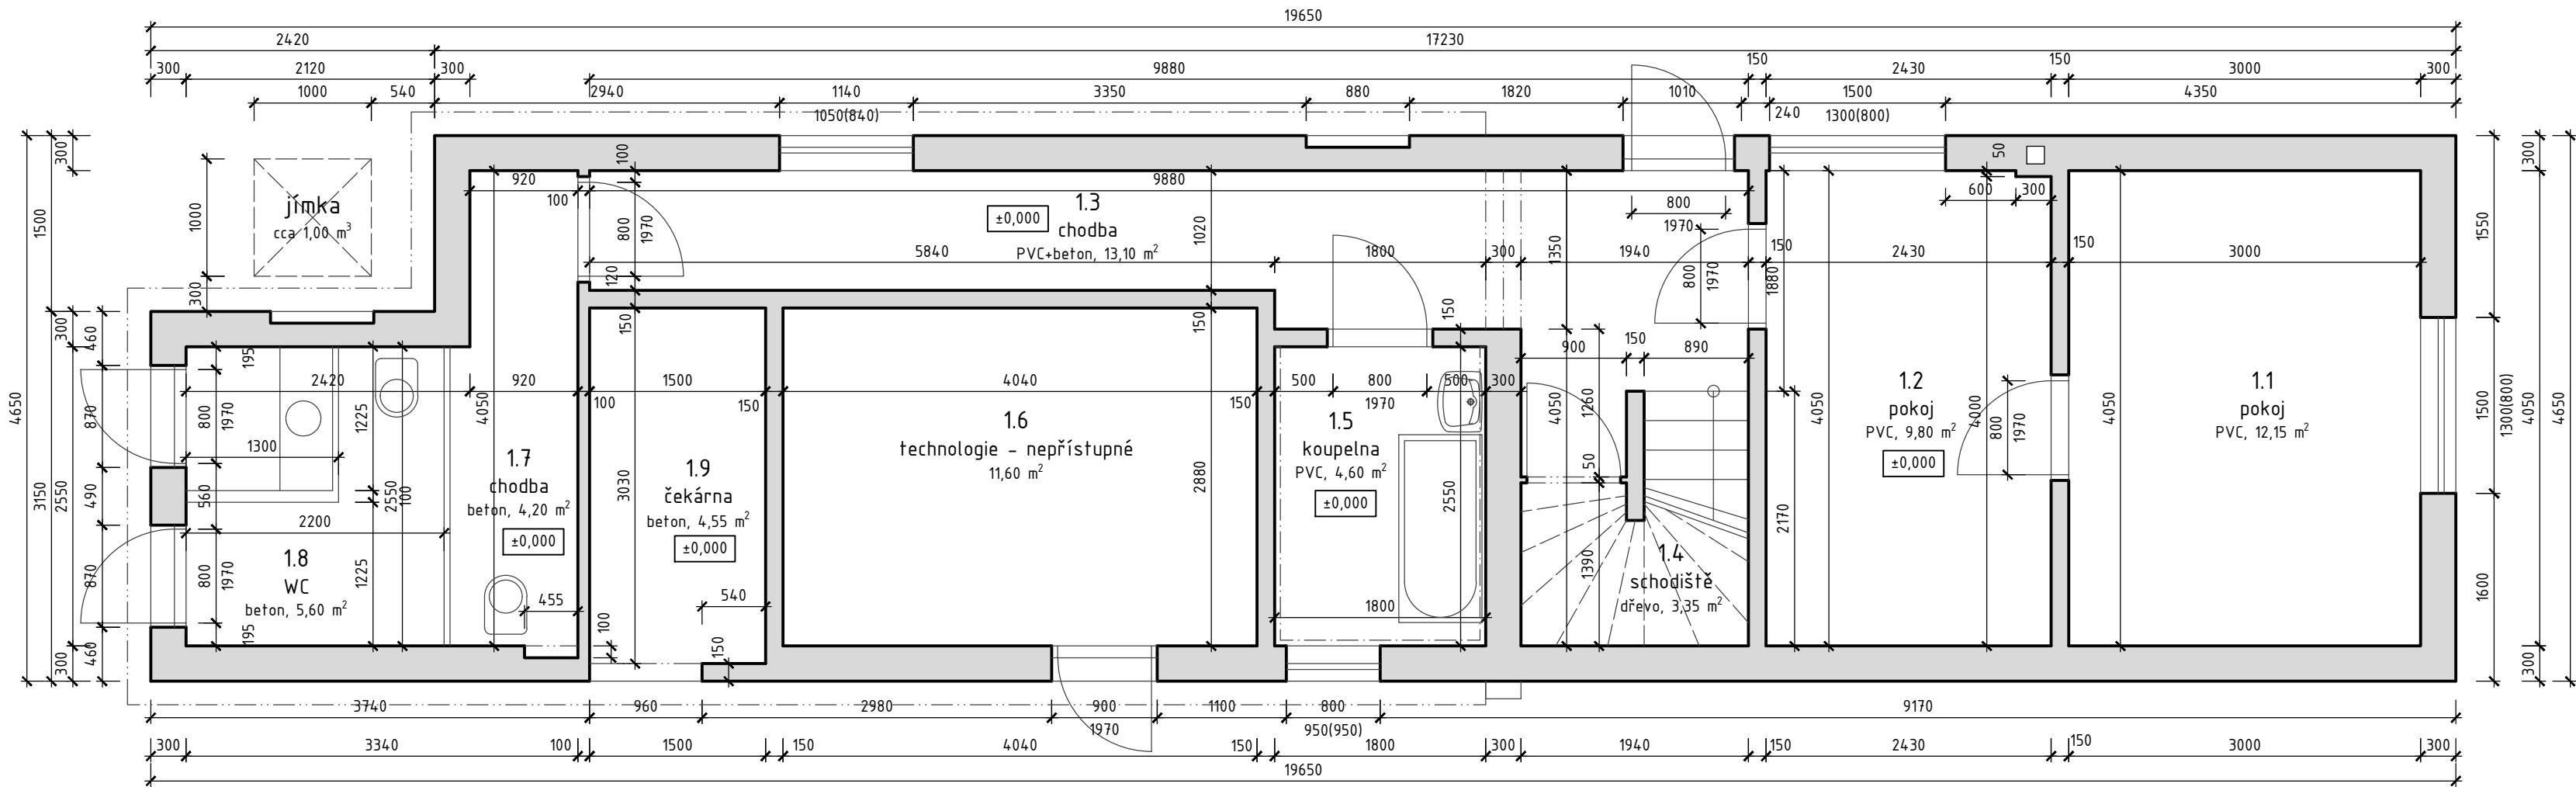

Jiná ověření:				Paré:	
Orientační schéma:				Razítko oprávněné osoby:	
Podpis:				Datum:	
Revize:	Datum:	Popis:	Kontroloval:		
000	26.04.2025	Definitivní odevzdání dokumentace	Ing. Ondřej Vránek		
Stavebník/Investor:		Správa železnic, státní organizace		SPRÁVA ŽELEZNIC	
Adresa:		Dlážděná 1003/7, 110 00 Praha 1			
Zástupce investora:		Stavební správa západ			
Adresa:		Ke Štvanici 656/3, 186 00 Praha 8			
Zhotovitel díla:		VIAMONT Projekt, s.r.o.		VIAMONT PROJEKT	
Adresa:		Českokobrodská 628, 190 11 Praha 9 – Běchovice			
Kontakt:		T: +420 477 070 481 E: info@viamontprojekt.cz			
Zhotovitel části/objektu:					
Adresa:					
Kontakt:					
Hlavní projektant (HIP):		Ing. Ondřej Vránek		Specialista: ---	
Název stavby/akce:		Doplnění závor na přejezdu P3550 v km 14,664 na trati Šluknov – Dolní Poustevna – Dolní Poustevna st. hr.		Označení investora: S632300081	
Název části:		Přejezdové zabezpečovací zařízení (PZZ)		Zakázka: 20/2024	
Název objektu/díleč části:		Velký Šenov zast., demolice		Označení části: D.2.2.5	
Název přílohy:		Půdorys 1. NP		Označení objektu/komplexu: SO 01-78-01	
Odpovědný projektant:		Zpracovatel přílohy: Tomáš Saidl		Číslo přílohy (typ/pořadí): 2. 003	
Ing. Simona Mansfeldová		Měřítko: 1:50 Formáty: 3A4		Stupeň dokumentace: PDPS	
Kraj: Ústecký		Katastrální území: Viz. textová část		Smluvní datum zpracování: 26.04.2025	
TUDU: Viz. textová část		Podoblast: Příloha: Revize: 0		0	
[Prostor pro další informace]					