

SO 20-21.1 ZASTŘEŠENÍ NÁSTUPIŠTĚ Č.2
PŮDORYS ÚPRAVY OCELOVÉ KONSTRUKCE
M 1:50

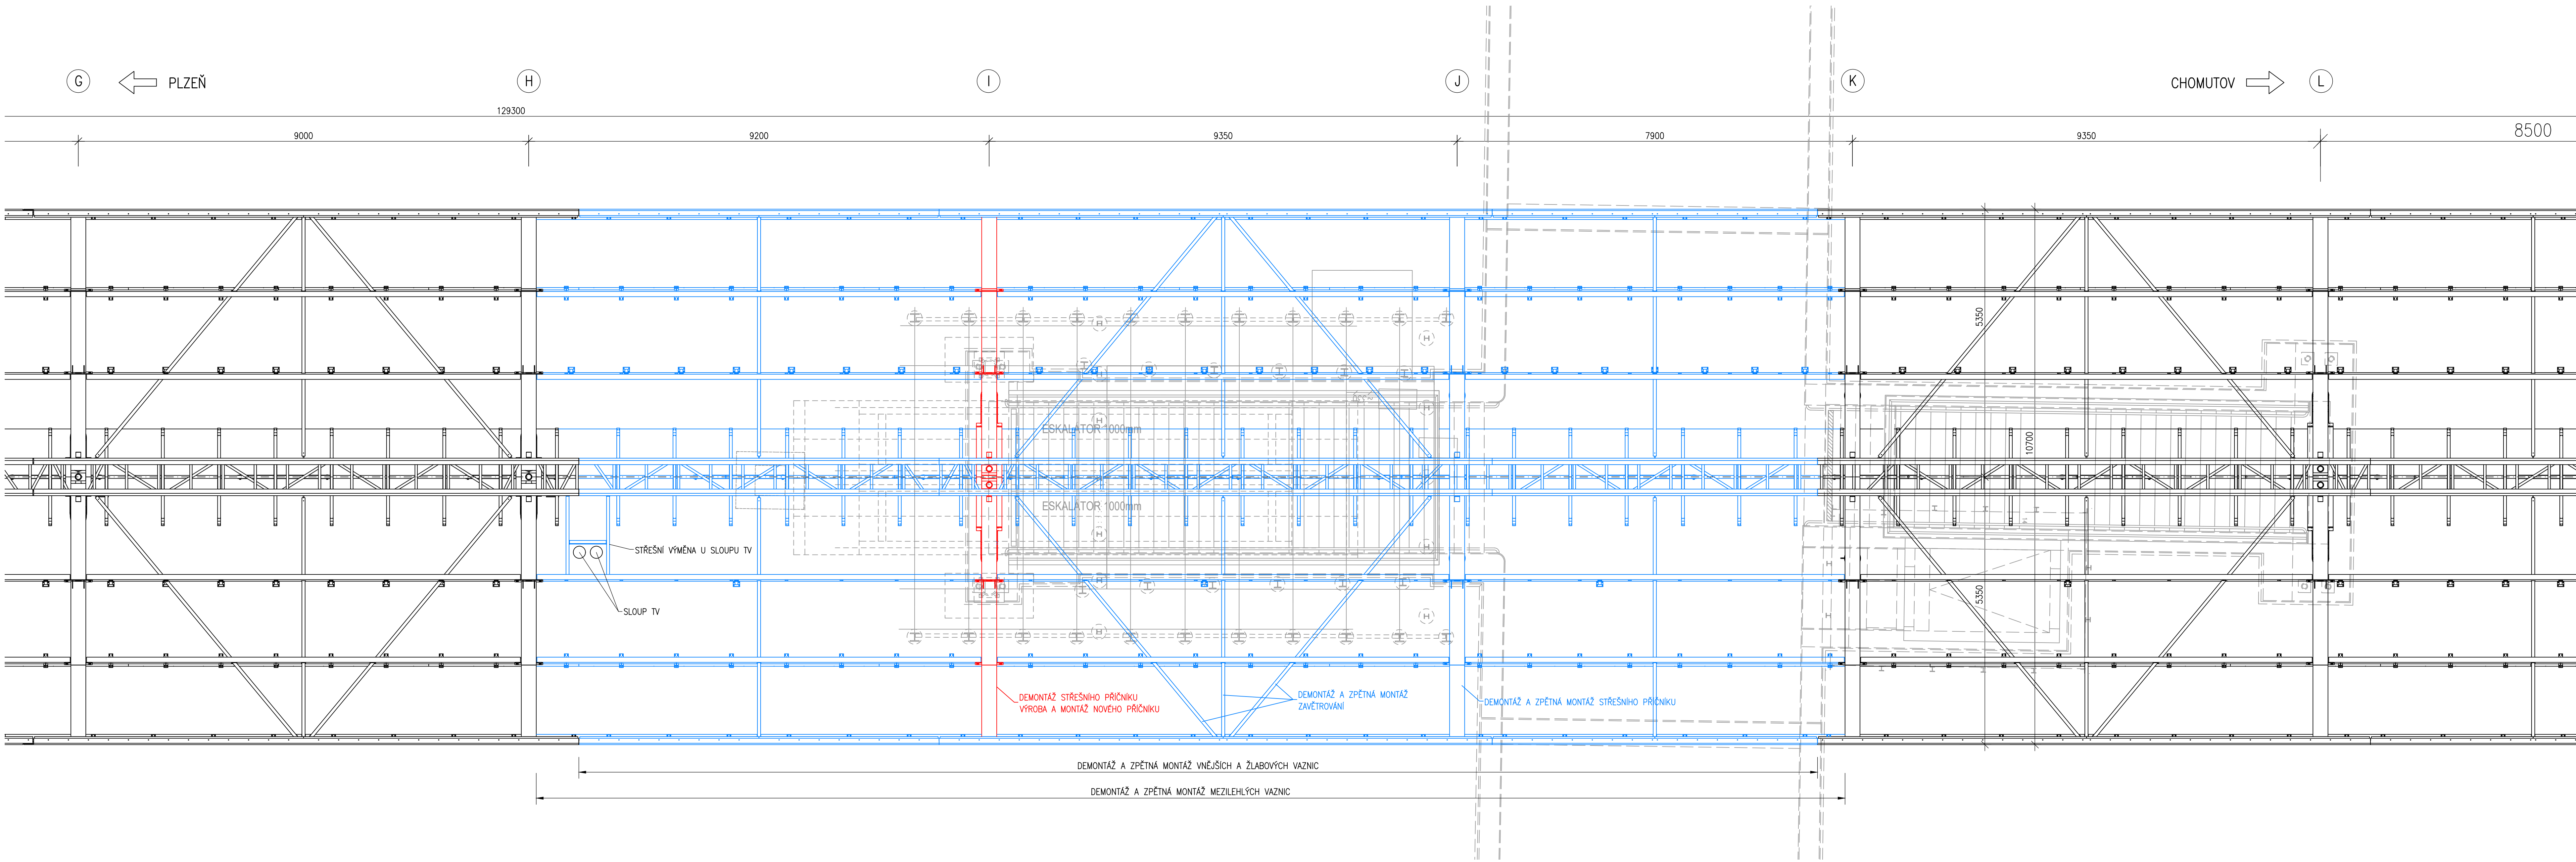
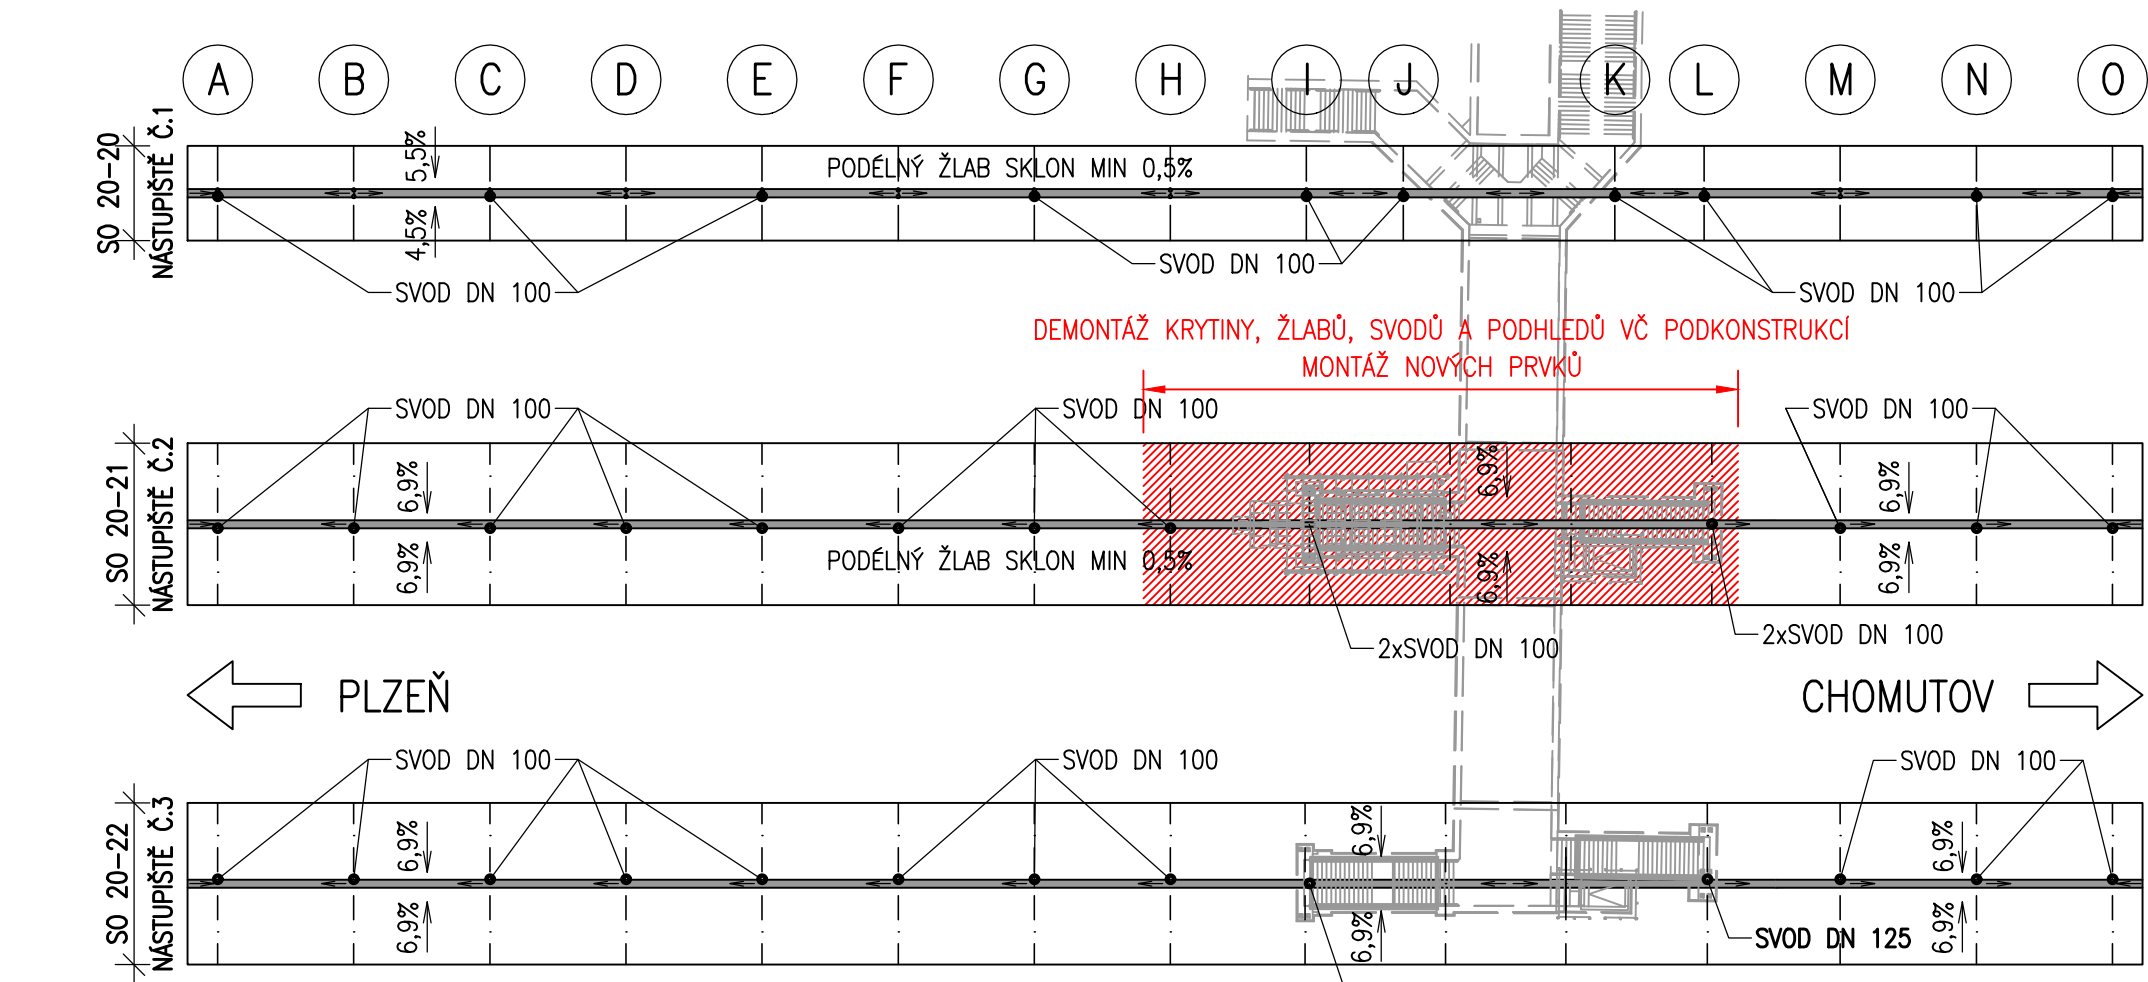




 
 
 
SCHÉMA STŘECHY A ODVODNĚNÍ ZASTŘEŠENÍ
M 1:500



Spolufinancováno Evropskou unií
Nástroj pro propojení Evropy

PROJEKT JE SPOLUFINANCOVÁNÝ EVROPSKOU UNIÍ V RÁMCI PROGRAMU NÁSTROJ PRO PROPOJENÍ EVROPY (CER). ZA TUTO PUBLIKACI ODPOVÍDÁ POUZE JEJÍ AUTOR. EVROPSKÁ UNIE NENÍSE ODPOVĚDNOST ZA JAKÉKOLI VYUŽITÍ INFORMACÍ V NĚ OBSAŽENÝCH.

SO 20-21.1
SO 20-22.1
ČÁST E.2.2

VÝŠKOVÝ SYSTÉM BpV		SOUŘADNICOVÝ SYSTÉM S-JTSK		±0,000 = xxx,xx m n. m.	
Číslo změny:	Obsah změny:				Datum změny:
01	-				-
02	-				-
03	-				-
Ověřeno:					
		Správa železniční dopravní cesty, státní organizace Dispečerská 1003/7 110 00 Praha 1			
Generální projektant:		SUDOP EU a.s. Olšanská 1a, 130 80 Praha 1 Tel.: +420 267 004 305 E-mail: info@sudopeu.cz		Hlavní inženýr projektu: ING. STANISLAV ŽÁČEK Garant profese: -	
					
Ověřeno:					
PROJEKTOVÉ STŘEDISKO ÚSTÍ NAD LABEM					
Vedoucí střediska:  ING. MIROSLAV VÁŇA		Odpovědný projektant SO, IO, PS:  ING. RADEK KRŮPKA		Kontroloval:  ING. PETR VIDLÁK	
Název akce:		Číslo smlouvy: 16-176.240			
Modernizace ŽST Cheb		Projektový stupeň: ZSPD			
název PS/SO:		Datum: 12/2018			
SO 20-21.1 Zastřešení nástupiště č.2		Číslo části: E.2.2			
SO 20-22.1 Zastřešení nástupiště č.3		Měřítko: 1 : 100,500			
Název přílohy:		Počet formátů: 14 A4			
PŮDORYS OK A ODVODNĚNÍ		Číslo přílohy: 07			

- LEGENDA
- PONECHÁNÉ KONSTRUKCE DLE PŮV. PROJEKTU
 - DEMONTOVANÉ A ZPĚTNĚ MONTOVANÉ KONSTRUKCE
 - DEMONTOVANÉ KONSTRUKCE, NAHRAZENÉ NOVÝMI