


SO 10-71-01 Vých. Skály - Praha Vysočany, úprava a ochrana vodovodů PVS, a.s.  
(MSTĚTICE - PRAHA-VYSOČANY)

## Situace - Vodovod v km 8,84

Měřítko 1 : 500

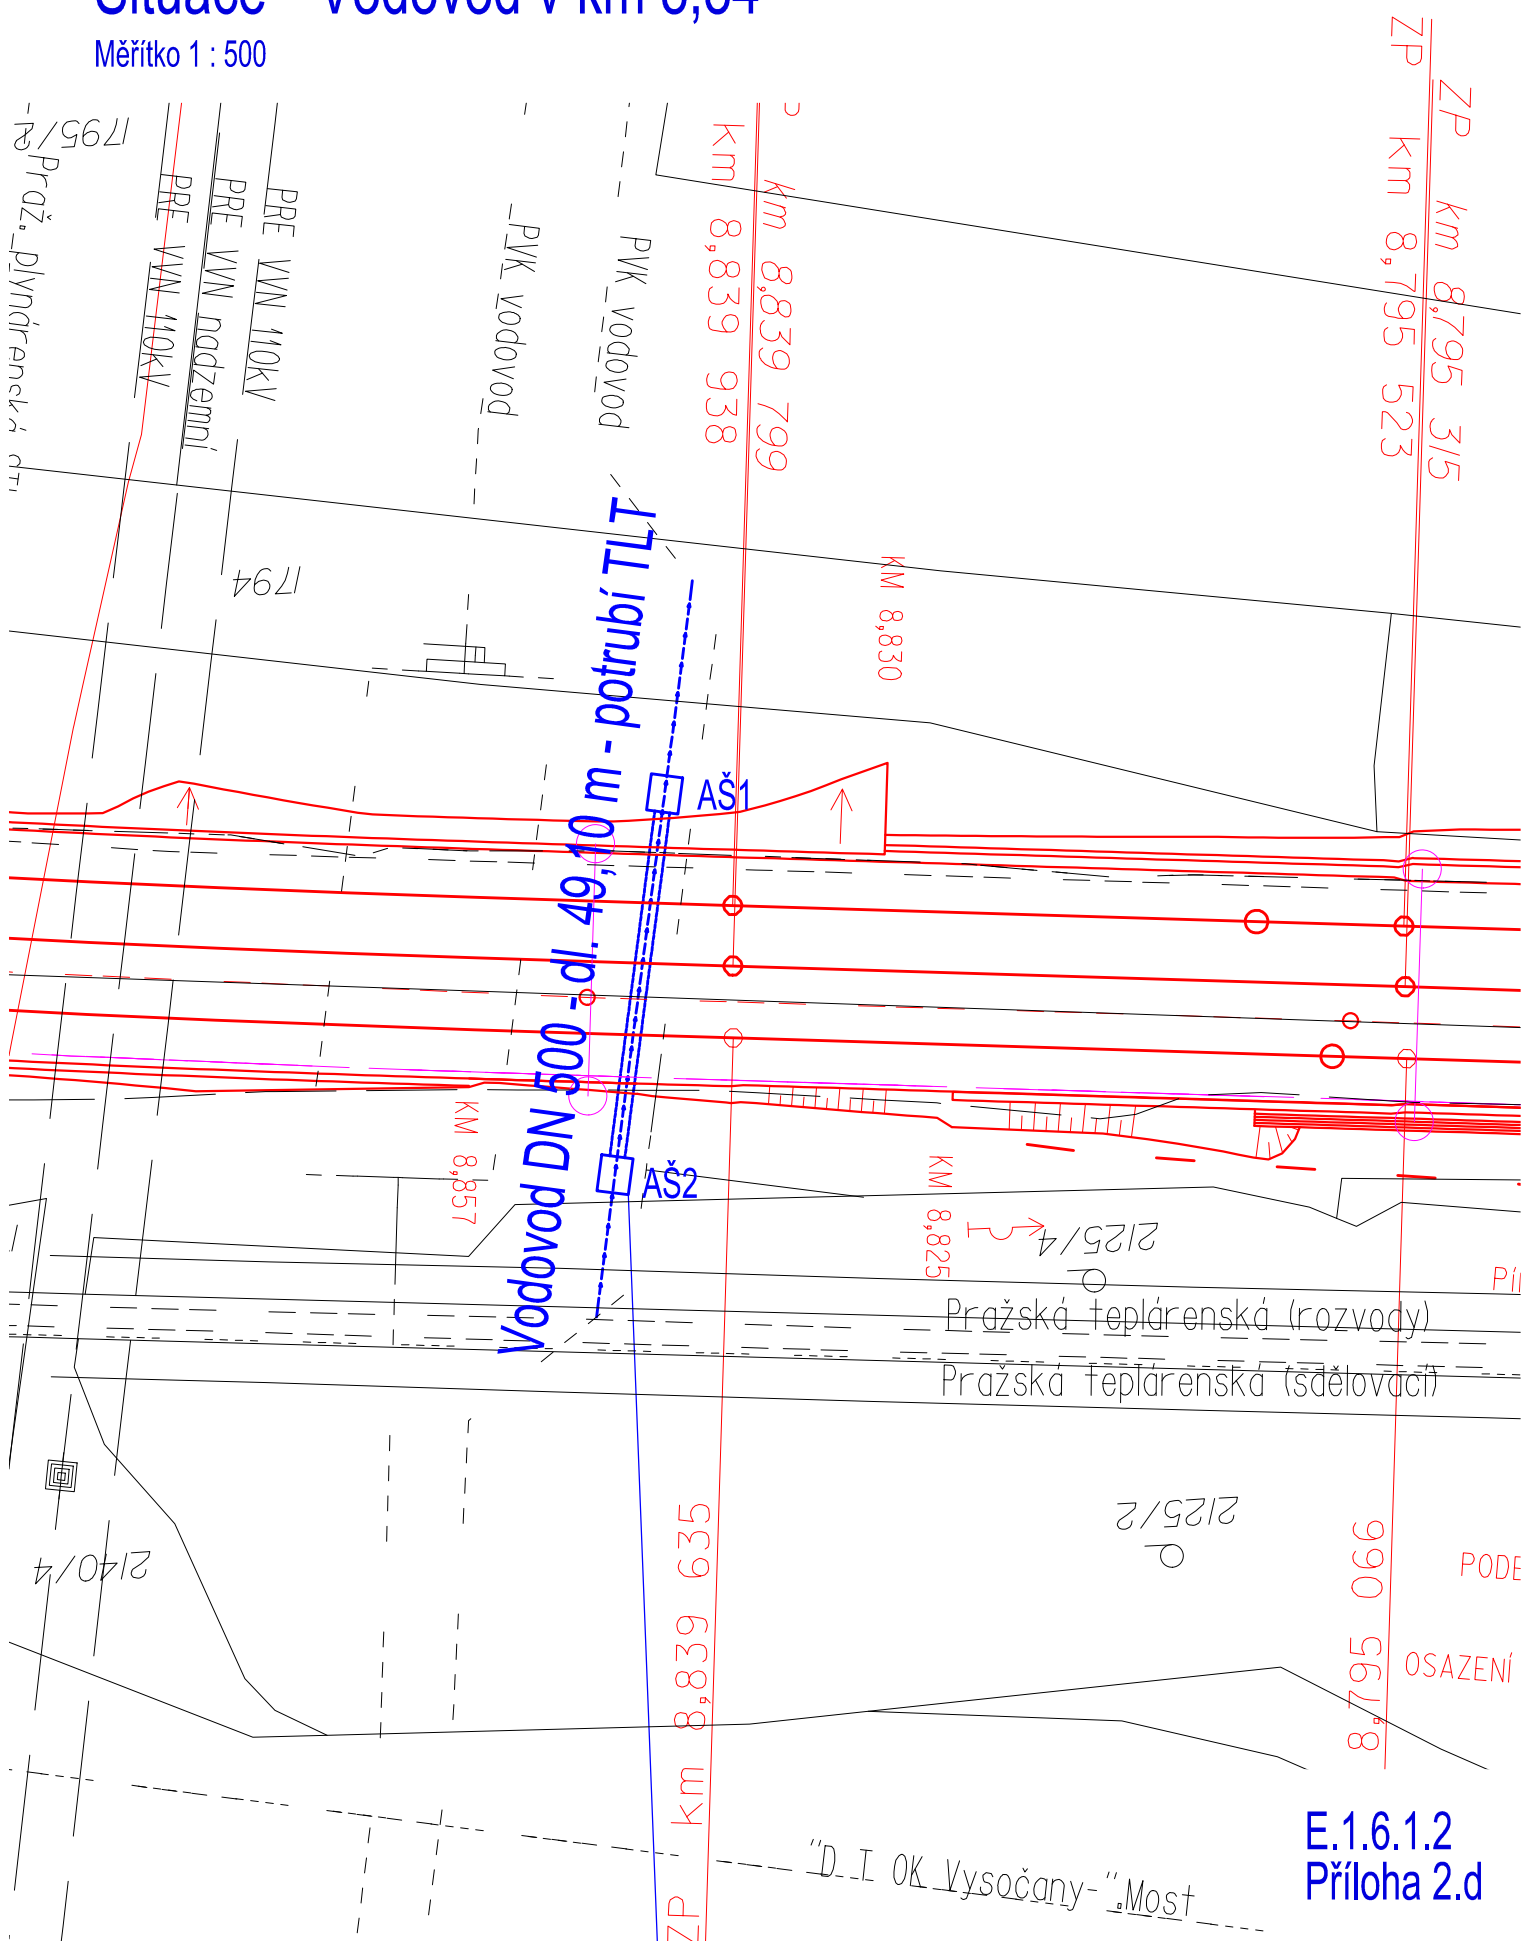

E.1.6.1.2  
Příloha 2.d