



PODÉLNÝ ŘEZ, A-A

M 1:100

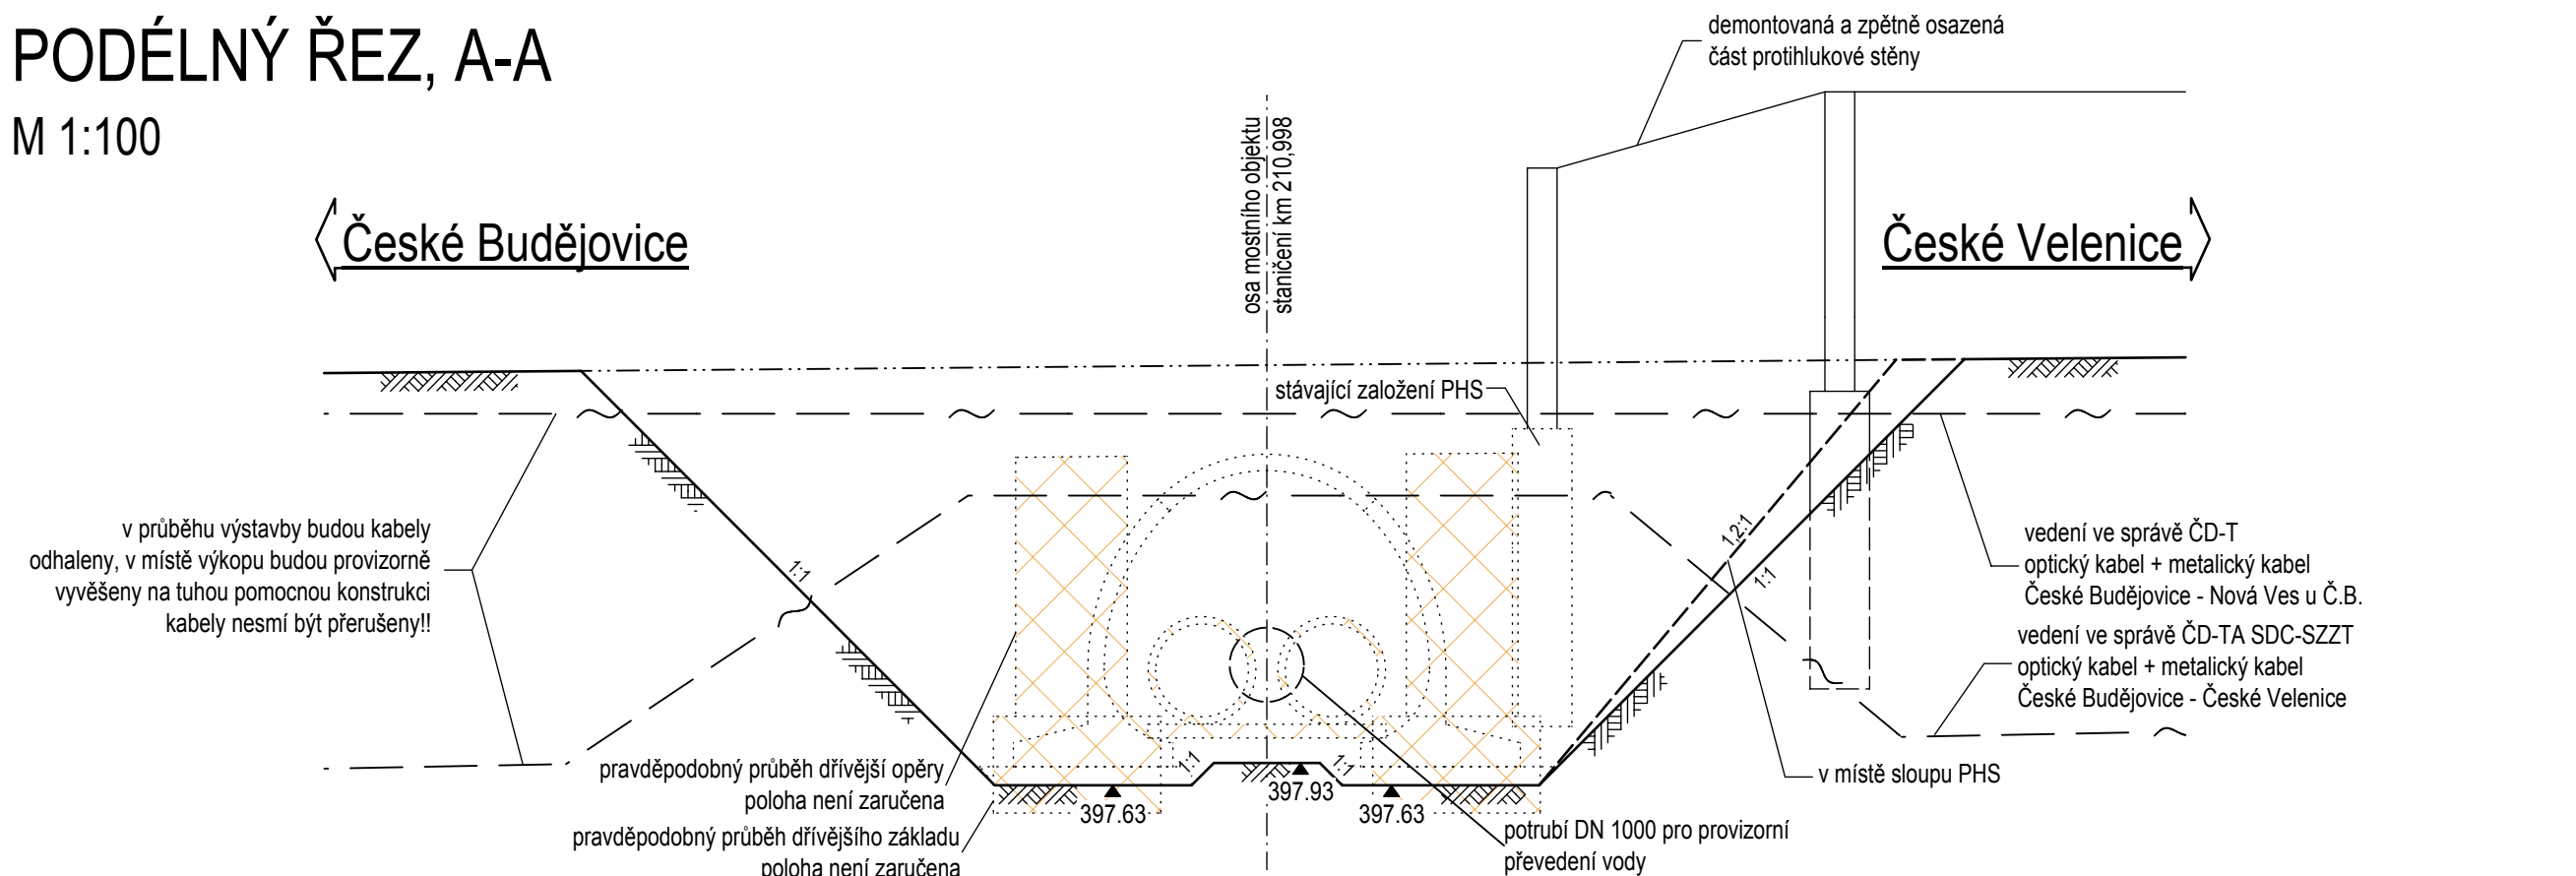

PŮDORYS


M 1:100

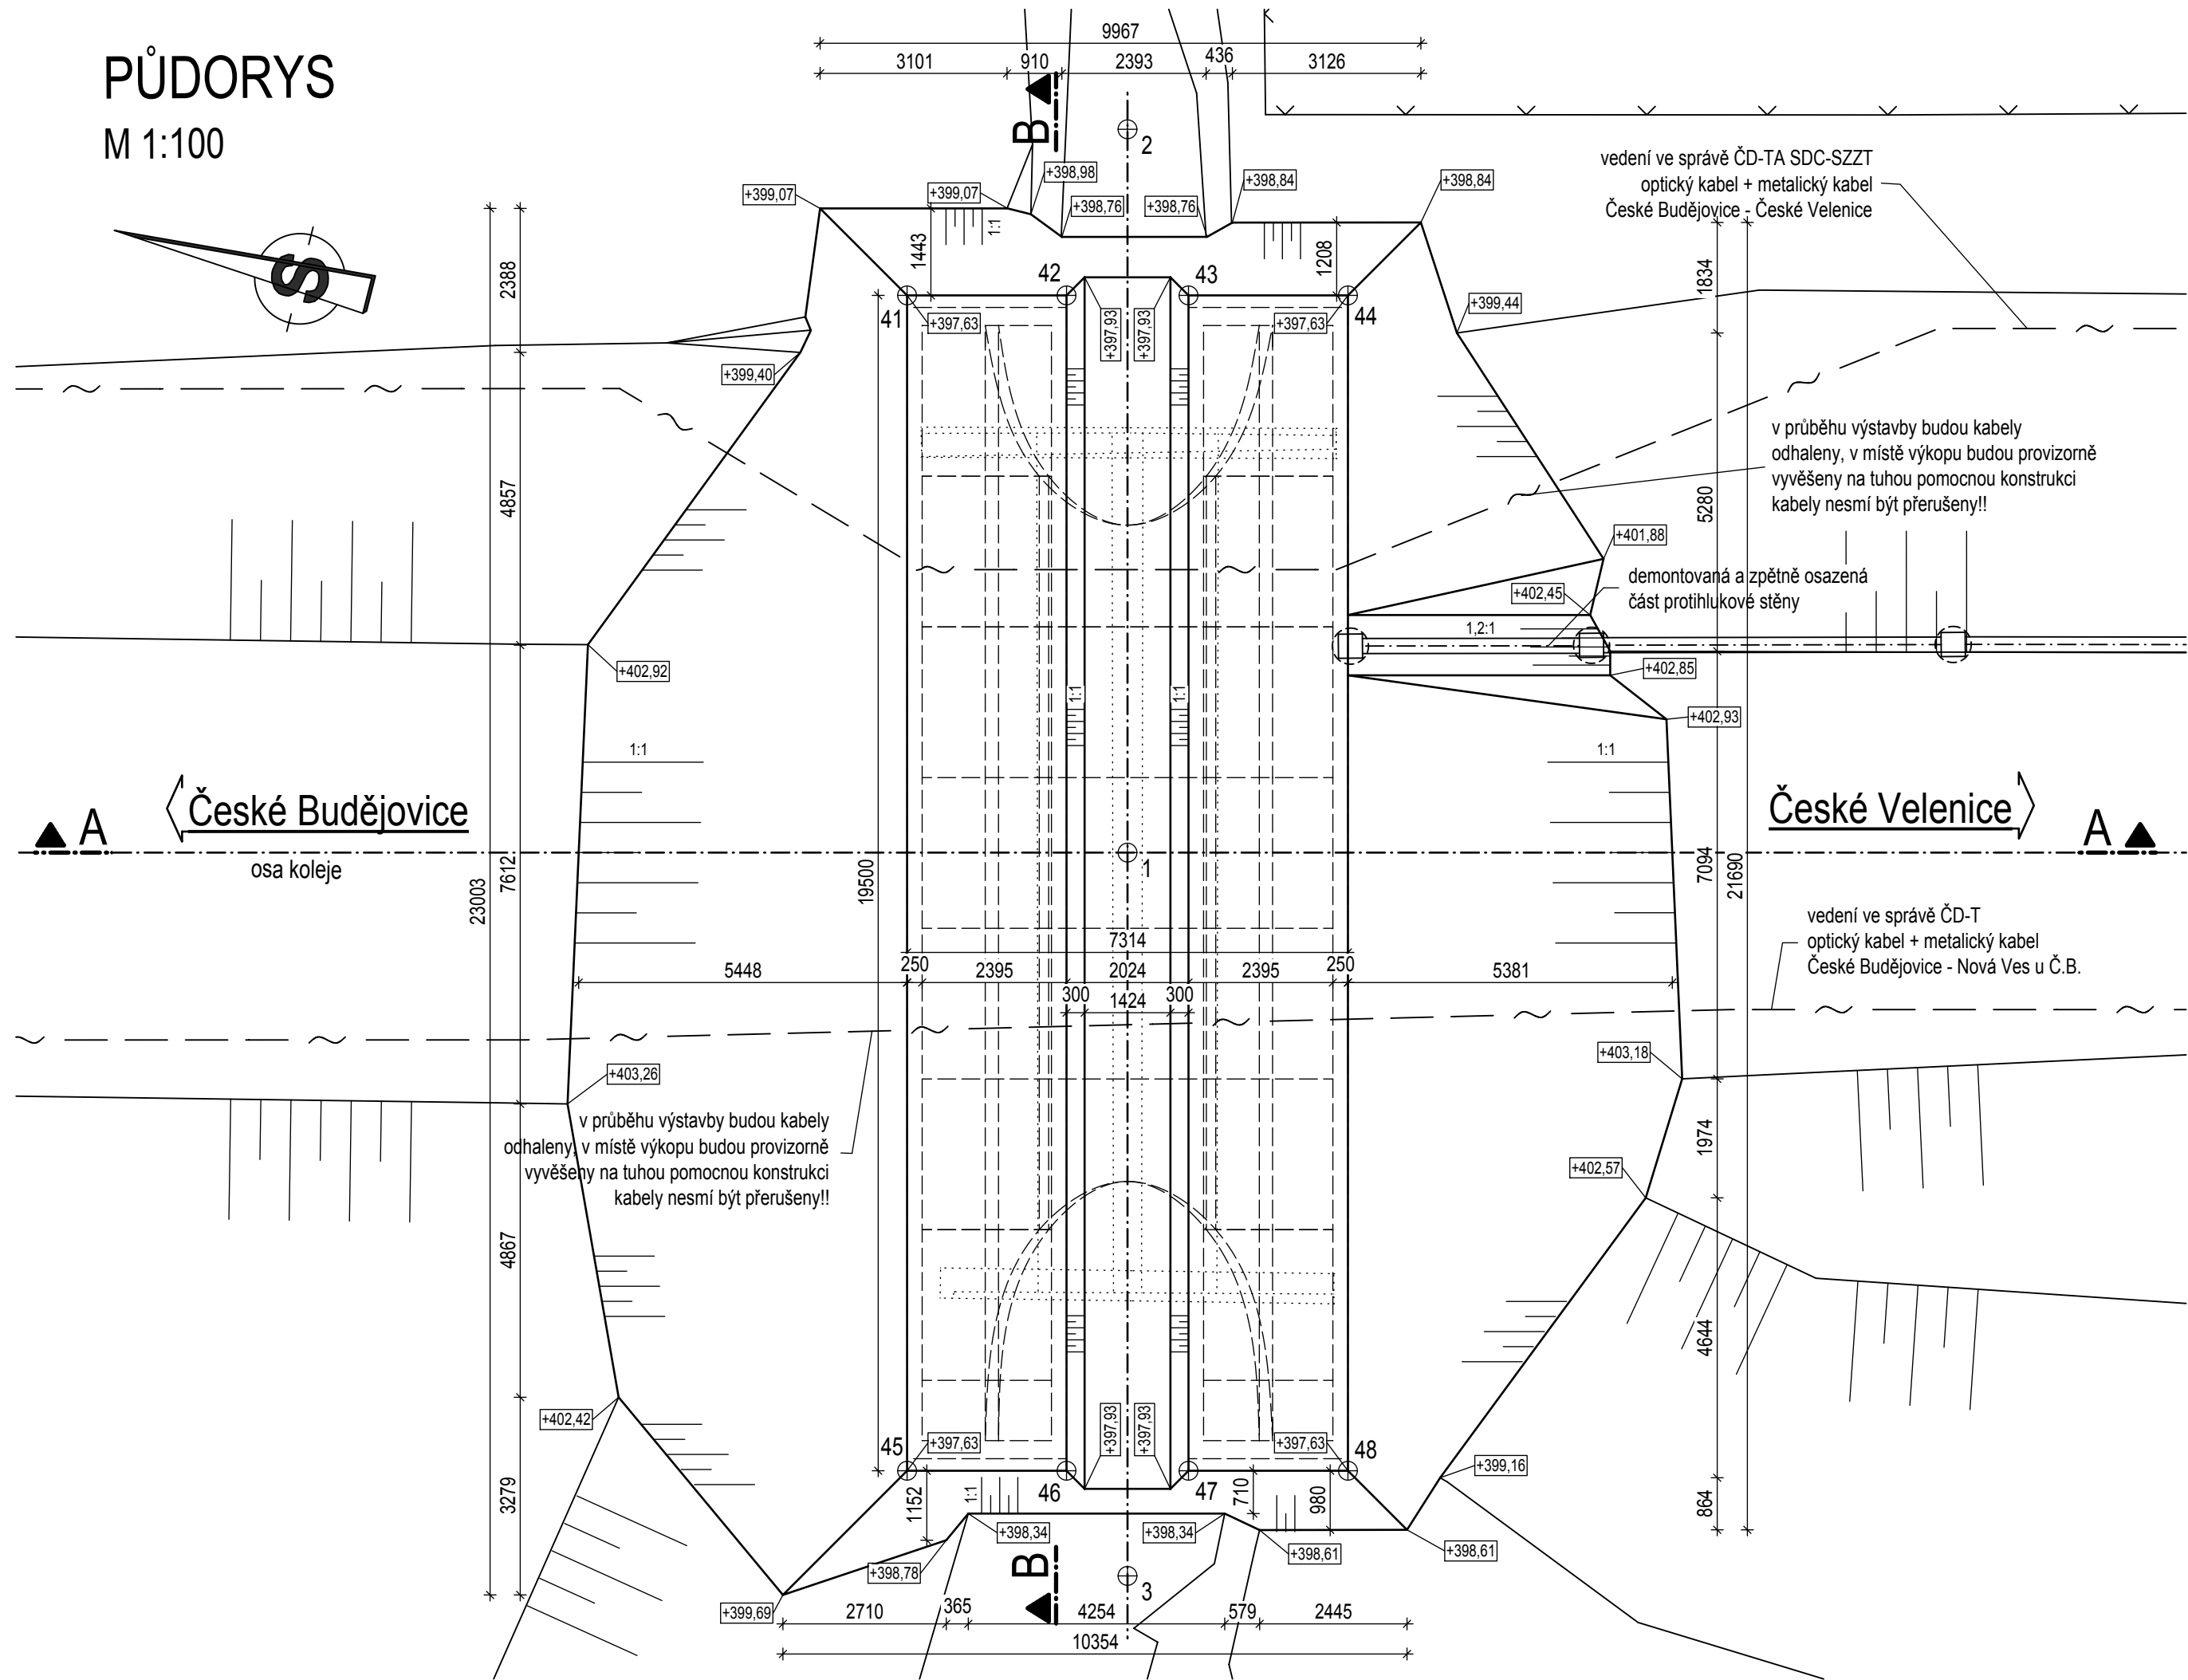

České Budějovice

PŘÍČNÝ ŘEZ, B-B

M 1:100

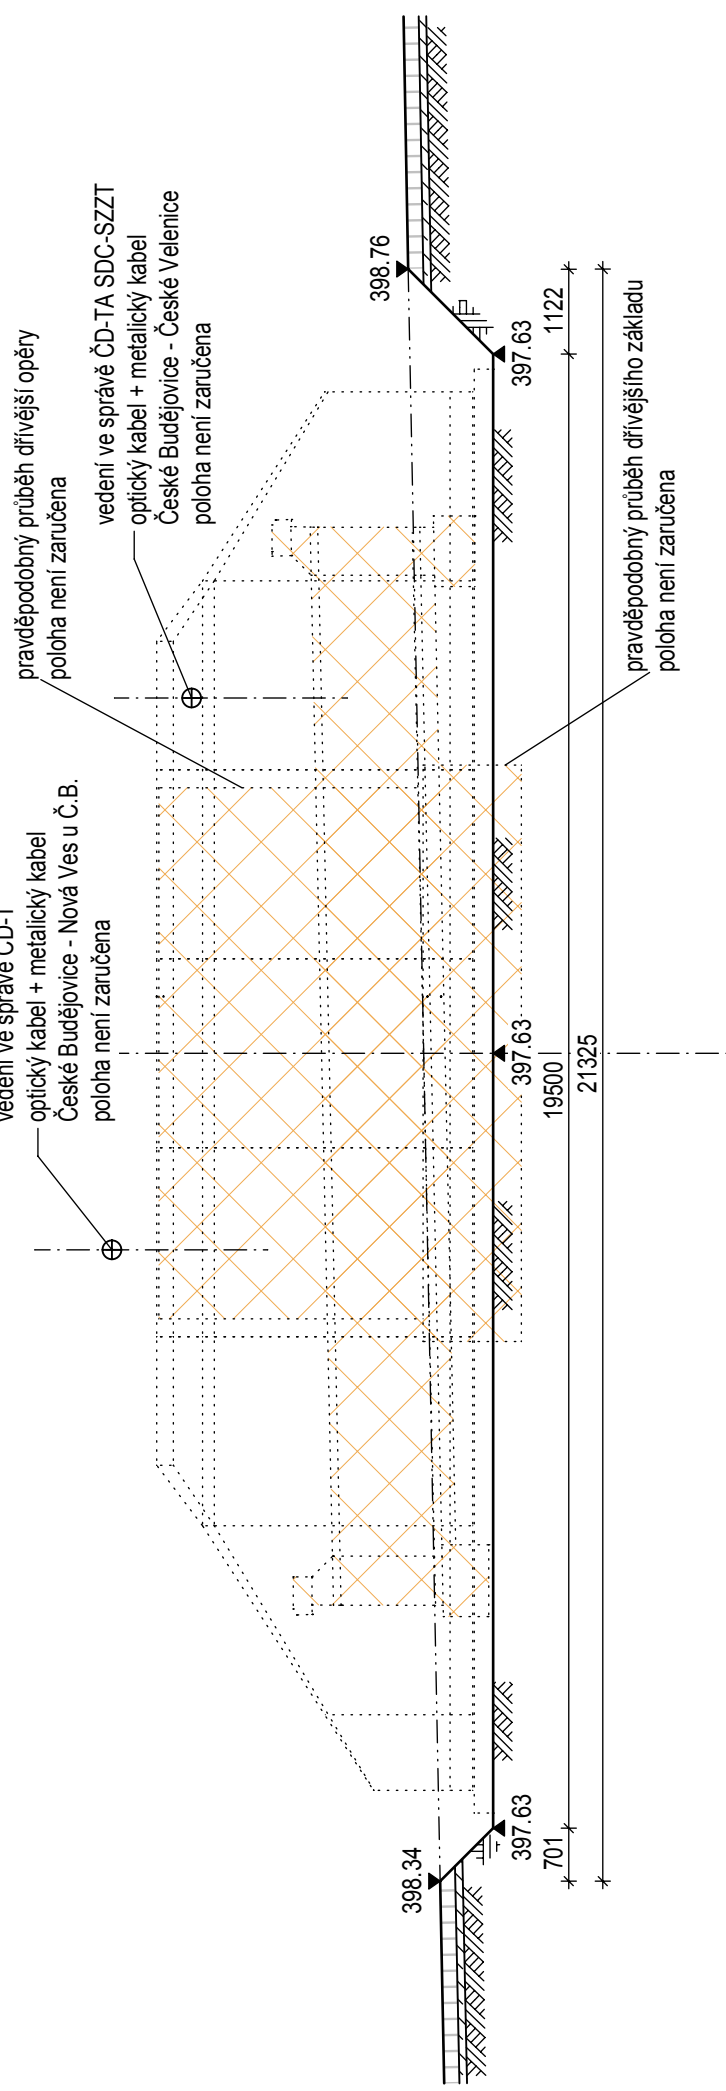


SOUŘADNICE VYTYČOVANÝCH BODŮ


BOD Č.	Y m	X m	POZNÁMKA
41	754 454,199	1 168 646,534	hrana výkopu
42	754 453,551	1 168 649,098	hrana výkopu
43	754 453,056	1 168 651,060	hrana výkopu
44	754 452,408	1 168 653,624	hrana výkopu
45	754 473,105	1 168 651,311	hrana výkopu
46	754 472,457	1 168 653,875	hrana výkopu
47	754 471,961	1 168 655,837	hrana výkopu
48	754 471,314	1 168 658,401	hrana výkopu

POSTUP VÝKOPU


1) Výkop nad úroveň stávajících propustků

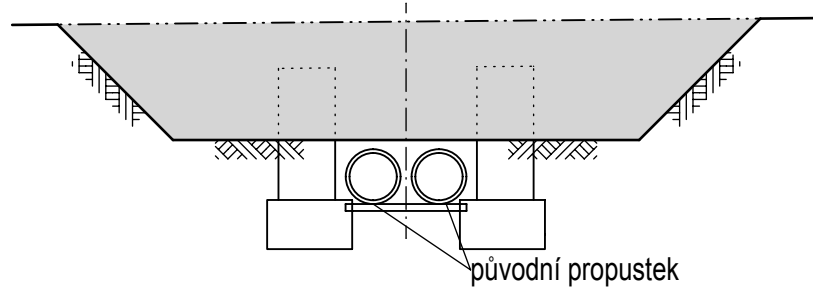

2) Výkop a demolice stávajících propustků, zřízení dočasné přeložky vodoteče

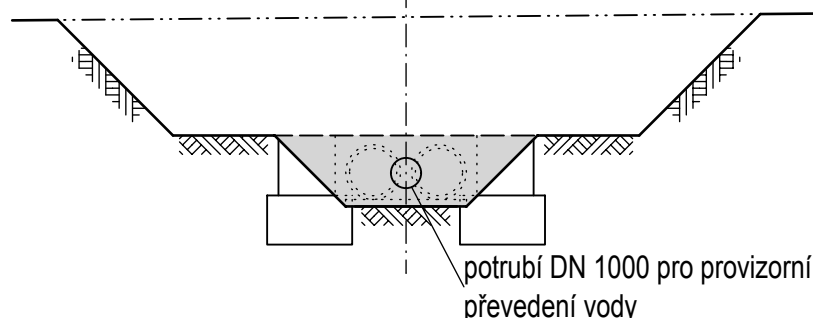

3) Dokončení stavební jámy

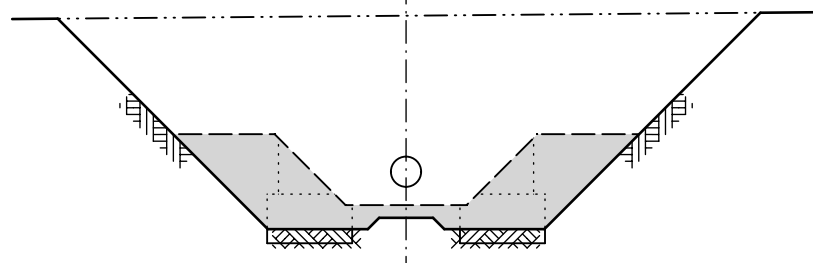

POZNÁMKA

- 1) Hlavní vytyčované body 1, 2, 3, viz příloha "Vytyčovací výkres"
- 2) Před zahájením prací je nutno stanovit přesnou polohu stávajících sítí na základě vytyčení jejich správců.
- 3) Provizorní přeložka optických kabelů je řešena v samostatném SO. Výkop je nutné provádět v koordinaci s tímto SO.
- 4) Výkop bude prováděn postupně v několika fázích, poslední fáze bude dokončena po zbudování dočasného převedení potoka.

VÝŠKOVÝ SYSTÉM BpV SOUŘADNICOVÝ SYSTÉM S-JTSK

Číslo změny:	Obsah změny:	Datum změny:
01	-	-
02	-	-
03	-	-



Operační program
Doprava



Evropská unie
Investice do vaší budoucnosti
Evropský fond pro regionální rozvoj
Fond soudržnosti




Investor:
SUDOP PRAHA a.s.
Olšanská 1a, 130 80 Praha 3
tel.: +420 267 094 111
fax: +420 224 230 316
e-mail: praha@sudop.cz



Vedoucí sdružení:
SUDOP PRAHA a.s.
Olšanská 1a, 130 80 Praha 3
tel.: +420 267 094 111
fax: +420 224 230 316
e-mail: praha@sudop.cz

Středisko:
ELEKTROTECHNIKY, TRAKCE, SDĚLOVACÍ A ZABEZPEČOVACÍ TECHNIKY
Vedoucí střediska: ING. MARTIN RAIBR

 Vin Consult Inženýrská projektová kancelář		VIN CONSULT, SPOL. S R.O. JEREMENKOVA 88/763 140 00 PRAHA 4 TEL.: +420 244 104 010 FAX: +420 244 104 090 E-MAIL: vin@vinconsult.cz	
Zodp. projektant stavby:	Zodpovědný projektant objektu: Ing. Pavel Kormanák	Vypracoval: Ing. Martin Biller	Kontroloval: Ing. Vladimír Vančík
Objednatel: Správa železniční dopravní cesty s.o.	Kraj: Jihočeský	MÚ: České Budějovice	Datum: 12/2014 Formát: 8 x A4
REVITALIZACE MEZISTANIČNÍCH ÚSEKŮ PETŘIKOV - BORO VANY (MIMO) - Č. BUDĚJOVICE (MIMO) SO 10-33-65 PROPŮSTEK V KM 211,012		Měřítko: 1:100 Číslo zakázky: 49114.1-1	
VÝKOPOVÝ PLÁN		Účel: PROJEKT Část: E.1.4 Příloha: 5	