








Popis:

- 
- kabelový rozvod EOV, součást tohoto SO
- 
- kabelový rozvod EOV, vedení kabelů protlačovanou trasou, součást tohoto SO
- 
- kabelový rozvod sdělovacího datového rozvodu pro silnop. zařízení, součást souvisejících PD
- 
- rozvaděč EOV napájecí, řídicí - plastový pilíř, součást tohoto SO
- 
- přípojně svork.sřínky v kolejišti pro připojení soupravy EOV na výhybce, součást tohoto SO
- 
- čidlo snímání povětrnost.podmínek s mechanic.zábranou, kolejový teploměr, součást tohoto SO

Upozornění:

- V situaci nejsou uvedeny žádné stávající sítě. Při zjišťování jejich uložení je nutno vycházet z koordinační situace stavby (zákres stávajících sítí)!
- Trasy nových kabelových vedení souvisejících SO a PS jsou uvedeny v koordinační situaci stavby

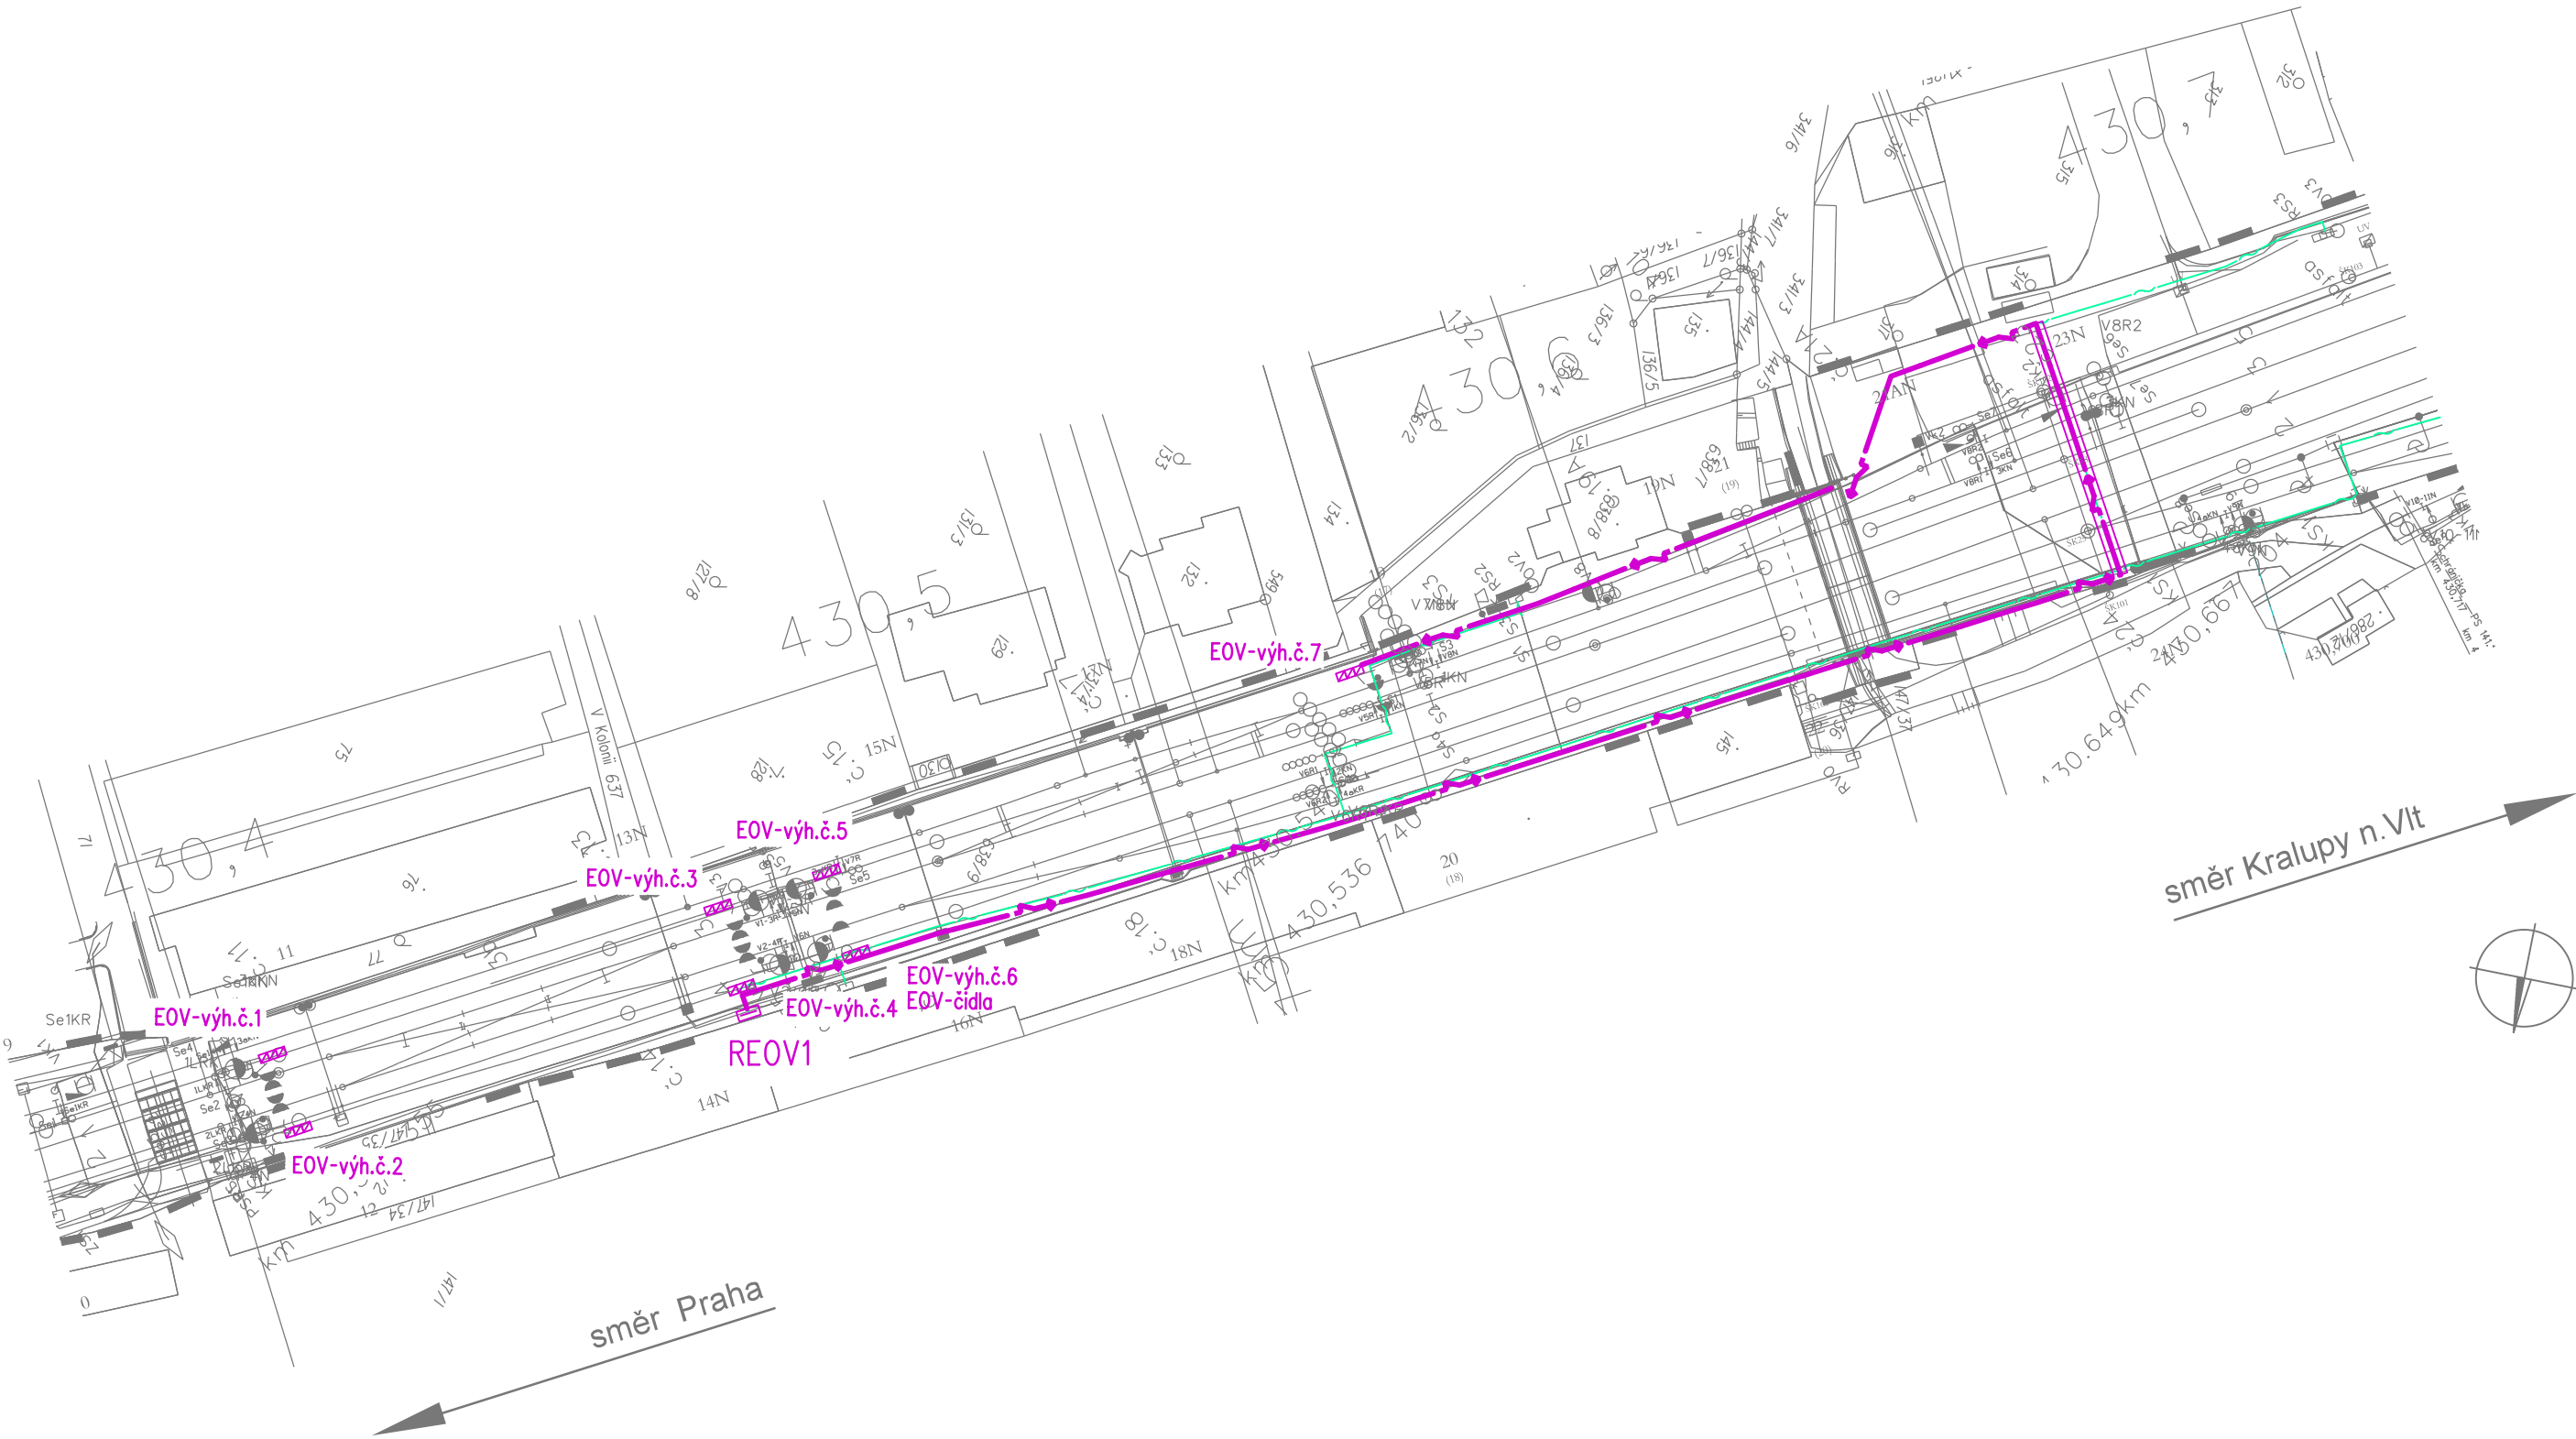

VÝŠKOVÝ SYSTÉM Bpv SOUŘADNICOVÝ SYSTÉM S-JTSK

| Číslo změny: | Obsah změny: | Datum změny: |
|--------------|--------------|--------------|
| 01 | - | - |
| 02 | - | - |
| 03 | - | - |

| | |
|---|---|
| Investor: | Správa železniční dopravní cesty, s.o. Dlážděná 1003/7, 110 00 Praha 1 |
|  | Stavební správa západ Sokolovská 278/1955, 190 00 Praha 9 |

| | | |
|---|--|--|
| Generální projektant: | SUDOP PRAHA a.s. Olšanská 1a, 130 80 Praha 3 tel.: +420 267 094 111 fax: +420 224 230 316 e-mail: praha@sudop.cz | Hlavní inženýr projektu: ING. KAREL KOŠAŘ Garant profese: ALEŠ BUDSKÝ |
|  | | |

| | | | |
|---|---|----------------------------|---------------------------------|
| Středisko: ELEKTROTECHNIKY, TRAKCE, SDĚLOVACÍ A ZABEZPEČOVACÍ TECHNIKY | | | |
| Vedoucí střediska: ING. MARTIN RAIBR | Odpovědný projektant SO, IO, PS: ALEŠ BUDSKÝ | Vypracoval: ALEŠ BUDSKÝ | Kontroloval: ING.KAREL KOŠAŘ |

| | | |
|---|-------------------------------------|-------------------------------|
| Název akce: REKONSTRUKCE A DOPLNĚNÍ EOV V ŽST ROZTOKY U PRAHY A LIBČICE NAD VLTAVOU Část: SO 43-32, Žst. Libčice n.V., úprava EOV - situace 1:1000, část 1 | Číslo smlouvy: 15 526 208 | |
| | Projektový stupeň: PD | |
| | Datum: 06.2016 | |
| | Číslo části: E.3.4 | |
| Název přílohy: SO 43-32, Žst. Libčice n.V., úprava EOV - situace 1:1000, část 1 | Měřítko: 1:1000 | Počet formátů: 3 A4 |
| | Číslo přílohy: 6 | |