
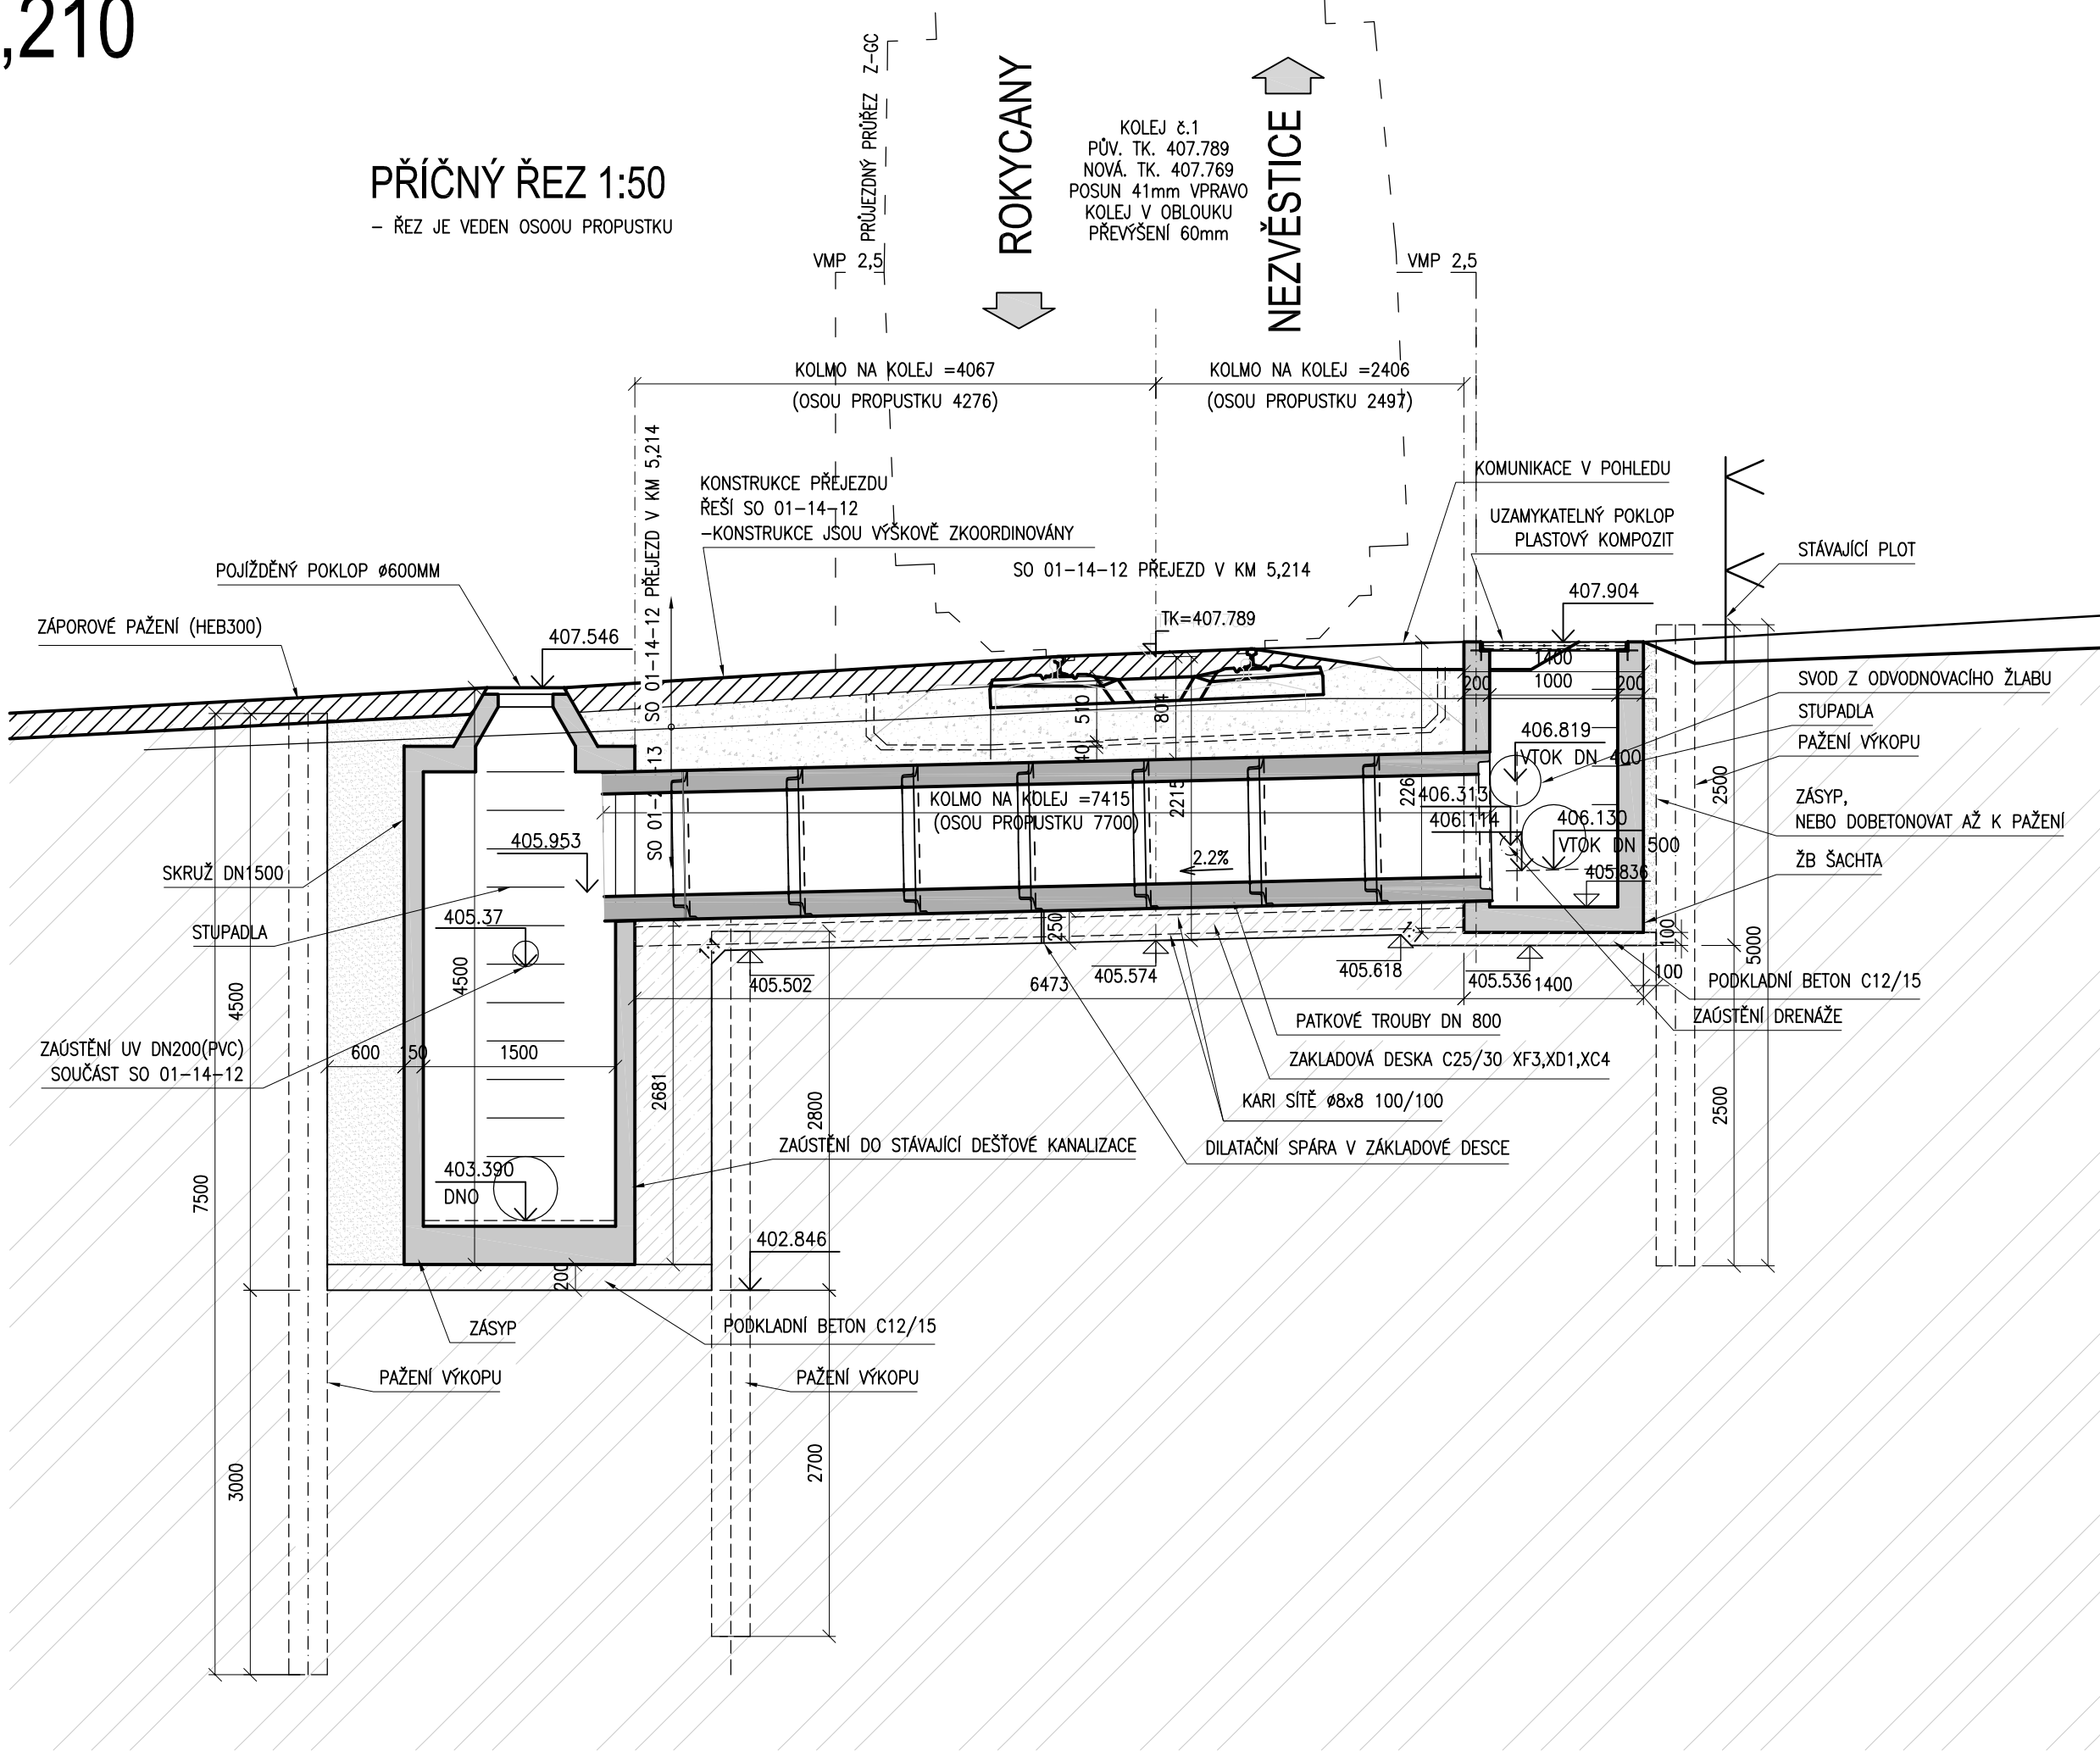


SO 01-21-13 - PROPUSTEK V EV. KM 5,210


NOVÝ STAV

PODÉLNÝ ŘEZ 1:50

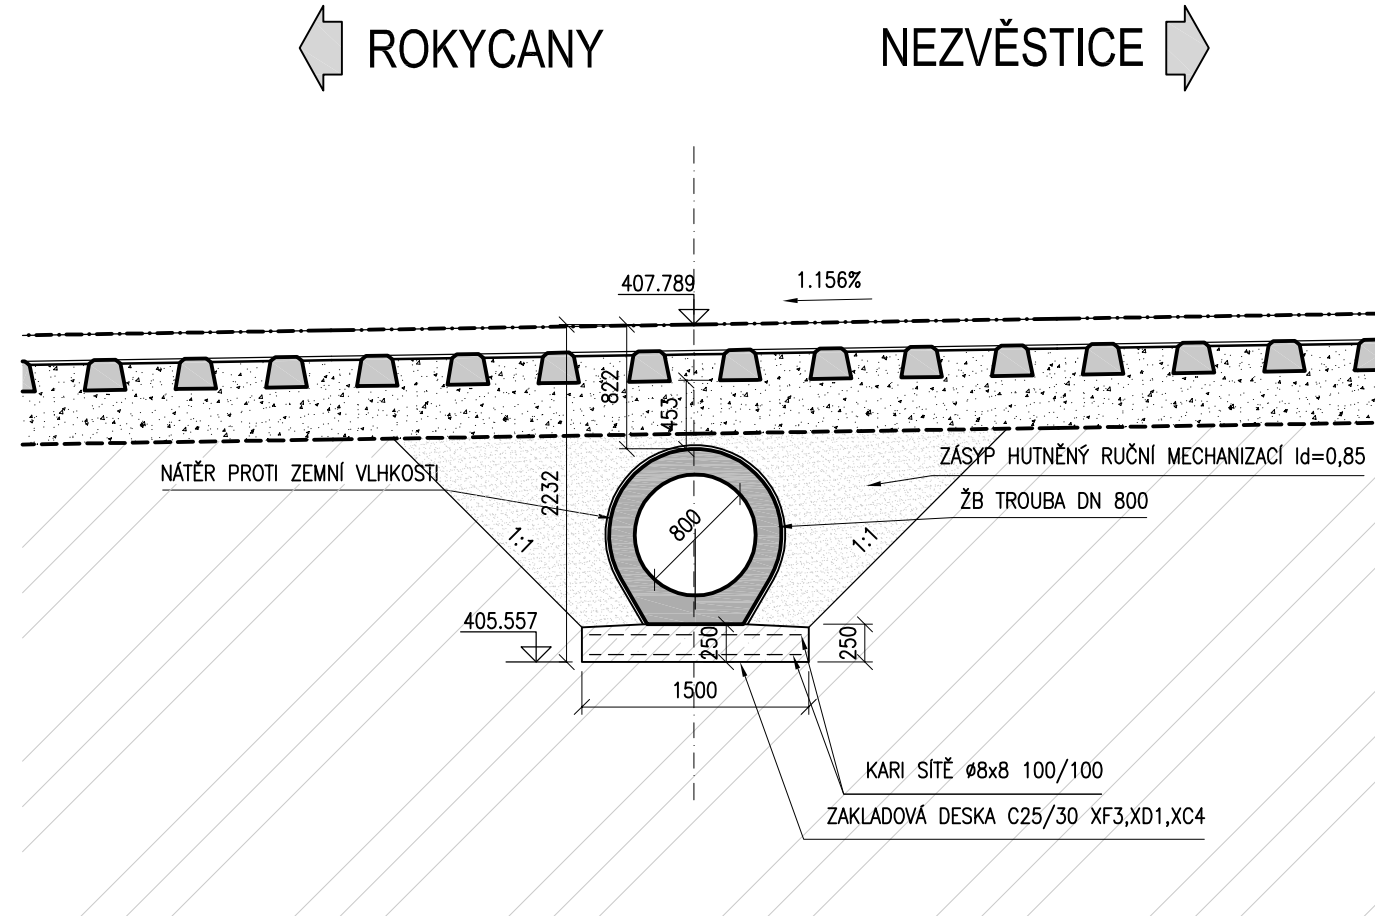


VÝKRES TVARU ŠACHTY


PŮDORYS 1:50

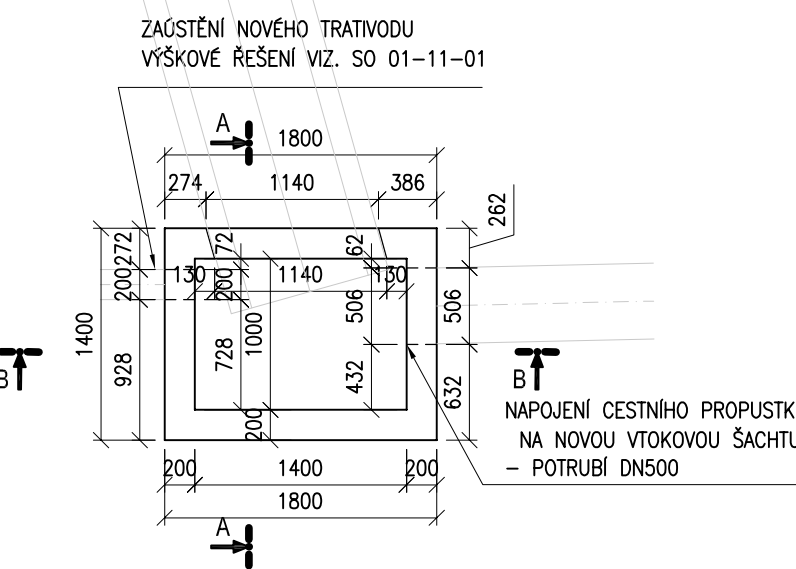

ŘEZ A-A 1:50

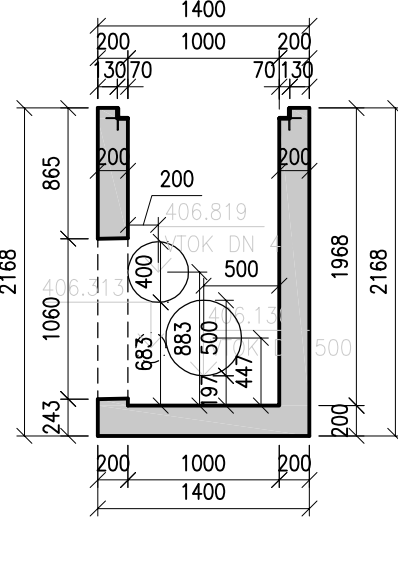

ŘEZ B-B 1:50

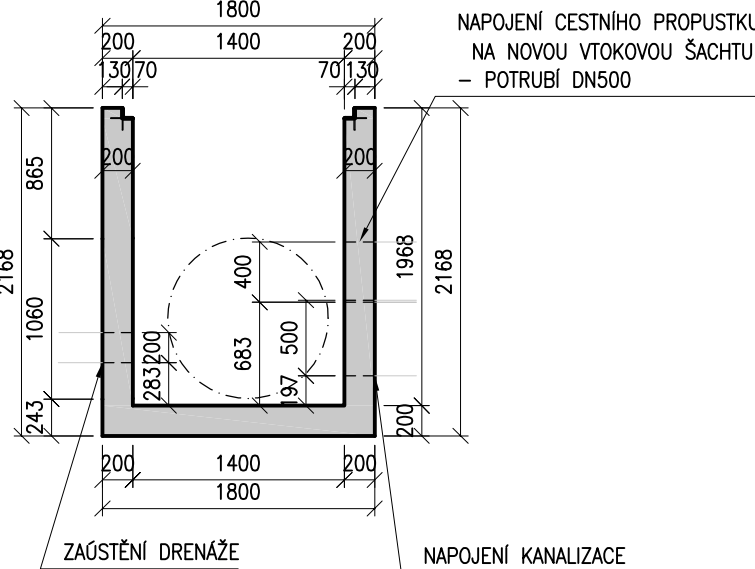

POZNÁMKY

ŽB ŠACHTA BUDE VYZTUŽENA KARI SÍŤI Ø8x8/100x100 PŘI OBOU POVRŠÍCH
VÝŠKOVÉ OSAZENÍ USAZENÍ POKLOPŮ NOVÝCH ŠACHET JE NUTNO KOORDINOVAT S NAVAZOJÍCÍM OBJEKTEM SO 01-14-13

Čistopis dokumentace se zapracovanými připomínkami

Souřadnicový systém S-JTSK
Výškový systém BpV

Z2	Změna hrdlových trubna patkové trouby	27.3.2015	Ing. Jan Tausek	<i>Tausek</i>
Z1	Zpracování připomínek SZDC	3.3.2015	Ing. Jan Tausek	<i>Tausek</i>
Změna:	Název změny:	Datum:	Provedl:	Podpis:

Investor, objednatel:

Správa železniční dopravní cesty, státní organizace
Dlážděná 1003/7
110 00 Praha 1

kontaktní adresa:
Správa železniční dopravní cesty, s.o.
Stavební správa západ
Sokolovská 278/1955, 190 00 Praha 9

Souprava číslo:

METROPROJEKT Praha a.s.
nám. I. P. Pavlova 2/1786
120 00 Praha 2
generální ředitel: Ing. David Krása
tel.: +420 296 154 105
www.metroprojekt.cz
info@metroprojekt.cz

Suprava číslo:

METROPROJEKT

HIP: Ing. Jan NOSEK
tel.: +420 296 154 221
dokumentace pro stavební povolení
projekt stavby

Podpis: *nosek*

Název a účel díla:

Revitalizace trati Rokycany - Nezvěstice

Zpracovatelství útvár:

STŘEDISKO S52 STAVEBNÍ
tel.: +420 296 154 330
Vedoucí útváru: Ing. Václav KŘIVÁNEK
Podpis: *Krivánek*

Název části díla:

**STAVEBNÍ ČÁST
INŽENÝRSKÉ OBJEKTY
MOSTY, PROPUSTKY, ZDI
ŽELEZNIČNÍ PROPUSTKY
SO 01-21-13 - PROPUSTEK V EV. KM 5,210**

E
E.1
E.1.4
E.1.4.23

Odpovědný projektant: Ing. Jan Tausek
Výpracoval: Ing. Jan Tausek
Podpis: *Tausek*

Podpis: *Tausek*

Název přílohy:

**PODÉLNÝ A PŘÍČNÝ ŘEZ
- nový stav**

Změna:

Skart. znak: V20/2035
Počet listů: 5 x A4
Měřítko: 1:50

Datum: 10/2014

Číslo příl.: 006

Číslo příl.: 006

14	6444	05	01	04	23
----	------	----	----	----	----