
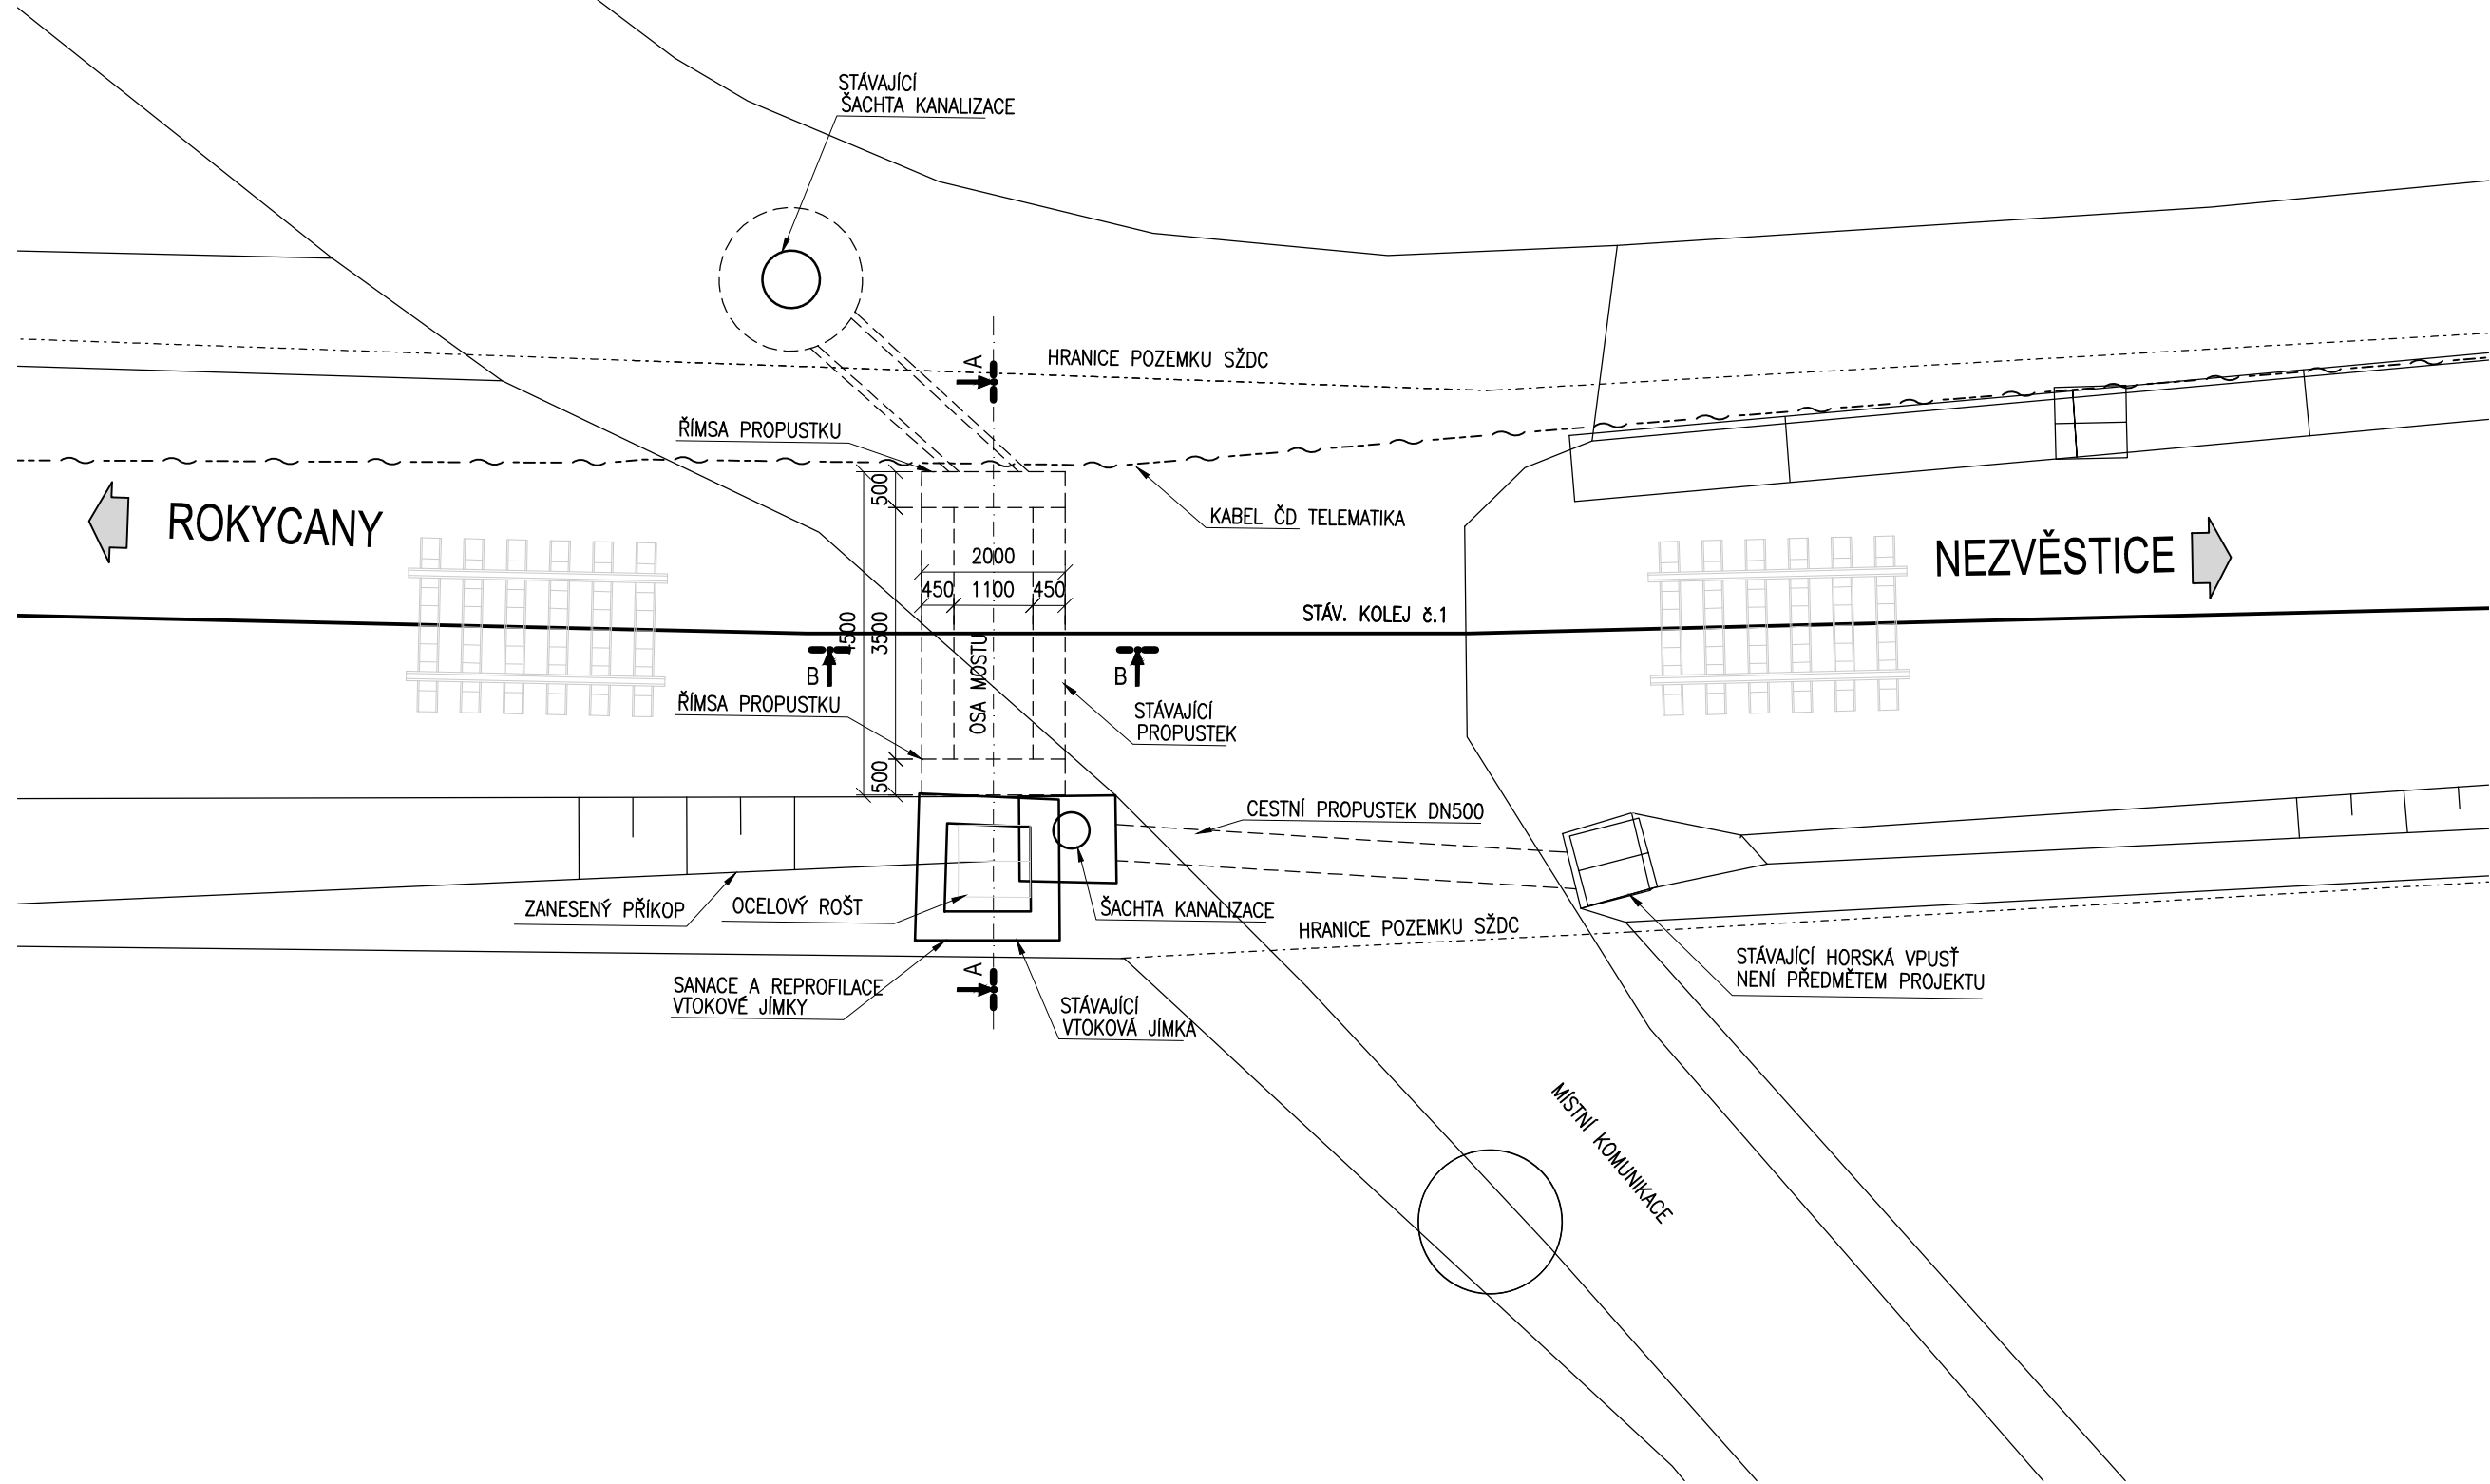


SO 01-21-13 - PROPUSTEK V EV. KM 5,210

STÁVAJÍCÍ STAV

PŮDORYS 1:100

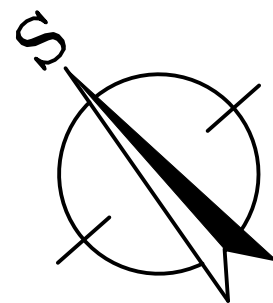

Operační program
Doprava




Evropské unie
investice do vaší budoucnosti
Fond soudržnosti

Čistopis dokumentace se zpracovanými připomínkami

Souřadnicový systém S-JTSK
Výškový systém Bpv

Z2	Změna hrdlových trubna patkové trouby	27.3.2015	Ing. Jan Tausek	<i>Tausek</i>
Z1	Zpracování připomínek SŽDC	3.3.2015	Ing. Jan Tausek	<i>Tausek</i>
Změna:	Název změny:	Datum:	Provedl:	Podpis:



Správa železniční dopravní cesty

Správa železniční dopravní cesty, státní organizace

Dlážděná 1003/7
110 00 Praha 1

kontaktní adresa:
Správa železniční dopravní cesty, s.o.
Stavební správa západ
Sokolovská 278/1955, 190 00 Praha 9

METROPROJEKT Praha a.s.
nám. I. P. Pavlova 2/1786
120 00 Praha 2

generální ředitel: Ing. David Krása
tel.: +420 296 154 105
www.metroprojekt.cz
info@metroprojekt.cz



Souprava číslo:

HIP: Ing. Jan NOSEK
tel.: +420 296 154 221

Podpis: *nosek*

Stupeň: dokumentace pro stavební povolení
projekt stavby

Název a účel díla:

Revitalizace trati Rokycany - Nezvěstice

Zpracovatelský útvar:

STŘEDISKO S52 STAVEBNÍ

tel.: +420 296 154 330

Vedoucí útvaru: Ing. Václav KŘIVÁNEK

Podpis: *Křivánek*

Název části díla:

STAVEBNÍ ČÁST INŽENÝRSKÉ OBJEKTY MOSTY, PROPUSTKY, ZDI ŽELEZNIČNÍ PROPUSTKY SO 01-21-13 - PROPUSTEK V EV. KM 5,210

E
E.1
E.1.4
E.1.4.23

Odpovědný projektant: Ing. Jan Tausek

Vypracoval: Ing. Jan Tausek

Podpis: *Tausek*

Podpis: *Tausek*

Skart. znak: V20/2035 Datum: 10/2014

Počet formátů: 3 x A4 Měřítko: 1:100

Název přílohy:

PŮDORYS -stávající stav

Změna: Z2

Číslo příl.: 003