


SO 01-21-13 - PROPUSTEK V EV. KM 5,210

NOVÝ STAV

PŮDORYS 1:50

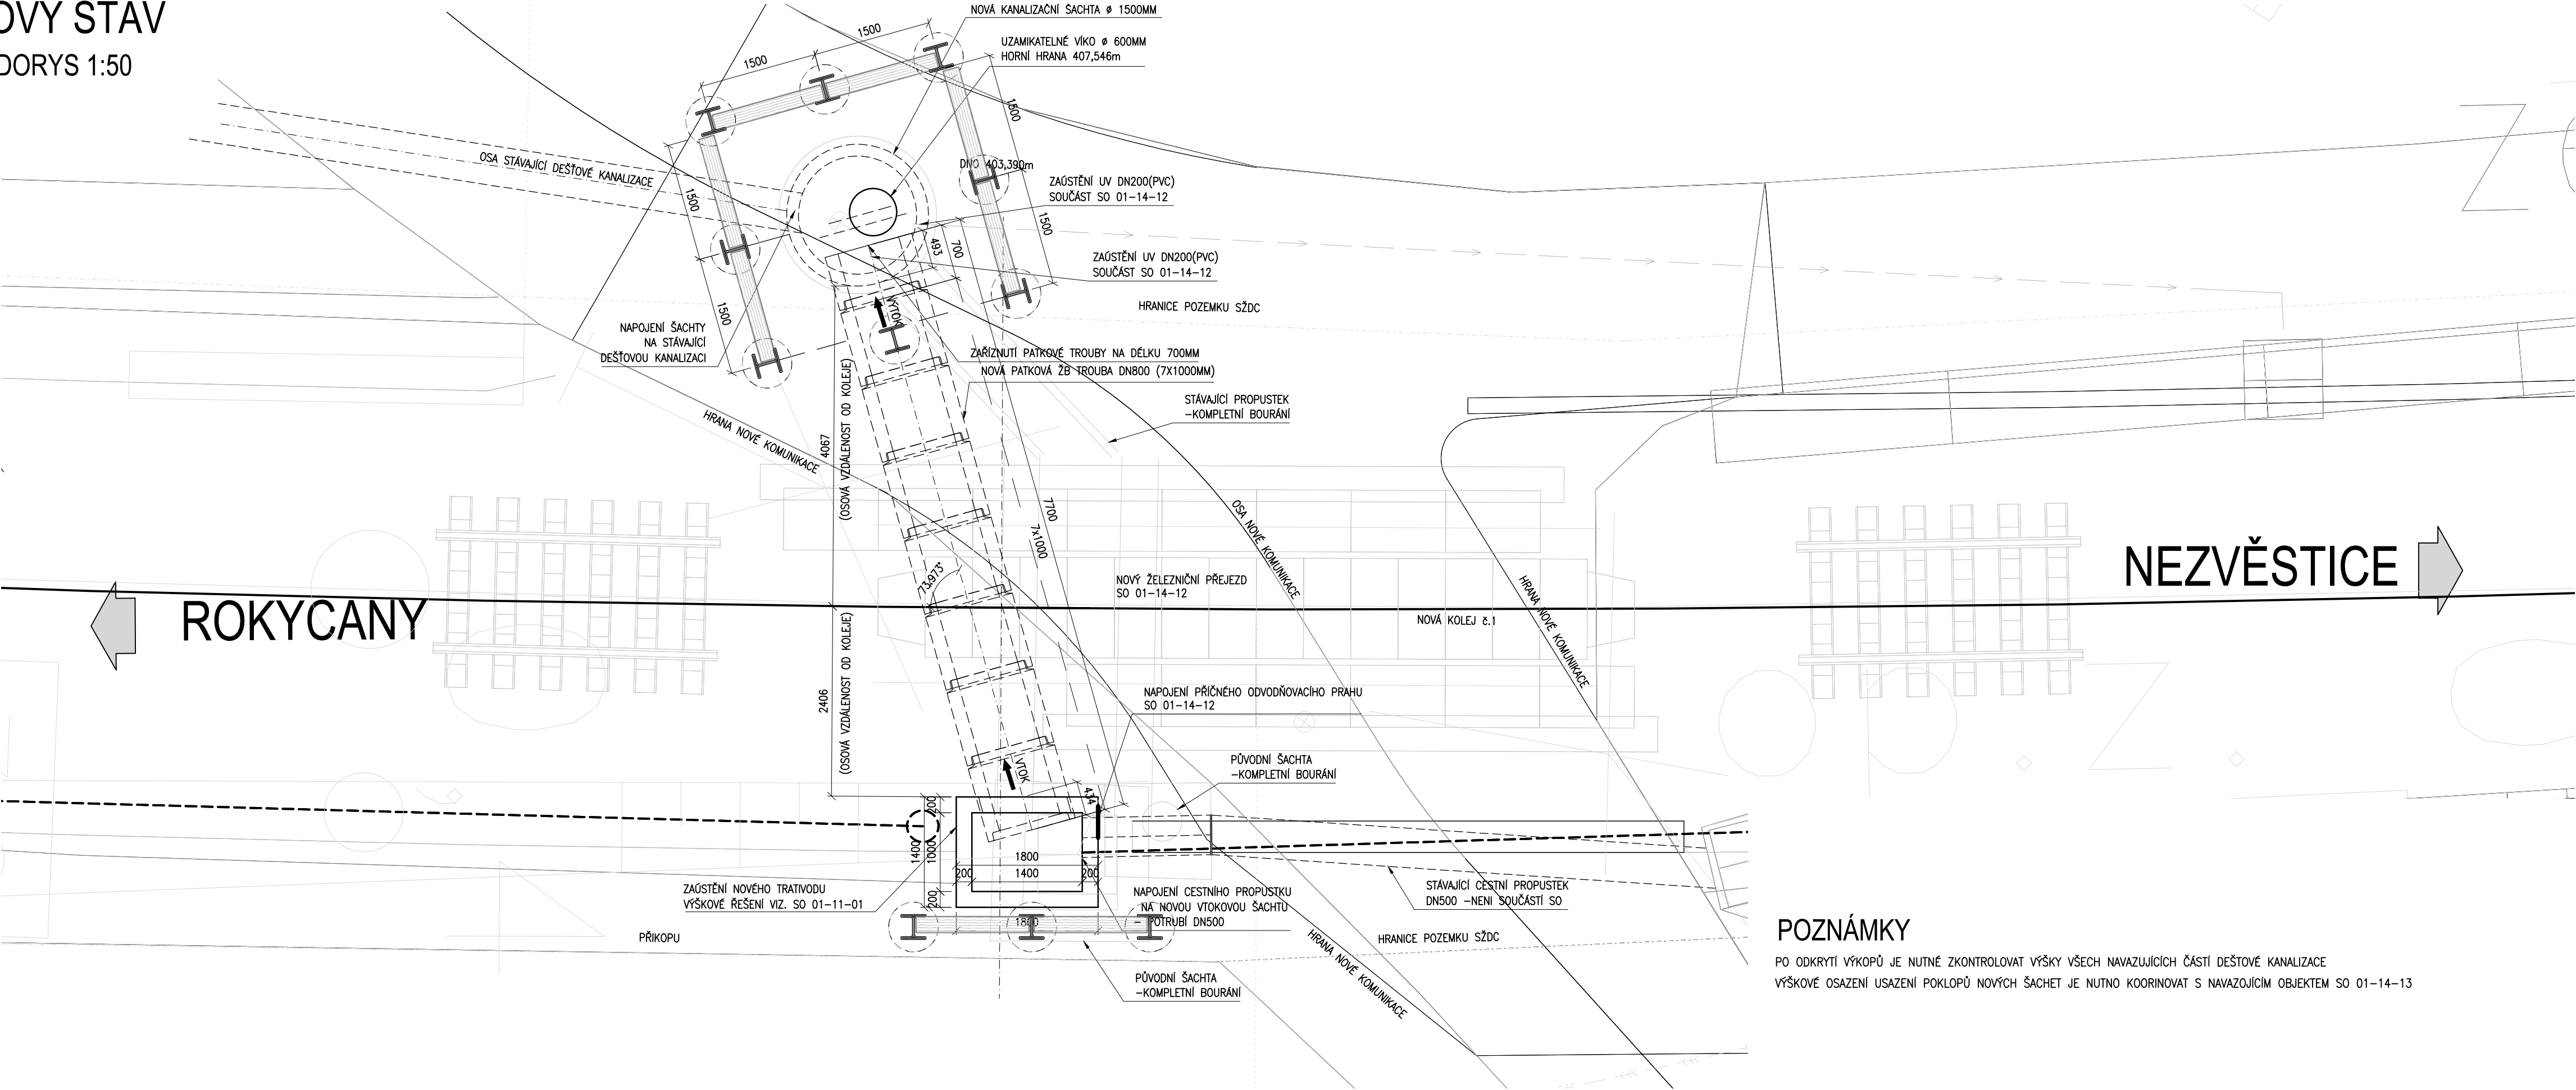

POZNÁMKY

PO ODKRYTÍ VÝKOPŮ JE NUTNÉ ZKONTROLOVAT VÝŠKY VŠECH NAVAZUJÍCÍCH ČÁSTÍ DEŠTOVÉ KANALIZACE
VÝŠKOVÉ OSAZENÍ USAZENÍ POKLOPŮ NOVÝCH ŠACHET JE NUTNO KOORDINOVAT S NAVAZUJÍCÍM OBJEKTEM SO 01-14-13



Operační program
Doprava



Evropská unie
Investice do vaší budoucnosti
Fond soudržnosti

Čistopis dokumentace se zpracovanými připomínkami

Souřadnicový systém S-JTSK
Výškový systém Bpv

Z2	Změna hrdlových trubna patkové trouby	27.3.2015	Ing. Jan Tausek	<i>Tausek</i>
Z1	Zpracování připomínek SŽDC	3.3.2015	Ing. Jan Tausek	<i>Tausek</i>
Změna:	Název změny:	Datum:	Provedl:	Podpis:

Investor, objednatel:	SŽDC Správa železniční dopravní cesty, státní organizace
Kontaktní adresa:	Správa železniční dopravní cesty, s.o. Stavební správa západ Sokolovská 278/1955, 190 00 Praha 9
Dílažďena 1003/7 110 00 Praha 1	

METROPROJEKT Praha a.s. nám. I. P. Pavlova 2/1786 120 00 Praha 2 generální ředitel: Ing. David Krása tel.: +420 296 154 105 www.metroprojekt.cz info@metroprojekt.cz	METROPROJEKT	Souprava číslo:
---	---------------------	-----------------

HIP: Ing. Jan NOSEK tel.: +420 296 154 221 dokumentace pro stavební povolení projekt stavby	Podpis: <i>nosek</i> Název a účel díla: Revitalizace trati Rokycany - Nezvěstice
--	---

Zpracovatelství útvar: STŘEDISKO S52 STAVEBNÍ tel.: +420 296 154 330 Vedoucí útvaru: Ing. Václav KŘIVÁNEK	Název části díla: STAVEBNÍ ČÁST INŽENÝRSKÉ OBJEKTY MOSTY, PROPUSTKY, ZDI ŽELEZNIČNÍ PROPUSTKY SO 01-21-13 - PROPUSTEK V EV. KM 5,210	E E.1 E.1.4 E.1.4.23
--	--	-------------------------------

Odpovědný projektant: Ing. Jan Tausek	Podpis: <i>Tausek</i> Název přílohy: PŮDORYS -nový stav	Změna: Z2
Vypracoval: Ing. Jan Tausek	Podpis: <i>Tausek</i>	Číslo příl.: 005
Skart. znak: V20/2035 Počet formátů: 4 x A4	Datum: 10/2014 Měřítko: 1:50	ICD: 14 6444 05 01 04 23