


PŘEHLEDNÝ VÝKRES - PŮDORYS - ÚROVEŇ 0

1 : 100

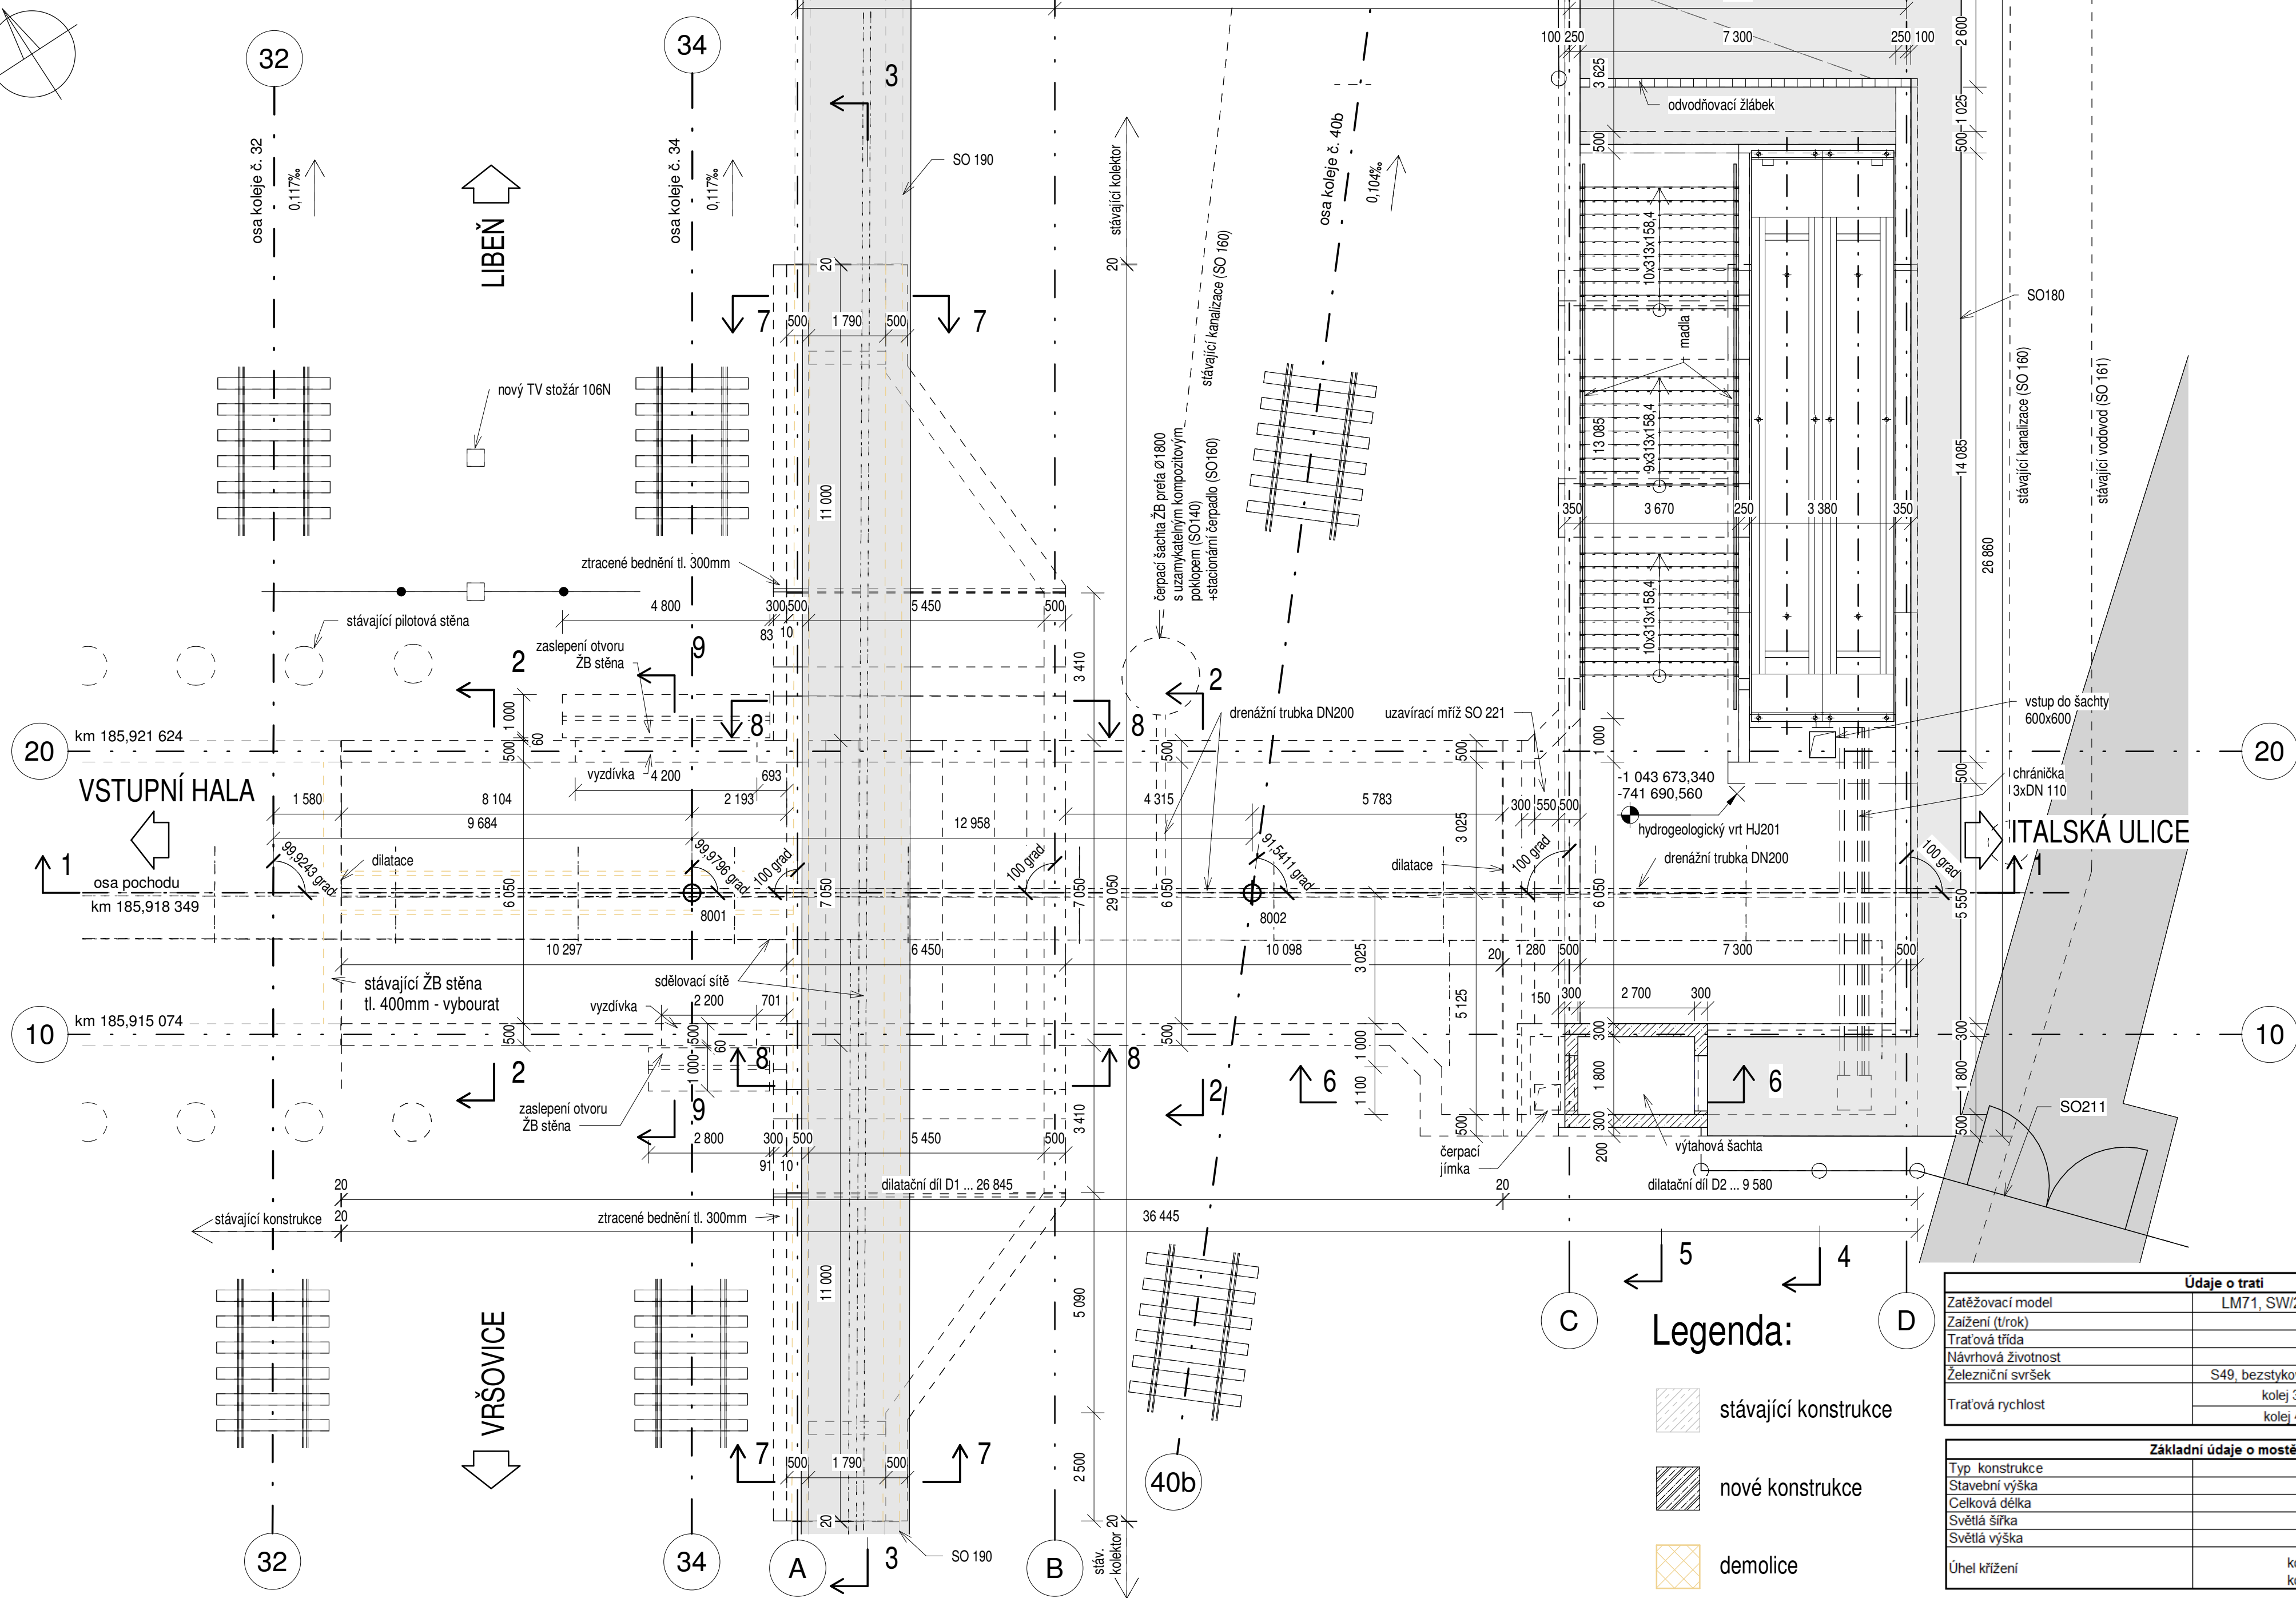

- Související SO:
- SO 110 Úpravy žel. svršku a spodku
 - SO 160 Odvodnění výstupů z podchodu
 - SO 161 Přeložka vodovodu v místě křížení prodlouženého severního podchodu
 - SO 180 Chodníky směr Seifertova a Španělská od prodlouženého podchodu
 - SO 190 Přeložka stávajícího kolektoru
 - SO 191 Provizorní hala po dobu výstavby přeložky kolektoru
 - SO 217 Povrchové úpravy výstupů z podchodu
 - SO 221 Zastřešení přístupových chodníků z prodlouženého severního podchodu
 - SO 223 Rekonstrukce stávajících podhledů v podchodech včetně prodlouženého severního podchodu
 - SO 310 Úpravy trakčního vedení po dobu výstavby
 - SO 361 Kabelový kolektor - přeložky rozvodů nn a vn
 - SO 367 Severní podchod - úprava rozvodu nn a osvětlení
 - SO 369 Přístupové komunikace k severnímu podchodu - osvětlení



Stavba „Prodloužení podchodů v žst. Praha hl.n.“ je spolufinancováno Evropskou unií z programu OPD 2



AKTUALIZACE 10_2019
DOKUMENTACE PRO VÝBĚR ZHOTOVITELE

VÝŠKOVÝ SYSTÉM Bpv		SOUŘADNICOVÝ SYSTÉM S-JTSK	
Číslo změny:	Obsah změny:	Datum změny:	
01	-	-	
02	-	-	
03	-	-	

Objednatel: SŽDC <small>Státní železniční dopravní podnik</small>		Správa železniční dopravní cesty, s.o. Sokolovská 278/1955 190 00 Praha 9 - Libeň	
Generální projektant: SUDOP PRAHA a.s. Olšanská 1a, 130 80 Praha 3 tel.: +420 267 094 111 fax: +420 224 230 316 e-mail: praha@sudop.cz		Hlavní inženýr projektu: ING. JAROSLAV SUDOVA Architekt projektu: -	

Zpracovatel částí: VIN CONSULT <small>Inženýrská projektová kancelář</small>		Jeremenkova 763/88 140 00 Praha 4 Tel.: (+420) 244 104 010 E-mail: vin@vinconsult.cz Fax: (+420) 244 104 090	
---	--	--	--

Vedoucí střediska: Ing. Pavel Kormaňák	Odpovědný projektant SO, IO, PS: Ing. Pavel Kormaňák	Vypracoval: Ing. Kateřina Soukupová	Kontroloval: Ing. Vladimír Vančík
---	---	--	--------------------------------------

Název akce: PRODLOUŽENÍ PODCHODŮ V ŽST. PRAHA HL.N. ETAPA 1A - PRODLOUŽENÍ SEVERNÍHO PODCHODU		Číslo smlouvy: 16 412 206	
Část: SO 140 PRODLOUŽENÍ SEVERNÍHO PODCHODU		Projektový stupeň: DVZ	
Název přílohy: PŘEHLEDNÝ VÝKRES - PŮDORYS - ÚROVEŇ 0		Datum: 11/2018	
		Číslo části: E.1.4	
		Měřítko: 1:100	
		Počet formátů: 8xA4	
		Číslo přílohy: 3.1	